

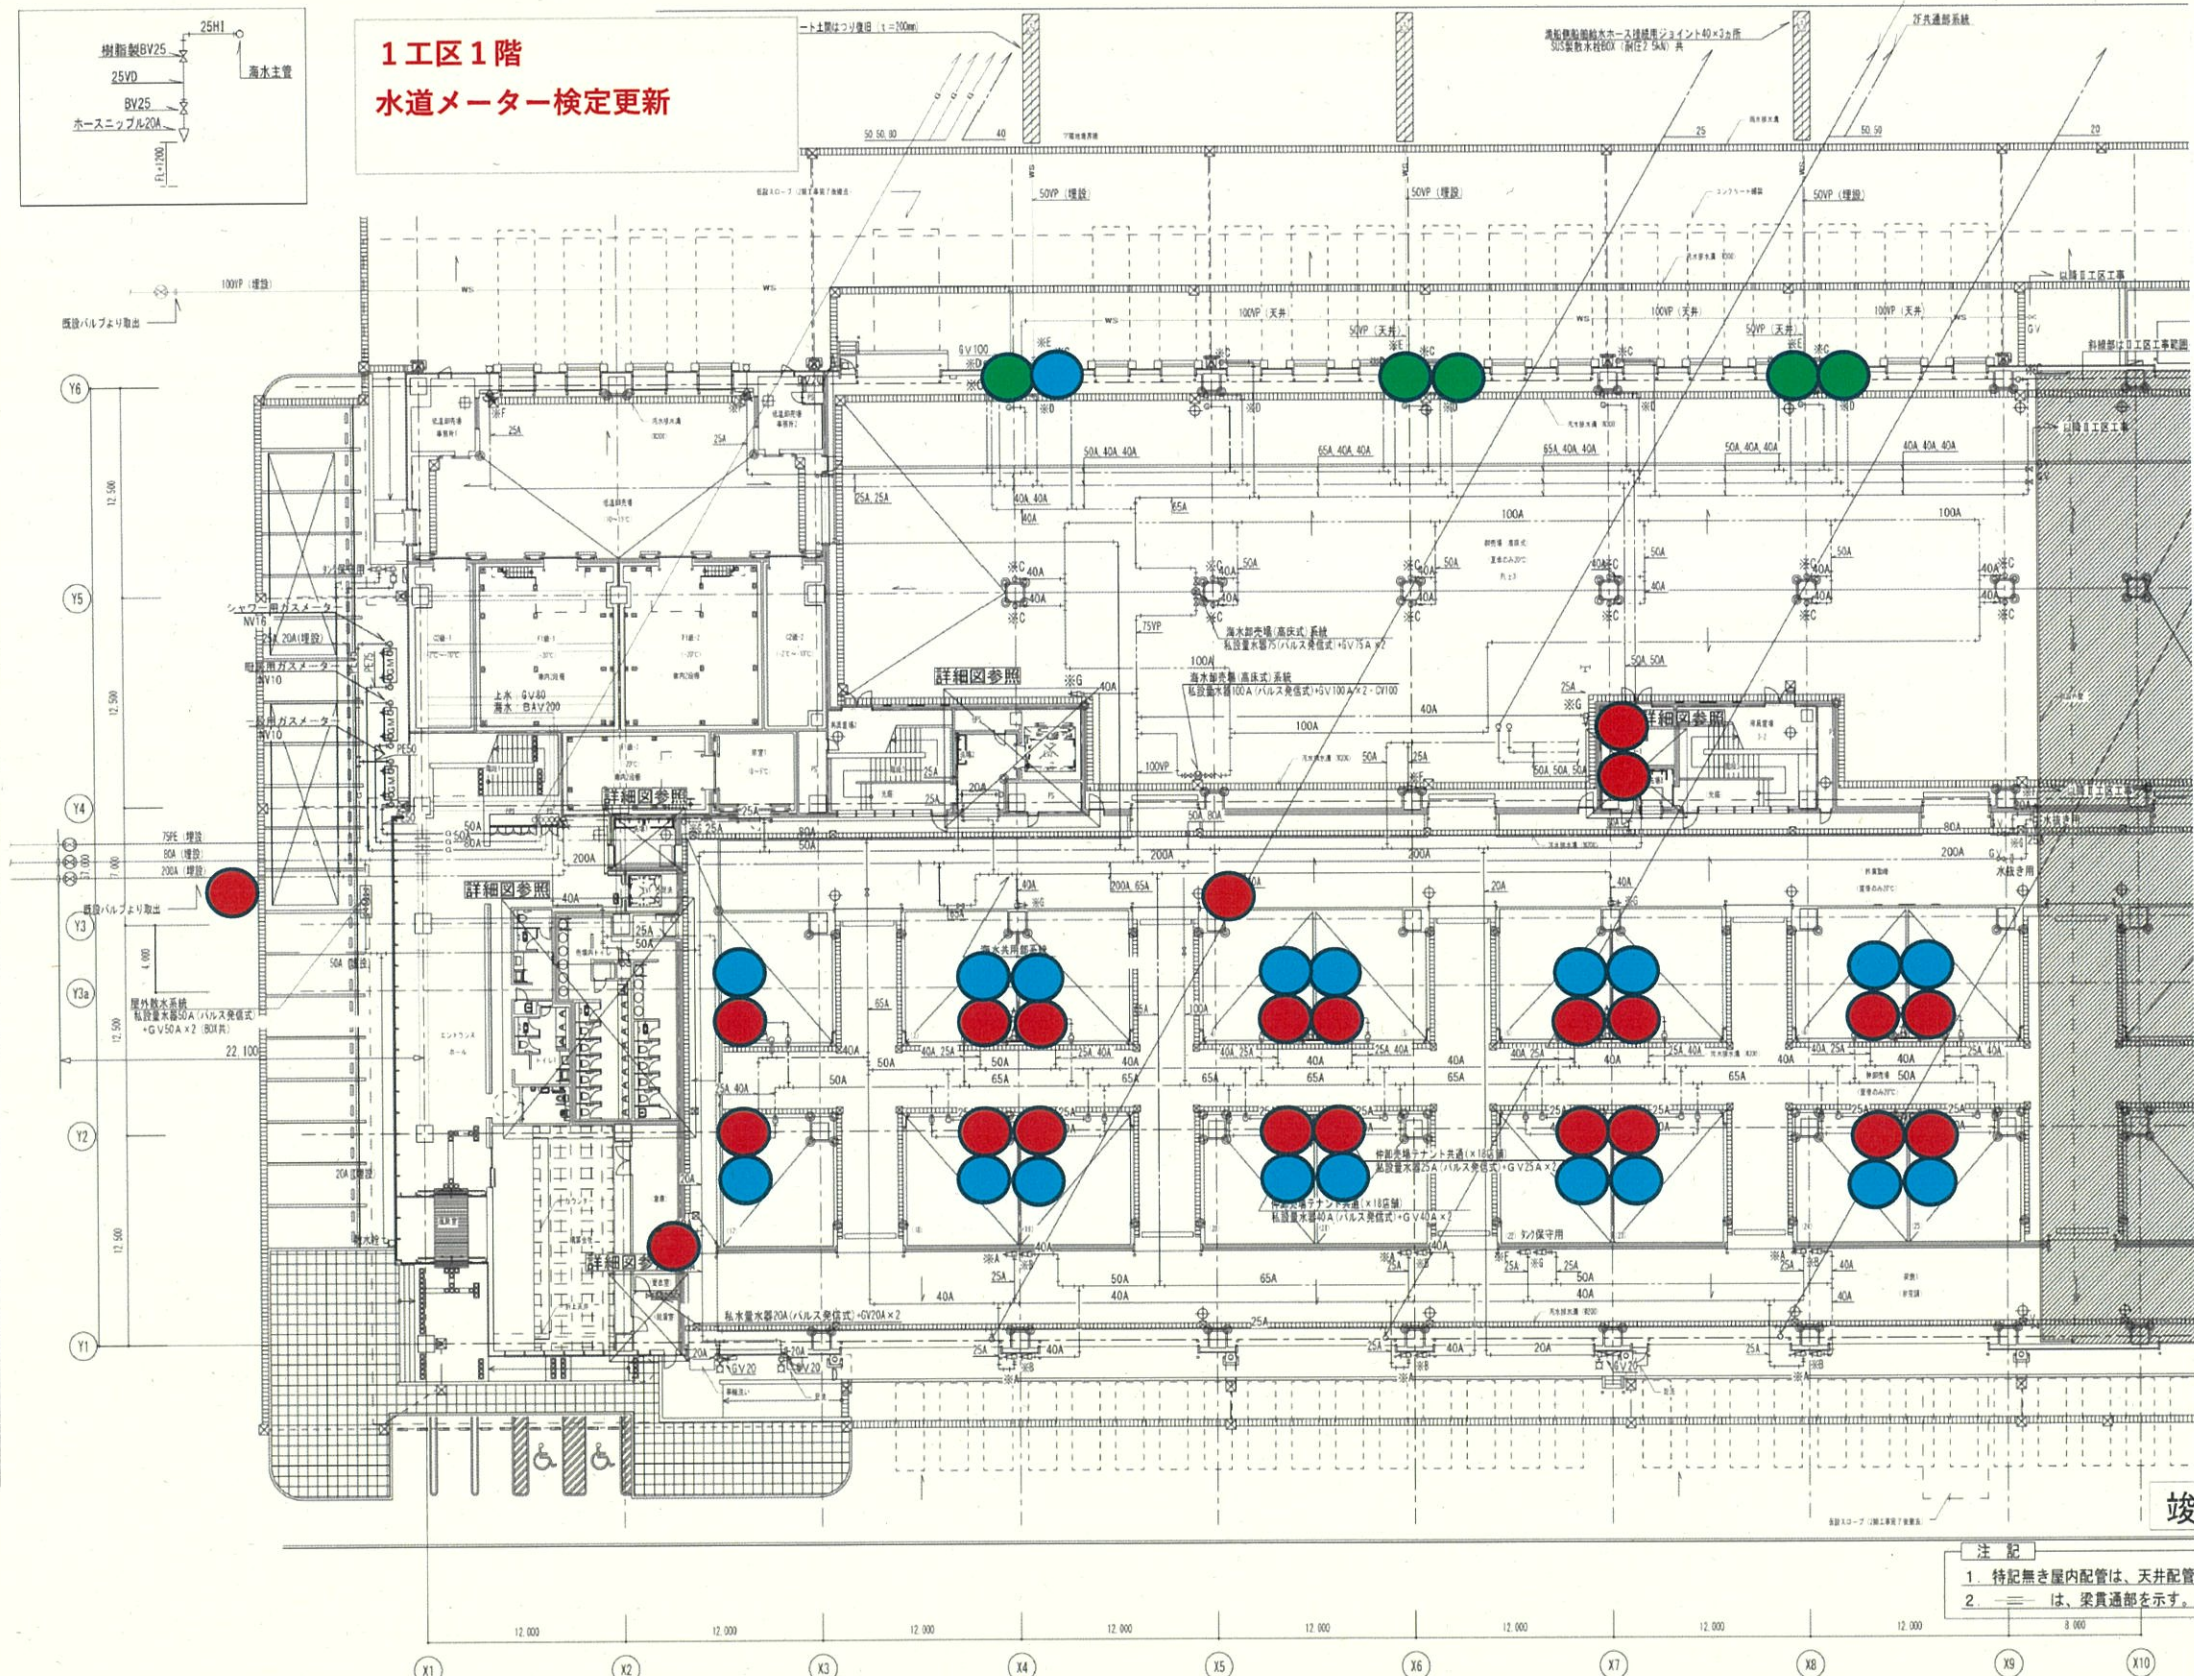
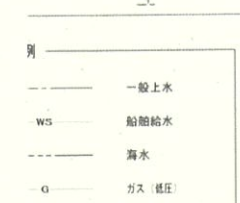
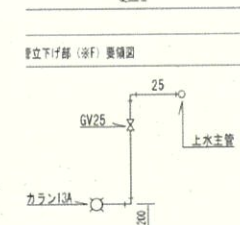
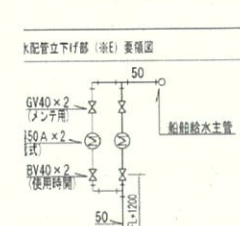
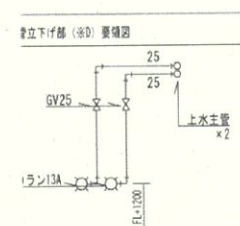
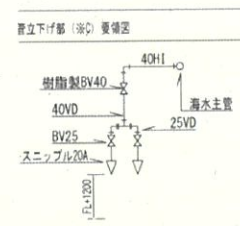
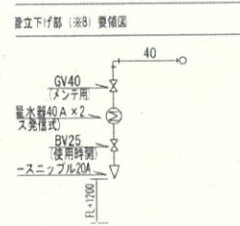


1工区1階 水道メーター検定更新

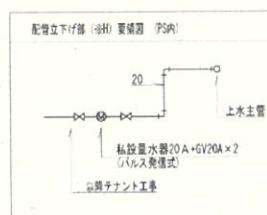


- 上水メーター
- 船舶メーター
- 海水メーター

注 記
1. 特記無き屋内配管は、天井配管
2. 〃は、梁貫通を示す。

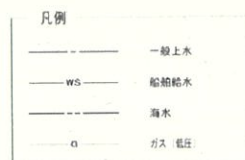

1工区2階
水道メーター検定更新

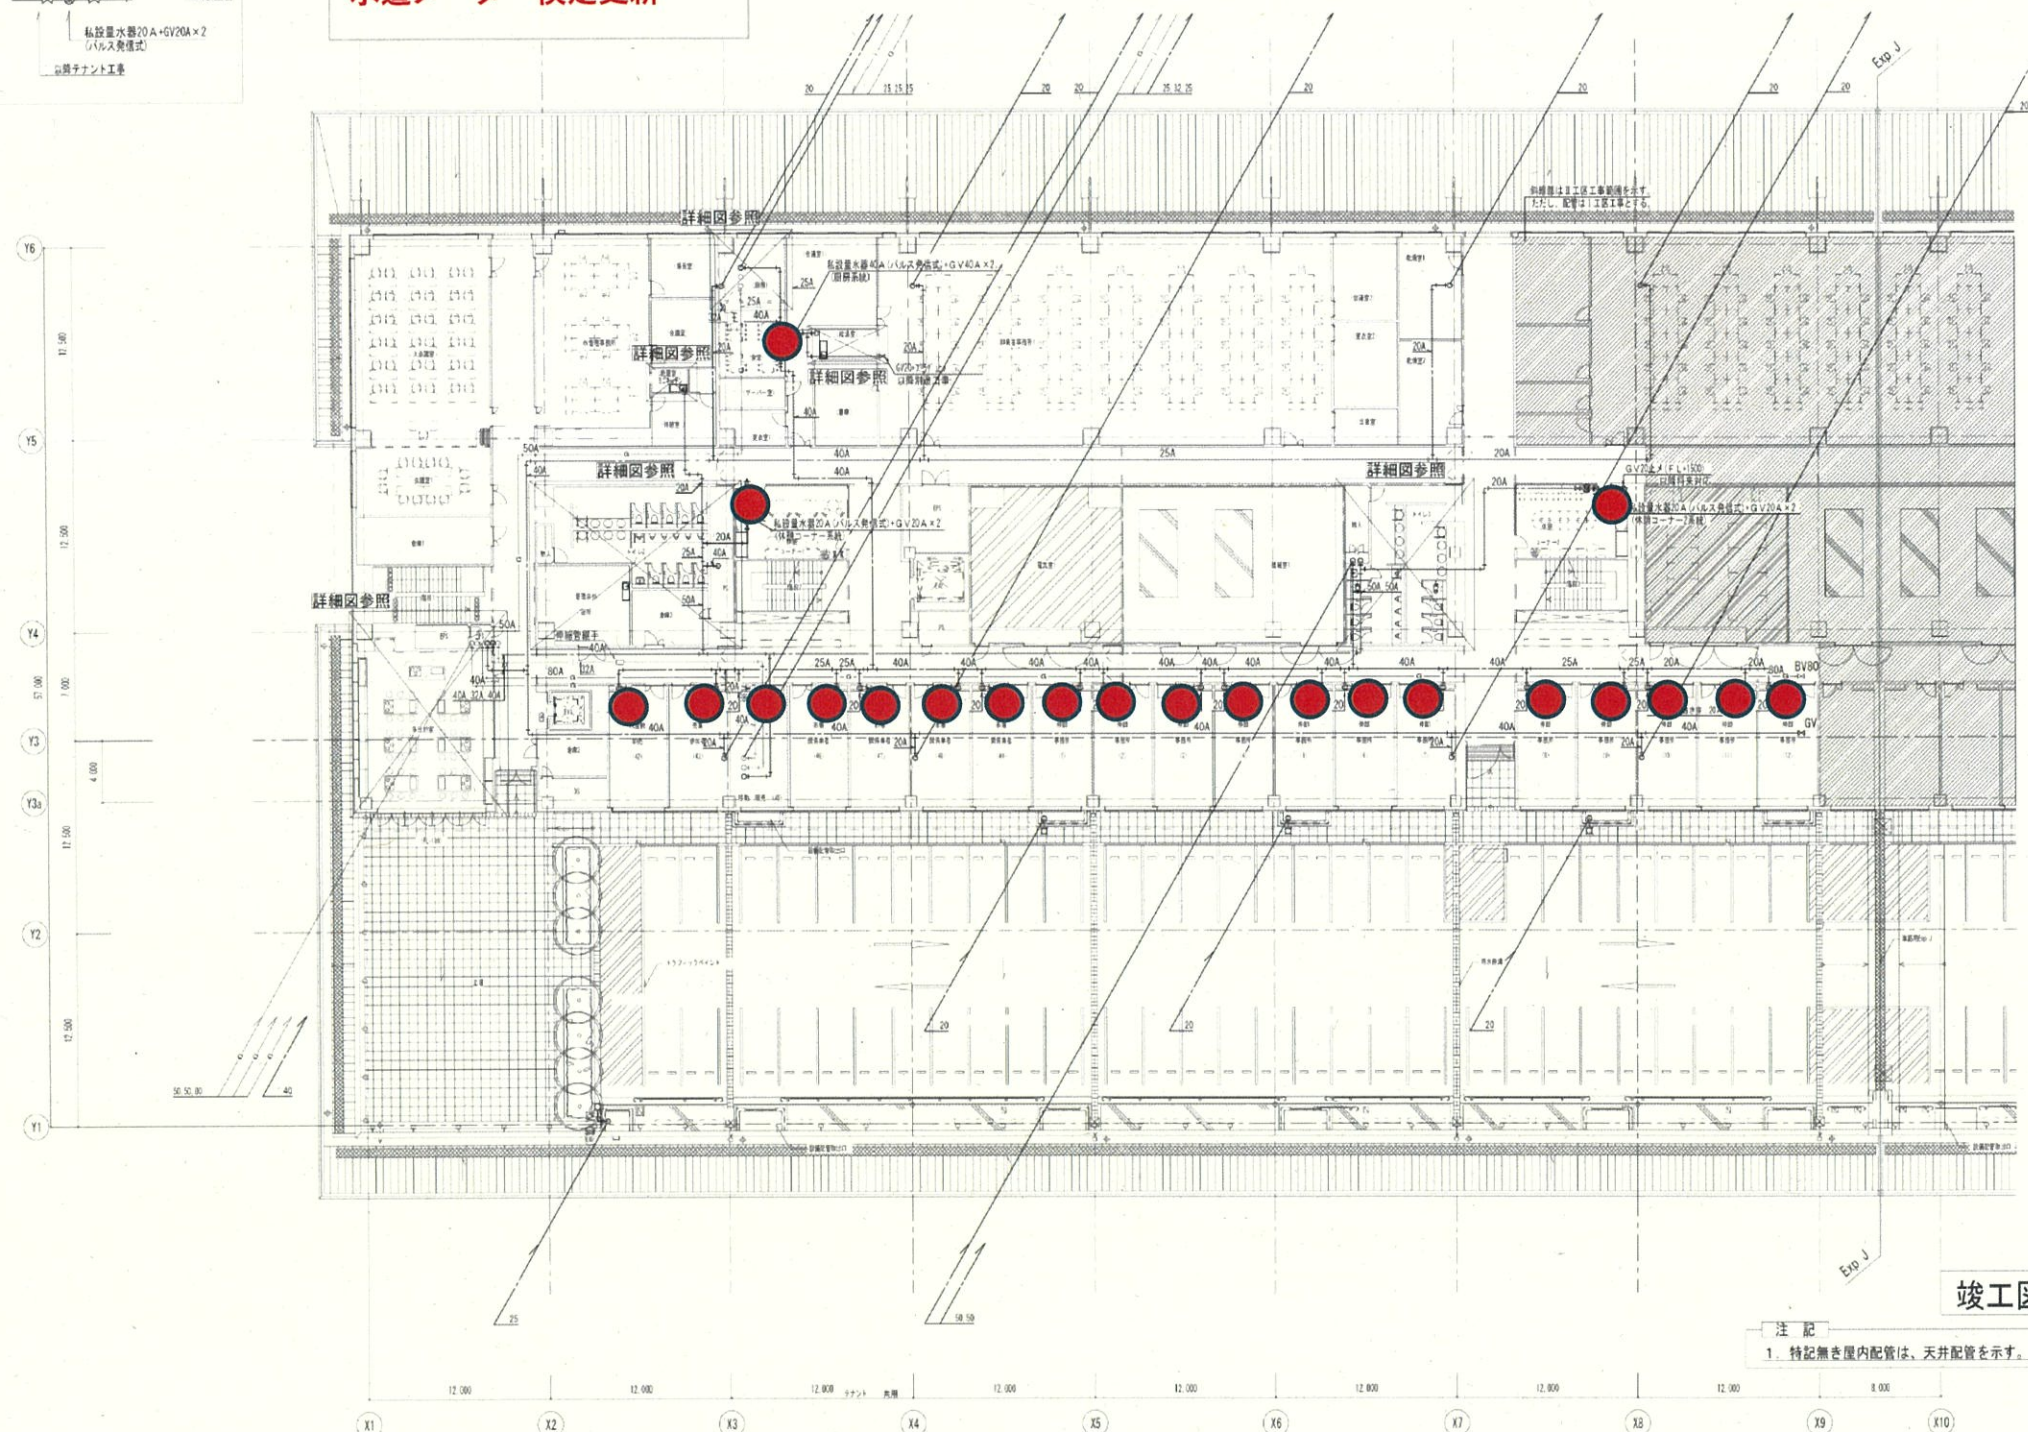

● 上水メーター

竣工図

注記
1. 特記無き屋内配管は、天井配管を示す。

鹿児島市建設局建築部設備課 課長 係長 係

安井・畠中・共業設計共同企業体

代表事務所 株式会社 安井建設設計事務所
一級建築士事務所 大阪府知事登録 (タ) 27
代表設計者 一級建築士 国土交通大臣登録 第270990号
南清 雄貴

管理 主任 担当

設計年月日

縮尺
A1=1/200
A3=1/400

工事名

鹿児島市中央卸売市場魚類市場市場棟新築給排水衛生設備工事 (1工区)

図面番号

図面種類

2階平面図 (上水・船舶給水・海水・ガス)

C-09