


照明器具図 (参考図)

A 埋込天井灯 H132W×2 待機室、計測室、予備室 燃料貯蔵室、換気室 健康増進室 受付 スチージ	B 埋込天井灯 H132W×2 受審室 電子検査室 検査室 受審人室 多目的室 トレーニング室	C 埋込天井灯 (ルーバー付) H132W×2 事務室 図書コーナー	D 埋込天井灯 H132W×2 会議室 集議待機室	E 埋込天井灯 FRS27-321PH H132W×1 E2 埋込天井灯 FRS27-321PH H132W×1 更衣室、湯浴室、授乳室 相談室、健康相談室 向平待機室、多目的WC 廊下、待合	F 埋込天井灯 (高圧灯) H132W×1 実習実習室 FRS24A-321PH	G 埋込天井灯 H45W×4 紙教室 教養講座室	H 埋込天井灯 (ルーバー付) H132W×3 ホール、待合 レントゲン待合 集合室 FRL12-P223PH
I 埋込天井灯 H132W×3 和室通廊	J 埋込天井灯 H24W×1 和室通廊	K 直付天井灯 (放射管付) H132W×1 電気室 FGR2-321PH レースウェイ取付	L 直付天井灯 FSR2-321PH H132W×1 L2 直付天井灯 FSR2MP-321PH H132W×1 消火栓ポンプ室 機械室、倉庫 パイプ吊 (H=800) ※倉庫はガード付とする。	M 直付天井灯 FBS5-321PH H132W×1 M2 直付天井灯 (防湿型) H132W×1 倉庫 ブロー室 反射管付 ※倉庫はガード付とする。	N 直付天井灯 FSS9-321PH H132W×1 N2 直付天井灯 FSS9-321PH H132W×1 洗濯室 倉庫、物入 ※倉庫はガード付とする。	O 直付天井灯 FL20W×1 床の間 FSS1-201GH16	P ブラケット H132W×1 機械室 FBFTRP-321PH ガード付
Q 埋込天井灯 H132W×1 更衣室 (浴室) FRS27MPA-321PH	R ブラケット FL20W×1 倉庫 FBC2-201GH16 ※倉庫はガード付とする。	S ブラケット FL20W×1 浴室倉庫 FBFTRP-201GL16 ガード付 本体：ステンレス カバー：アクリル (乳白) 枠：ステンレス (クリア塗装)	T ブラケット H24W×1 外部照明 ボルトフリー (100~242V) 本体：ステンレス (オフブラック) フランジ：アルミダイカスト (オフブラック)	U ブラケット FDL13W×1 WC カバー：ガラス (乳白つや消し)	V 浴室灯 FCL40W+32W 浴室 防湿型 本体：アルミ (クールホワイトつや消し) カバー：アクリル (乳白)	W 浴室灯 FCL30W 浴室 防湿型 カバー：アクリル (乳白つや消し) 本体：プラスチック (ホワイト)	X ブラケット FDL13W×1 水漏れ室 防湿型 白色塗装 (フッ素樹脂加工)
Y ブラケット FL20W×1 レントゲン待合洗面上 トレーニング室洗面上 休養室洗面上 本体：亜鉛鋼板 カバー：アクリル (乳白) 枠：亜鉛鋼板	Z 埋込ダウンライト H24W×1 WC、浴室 風路室、待合 受付カウンター FRS21-H241PH 反射板：プラスチック (高効率ホワイト) 枠 (オフホワイトつや消し)	a 埋込ダウンライト H32W×1 a2 埋込ダウンライト FRS21-H421PH H32W×1 通用口、ホール 更衣WC 反射板：プラスチック (高効率ホワイト) 枠 (オフホワイトつや消し)	b 埋込ダウンライト H42W×1 ホール、待合 ウォールウォッシャー 反射板：アルミ (高効率ホワイト) 枠 (オフホワイトつや消し)	c 埋込ダウンライト H42W×1 浴室WC 防湿型 反射板：アルミ (高効率ホワイト) 枠：ステンレス (クールホワイトつや消し) パネル：強化ガラス (透明)	d 埋込ダウンライト H24W×1 d2 埋込ダウンライト H24W×1 ホール、待合 反射板：アルミ (高効率ホワイト) 枠：ステンレス (クールホワイトつや消し) パネル：強化ガラス (透明)	e プール照明 400M 水漏れ室 防湿型 照明取付金具共 安定電圧：200V 一般電圧型 反射板：アルミ 前面ガラス：強化ガラス	f 埋込天井灯 (非常照明) H132W×2 K1-FRS26-322PH 反射板：アルミ
g 埋込天井灯 (非常照明) H132W×2 電気室 K1-FRS2-321PH	h 埋込天井灯 (非常照明) H132W×1 紙教室 K1-FRS15-321PH	i 埋込天井灯 (非常照明) J13W i2 直付天井灯 (非常照明) 防湿型 J9W シャワー室、水漏れ室、浴室 本体：アルミ (オフホワイトつや消し) 反射板：アルミ (高効率ホワイト) グローブ：アクリル (乳白)	j 直付天井灯 (非常照明) 防湿型 J30W j2 直付天井灯 (非常照明) 防湿型 J9W シャワー室、水漏れ室、浴室 本体：アルミ (オフホワイトつや消し) 反射板：アルミ (高効率ホワイト) グローブ：アクリル (乳白)	k 埋込天井灯 (非常照明) H132W×1 k2 埋込天井灯 (非常照明) H132W×1 ボルトフリー、高出力 熱線センサー 本体：鋼板 反射板：鋼板	l 直付天井灯 H132W×1 休養室 FSS8-321PH	m 直付天井灯 FL15W×1 実習実習室 カバー：プラスチック (透明)	n 埋込天井灯 (非常照明) J13W 紙教室 教養講座室 本体：アルミ 反射板：アルミ
o 埋込天井灯 (非常照明) J13W 浴室更衣室 防湿型	a3 埋込ダウンライト カウンター ボルトフリー (100~242V) FRS24-322W 枠 (高反射ホワイト) 反射板：プラスチック (高反射ホワイト)	p 浴室灯 H132W×2 水漏れ室 防湿型 ボルトフリー (100~242V) 型室・天井裏用取付 本体：ステンレス (クールホワイト) グローブ：アクリル (乳白)	q 埋込ダウンライト H124W×1 更衣室 35~100%連続調光 ボルトフリー (100~242V) ランプフリー (FRF32-FLR40/FL40) 枠：アルミ (クールホワイト) パネル：アクリル (乳白)	r 埋込天井灯 (非常照明) H132W×1 紙教室			

鹿児島市建設局建築部設備課		課長	係長	係
 株式会社 明興テクノス				
〒890-0114 鹿児島市小松原一丁目10番8号 電話 (099) 269-2711 FAX (099) 268-9062				
設計年月日 H18. 3	工事名 高齢者福祉センター吉野・北部保健センター (仮称) 新築電気設備工事	図面番号 22		全51
縮尺 —	図面種類 照明器具図			

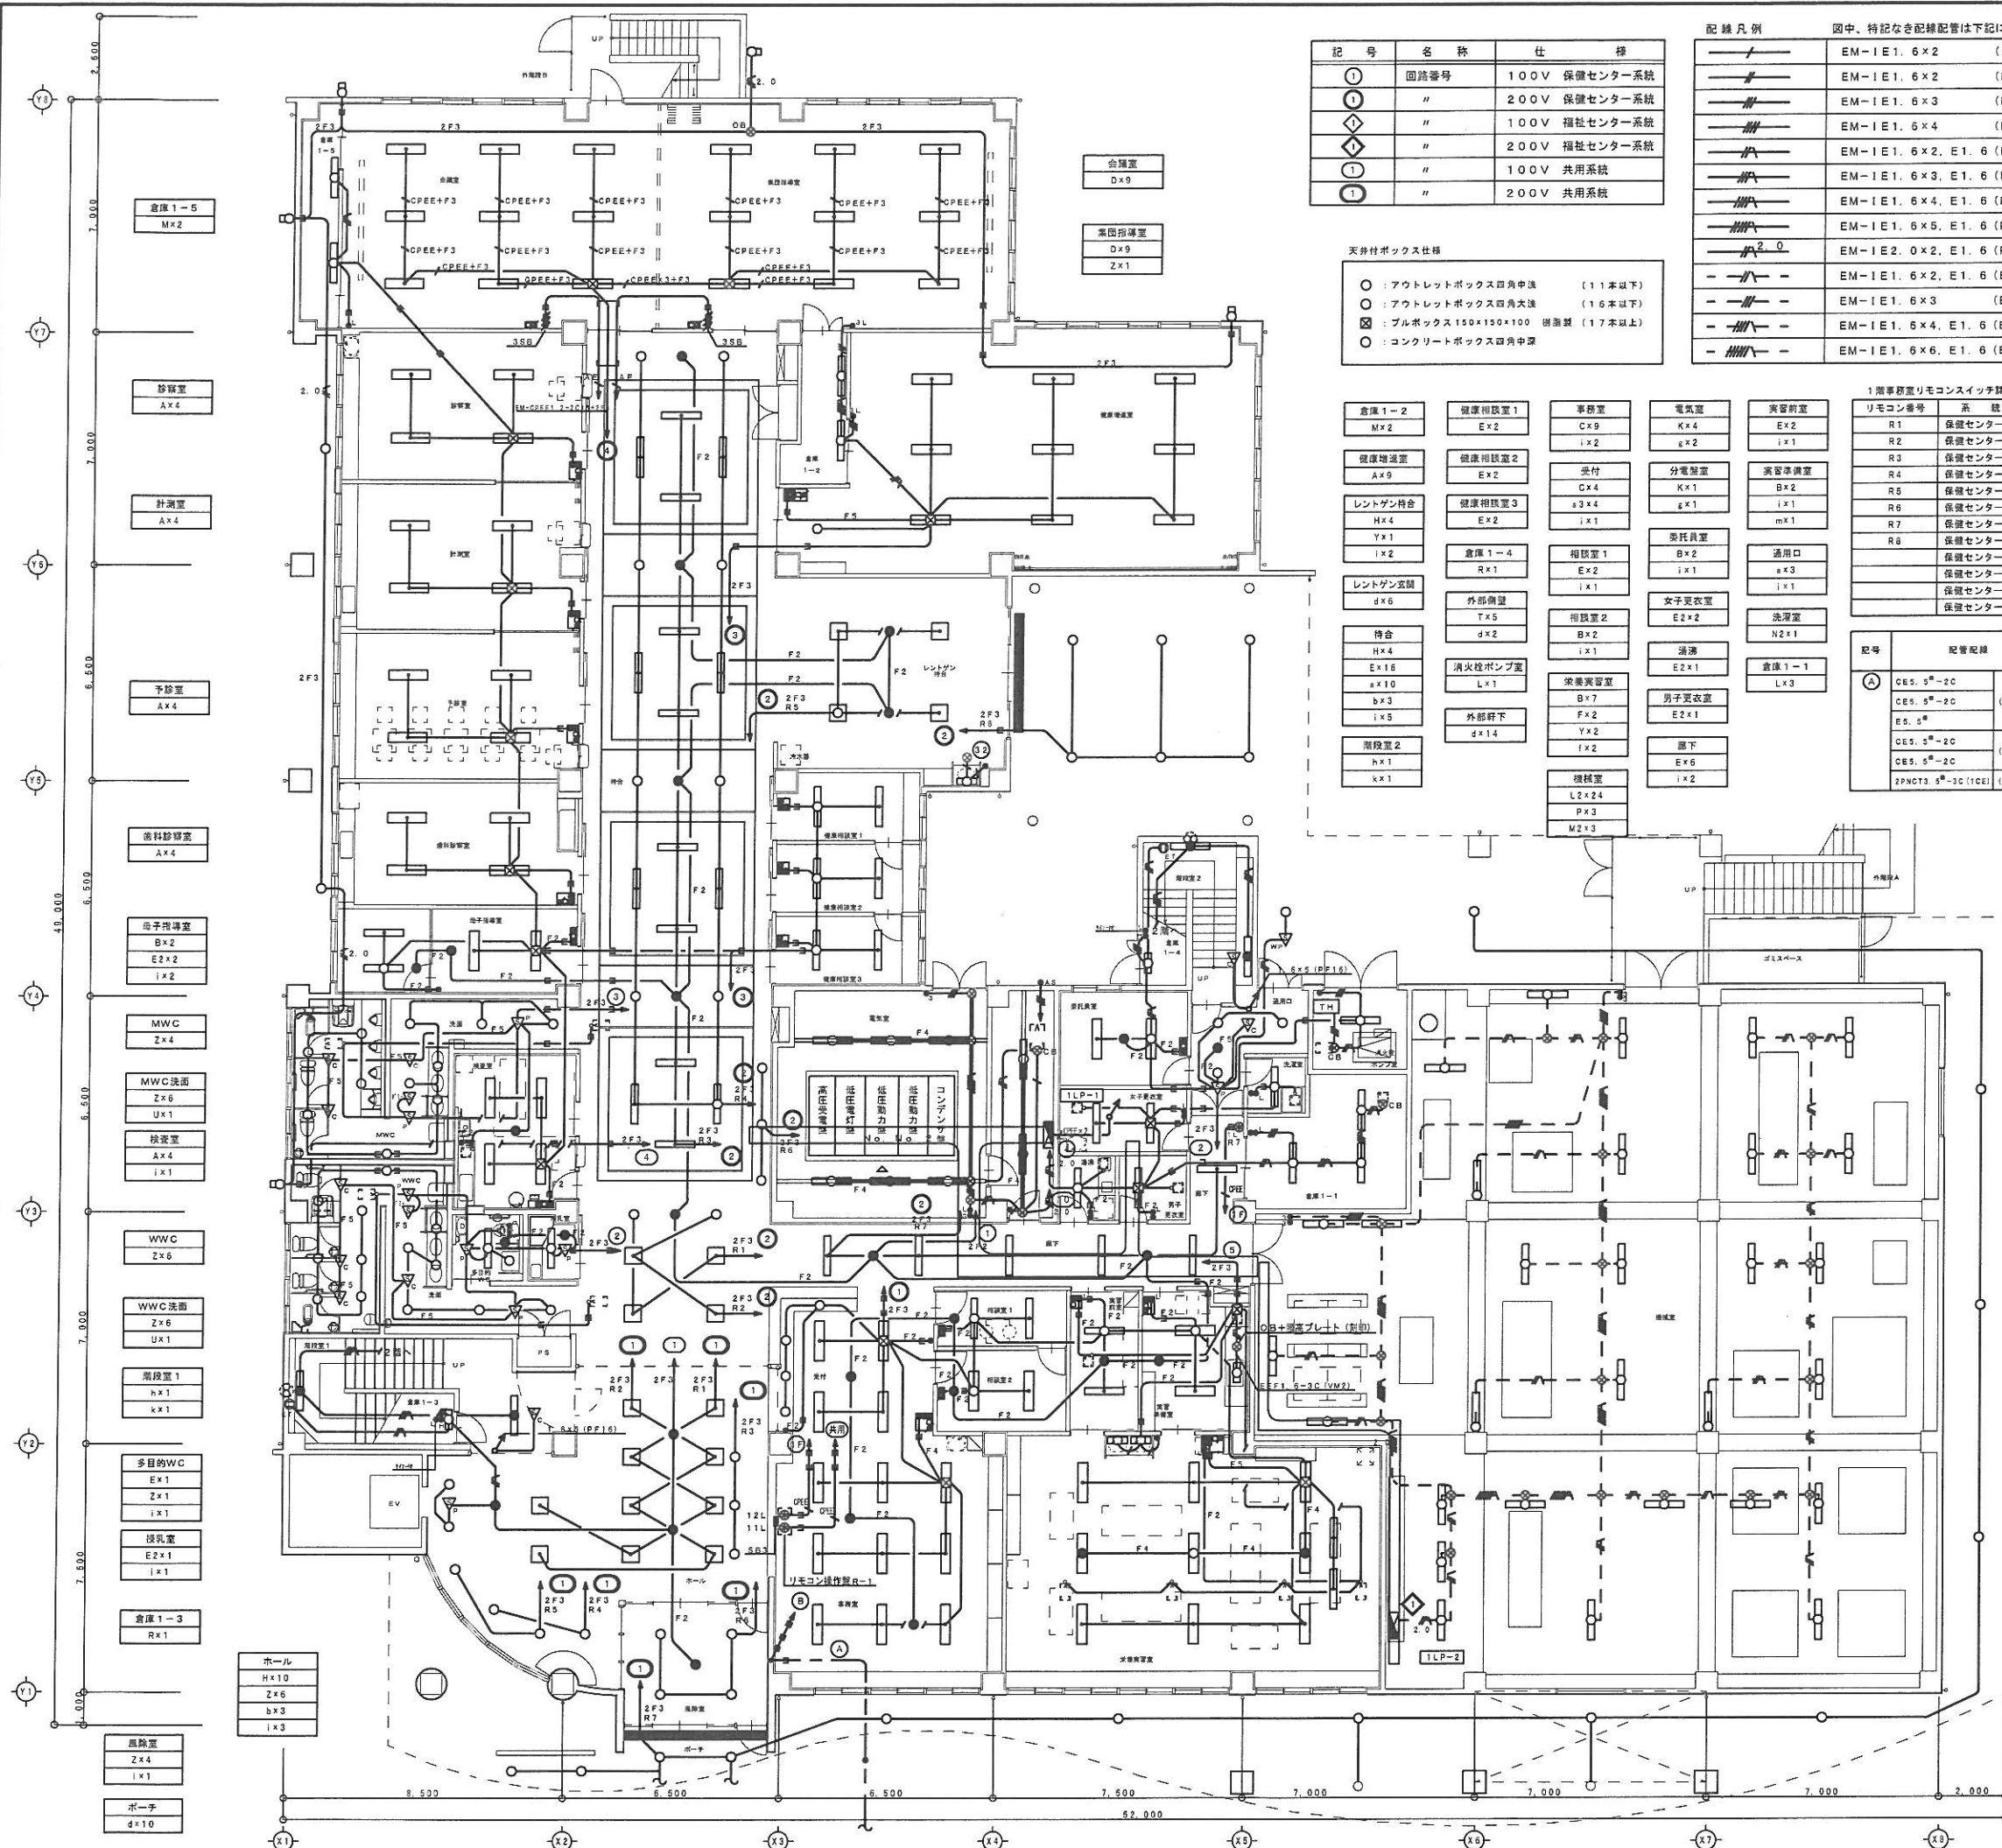

記号	名称	仕様
①	回路番号	100V 保健センター系統
②	"	200V 保健センター系統
③	"	100V 福祉センター系統
④	"	200V 福祉センター系統
⑤	"	100V 共用系統
⑥	"	200V 共用系統


- 天井付ボックス仕様
- : アウトレットボックス四角中法 (11本以下)
 - : アウトレットボックス四角大法 (16本以下)
 - ⊗ : プルボックス 150×150×100 鋼製 (17本以上)
 - : コンクリートボックス四角中法

配線凡例		図中、特記なき配線管は下記による。	
EM-1E1. 6×2 (PF16)	F2	EM-EF1. 6-2C	天井内がし
EM-1E1. 6×2 (PF16)		EM-EF1. 6-3C	天井内がし
EM-1E1. 6×3 (PF16)	F4	EM-EF1. 6-2C×2	天井内がし
EM-1E1. 6×4 (PF16)	F5	EM-EF1. 6-2C×3C	天井内がし
EM-1E1. 6×2, E1. 6 (PF16)	2F2	EM-EF2. 0-2C	天井内がし
EM-1E1. 6×3, E1. 6 (PF16)	2F3	EM-EF2. 0-3C	天井内がし
EM-1E1. 6×4, E1. 6 (PF16)	CPEE	EM-CPEE-S1. 2-1P	天井内がし
EM-1E1. 6×5, E1. 6 (PF16)		PF管 配線保護	
EM-1E2. 0×2, E1. 6 (PF16)		EEFケーブル保護部の配線サイズは下記による。	
EM-1E1. 6×2, E1. 6 (E19)		EEF1. 6-2C (PF16)・3C, 2C×2 (PF22)	
EM-1E1. 6×3 (E19)		EEF2. 0-2C, 3C (PF22)・2C×2, 2C×3C (PF28)	
EM-1E1. 6×4, E1. 6 (E19)		その他	
EM-1E1. 6×6, E1. 6 (E25)		機械室の配線保護管はHIVEとする。	

倉庫1-2 M×2	健康相談室1 E×2	事務室 C×9 i×2	電気室 K×4 g×2	実習室 E×2 i×1
健康増進室 A×9	健康相談室2 E×2	受付 C×4 i×1	分電室 K×1 g×1	実習準備室 B×2 i×1 m×1
レントゲン待合 H×4 Y×1 i×2	健康相談室3 E×2	相談室1 C×4 i×1	委託員室 B×2 i×1	通用口 a×3 i×1
レントゲン室 d×6	外部側室 R×1	相談室2 E×2 i×1	女子更衣室 E×2 i×1	洗濯室 N×1 i×1
待合 H×4 E×18 a×10 b×3 i×5	消防栓設置 L×1	相談室3 B×2 i×1	清潔 E×1 i×1	倉庫1-1 L×3
階段室2 h×1 k×1	外部軒下 d×14	栄養実習室 B×7 F×2 Y×2 i×2	廊下 E×6 i×2	
		機械室 L×24 P×3 M×3		



1階事務室リモコンスイッチ詳細					
リモコン番号	系統	内容	区分	リモコン番号	系統
R1	保健センター	待合電灯	個別	R1	共用
R2	保健センター	待合電灯	個別	R2	共用
R3	保健センター	待合電灯	個別	R3	共用
R4	保健センター	待合電灯	個別	R4	共用
R5	保健センター	レントゲン待合電灯	個別	R5	共用
R6	保健センター	待合指示板電灯	個別	R6	共用
R7	保健センター	廊下電灯	個別	R7	共用
R8	保健センター	レントゲン室電灯	個別	R7	共用
	保健センター	一括消灯	グループA		共用
	保健センター	任意設定	グループB		共用
	保健センター	任意設定	グループC		共用
	保健センター	任意設定	グループD		共用

記号	配線記号	行先・用途	記号	配線記号	行先・用途
①	GES. 5 [#] -2C	1LP-1~外灯 (ハ)	②	GES. 5 [#] -2C	1LP-1~外灯 (ハ)
②	GES. 5 [#] -2C (ZnG36)	1LP-1~外灯 (ニ)	③	GES. 5 [#] -2C	1LP-1~外灯 (ニ)
③	E5. 5 [#]	1LP-1~待合電灯	④	E5. 5 [#]	1LP-1~待合電灯
④	GES. 5 [#] -2C	1LP-1~底層電灯 (ホ)	⑤	GES. 5 [#] -2C	1LP-1~底層電灯 (ホ)
⑤	GES. 5 [#] -2C (ZnG36)	1LP-1~底層電灯 (ヘ)	⑥	GES. 5 [#] -2C	1LP-1~底層電灯 (ヘ)
⑥	2PNC13. 5 [#] -3C (ICE)	1LP-1~夜光管 (ト)	⑦	2PNC13. 5 [#] -3C (ICE)	1LP-1~夜光管 (ト)

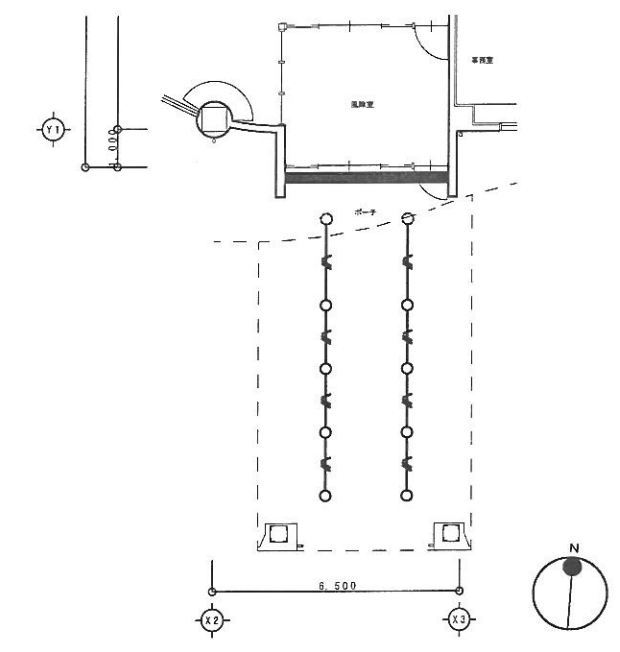

1階平面図 S=1:100

鹿児島市建設局建築部設備課		課長	係長	係
株式会社 明興テクノス				
〒890-0114 鹿児島市小松原一丁目10番8号 電話 (099) 269-2711 FAX (099) 268-9062				
設計年月日 H18.3	工事名 高齢者福祉センター吉野・北部保健センター (仮称) 新築電気設備工事	図面番号 23		全51
縮尺 1:100	図面種類 1階平面図 (電灯設備)			

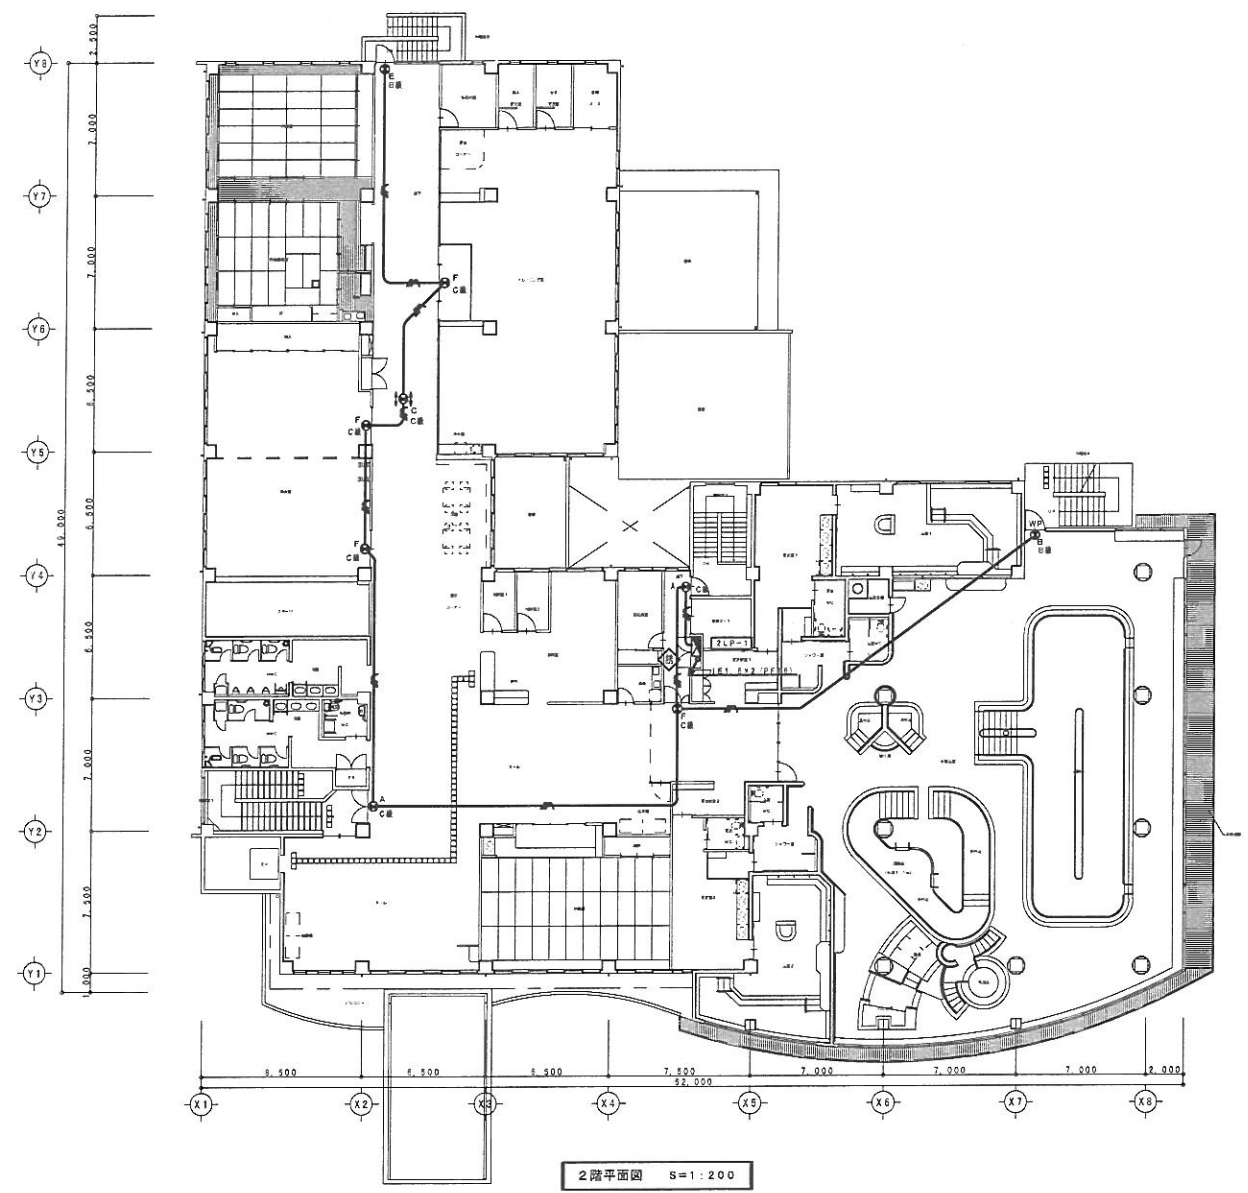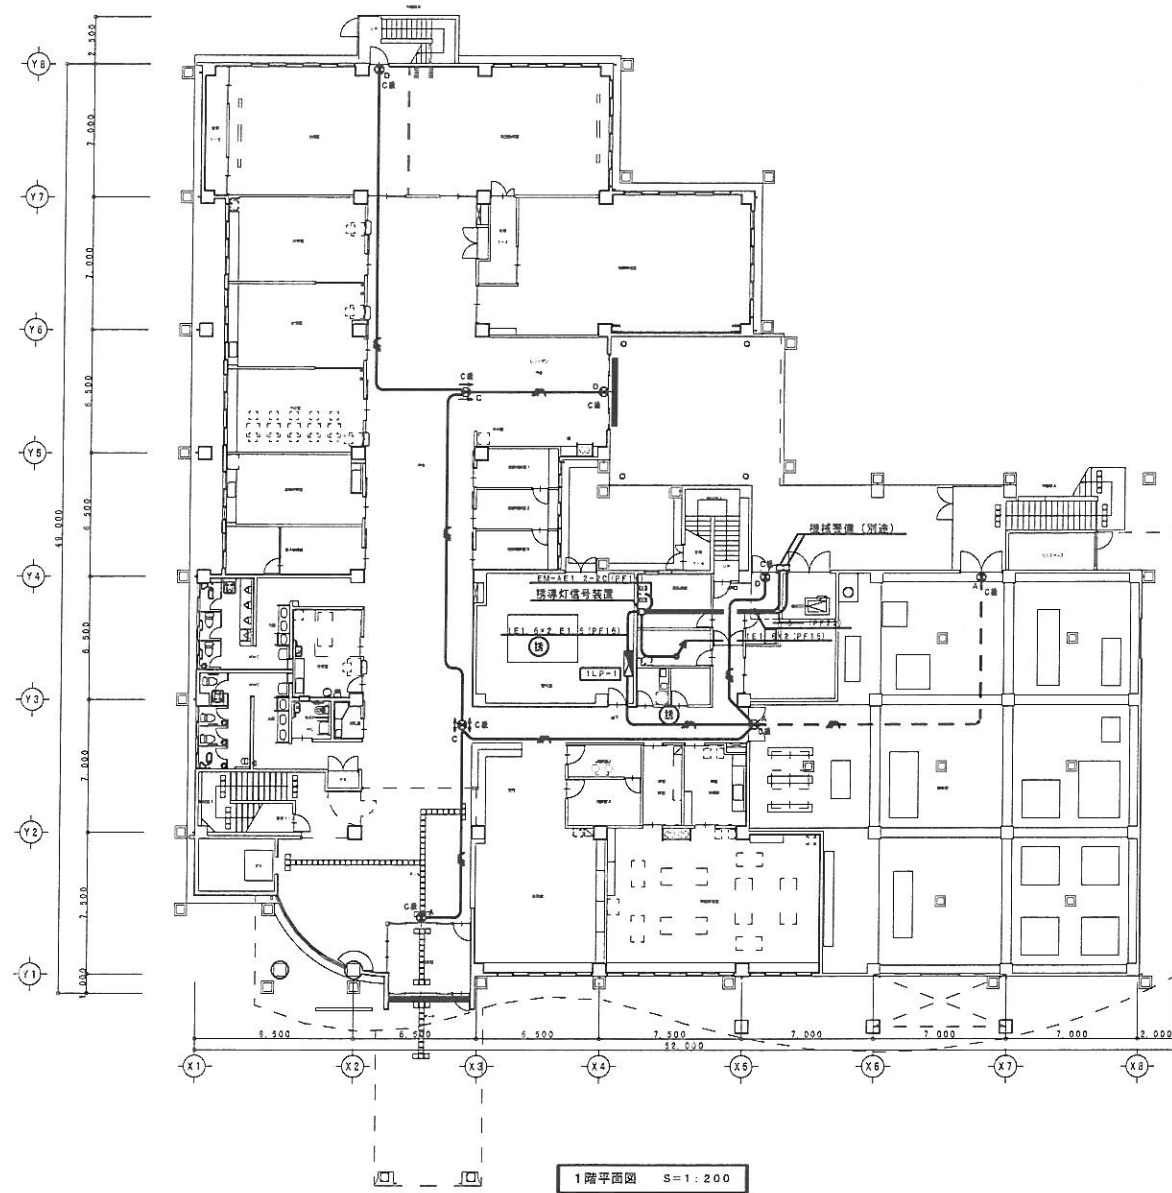

誘導灯図 (参考図)

避難口誘導灯 C 級	避難口誘導灯 B 級 防雨型	通路誘導灯 C 級
壁面付	壁面付	天井埋込
避難口誘導灯 C 級	避難口誘導灯 B 級	避難口誘導灯 C 級
天井埋込	天井埋込	壁面付

配線凡例 図中、特記なき配線配管は下記による。

———	EM-1E1.6X3. E1.6 (PF16)
- - -	EM-1E1.6X3. E1.6 (HIVE16)

鹿児島市建設局建築部設備課

課長 係長 係



株式会社 明興テクノス

〒890-0114 鹿児島市小松原一丁目10番8号
電話 (099) 269-2711 FAX (099) 268-9062

設計年月日 H18.3	工事名 高齢者福祉センター吉野・北部保健センター (仮称) 新築電気設備工事	図面番号 25
縮尺 1:200	図面種類 1、2階平面図 (誘導灯設備)	全51