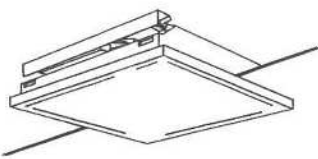
 
 
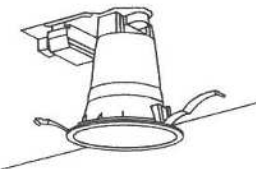
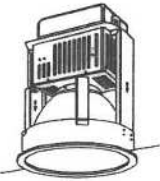
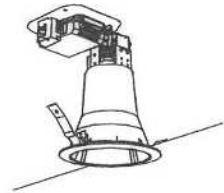
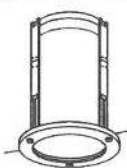
 
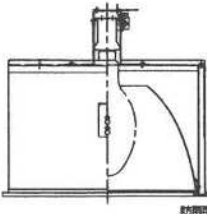
 
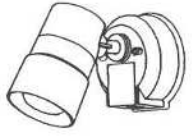


富士型		反射笠付		埋込下面開放		埋込下面開放		埋込下面/パネル	
A321	FHF32WX1	B321	FHF32WX1	C321	FHF32WX1	FLLED	LED 48W	E454	FHP45WX4
A321G	FHF32WX1	ガード付	B321W	FHF32WX1 (防湿・防雨型・SUS製)	C321W	FHF32WX1 (防湿・防雨型・SUS製)			
A321W	FHF32WX1 (防湿・防雨型・SUS製)	B321WG	FHF32WX1 (防湿・防雨型・SUS製)	ガード付					
A322	FHF32WX2	B322	FHF32WX2	C322F	FHF32WX2 (初期照度補正型)				
		B322W	FHF32WX2 (防湿・防雨型・SUS製)	C322W	FHF32WX2 (防湿・防雨型・SUS製)				
									
ダウンライト		ダウンライト		シーリングライト		ダウンライト		ダウンライト	
G32	FHT32WX1	H24W	FHT24WX1	I24W	FHT24WX1	J16	FHT16WX1	K200	HID200WX1
G42	FHT42WX1	H32W	FHT32WX1	I32W	FHT32WX1				
		H42W	FHT42WX1	I42W	FHT42WX1				
								(200V)	
浴室灯		シーリングライト		ブラケット		ブラケット		ダウンライト (特注品)	
L40W	EFD15WX1 (電球型蛍光灯即時点灯型)	N161	FHF16WX1	O70W	MT70WX1	P201W	FL20WX1	Q1000W	HID1000WX1 (Sタイプ)
(100V)		(100V)		(200V)		(100V)		(ランプ・下面ガラス天井裏交換型、200V)	
									
笠なし (環境配慮型)		笠なし		ダウンライト		スポットライト		ブラケット	
R321	FHF32WX1	R201	FL20WX1	S42W	FHT42WX1	T40W	IL40WX1	U15W	EFD15WX1
R321W	FHF32WX1 ステンレス製	R201W	FL20WX1 ステンレス製						
									

梓設計・東条設計共同企業体

一級建築士事務所
大塚内田建築
(株) 第3284号

代理となる設計者
大塚内田建築
(株) 第3284号
大塚 幸二

鹿児島市新鶴池公園水泳プール整備・運営事業


 


 
 

設計番号
12768

図面番号
E-051

図明図表(1)

縮尺
1/8
日付
2011. 8

No
051

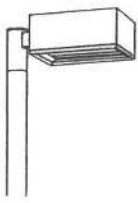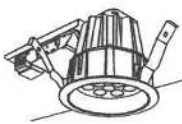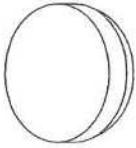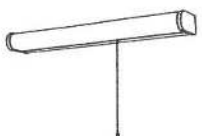街路灯		フットライト		ローボールライト		スポットライト		ブラケット	
Y200W	HID250WX1	W25W	EFD25WX1	X10W	EFD10WX1	Y35W	MT35WX1	AA10W	EFD10WX1
 (200V)		 (100V)		 (100V)		 (100V)		 (100V)	
スポットライト		LEDダウンライト		ブラケット		煙込下面ルーバ		シーリング	
BB150W	CDM-TD150WX1	00LED	LED	カ301	FCL30WX1	キ323	FHP32W×3	ク60W	IL60WX1
※ポール1本に器具2台取付 (200V)		 (200V)		 (200V)					
片反射笠付		ローボールライト		ダウンライト		笠付建非L型		ミラーライト	
ク321	FHF32WX1	コ60W	FDL27WX1	サ32	FHT24・32・42WX1	シ40	IL40WX1	ス321	FHF32WX1
ク321W FHF32WX1 (防湿・防雨型)									
ブラケット		スポットライト							
セ201	FL20WX1	ソ35W	MT35WX1						
									

梓設計・東条設計共同企業体

一級建築士事務所
大塚設計事務所
(支)第2254号

代表となる設計者
梓設計
一級建築士事務所
大塚設計事務所
代表 東条

鹿児島市新堀池公園水泳プール整備・運営事業

図面番号

設計番号

12768

図面番号

E-052

縮尺



 


1/8

日付

2011. 8


No


052

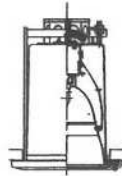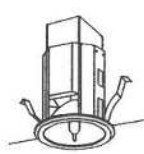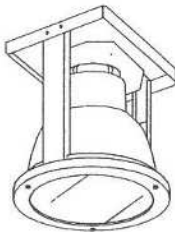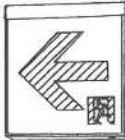ダウンライト 非常用（加工）		非常灯		非常灯		階段灯		階段灯	
a50W	JD50WX1	b50	JD50WX1	c50	JD50WX1	d321	FHF32WX1 階段通路誘導灯	e201	FL20WX1
									
JD110V50W, NP/E 器具取付高さ 照度lx: 7.8 K0045058		JD110V50W, NP/E 器具取付高さ 照度lx: 7.8 K0045058		JD110V50W, NP/E 器具取付高さ 照度lx: 7.8 K0045058		FHF32EX-N-H(2110) 器具取付高さ 照度lx: 8.8 K0088628		FHF32EX-N-H(2110) 器具取付高さ 照度lx: 8.8 K0088628	
器具取付高さ		器具取付高さ		器具取付高さ		器具取付高さ		器具取付高さ	
単体配置		単体配置		単体配置		器具配置		器具配置	
A1		A1		A1		21x		21x	
4.4		4.4		4.4		4.2		4.2	
4.7		4.7		4.7		4.8		4.8	
4.8		4.8		4.8		5.3		5.3	
5.0		5.0		5.0		5.8		5.8	
4.8		4.8		4.8		6.2		6.2	
2.3		2.3		2.3		6.7		6.7	
1.4		1.4		1.4		7.3		7.3	
—		—		—		7.7		7.7	
直線配置		直線配置		直線配置		器具配置		器具配置	
A2		A2		A2		21x		21x	
10.8		10.8		10.8		4.0		4.0	
11.3		11.3		11.3		4.7		4.7	
11.8		11.8		11.8		5.1		5.1	
12.5		12.5		12.5		5.5		5.5	
13.9		13.9		13.9		5.8		5.8	
14.1		14.1		14.1		6.1		6.1	
11.3		11.3		11.3		6.2		6.2	
6.6		6.6		6.6		6.7		6.7	
四角配置		四角配置		四角配置		器具配置		器具配置	
A4		A4		A4		21x		21x	
9.2		9.2		9.2		3.7		3.7	
9.8		9.8		9.8		4.4		4.4	
10.2		10.2		10.2		4.8		4.8	
10.9		10.9		10.9		5.3		5.3	
12.3		12.3		12.3		5.8		5.8	
13.4		13.4		13.4		6.1		6.1	
11.3		11.3		11.3		6.2		6.2	
6.6		6.6		6.6		6.7		6.7	
ダウンライト（非常灯加工）									
f250W	JD250WX1								
									
点滅形避難口誘導灯片面		避難口誘導灯片面		通路誘導灯両面		避難口誘導灯片面		通路誘導灯両面	
あ20	CF200X1	い20	CF200X1	う20	CF200X2	え20W	CF200X1	お20W	LED 防湿型防雨型避難口誘導灯
									
誘導灯用信号装置									
信号	点滅用（1回路用）								
									



記 号	
1. 特記必要記号記述は下記とする。	
(天井いへんり配線)	
	EM-ME20×2 (PF10)
	EM-ME20×3 (PF11)
	EM-ME20×4 (PF12)
	EM-ME20×5 (PF22)
	EM-ME20×6 (PF22)
	EM-ME20×2, E20 (PF19)
	EM-ME20×3, E20 (PF19)
	EM-ME20×4, E20 (PF22)
	EM-ME20×5, E20 (PF22)
	EM-ME20×6, E20 (PF22)
	EM-CPEE-E-S12-3P (PF23)
(天井いへんり配線)	
	EM-ME20×2, E20 (PF16)
	EM-CPEE-E-S12-3P (PF23)
(天井いへんり配線)	
	EM-ME20-20-20C 変換管 (PF18)
	EM-ME20-20-30C 変換管 (PF22)
	EM-ME20-20-20×2 変換管 (PF22)
	EM-ME20-20-20×3C 変換管 (PF28)
	EM-ME20-20-20×2C 変換管 (PF28)
	EM-ME20-20-30×2 変換管 (PF28)
	EM-ME20-20-30×3C (107-スリッパ管) (PF28)
	EM-ME20-20-30×2C (107-スリッパ管) (PF28)
	EM-ME20-20-30×2C (107-スリッパ管) (PF28)
	EM-ME20-20-20×2+30 (107-スリッパ管) (PF28) × 2
	EM-ME20-E-S12-3P 変換管 (PF28)
(露出配線)	
	EM-ME20×2 (E19)
	EM-ME20×3 (E19)
	EM-ME20×4 (E25)
	EM-ME20×5 (E25)
	EM-ME20×6 (E25)
	EM-ME20×7 (E31)
	EM-ME20×8 (E31)
	EM-ME20×2, E20 (E19)
	EM-ME20×3, E20 (E19)
	EM-ME20×4, E20 (E25)
	EM-CPEE-E-S12-3P (E31)
(2種全線引配線)	
	2種全線引 (30×40)
	EM-ME20×2, E20 (2種全線引)
	EM-ME20×n, E20 (2種全線引)
(地中埋設配線)	
	EM-CBE5-5-3C (FEPS3)
用 ケーブル配線において、壁立上げ、引下け及び変換部分は 適合する記号(PP)にて表示すること。	
2. ボルボックス (記号) サイズは下記とする。	
 222 200×200×200	 443 400×400×300
 333 300×300×300	 VP 300×300×300
3. 地中埋設管は埋設形状と寸法を記すこと。	
4. 地中埋設管埋設はGL-300とする。	
5. 管内に無断入 (記号) は保安具 (AC-EG 図) を示す。	

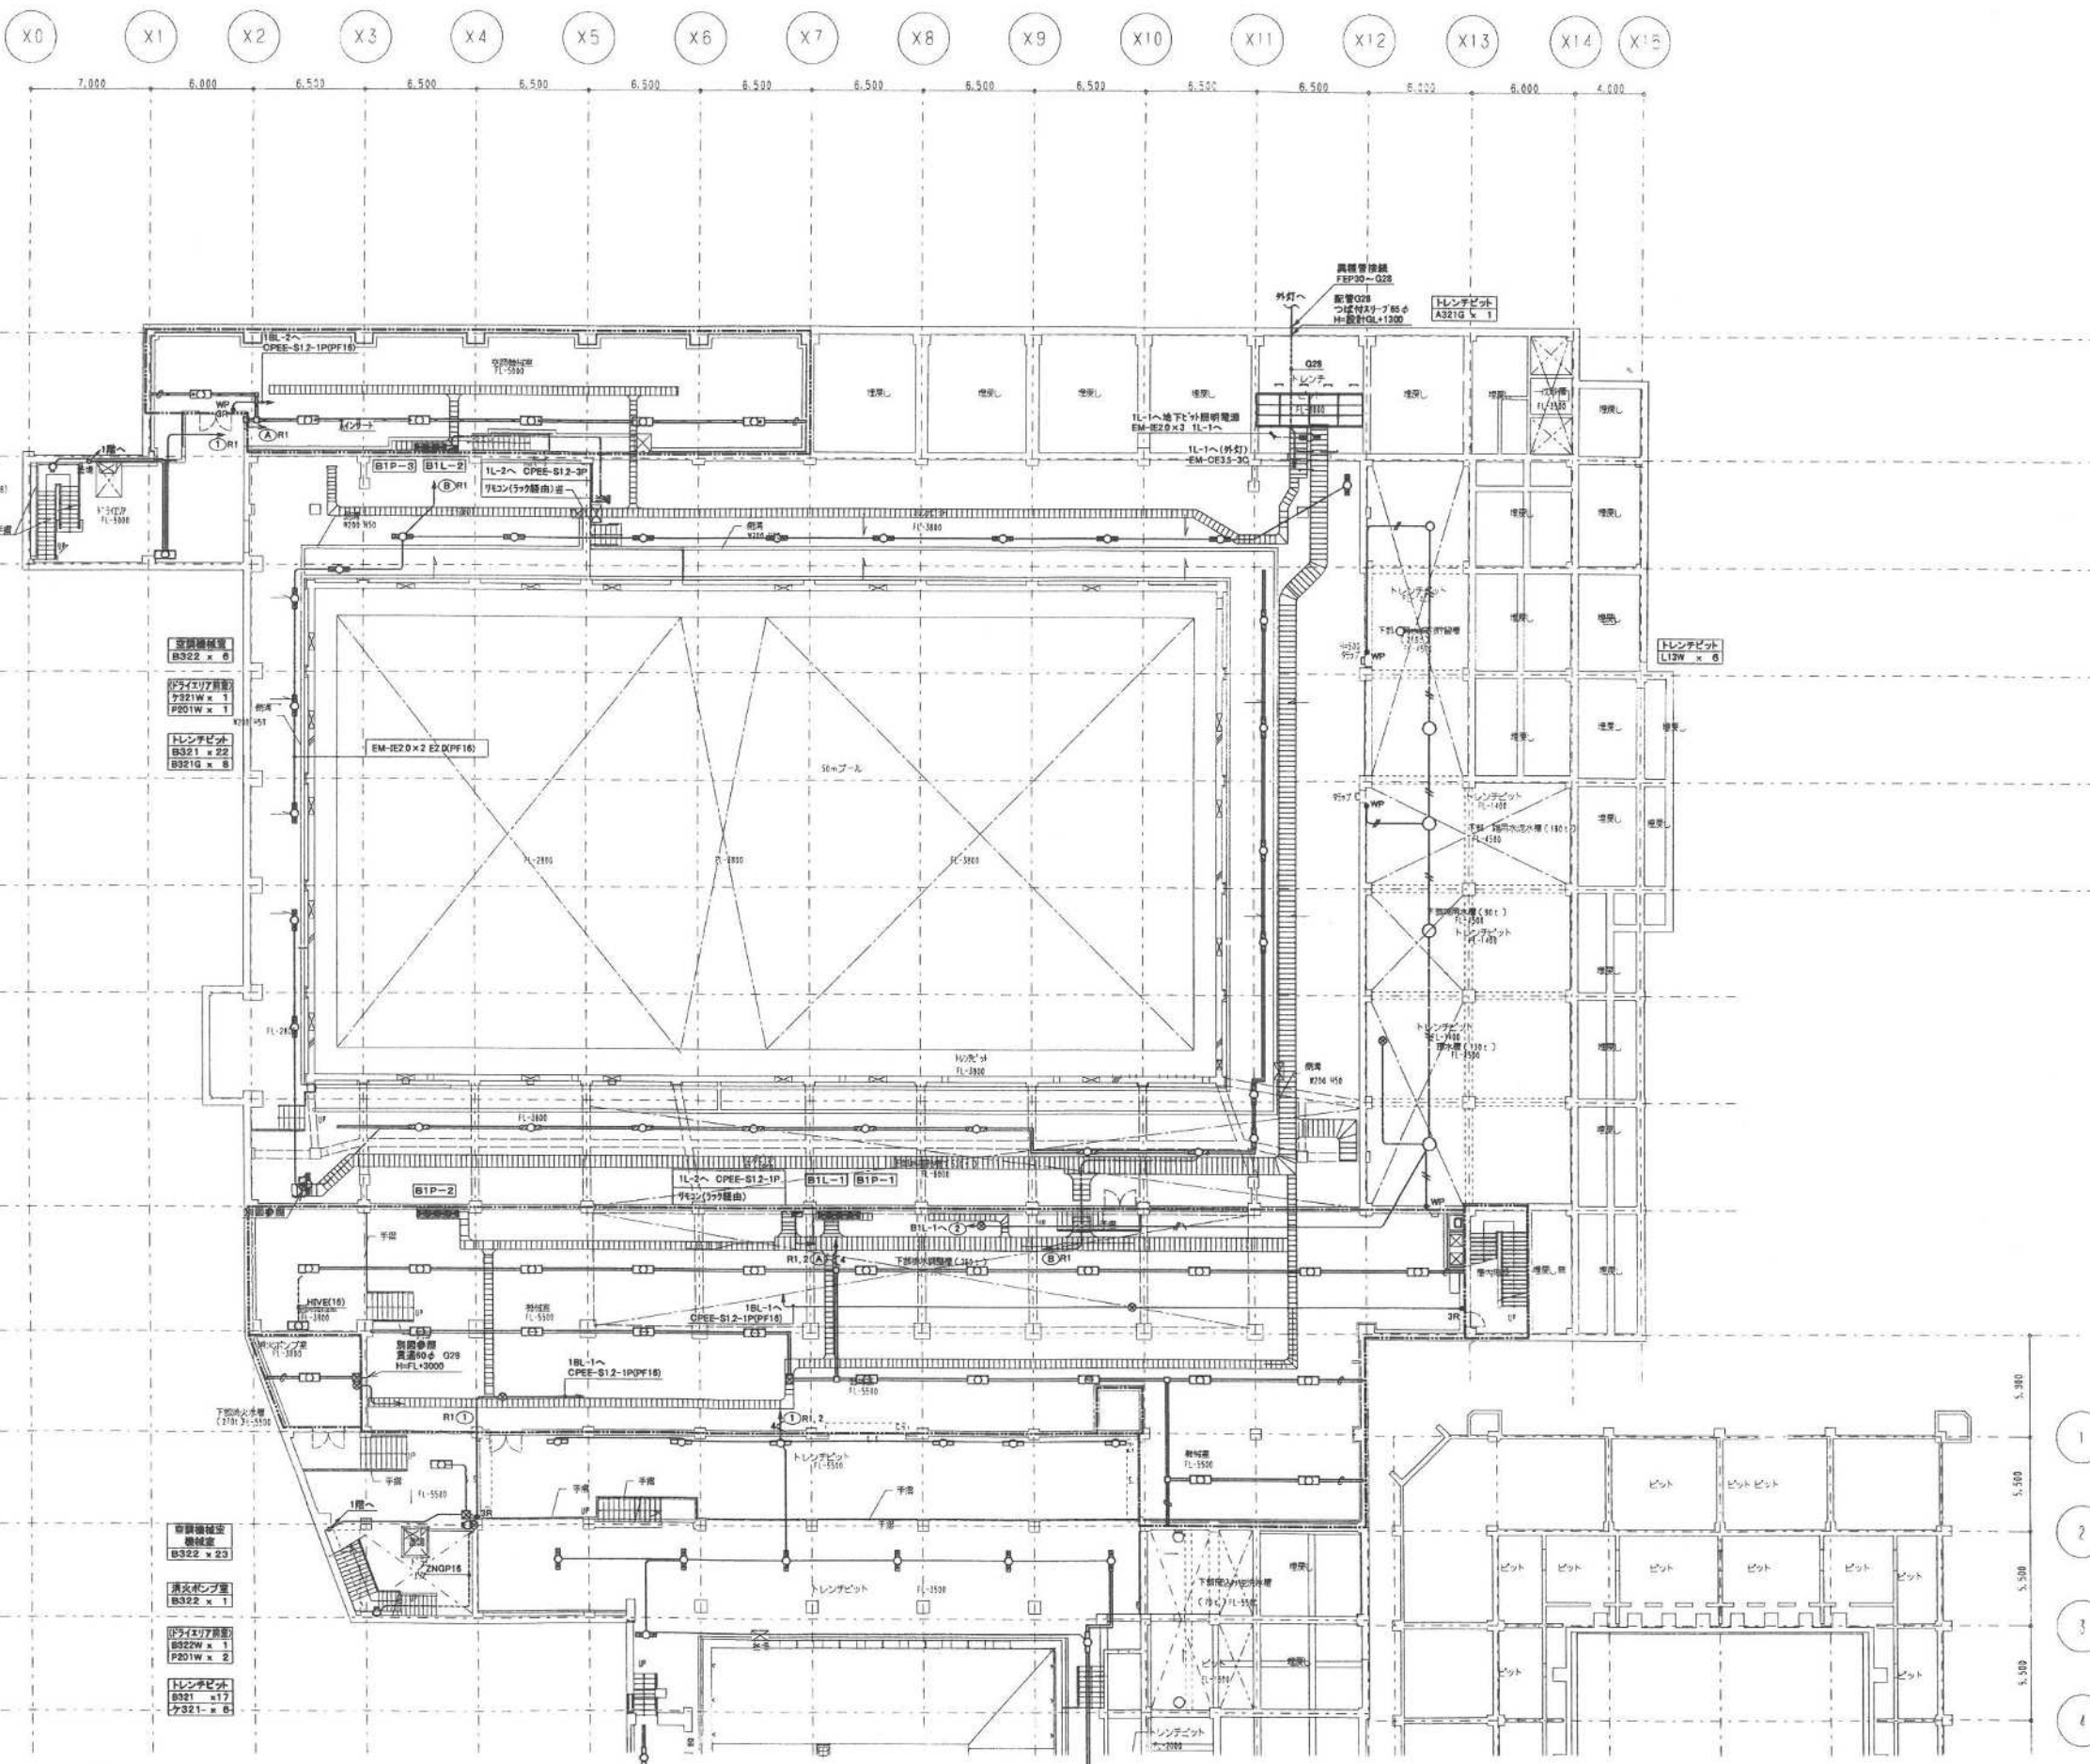

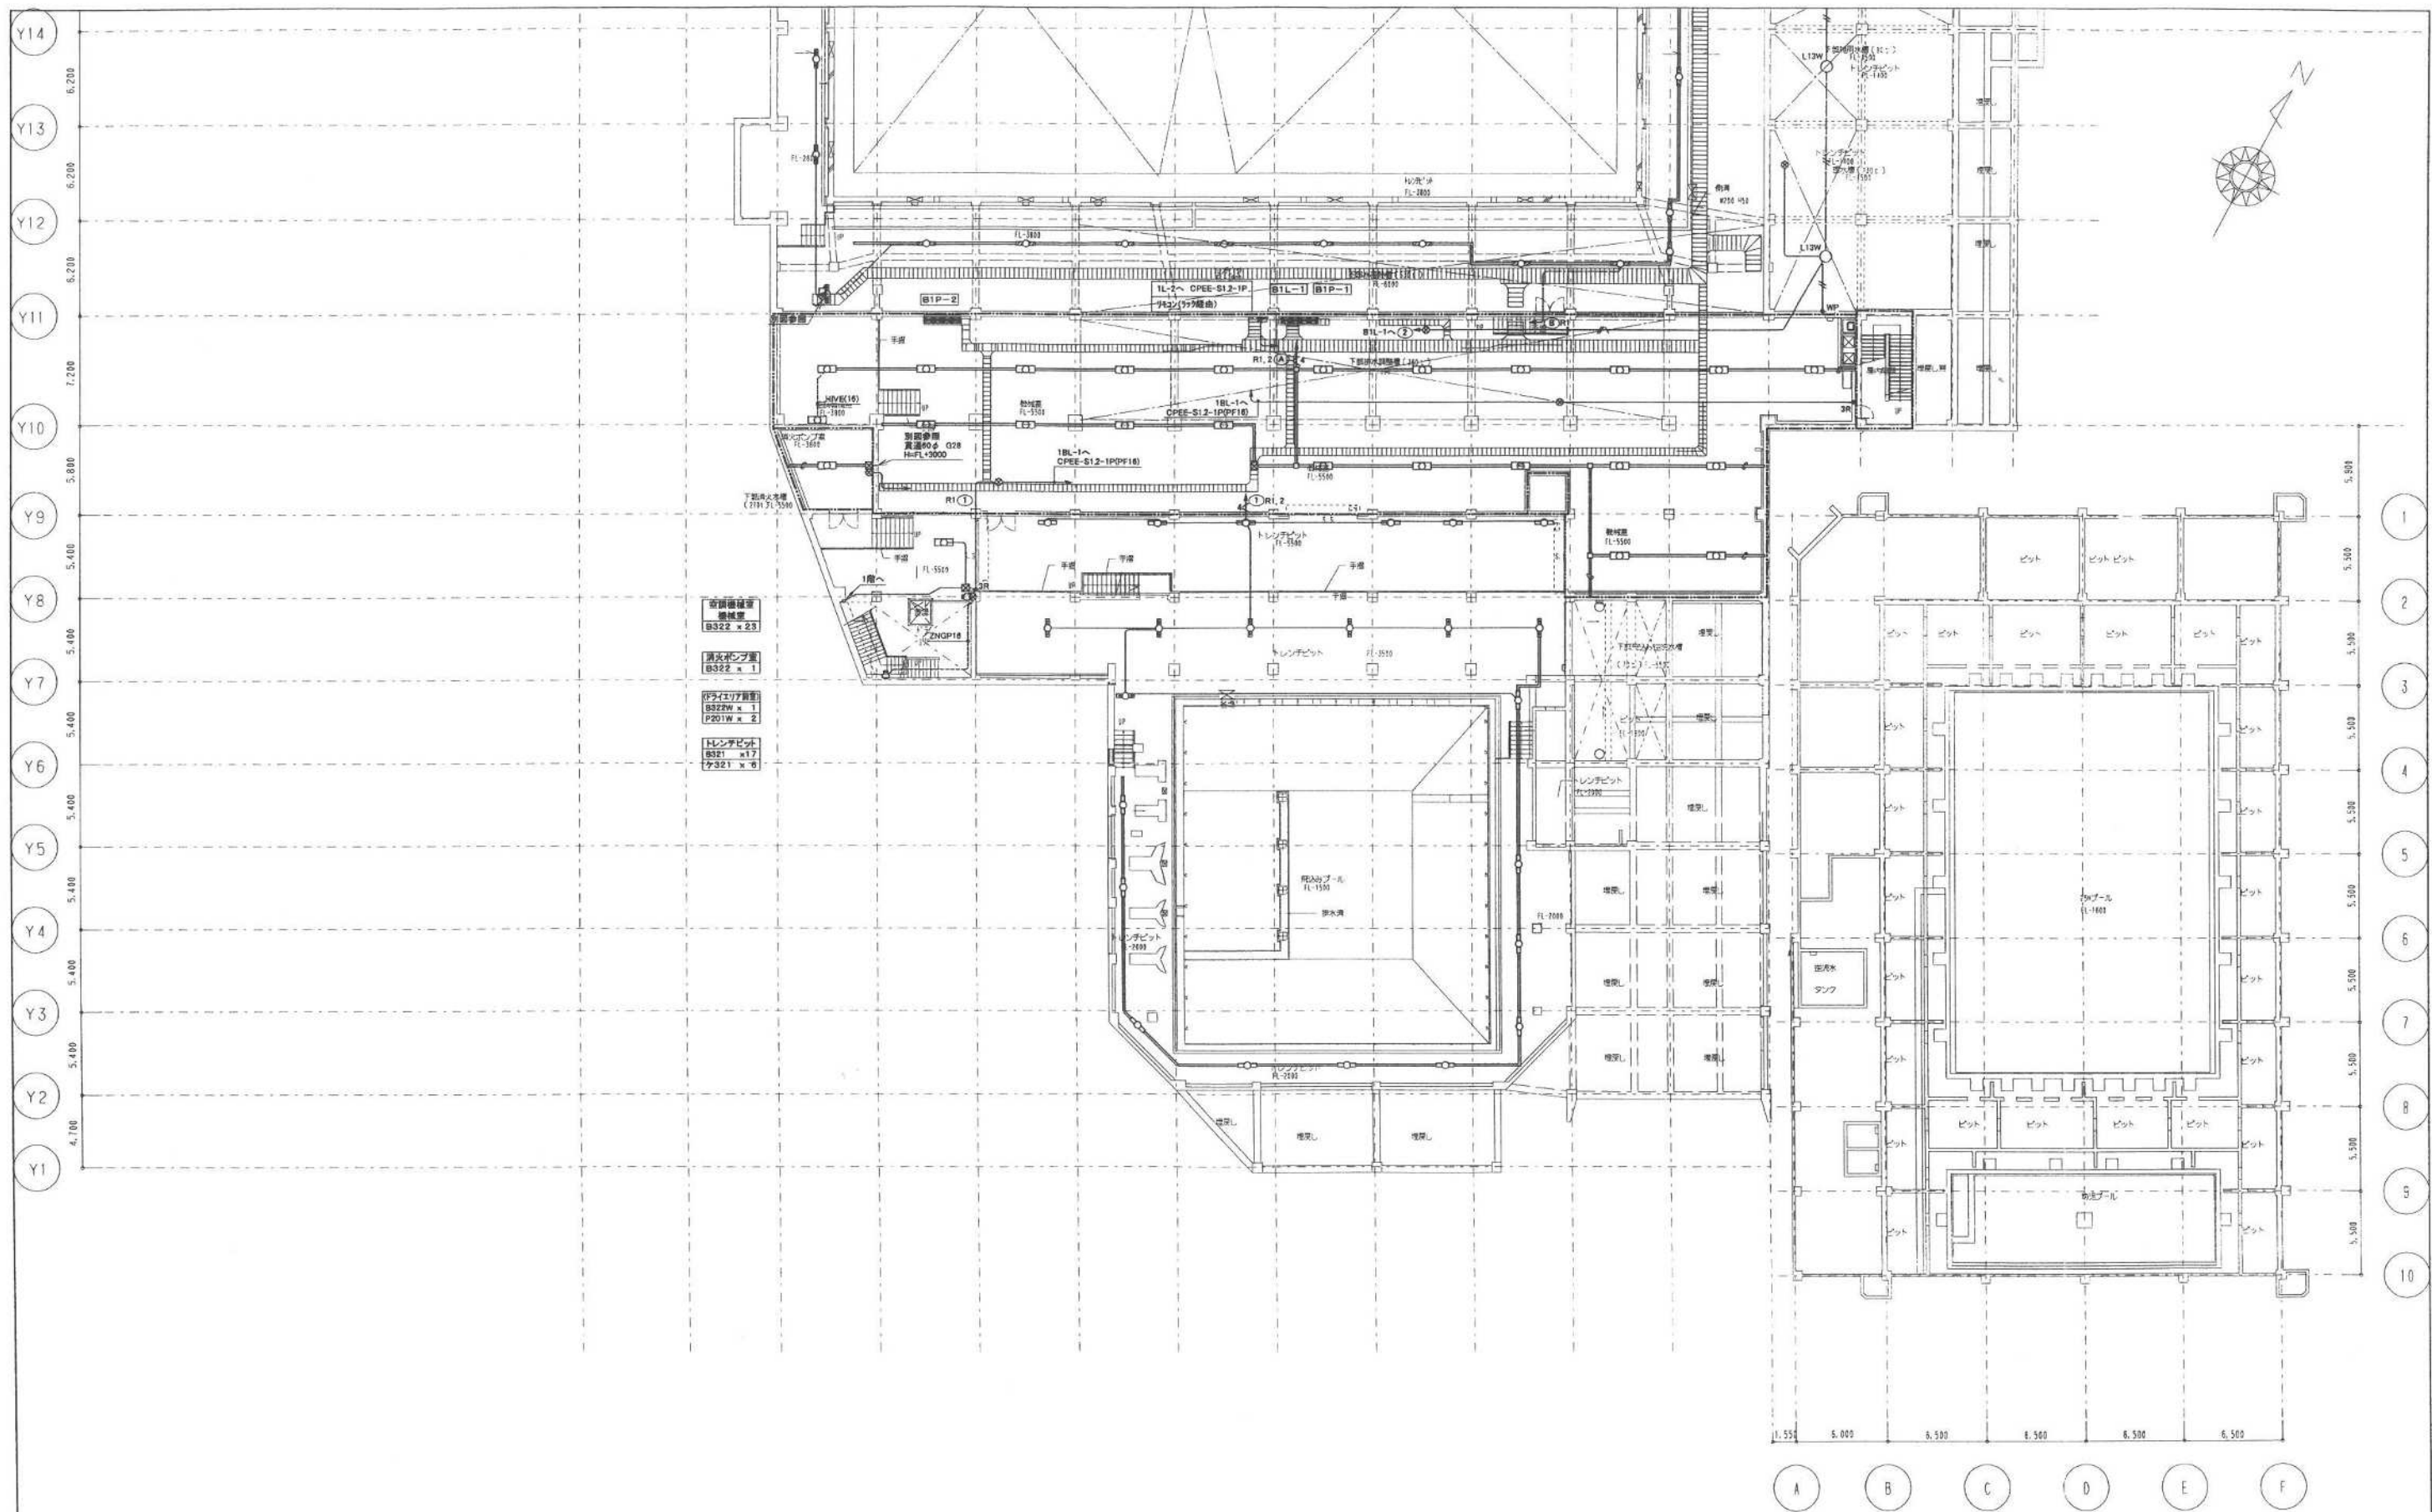

梓設計・東条設計共同企業体


一級建築士事務所
大塚建築設計
(京)第2234号

代官となる設計者
事務所
大塚建築設計
代表 大塚 誠二

鹿児島県新橋池公園水泳プール整備・運営事業
専門設備 地盤平面図(2)

設計番号
12768
図面番号
E-059

縮尺
1/200
日付
2011. 3
No
059

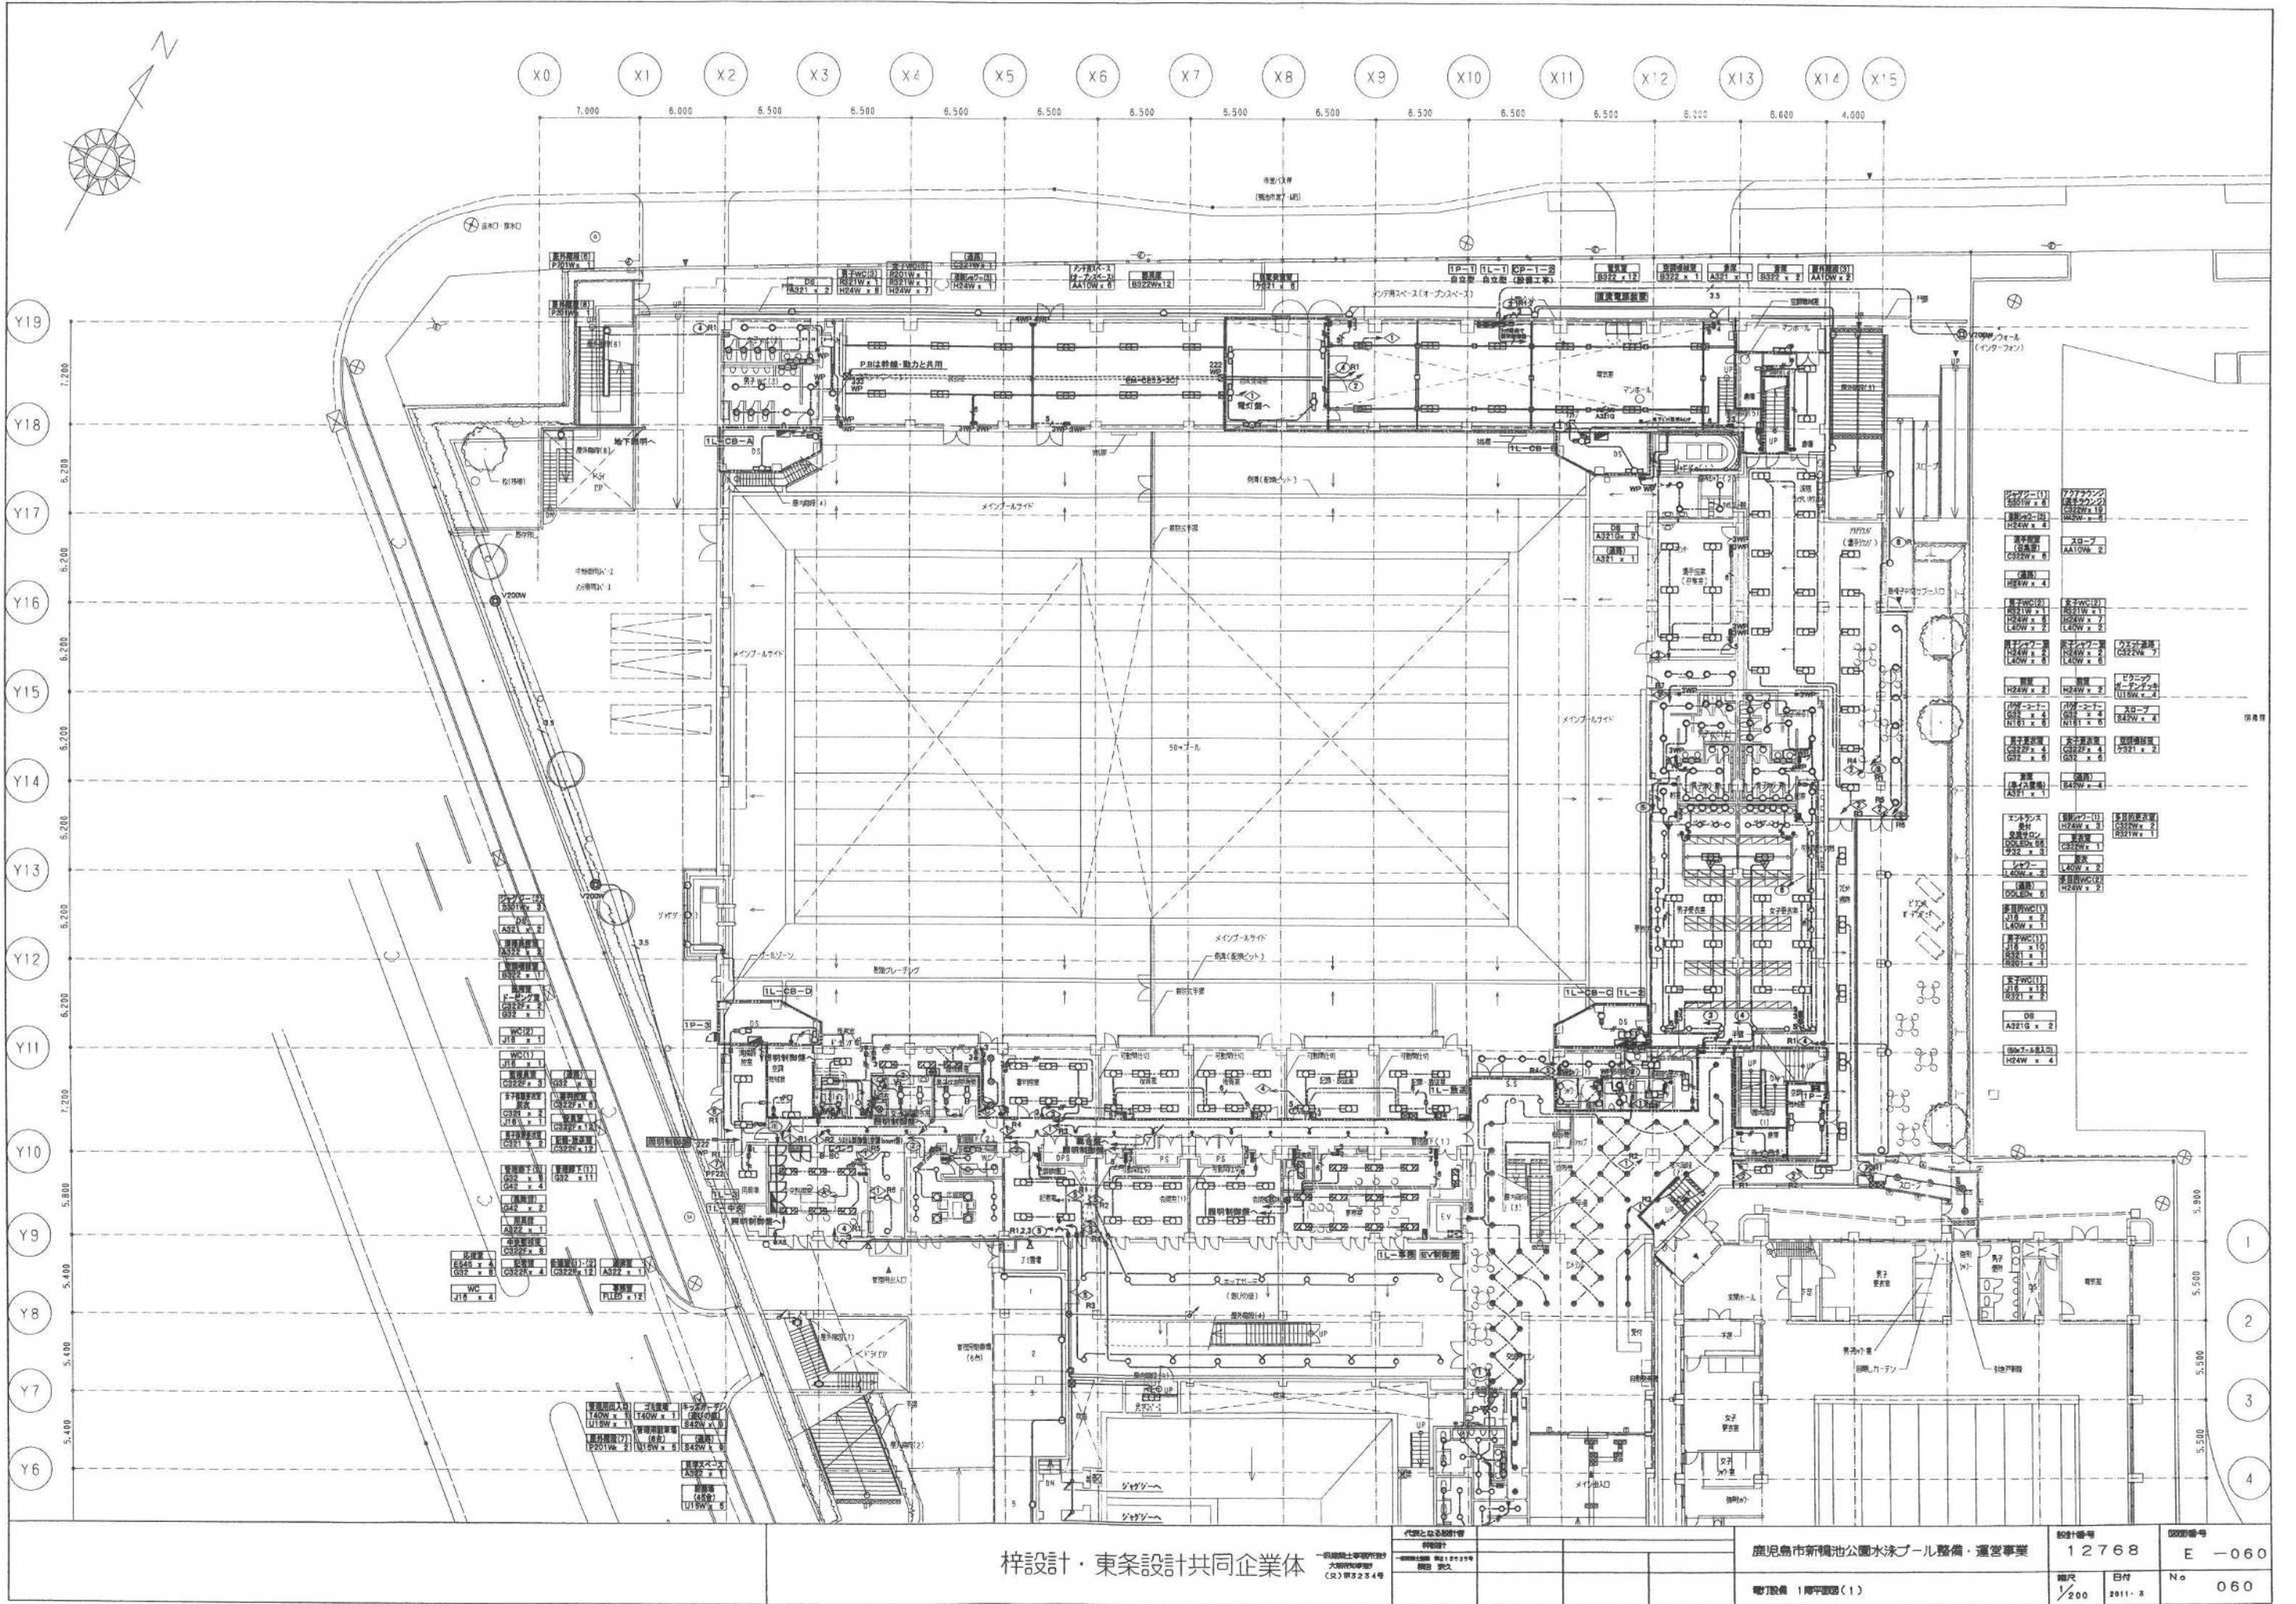


梓設計・東条設計共同企業体

一級建築士事務所
大塚建築設計
(株) 第2254号

代印となる設計書
利用設計
→ 建築士事務所
→ 建築士事務所
→ 建築士事務所

鹿児島市新橋池公園水泳プール整備・運営事業

設計番号 12768 E-060
縮尺 1/200 日付 2011. 8 No. 060

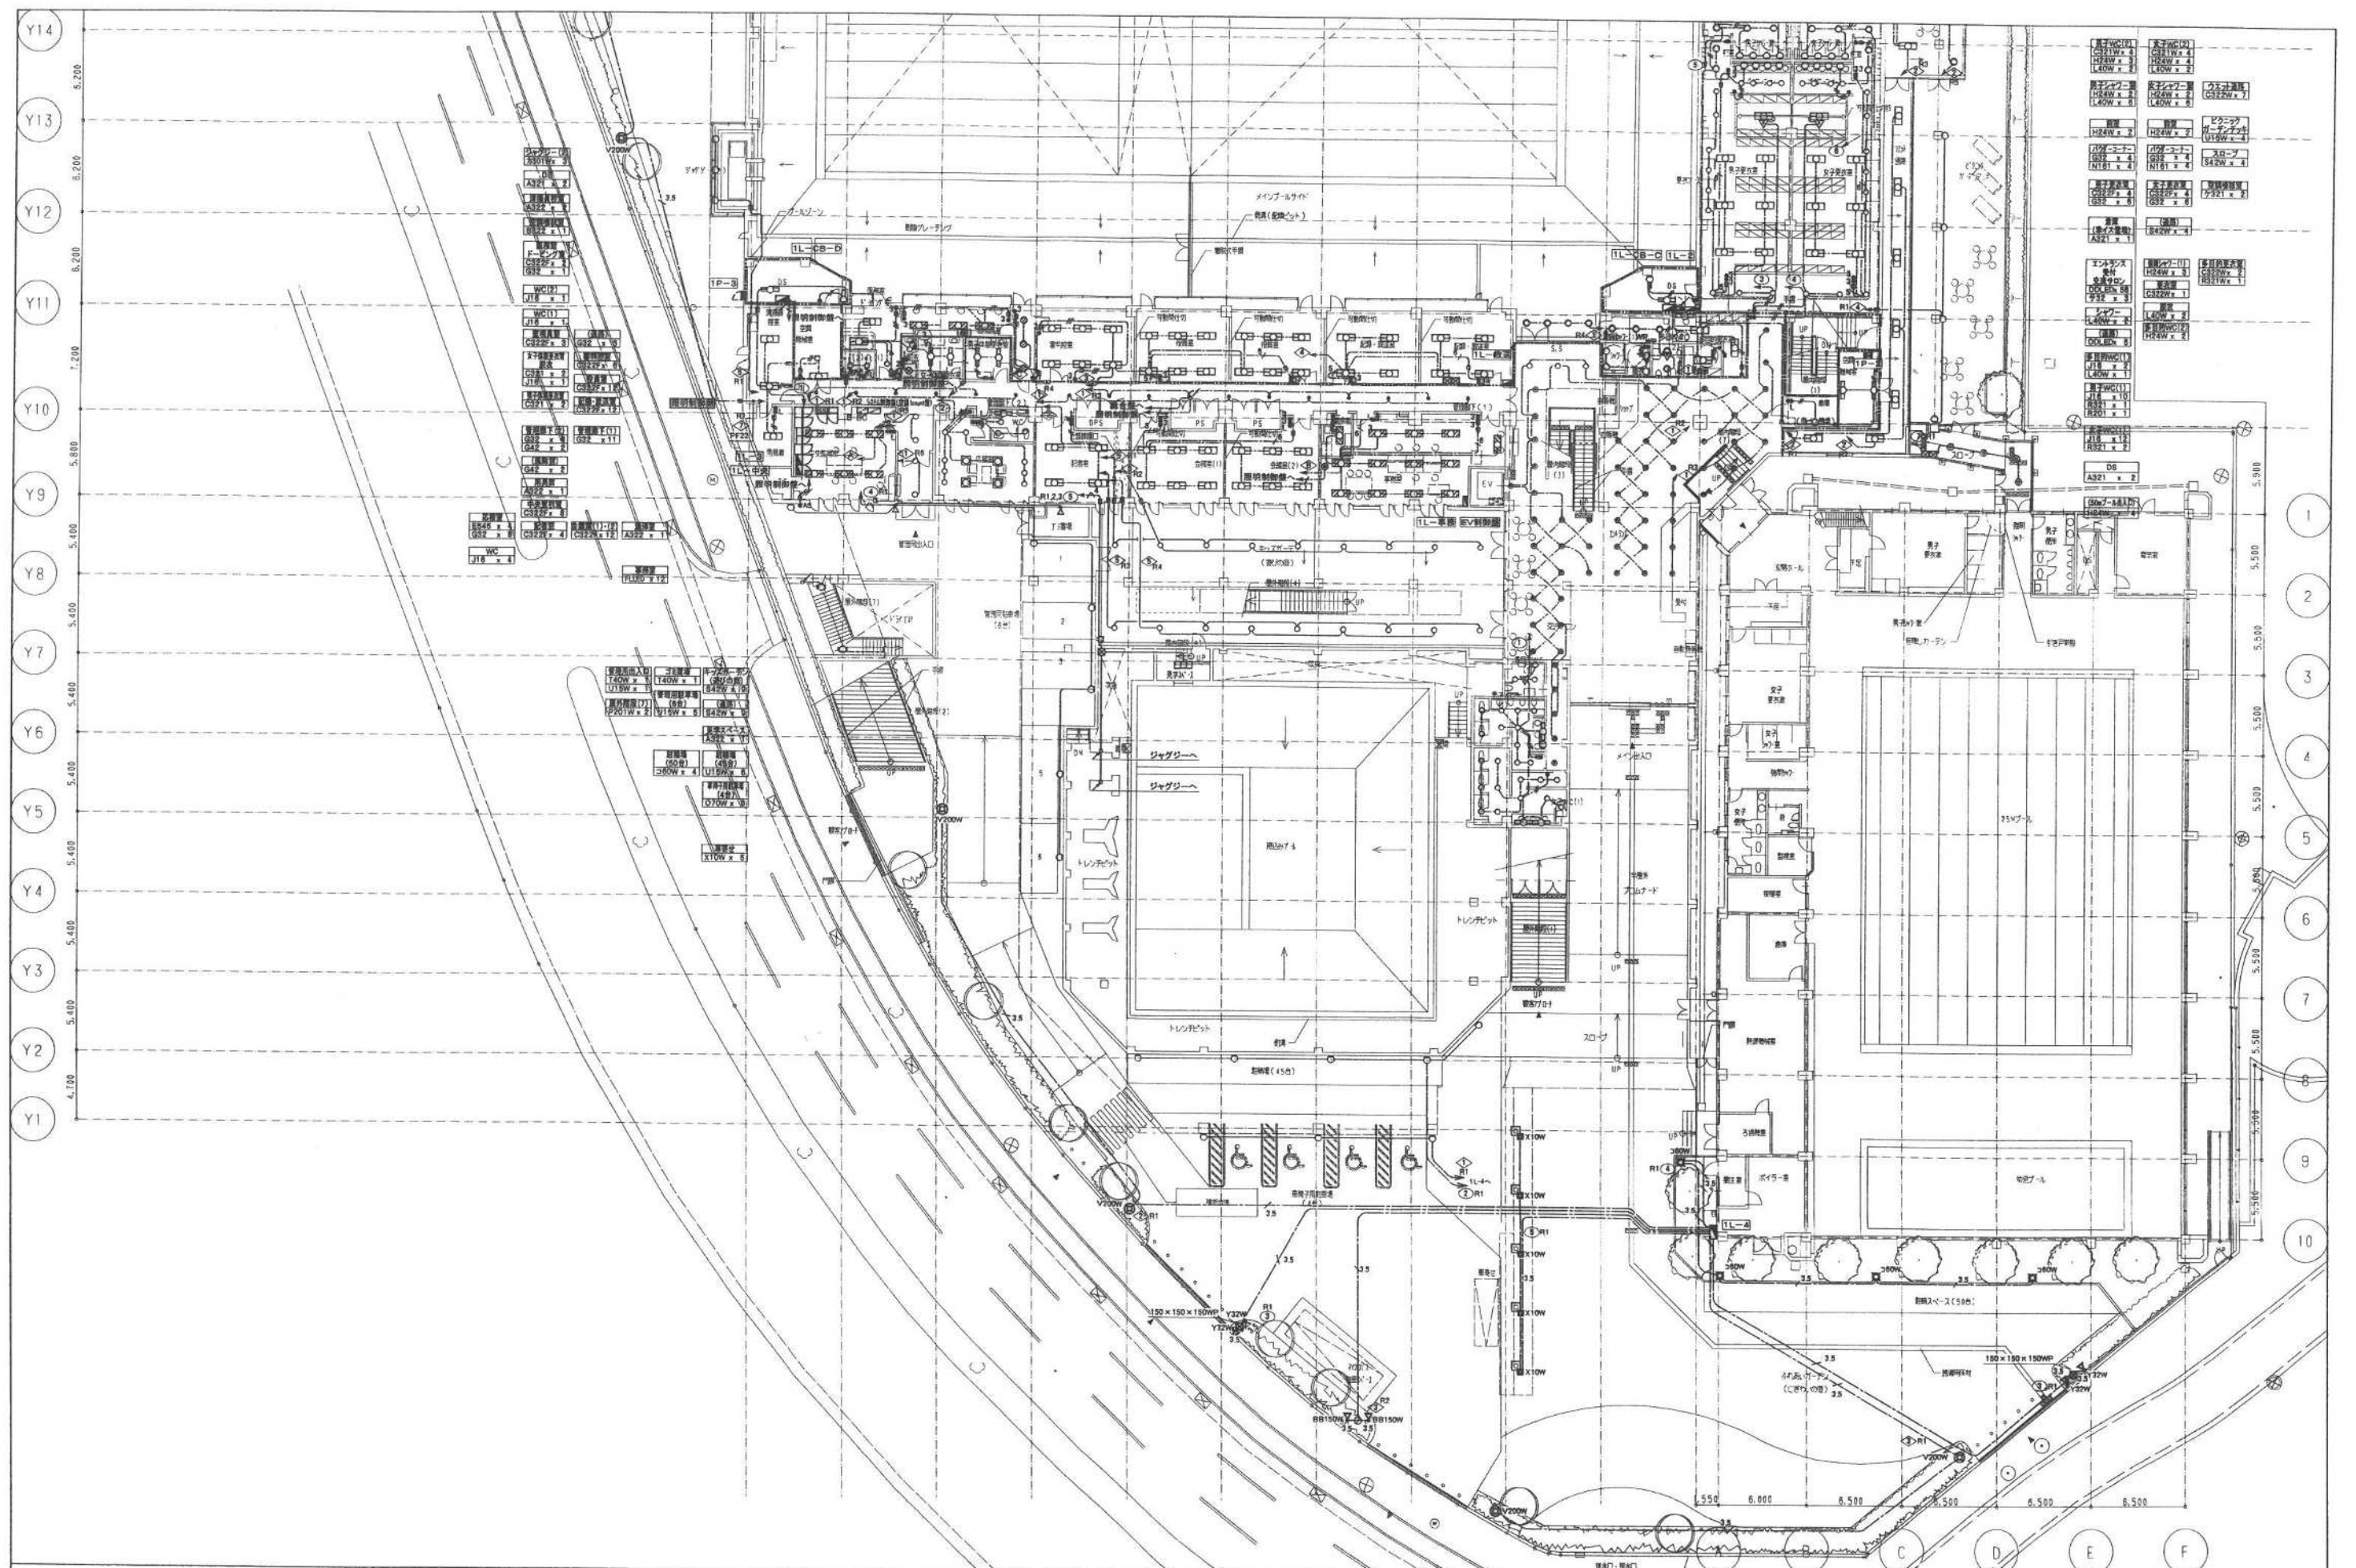

梓設計・東条設計共同企業体

代表となる設計者
大塚建設株式会社
(支) 東京 2 丁目 4 番

代印となる設計者
大塚建設株式会社
(支) 東京 2 丁目 4 番

鹿児島市新橋池公園水泳プール整備・運営事業


電灯設備 1 階平面図 (2)

設計番号
12768

縮尺
1/200

図面番号
E-061

日付
2011. 8
No
061

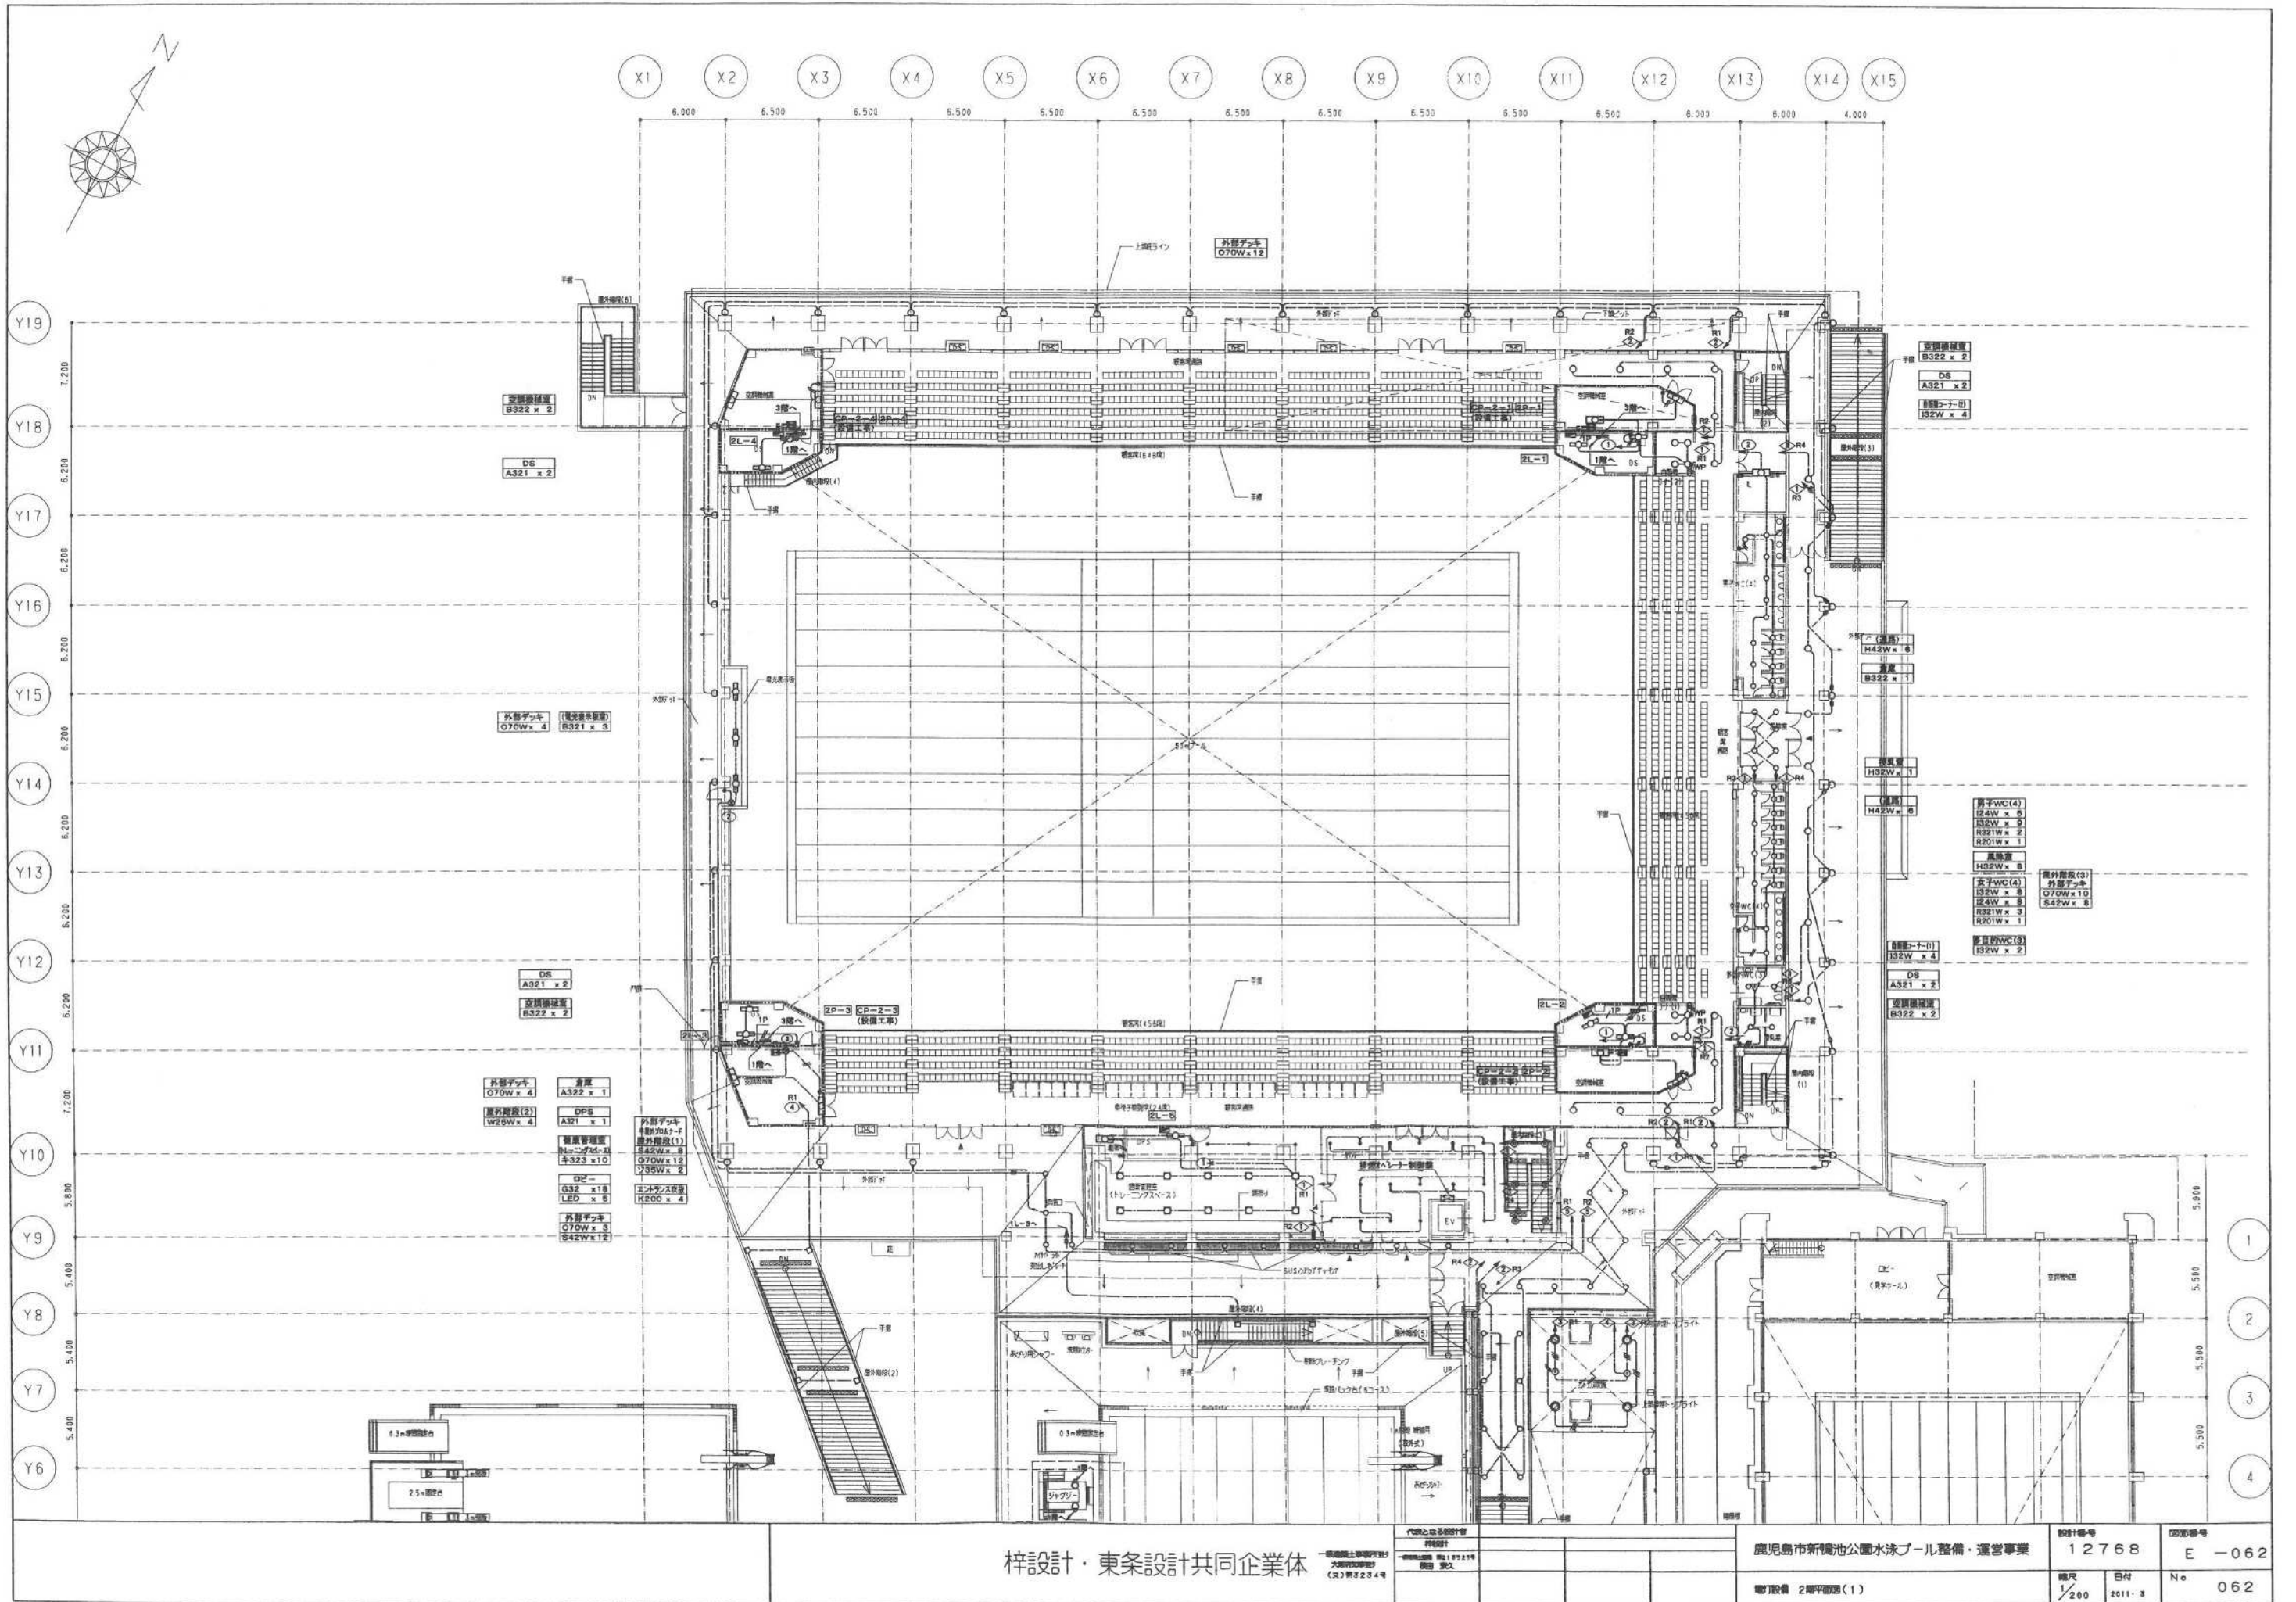

梓設計・東条設計共同企業体

一級建築士事務所
大塚建築設計
(文) 第224号

代理となる設計者
梓設計
一級建築士事務所
大塚建築設計
(文) 第224号

鹿児島市新緑池公園水泳プール整備・運営事業


設計番号
12768


図面番号
E-062

縮尺
1/200

日付
2011. 3

No
062


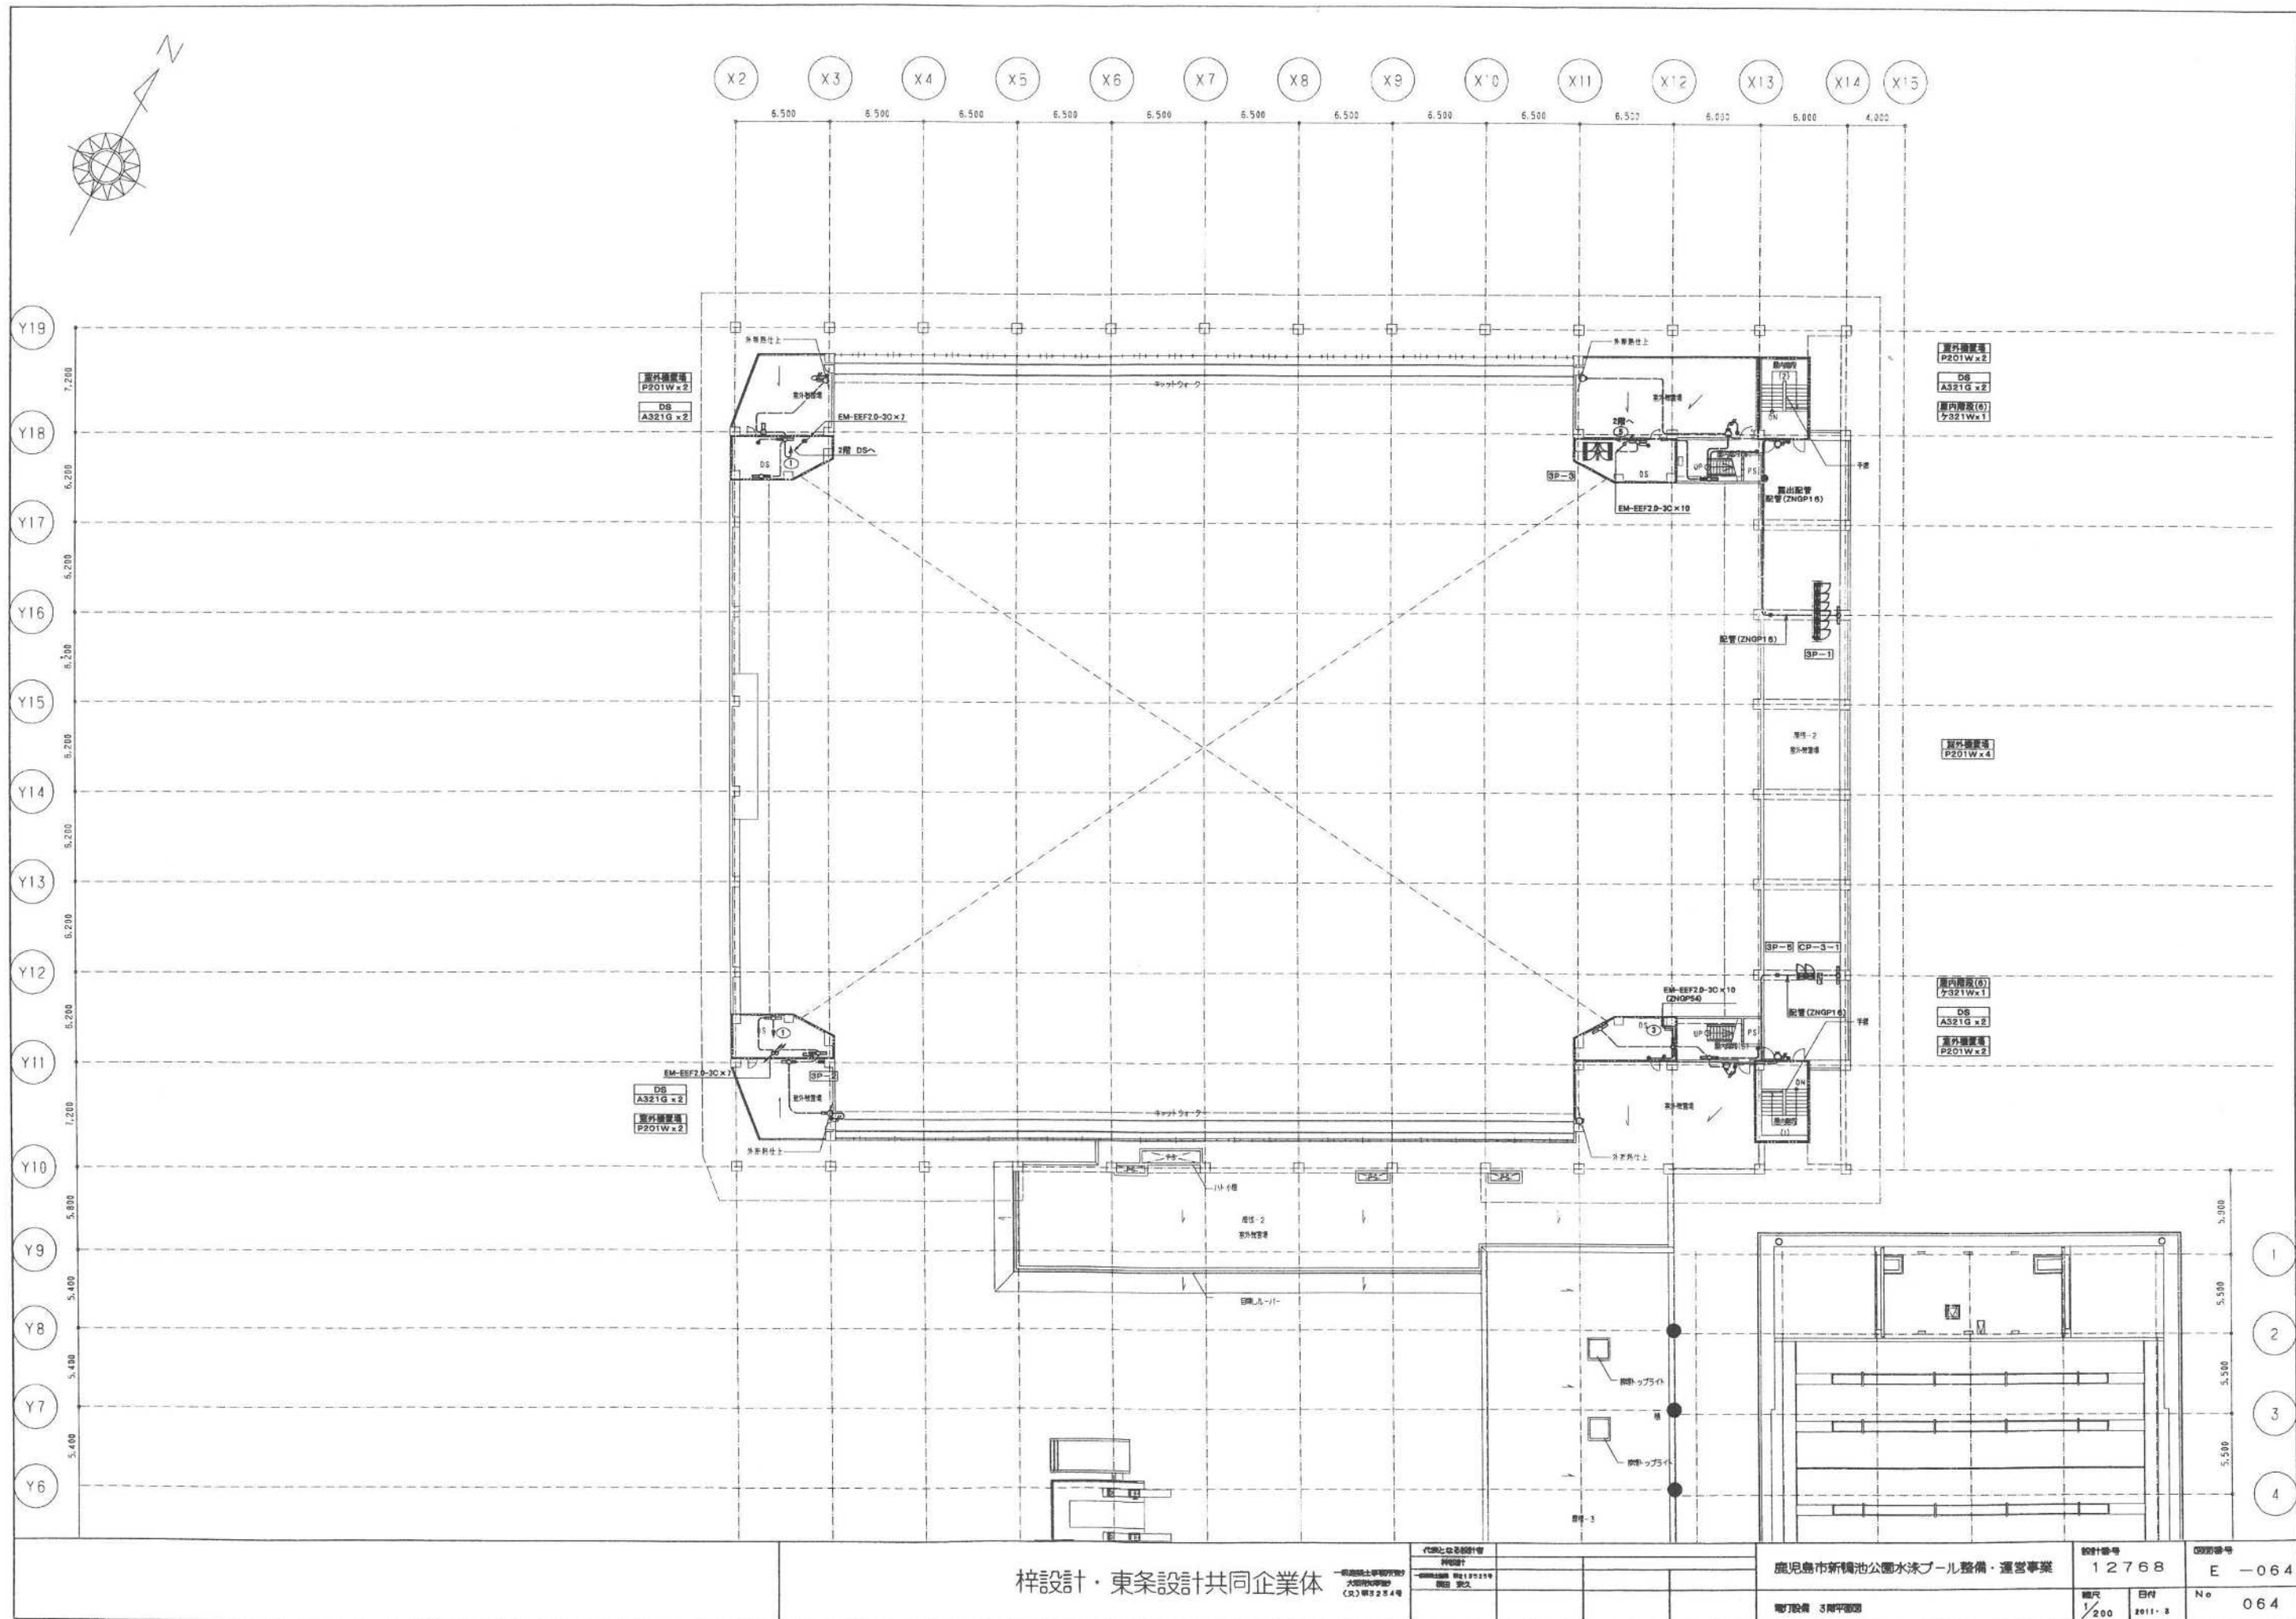


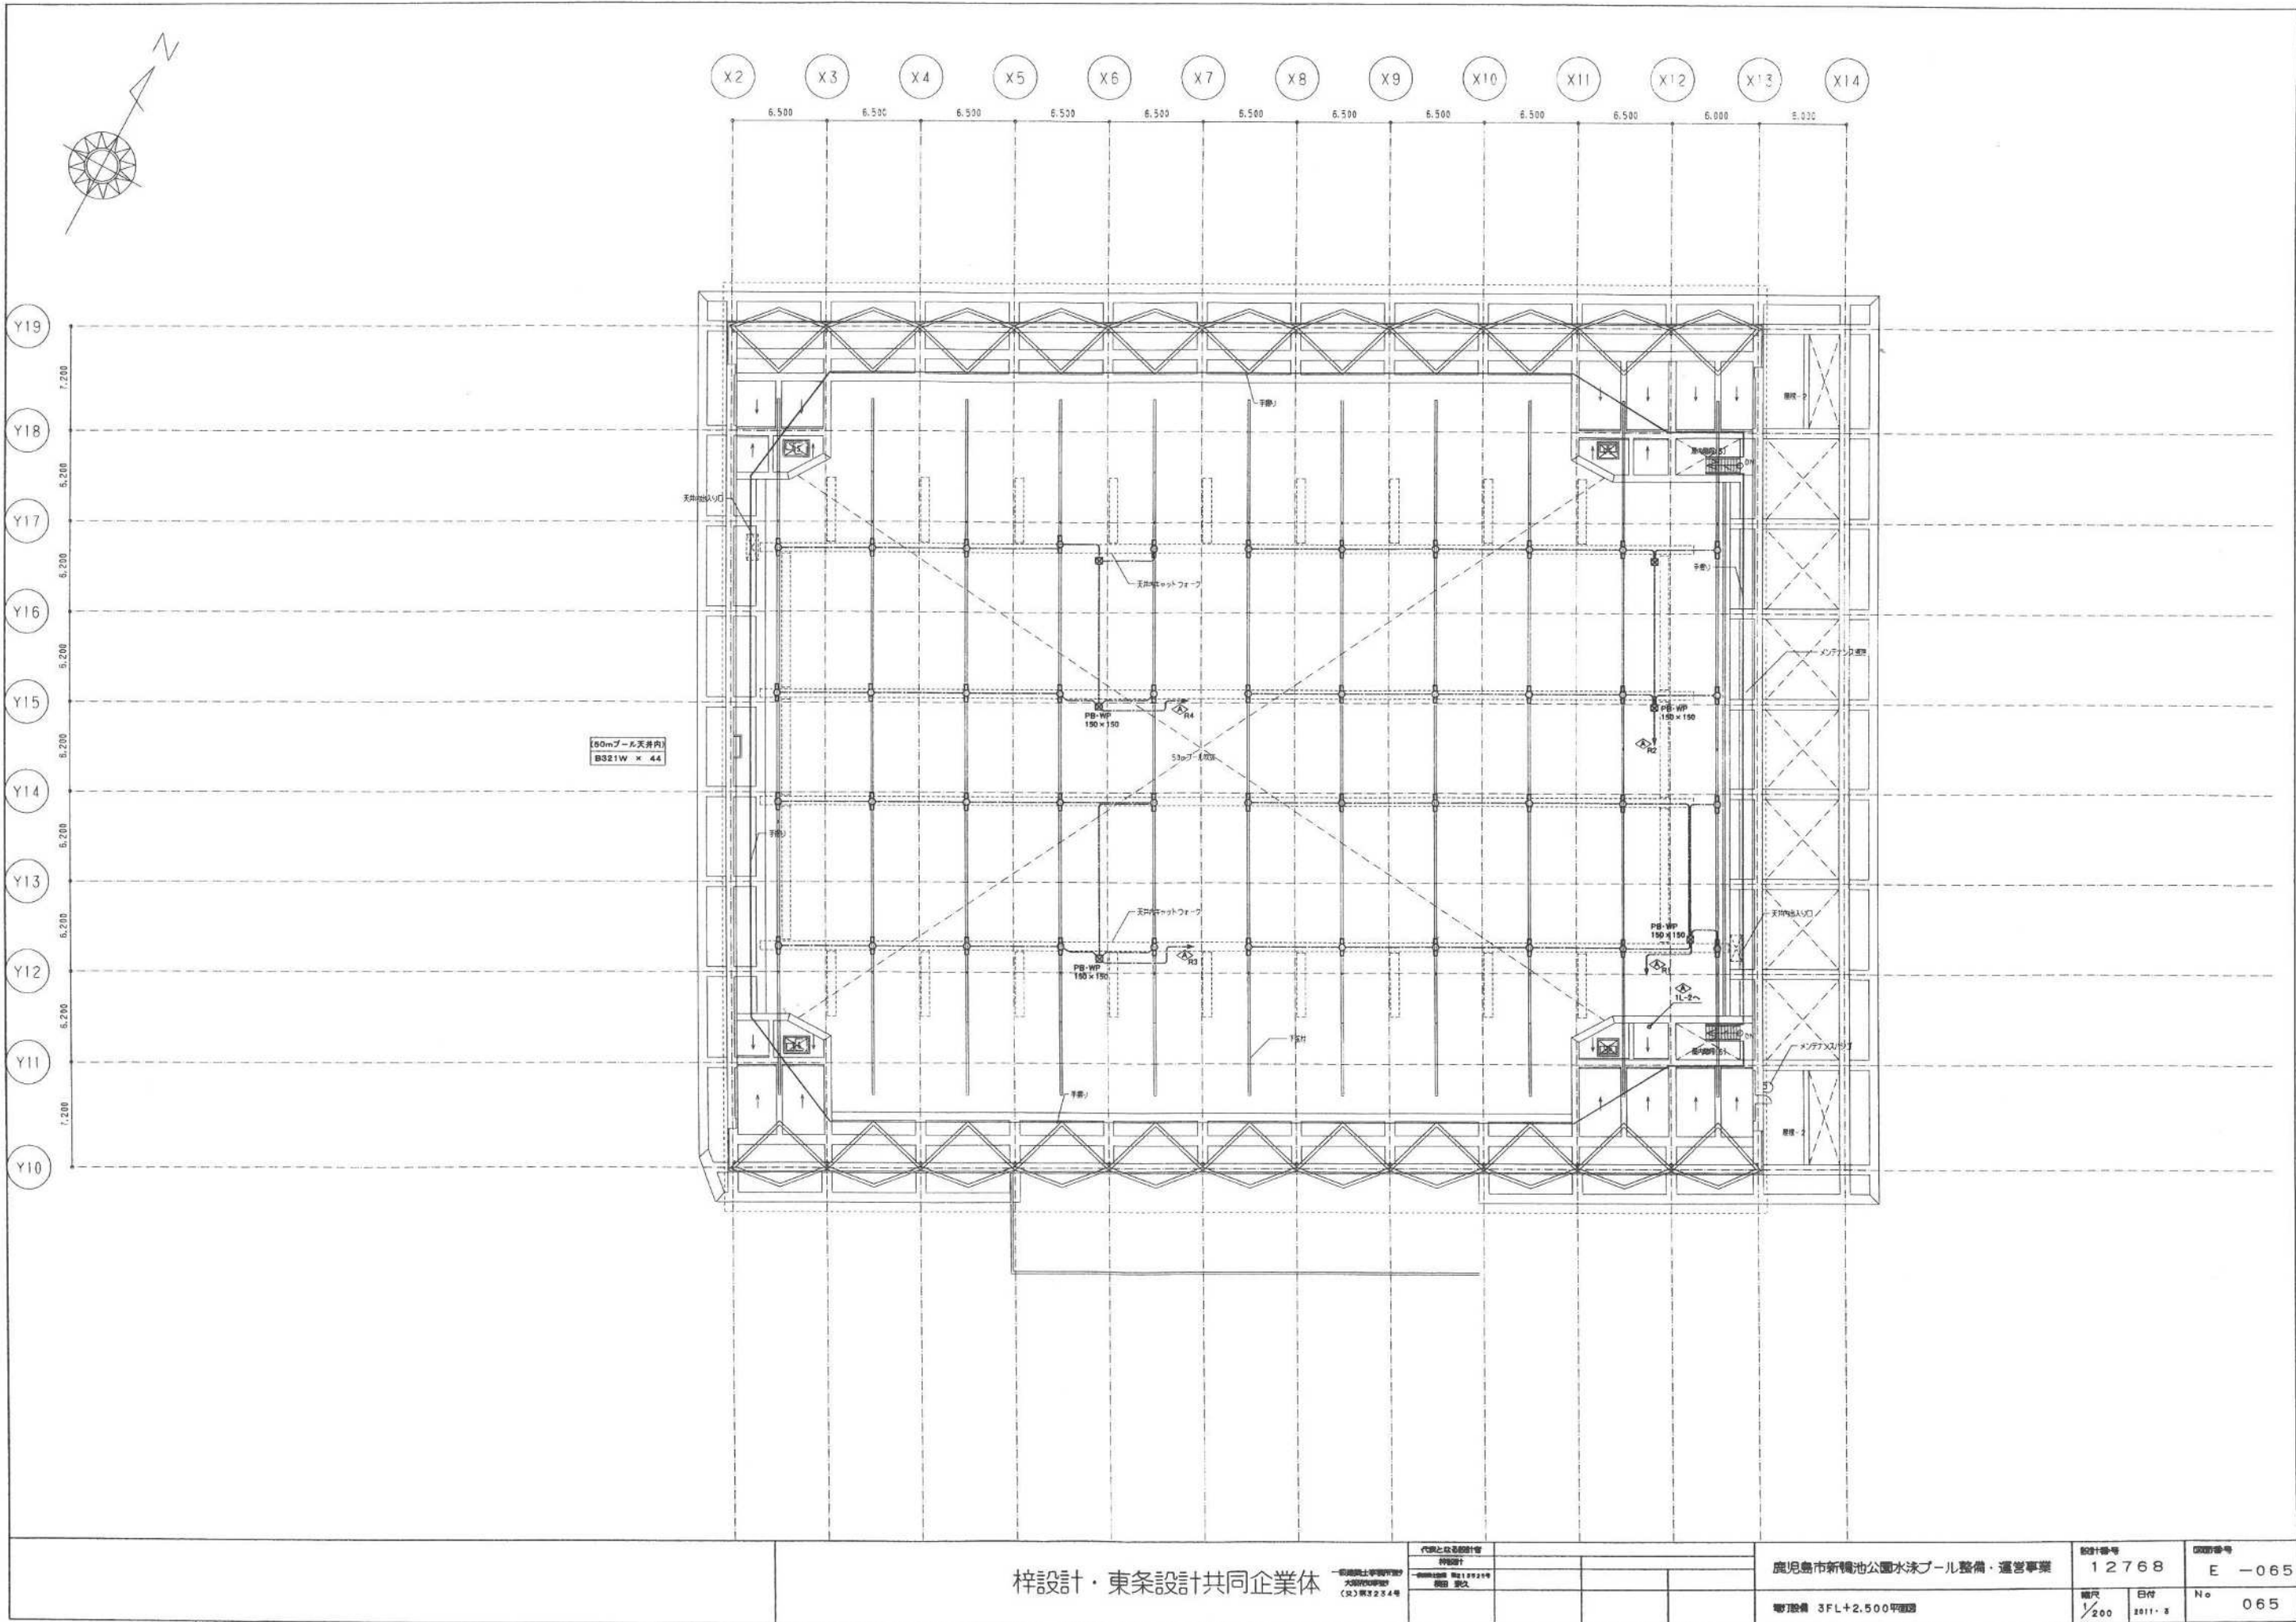

梓設計・東条設計共同企業体

鹿児島市新橋池公園水泳プール整備・運営事業

代官となる設計者 梓設計 代表取締役 東条 隆夫 〒900-0001 鹿児島市中央2-2-24	設計番号 12768	図面番号 E-065
縮尺 1/200	日付 2011.8	No 065

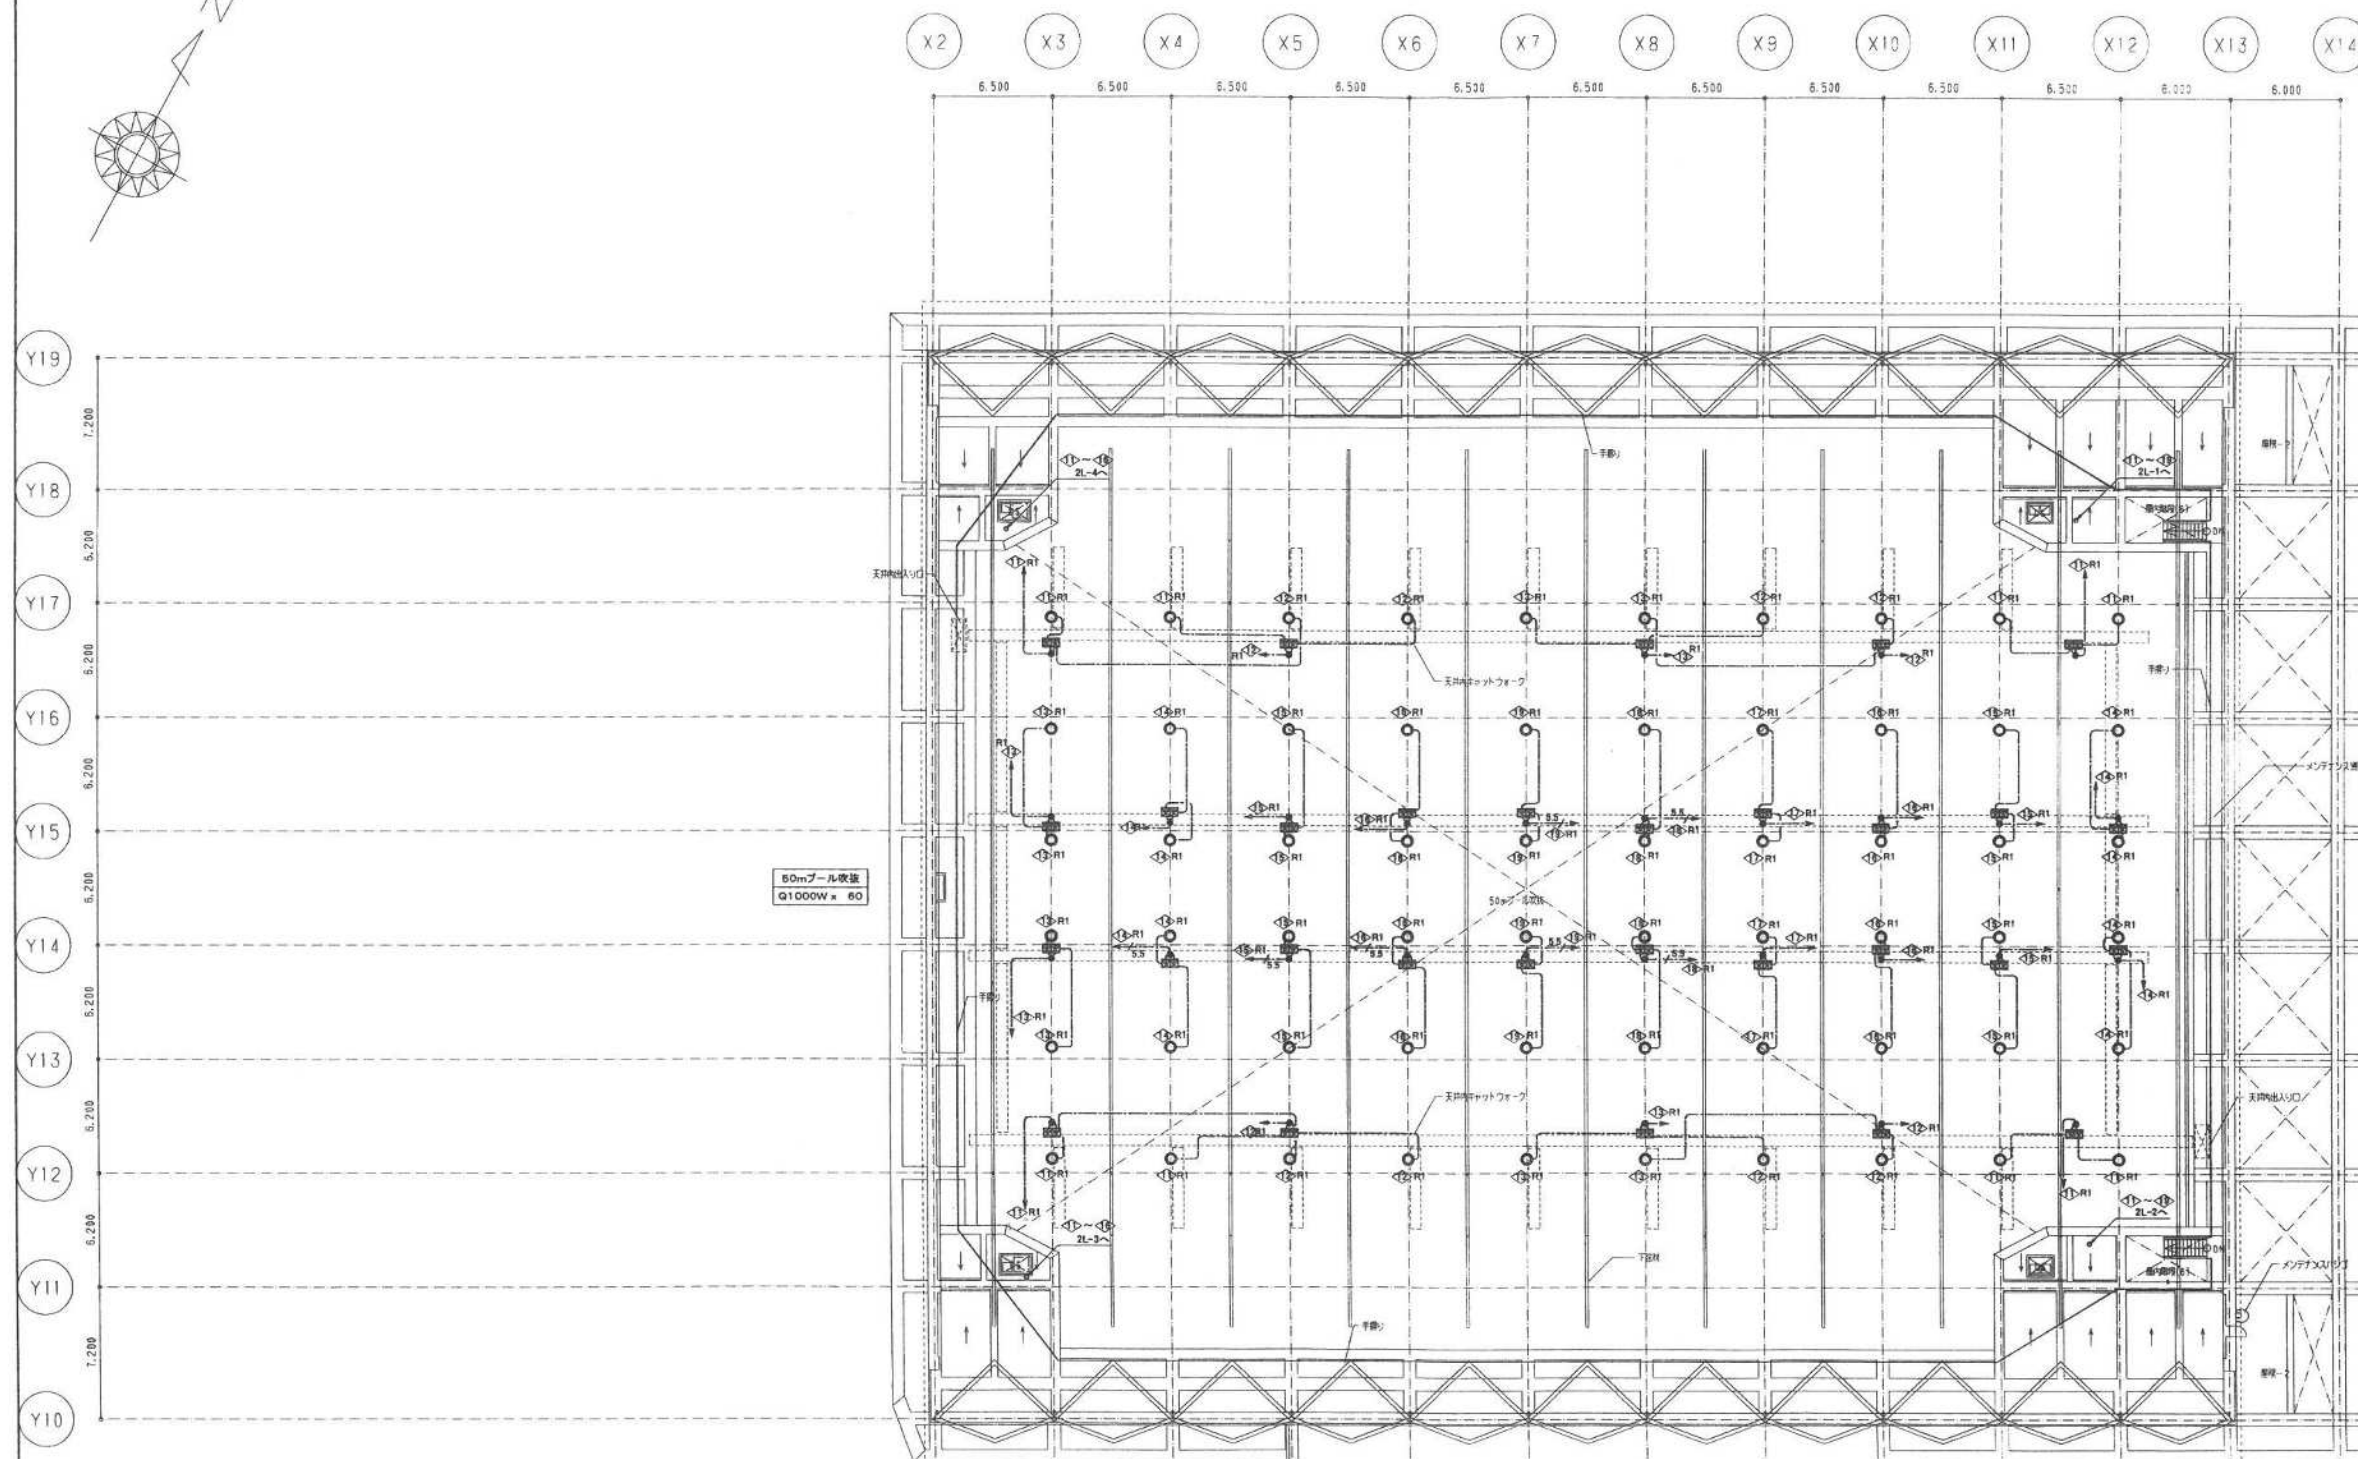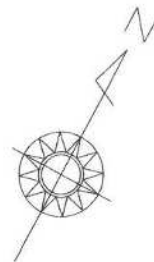

梓設計・東条設計共同企業体

一級建築士事務所
大塚建設株式会社
(京)第2234号

代印となる設計書
押印
一級建築士事務所
大塚建設株式会社
代表 奥村

鹿児島市新橋池公園水泳プール整備・運営事業

プール附属設備 3FL+2.500平面図


設計番号
12768


縮尺
1/200

日付
2011. 3

図面番号
E - 066

No
066

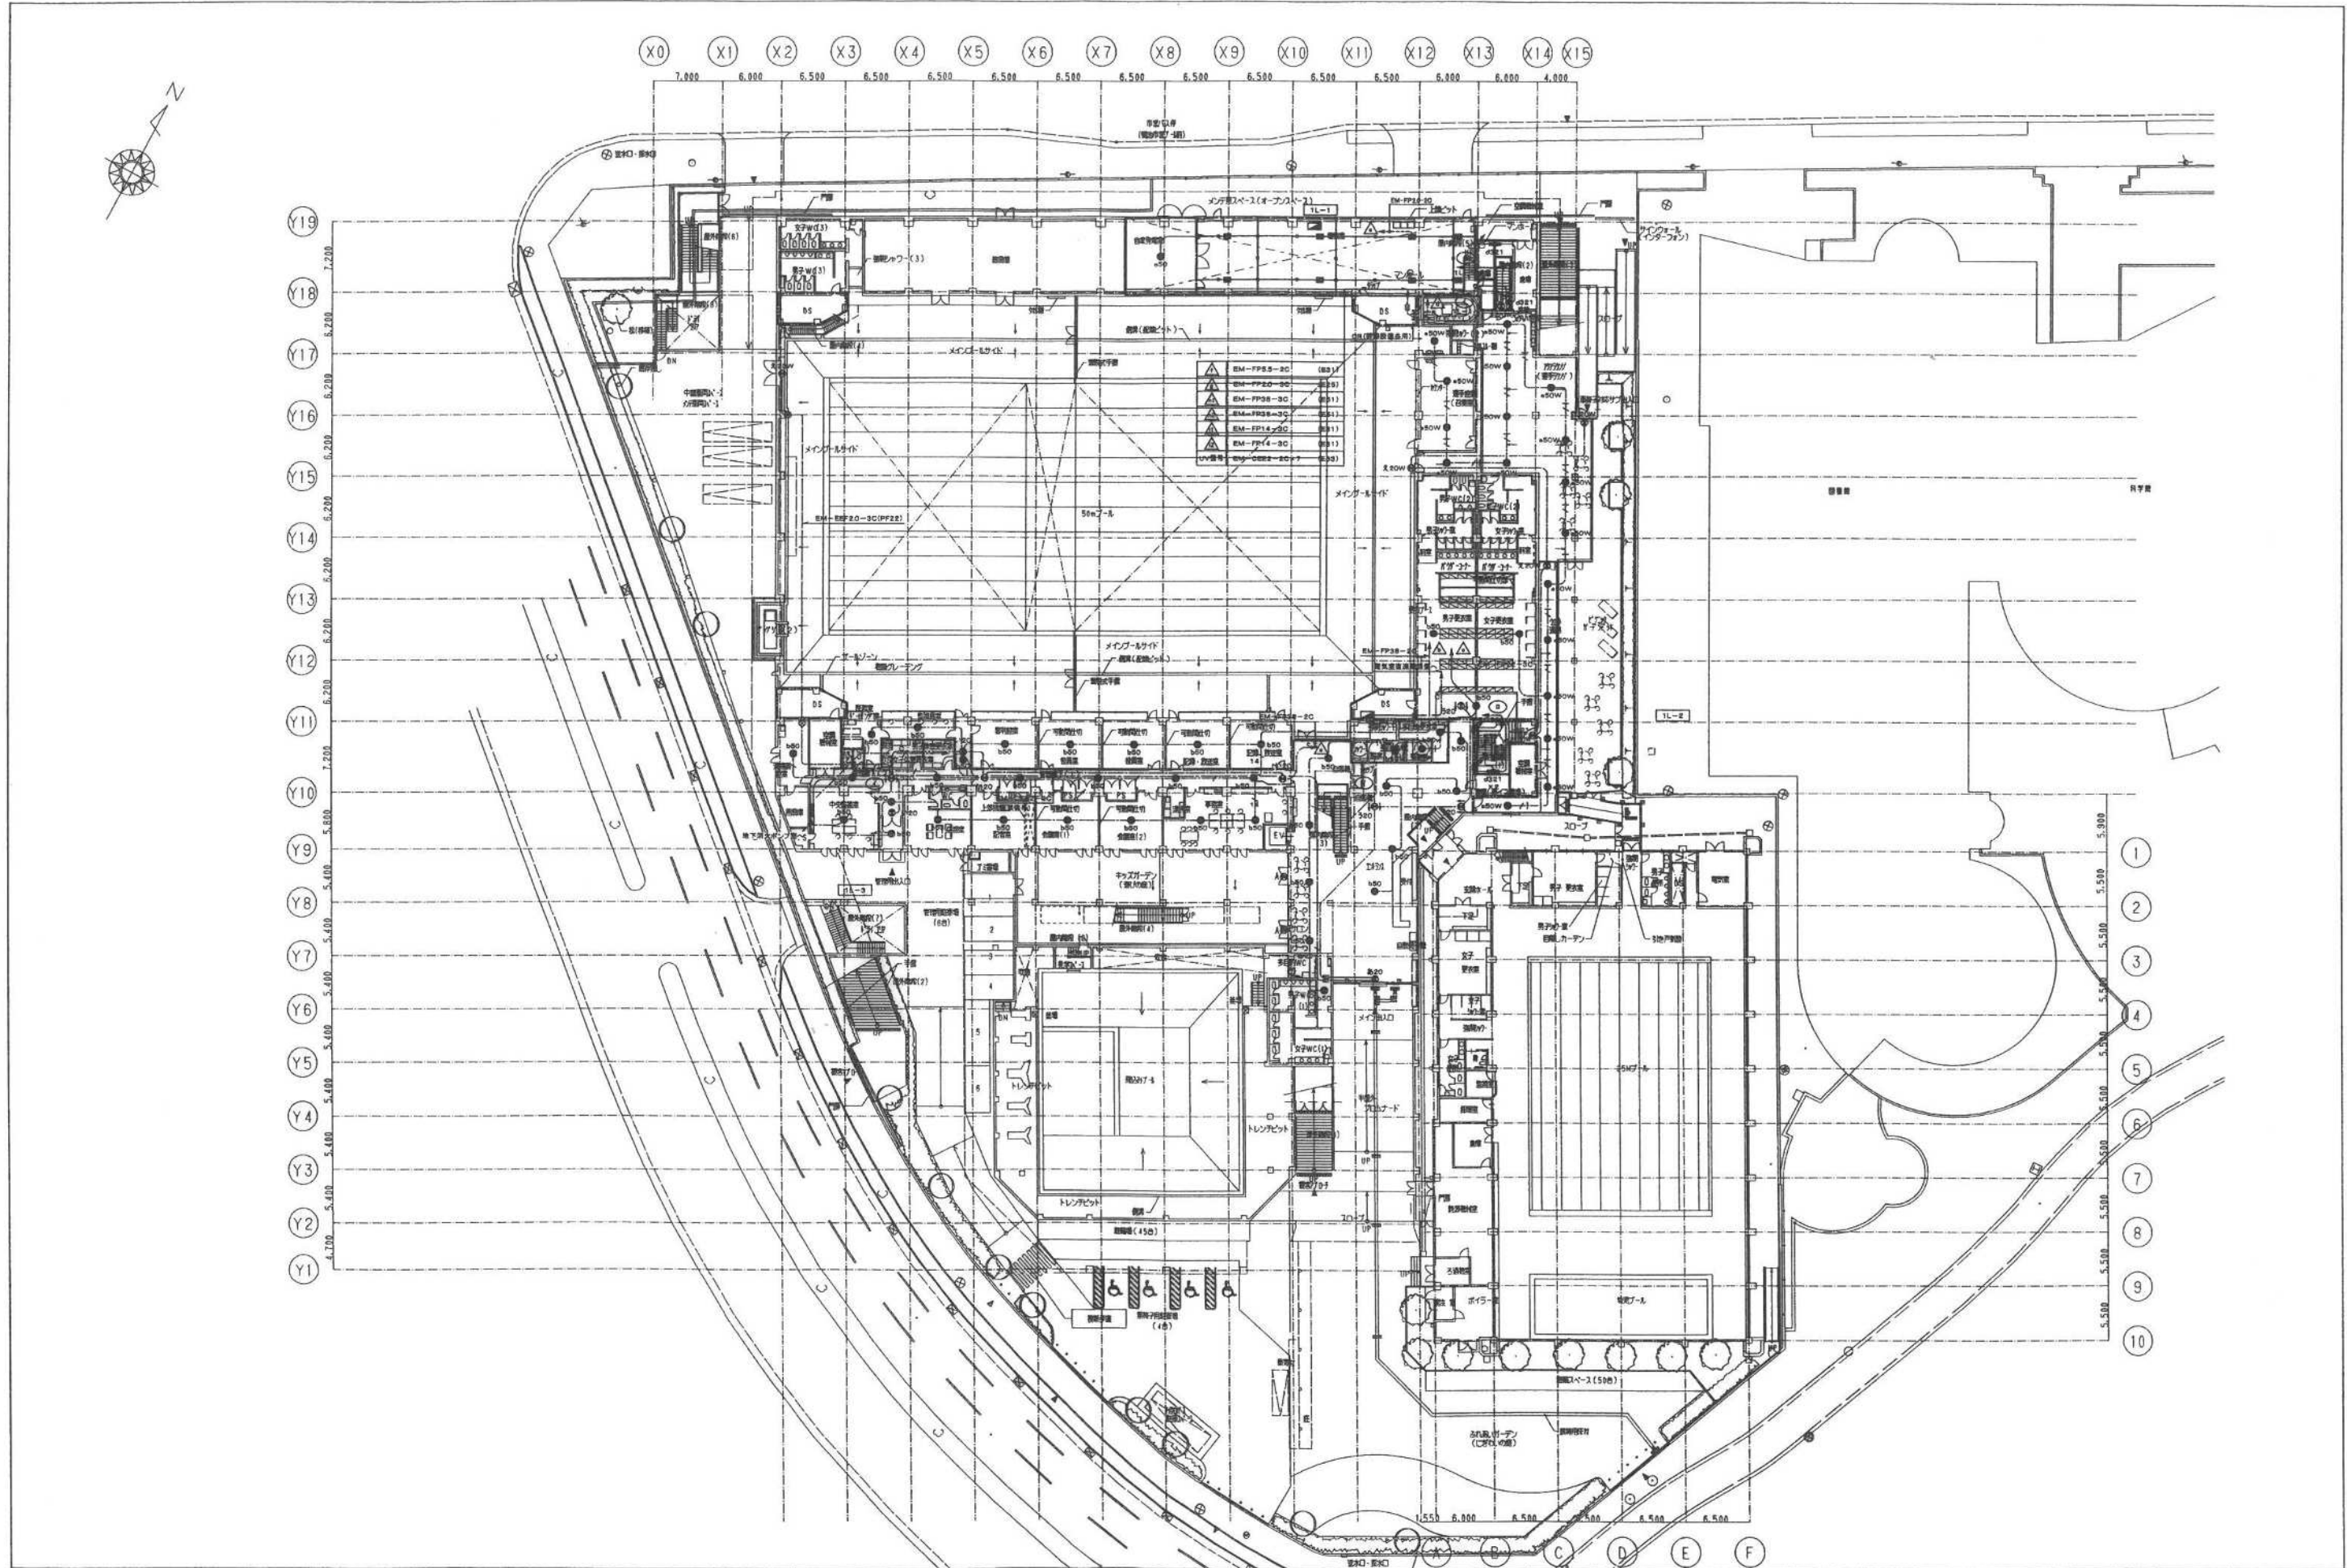

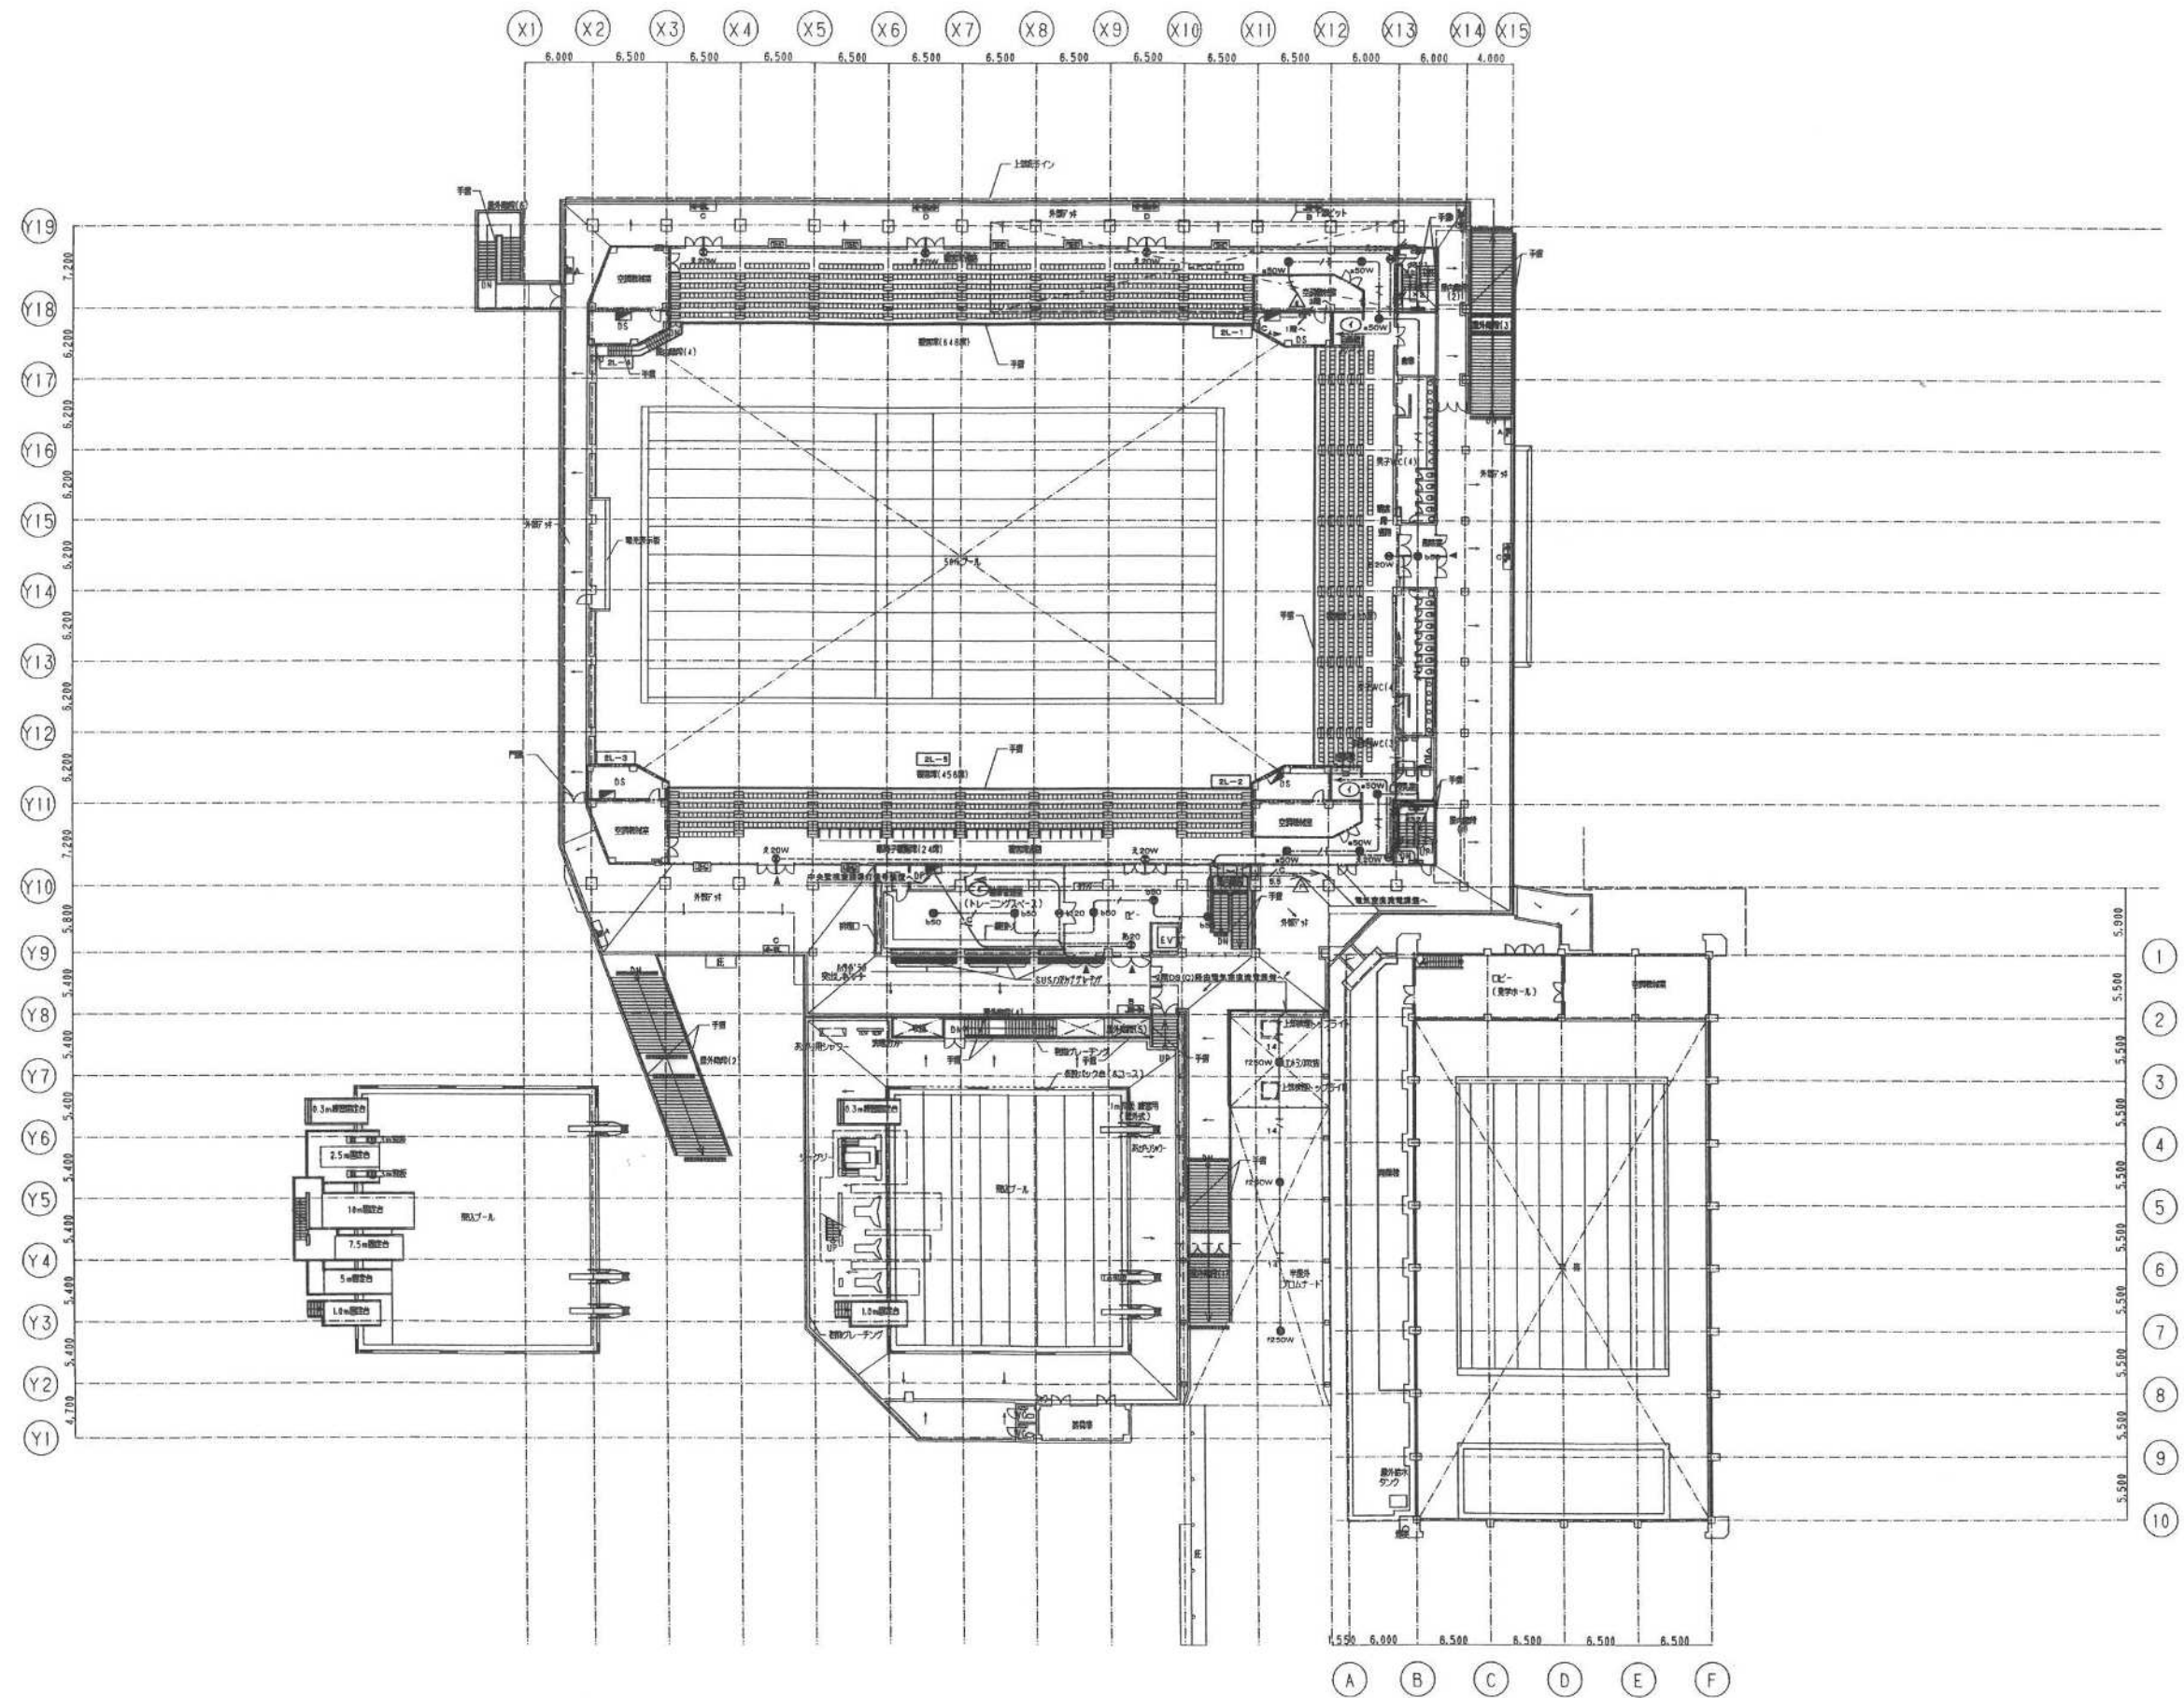

梓設計・東条設計共同企業体

一級建築士事務所
大塚洋行(株)
(京)第3254号

代表となる設計者	
梓設計	
東条設計	

鹿児島市新鶴池公園水泳プール整備・運営事業

非常備用・説明用図 2階平面図


設計番号
12768


縮尺
1/500

日付
2011. 8


図面番号
E - 069

No
069

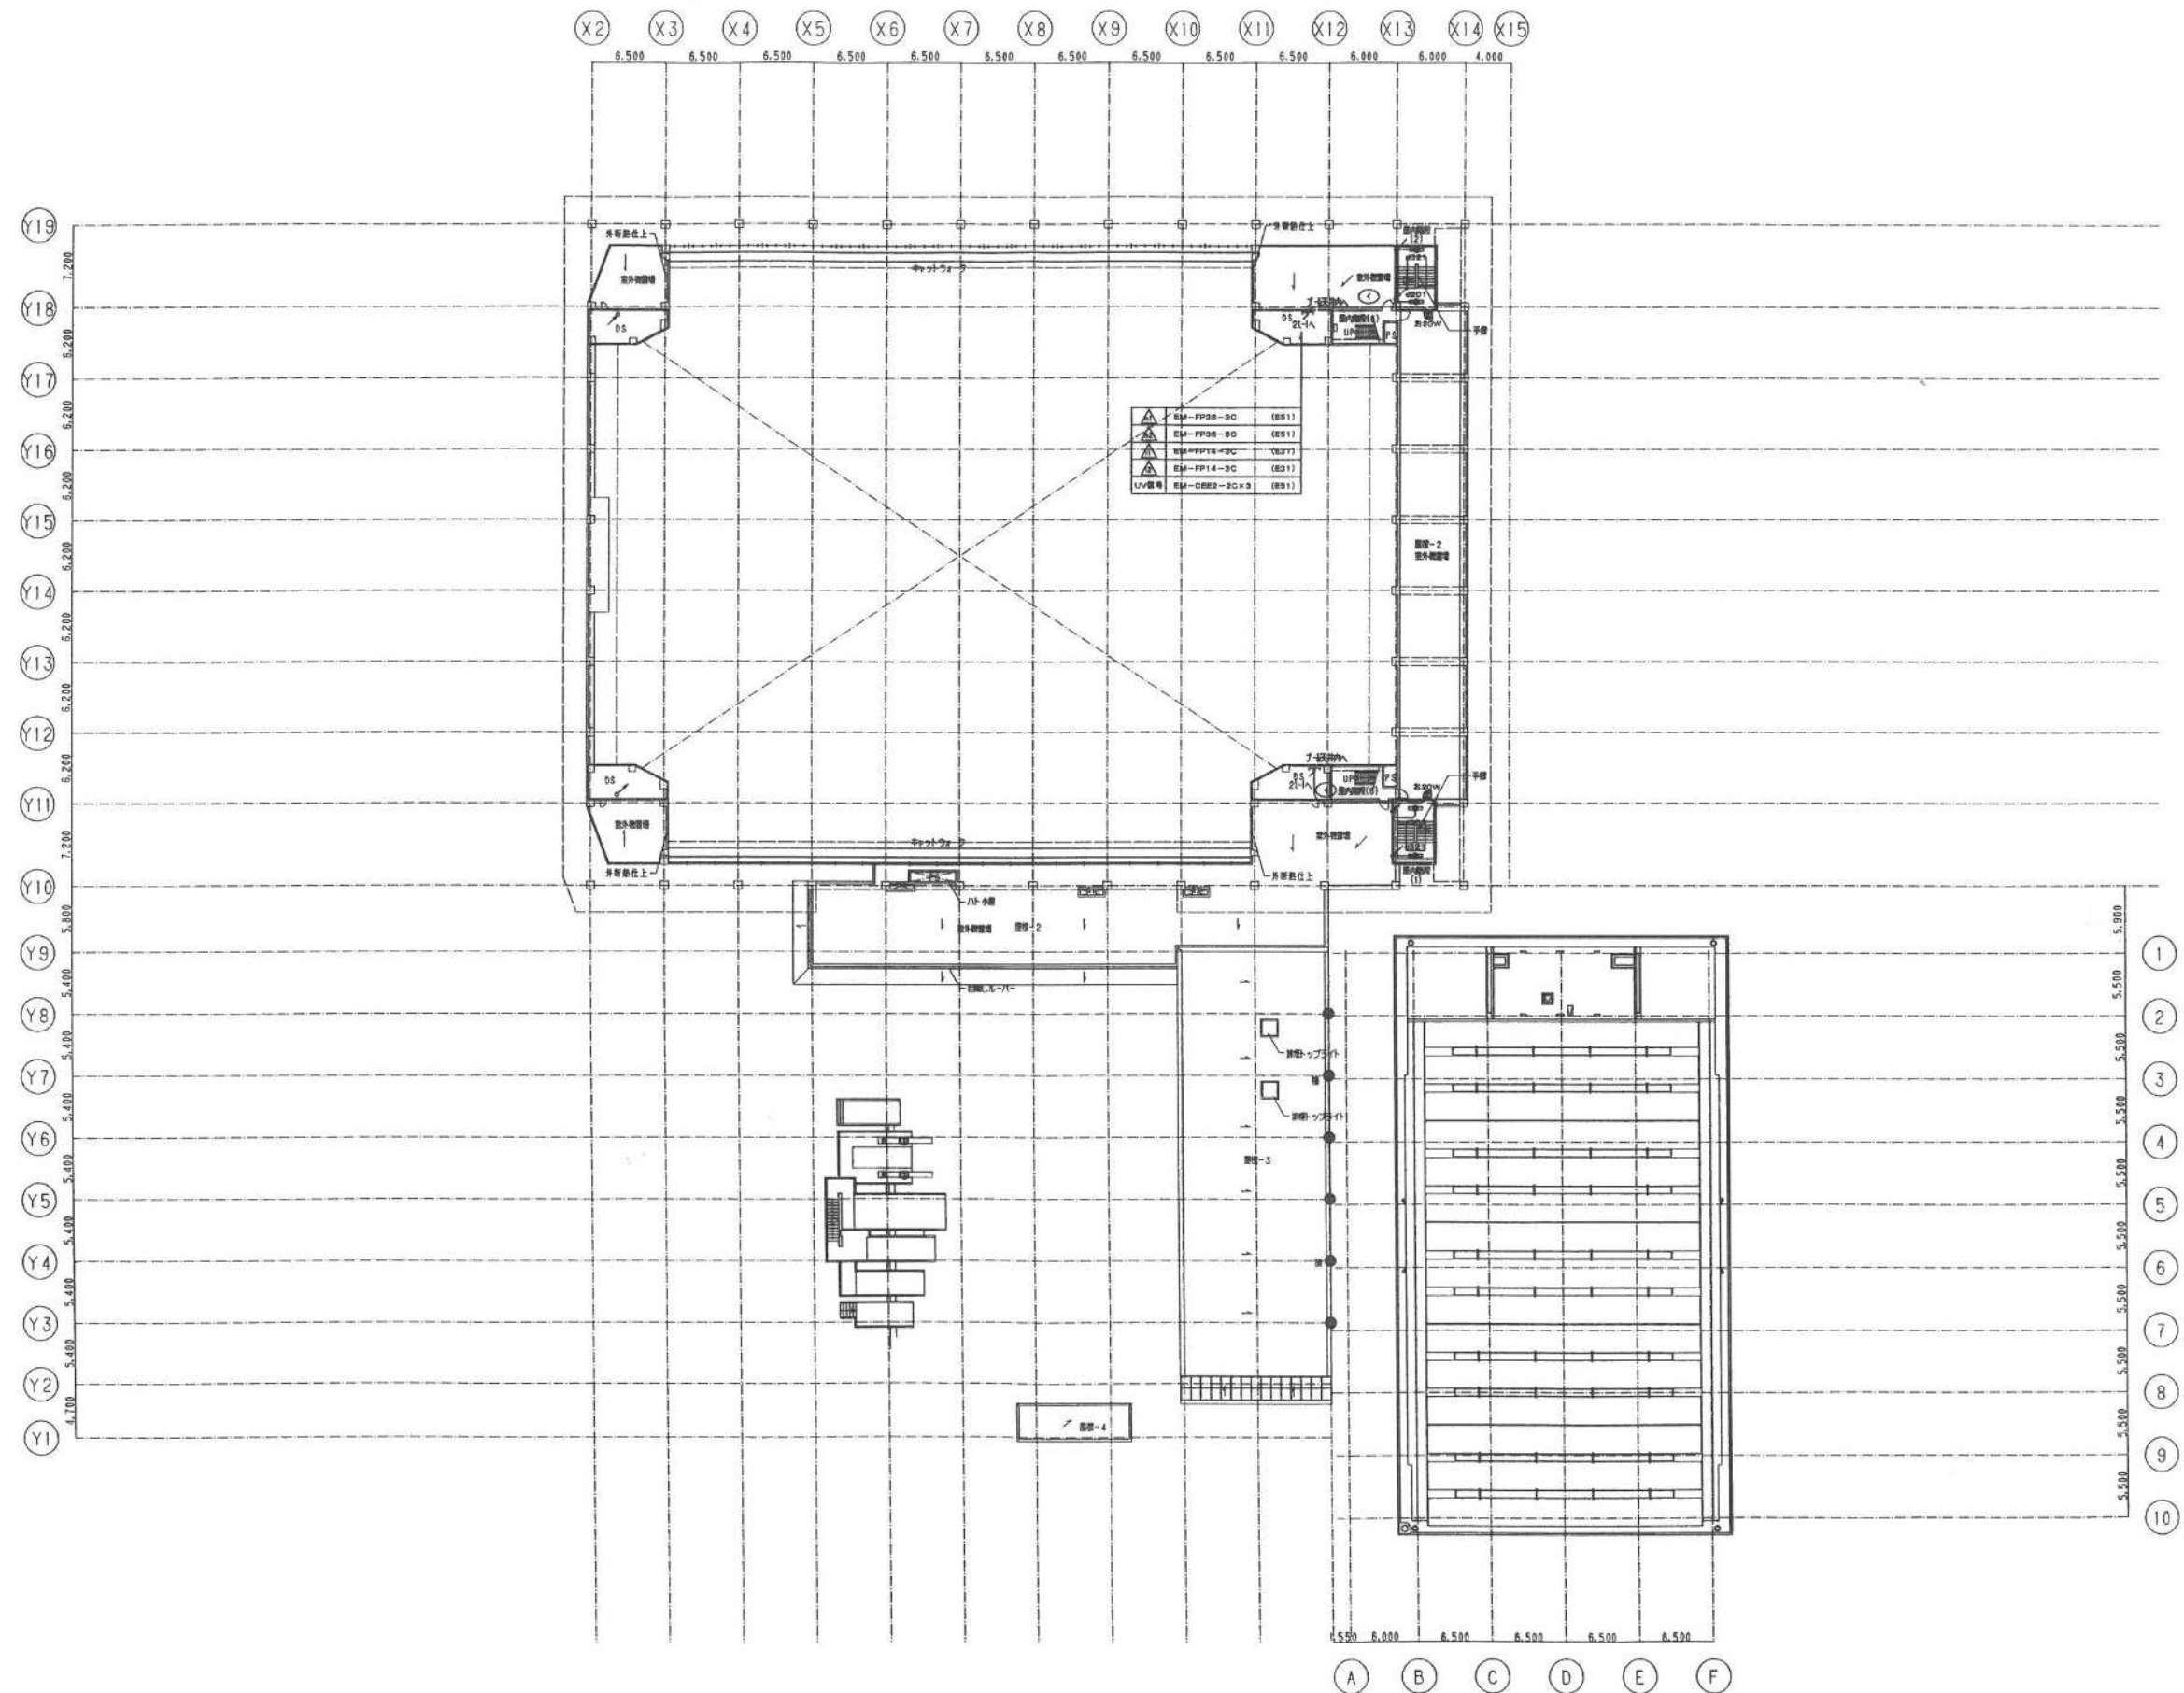

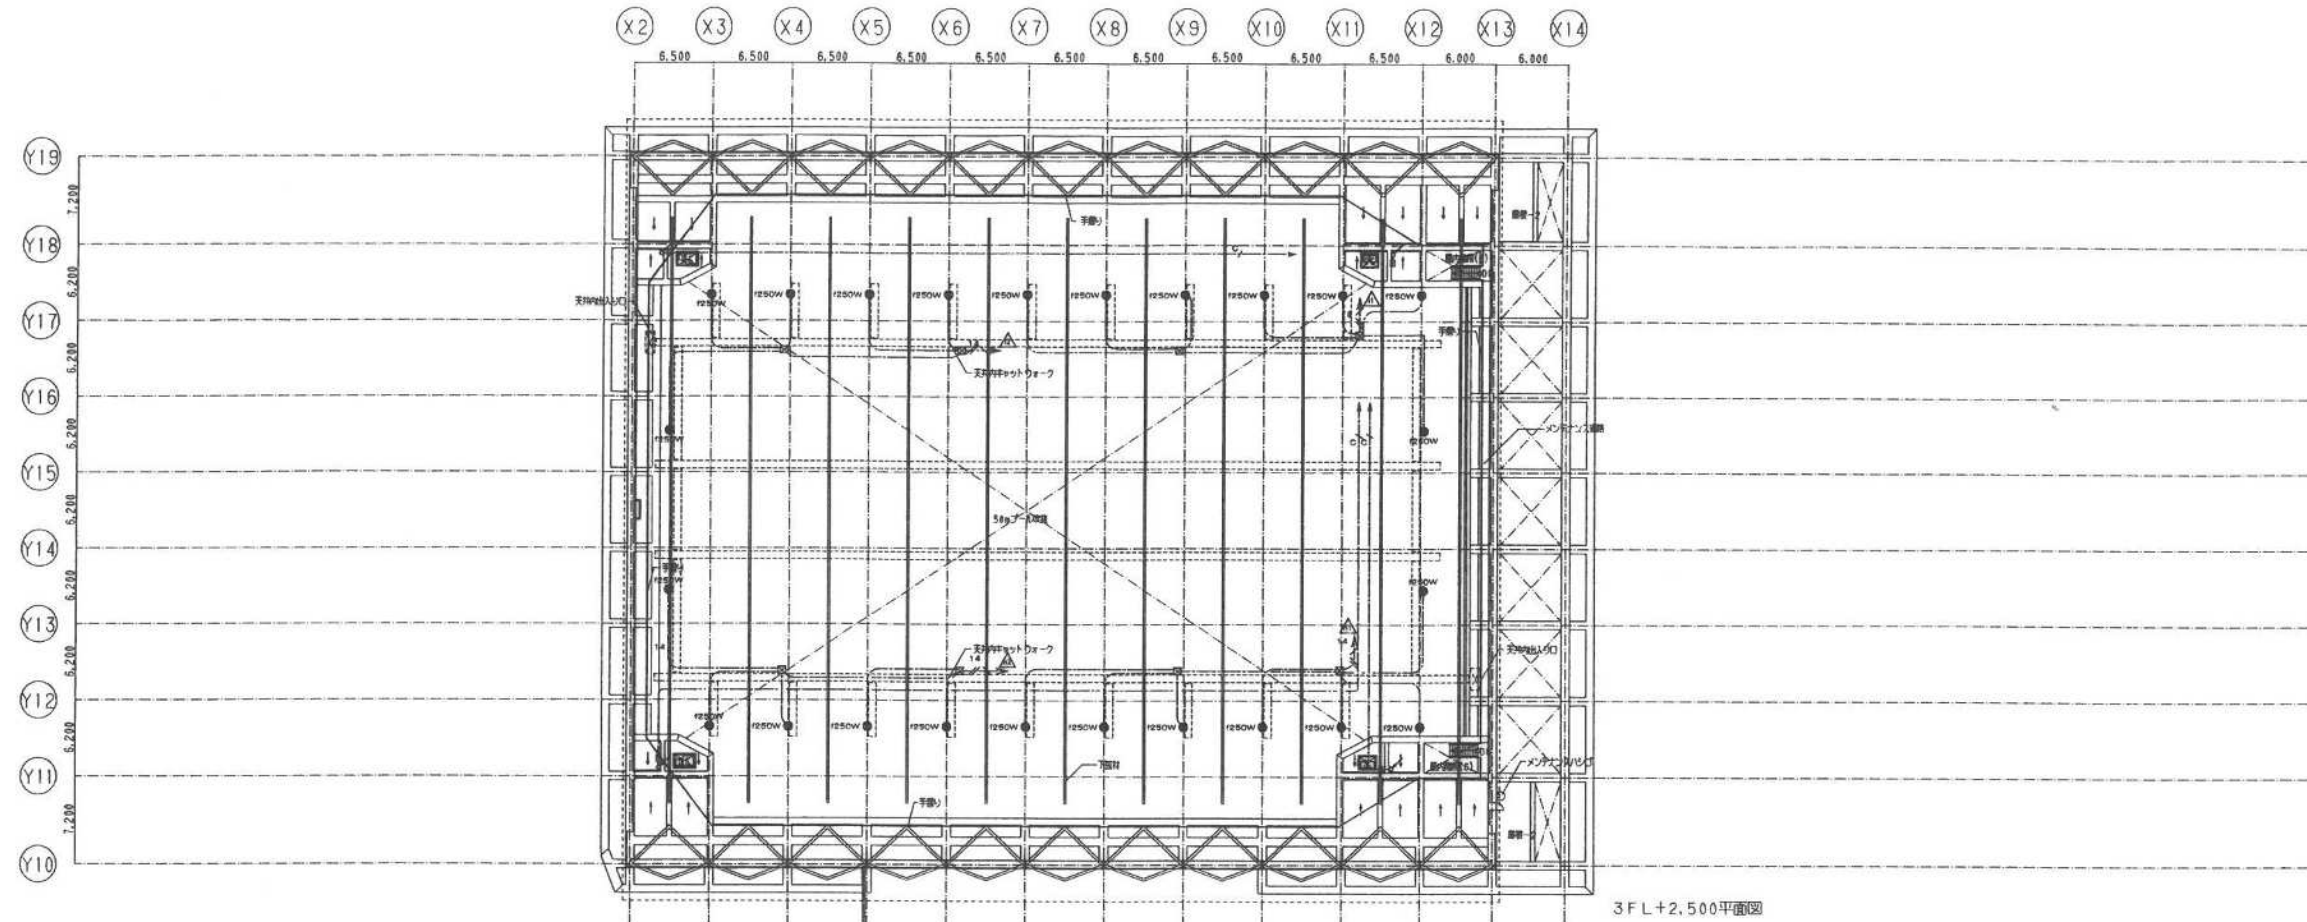

3FL+2,500平面図

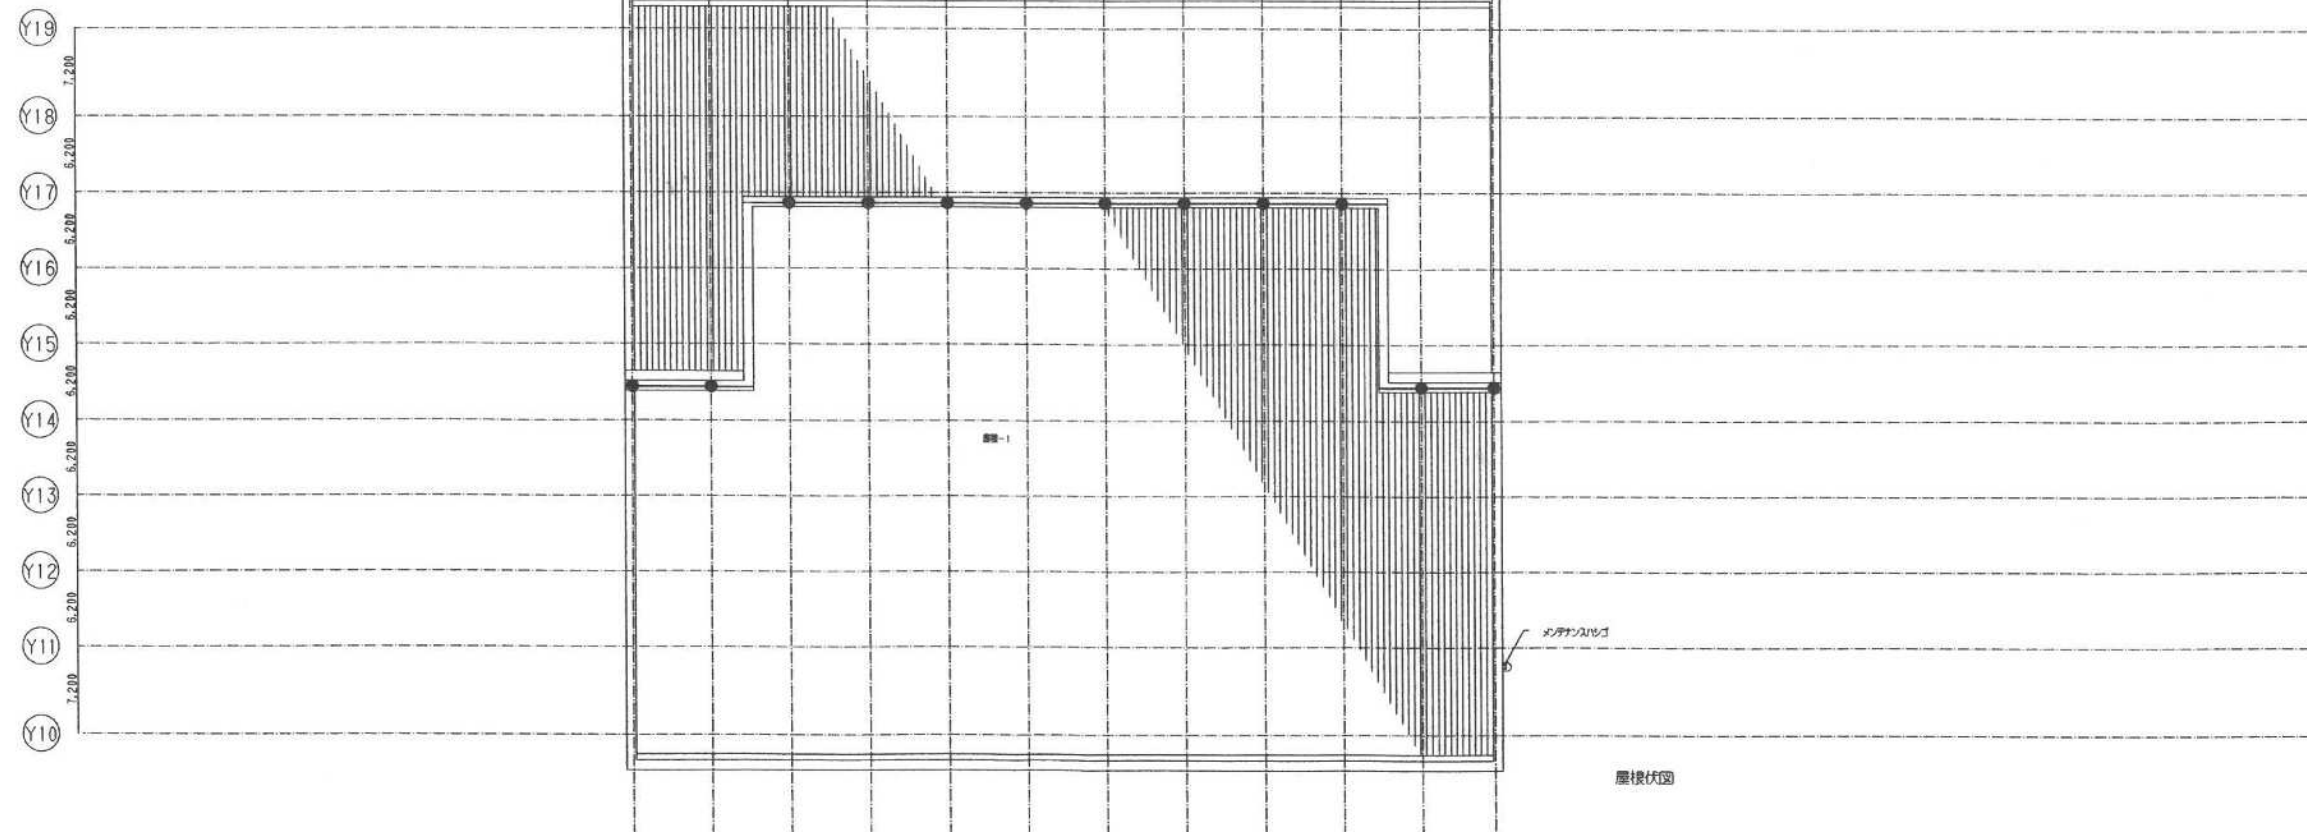

3FL+2,500平面図

梓設計・東条設計共同企業体

代表となる設計者
梓設計
代表となる設計者
東条設計
(文)第3254号

代表となる設計者	梓設計
代表となる設計者	東条設計
代表となる設計者	(文)第3254号

鹿児島市新鶴池公園水泳プール整備・運営事業

設計番号
12768

図面番号
E - 071

非常照明・避難灯設備 3FL+2,500平面図 屋根伏図

縮尺
1/500

日付
2011. 8

No
071