


[illegible]


凡 例

記 号 名 称	仕 様	備 考
 電灯、分電盤	銅板製、露出型	結線図参照
 動力機	〃 〃	結線図参照
 照明器具	図面参照	
 〃	〃	
 WP, E 埋込コンセント	防水型 2P15A E付	
 インターホン 親機	図面参照	
 インターホン 子機	〃	
 身体部呼出表示 親機(12家)	〃	
 身体部呼出 子機(12家)	〃	
 TV 共聴	〃	
 身体部呼出ボタン	〃	
 ハイパワーアンプ	図面参照	
 スピーカ取付支柱	〃	
 トランペットスピーカ	〃	
 電話機予定位置		
 公衆電話予定位置		
 電話引線受器BOX	銅板製	
 端子箱	〃	
 プルボックス	銅板製 屋外はステンレス製 防水	寸法は参考とする
 増設機柱	〃 30m間隔で取付の事	
 接地工事	E3、E2、E1	
 ブロックマンホール	仕様参照	
 コンクリート柱	例記参照	
 地中埋設配管	FEP管 GP管	
 天井コンクリート内配管	PFP管	

照明器具姿図

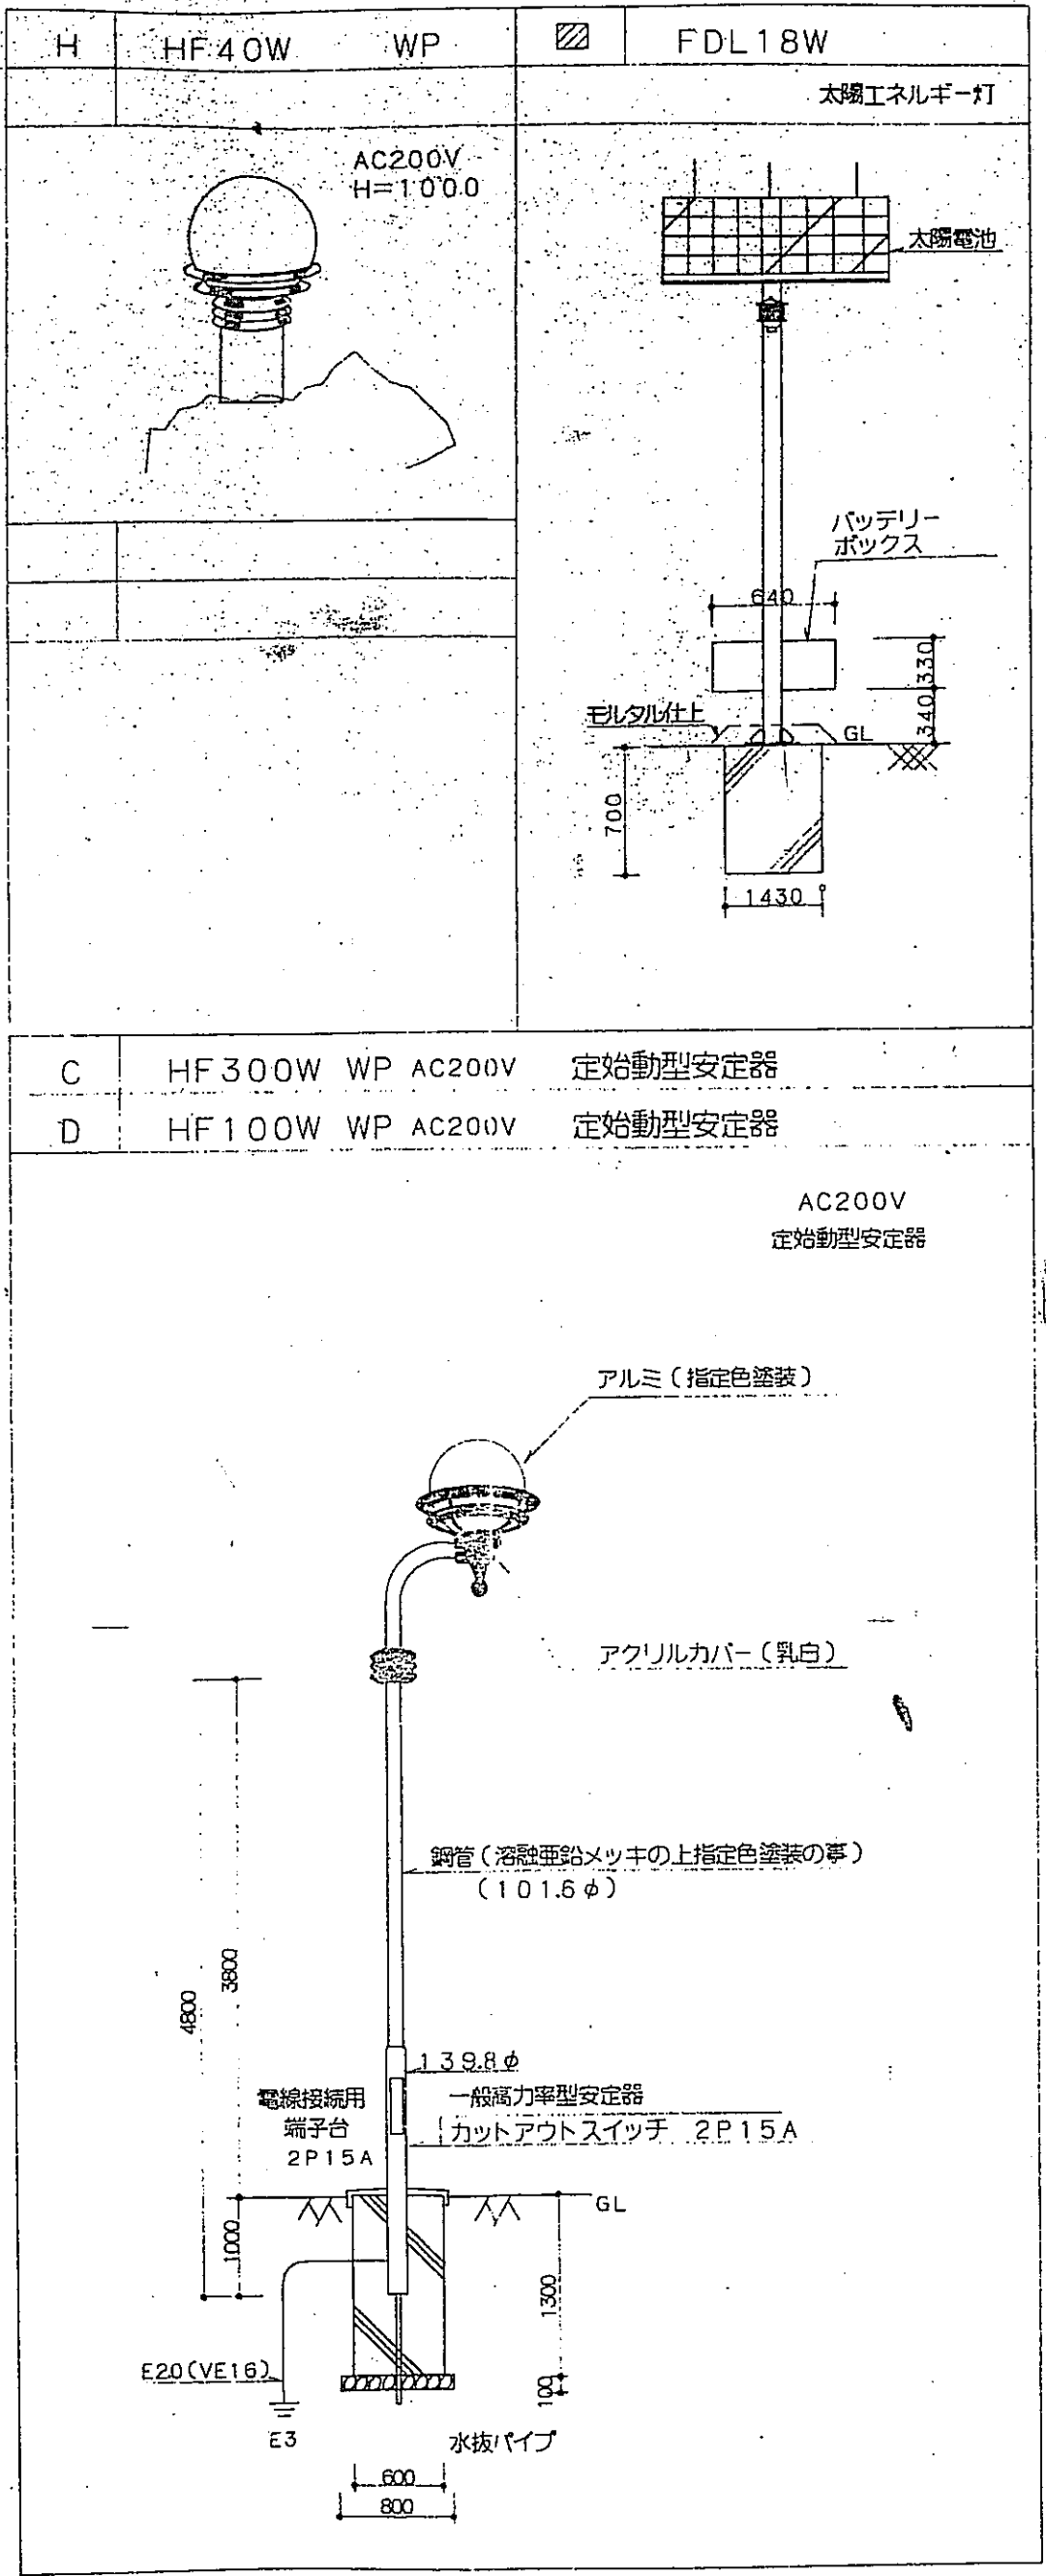


ブロックマンホール仕様	
1. ブロックマンホール付属品等の (ケーブルバンパーボルト、ケーブルバンパー、 砂子等)	
深さが1200以上はタラップ(露出)を取付。	
2. 路盤、幹線共用及び高圧ケーブル共用マンホールは セパレータを取付の事。	
3. 移動式砂子を3式納入とする。	
4. マンホール内の通風接地工事として1V55'x1を入線とする。	
600x600x600H 中荷重蓋: N033~N035, N037, N038, N046~48 N053	
900x900x900H 重荷重蓋: N0100, N0101	
900x900x900H 中荷重蓋: N023~N032, N036,	
1200x1200x1200H 重荷重蓋: N01~N09, N017~22, N044 N045, N0102~107	
1200x1200x1200H 中荷重蓋: N049~N052, N039~N043	
1500x1500x1500H 重荷重蓋: N010~N014, N0108	
N015は、1200x1200x1200H 重荷重蓋を2基設置する。	
N016は、1500x1500x1500H 重荷重蓋を2基設置する。	

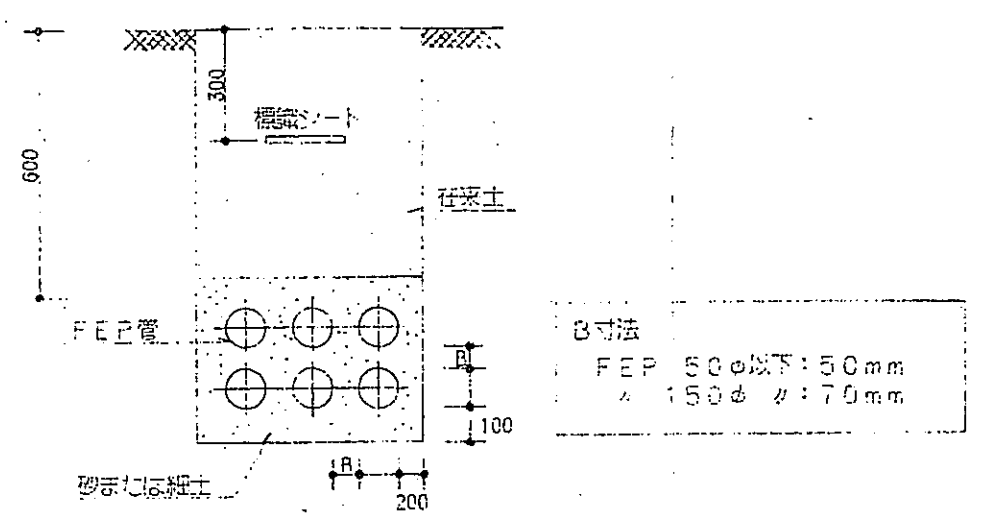


掘削断面図

周囲道路はGL-900とする。


郡 山 町				
工 事 名	平成	年度	工事	
河 川 名	郡山町総合運動公園			
工事箇所	日置	郡 市	郡 山	町 村 東 侯 地 内
図面種類	凡 例 照明器具姿図			
縮 尺	NO. SCALE			
図面番号	全	葉 第	E-2	号

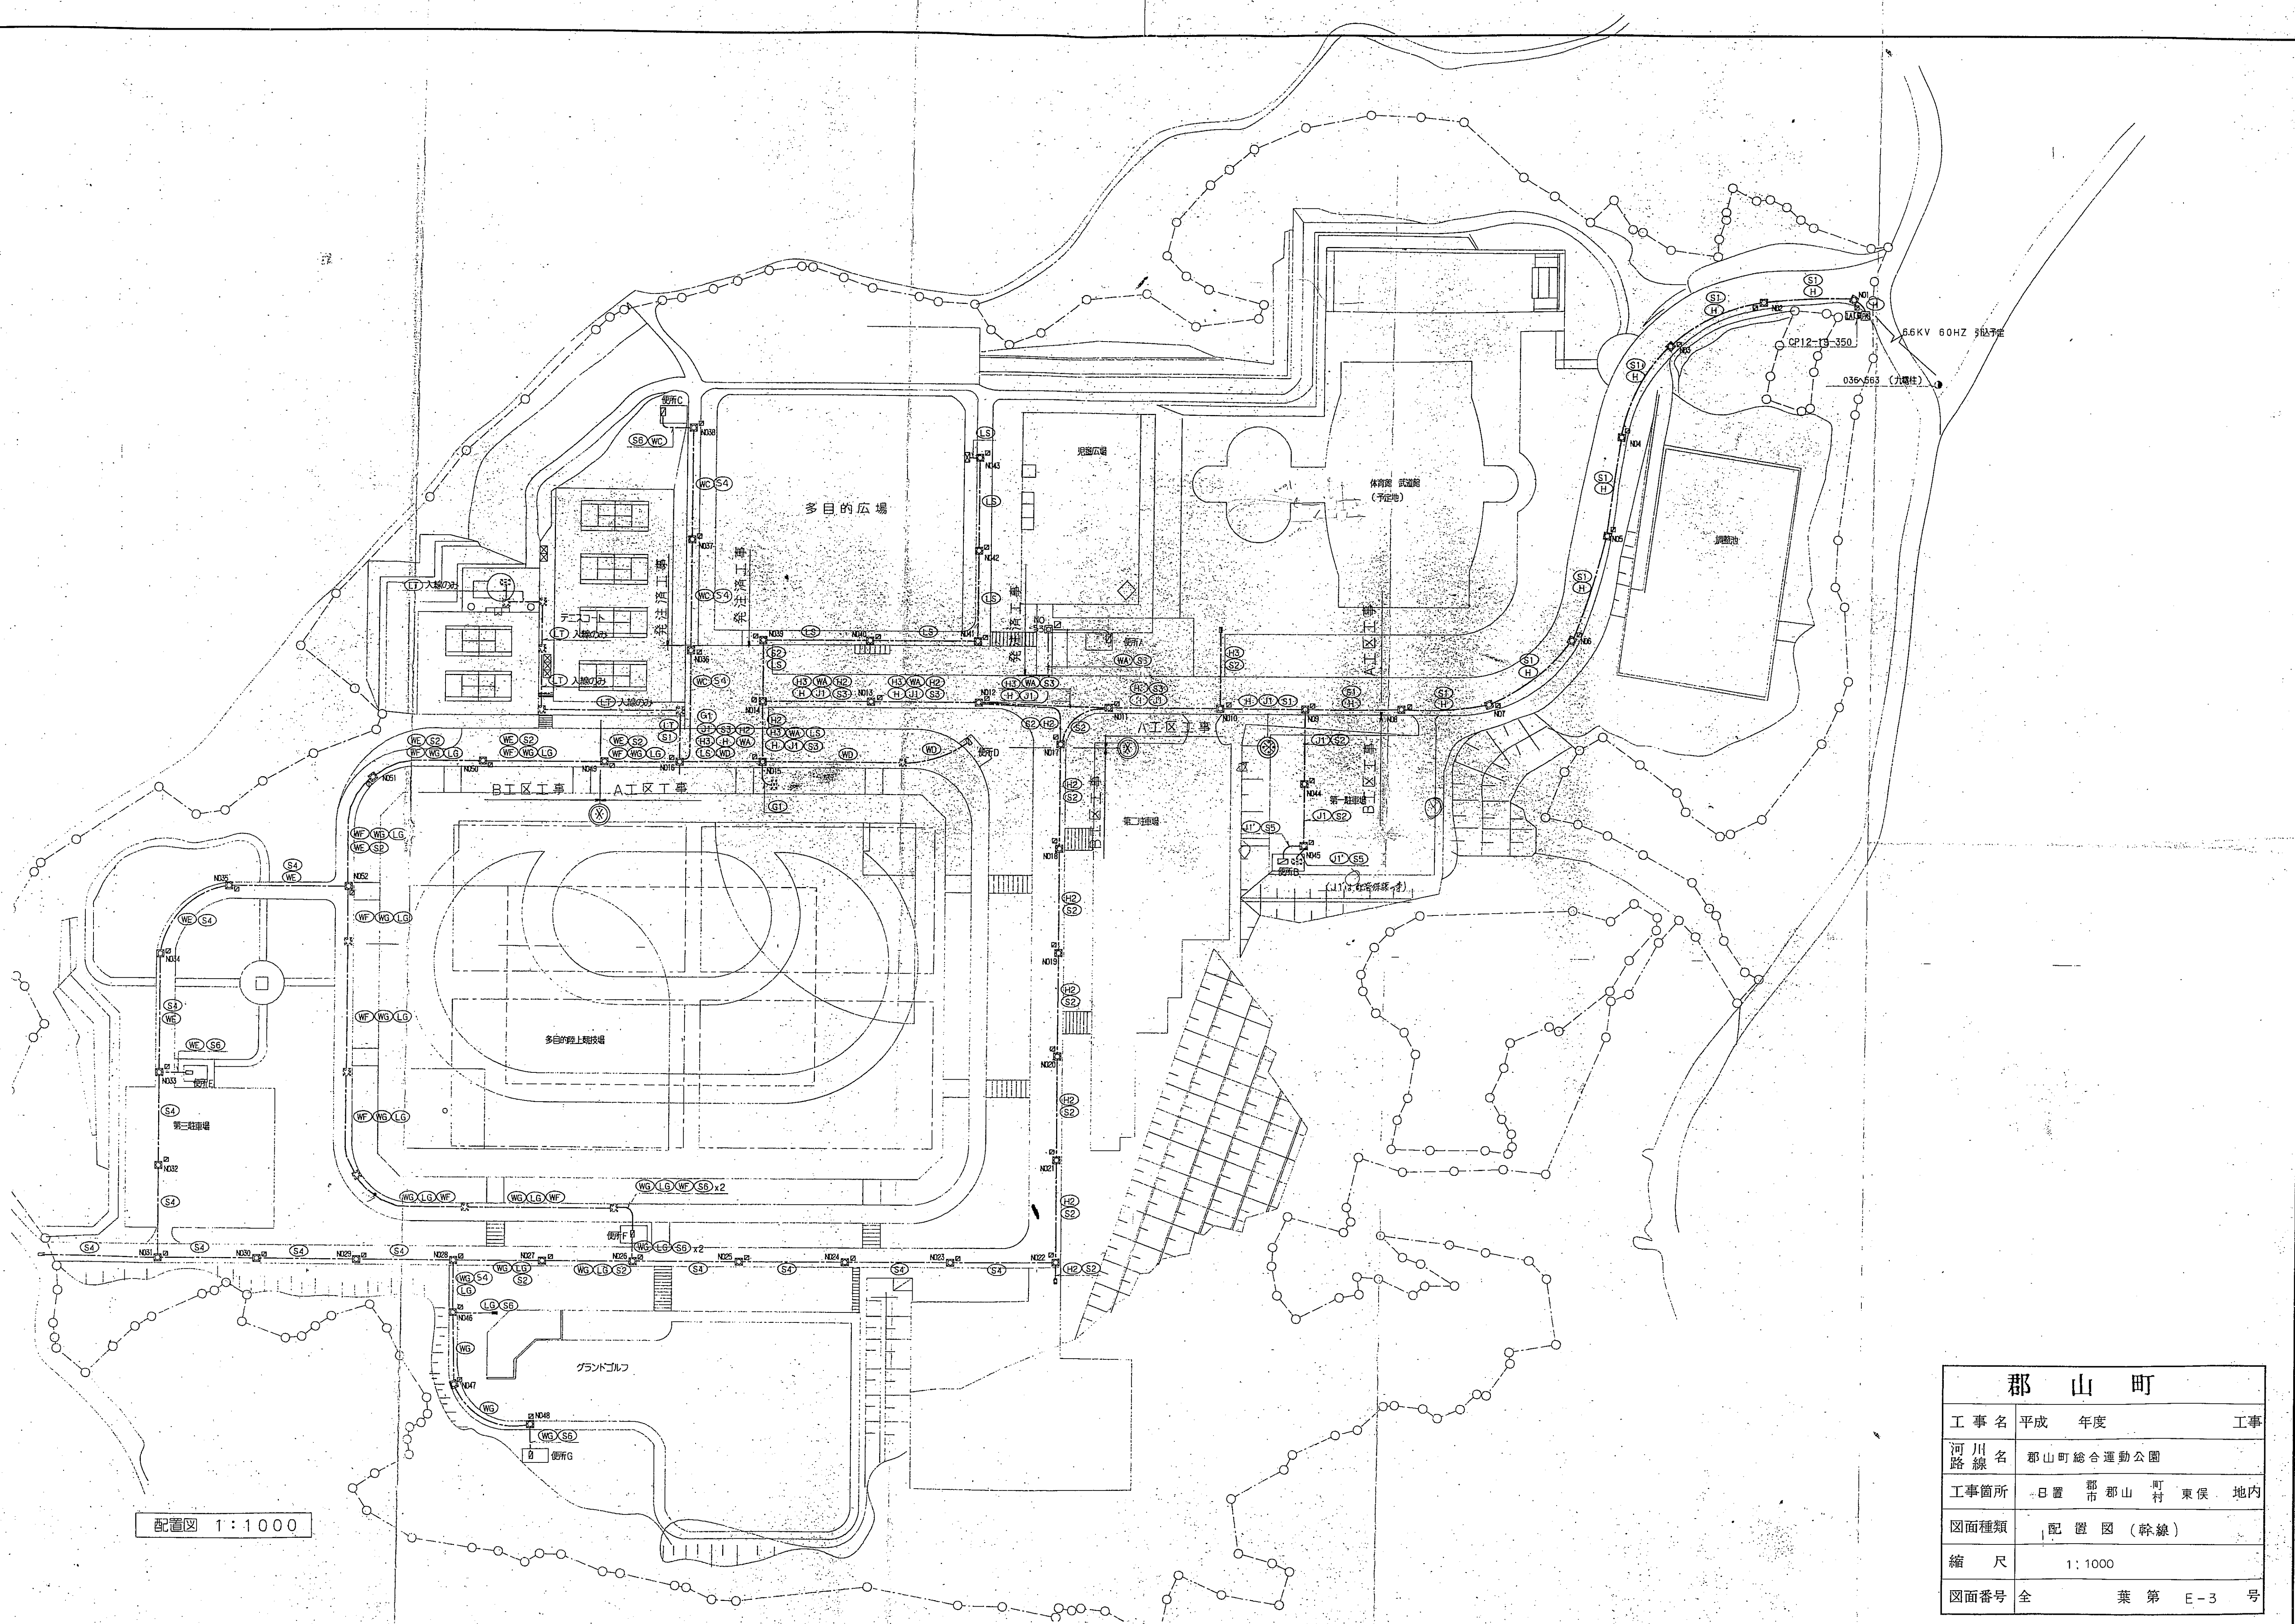

郡 山 町			
工 事 名	平成	年度	工事
河 川 名	郡山町総合運動公園		
工事箇所	位置	郡山町	東俣 地内
図面種類	配 置 図 (幹線)		
縮 尺	1:1000		
図面番号	全	葉 第	E-3 号

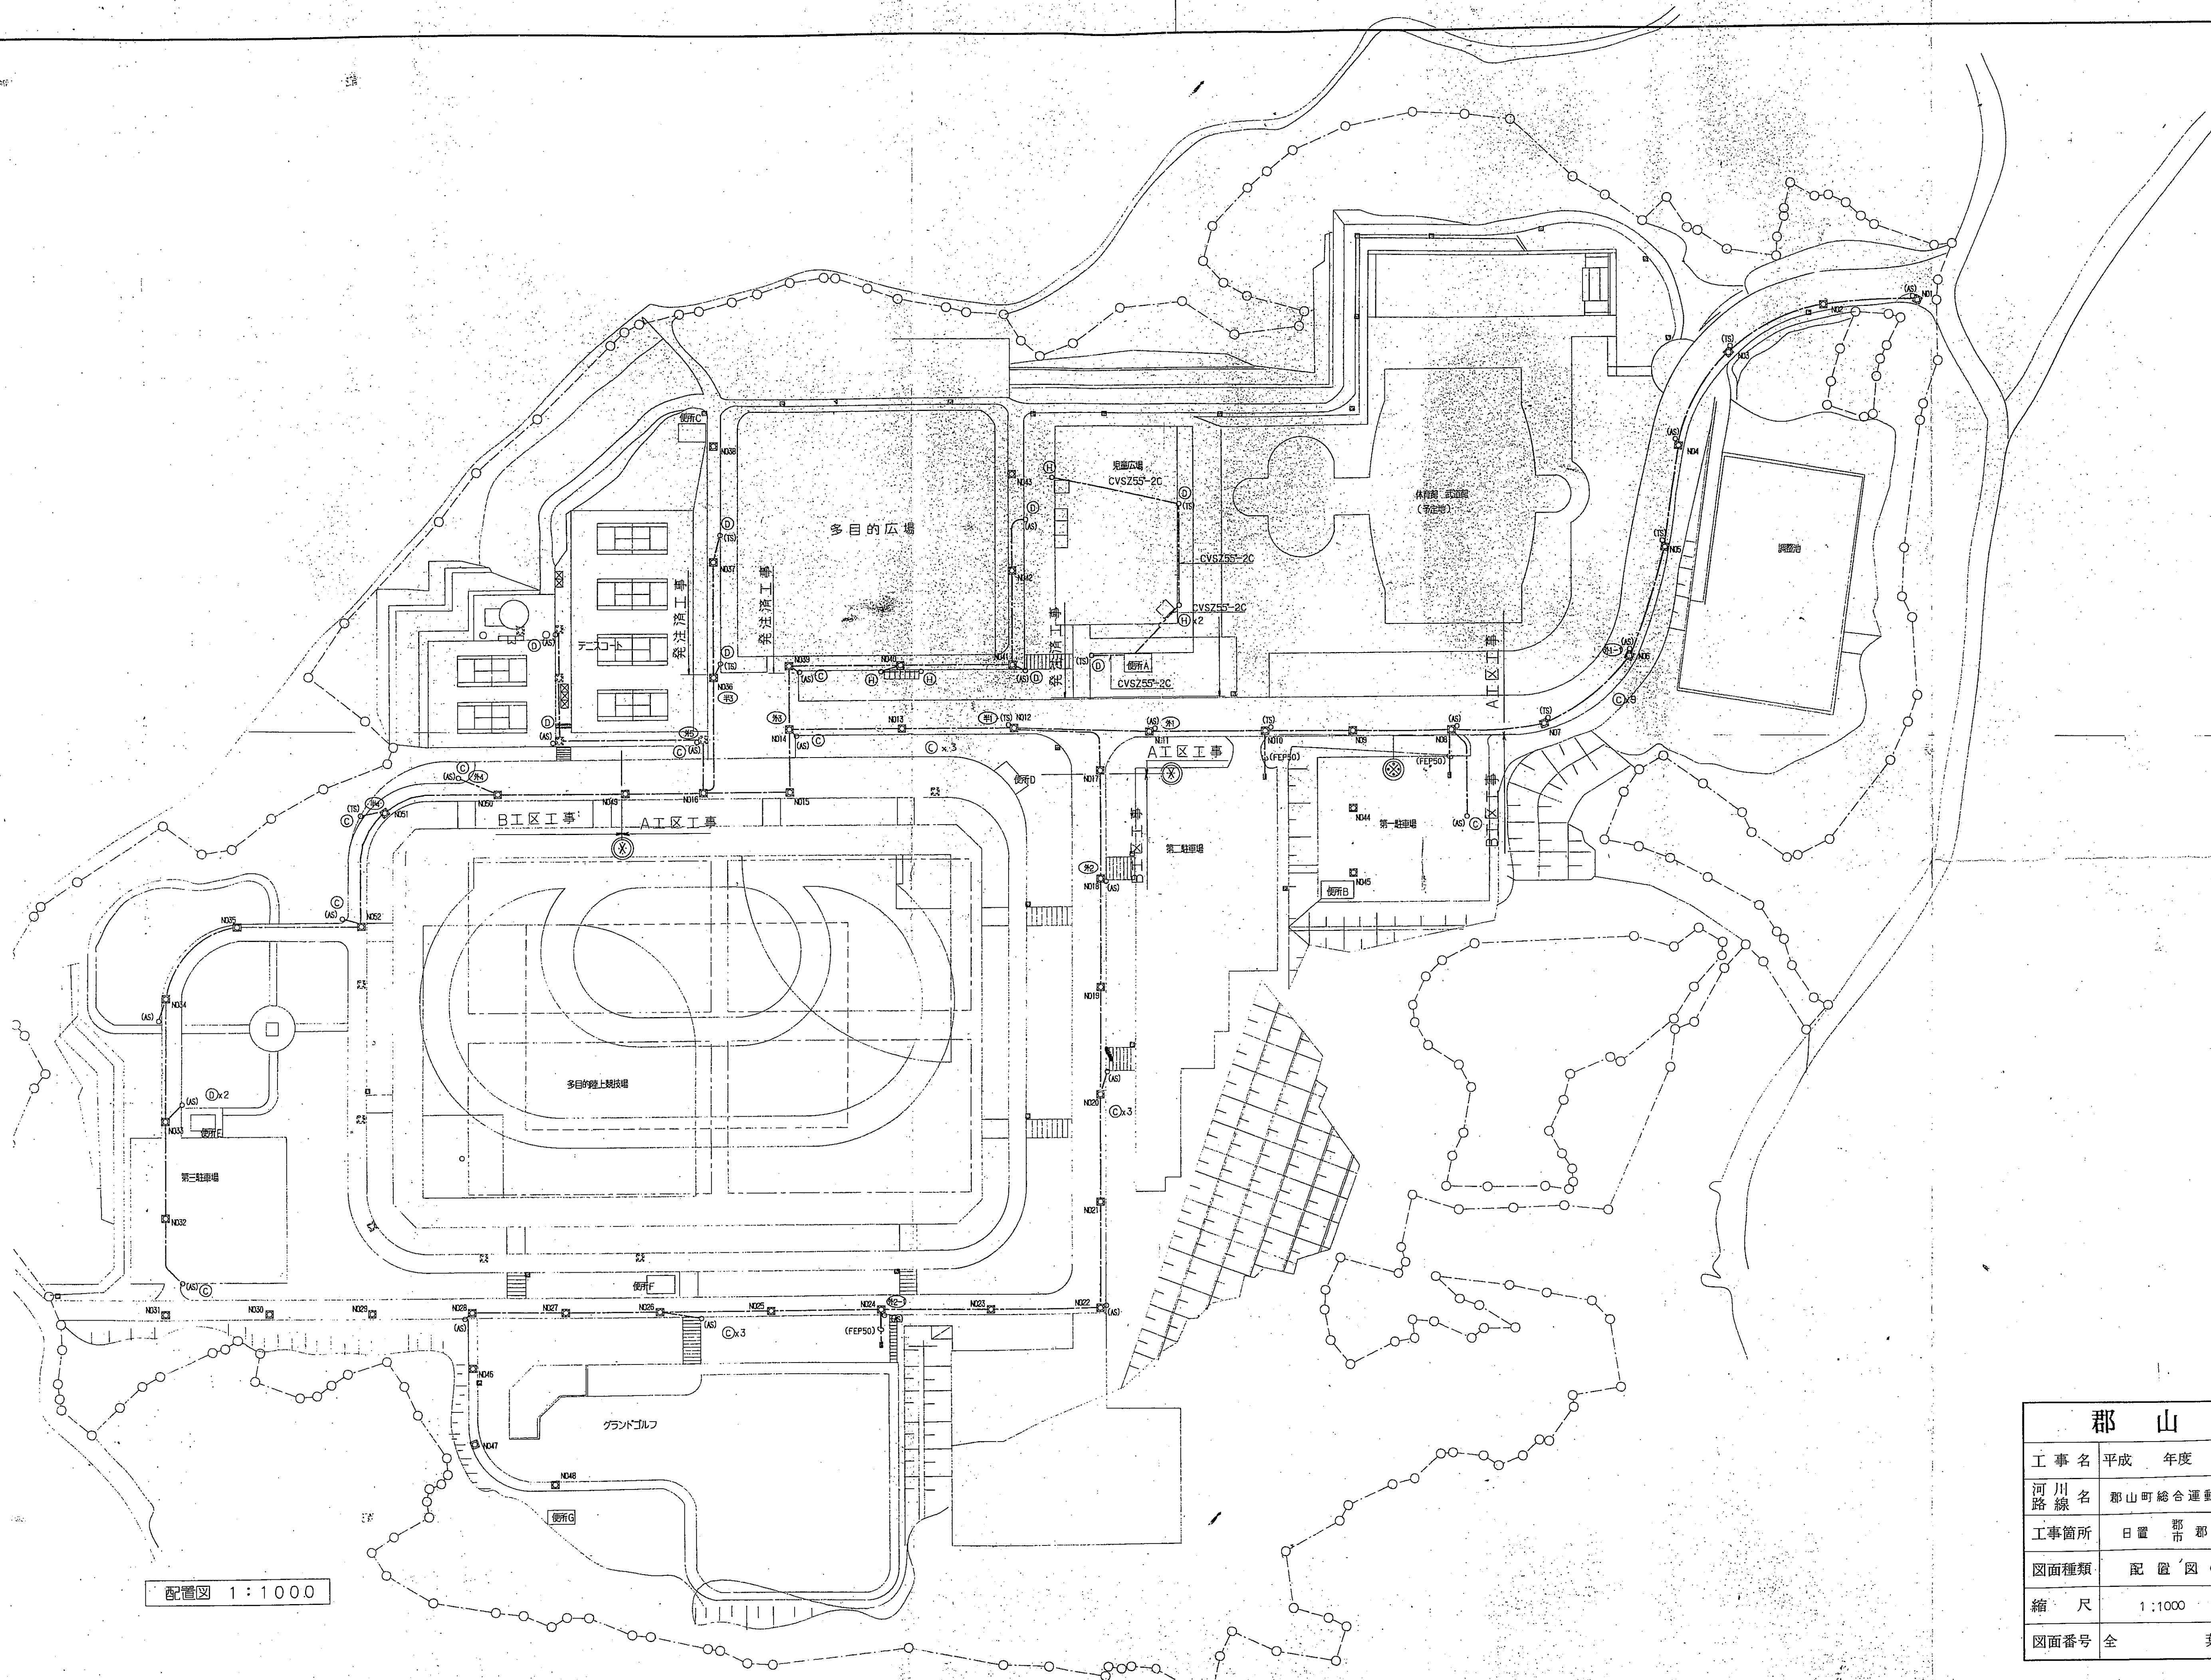


郡山町			
工事名	平成	年度	工事
河川 路線名	郡山町総合運動公園		
工事箇所	日置	郡山	町東俣地内
図面種類	配置図(外灯)		
縮尺	1:1000		
図面番号	全	葉第	E-4号

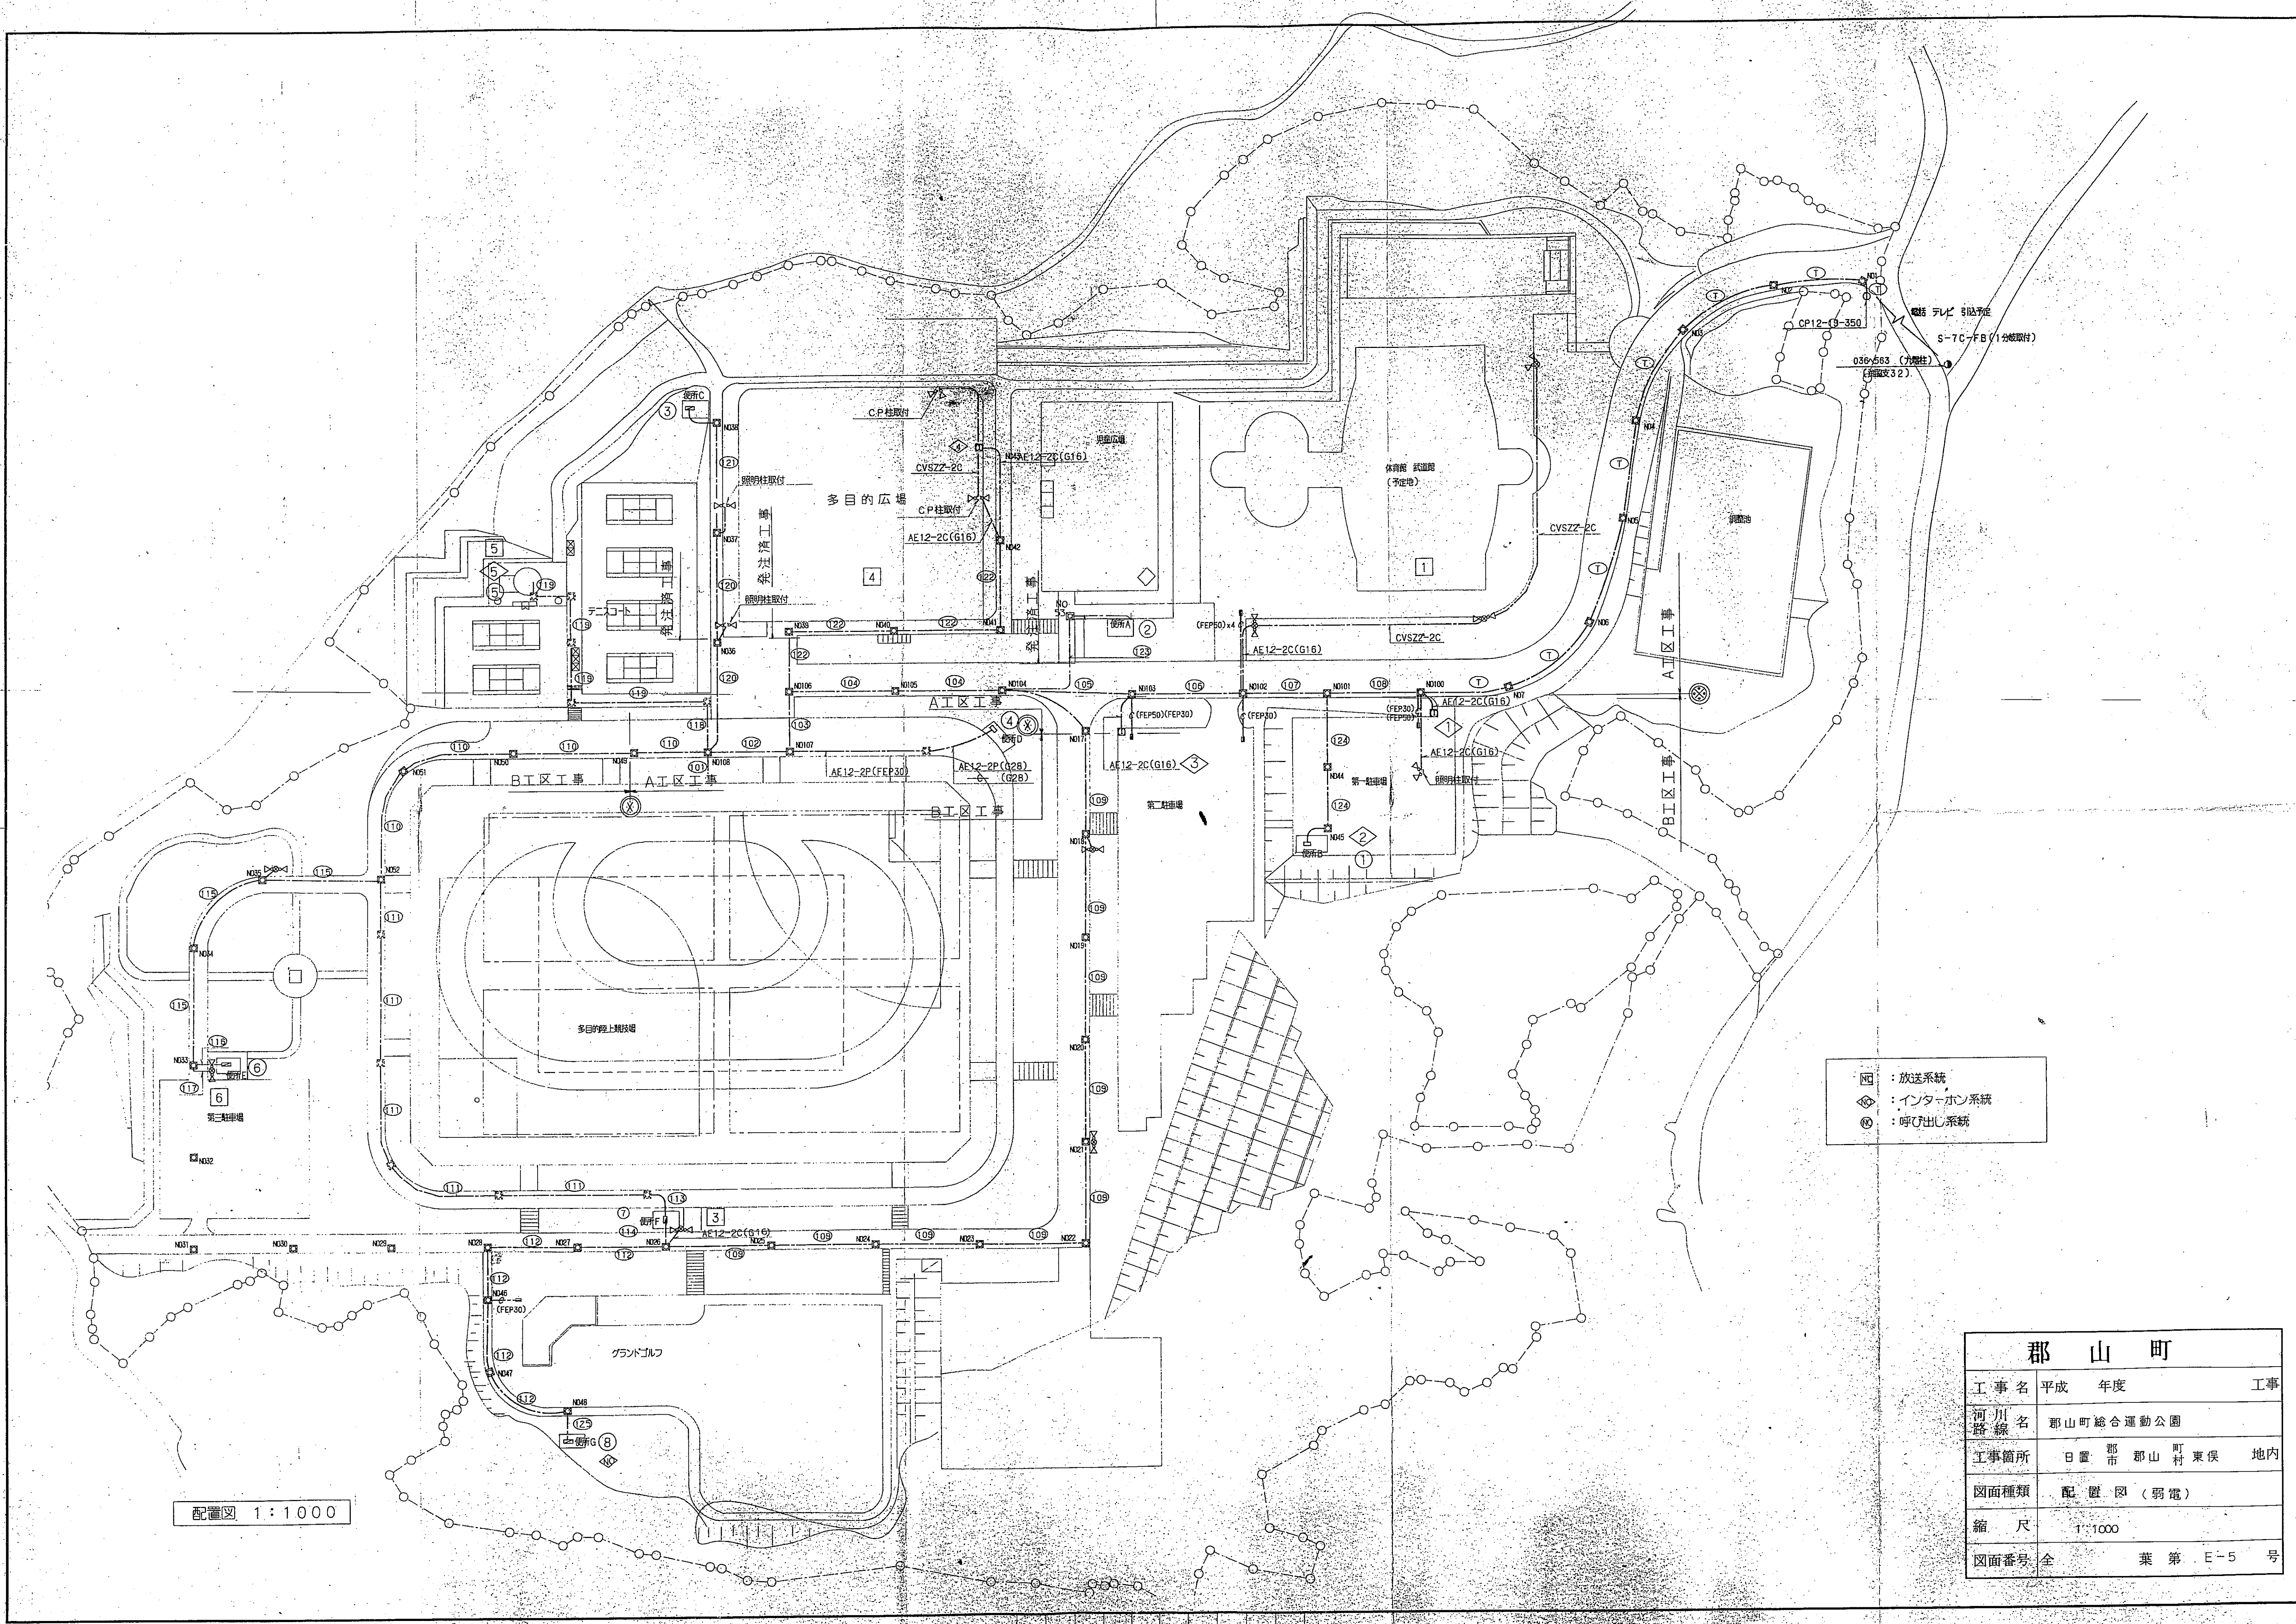


配置図 1:1000

- 放送系統
- インターホン系統
- 呼び出し系統

郡 山 町				
工 事 名	平成	年度	工事	
河 川 名	郡山町総合運動公園			
工事箇所	日置	郡市	郡山町	東俣 地内
図面種類	配 置 図 (弱 電)			
縮 尺	1 : 1000			
図面番号	全	葉 第	E - 5	号

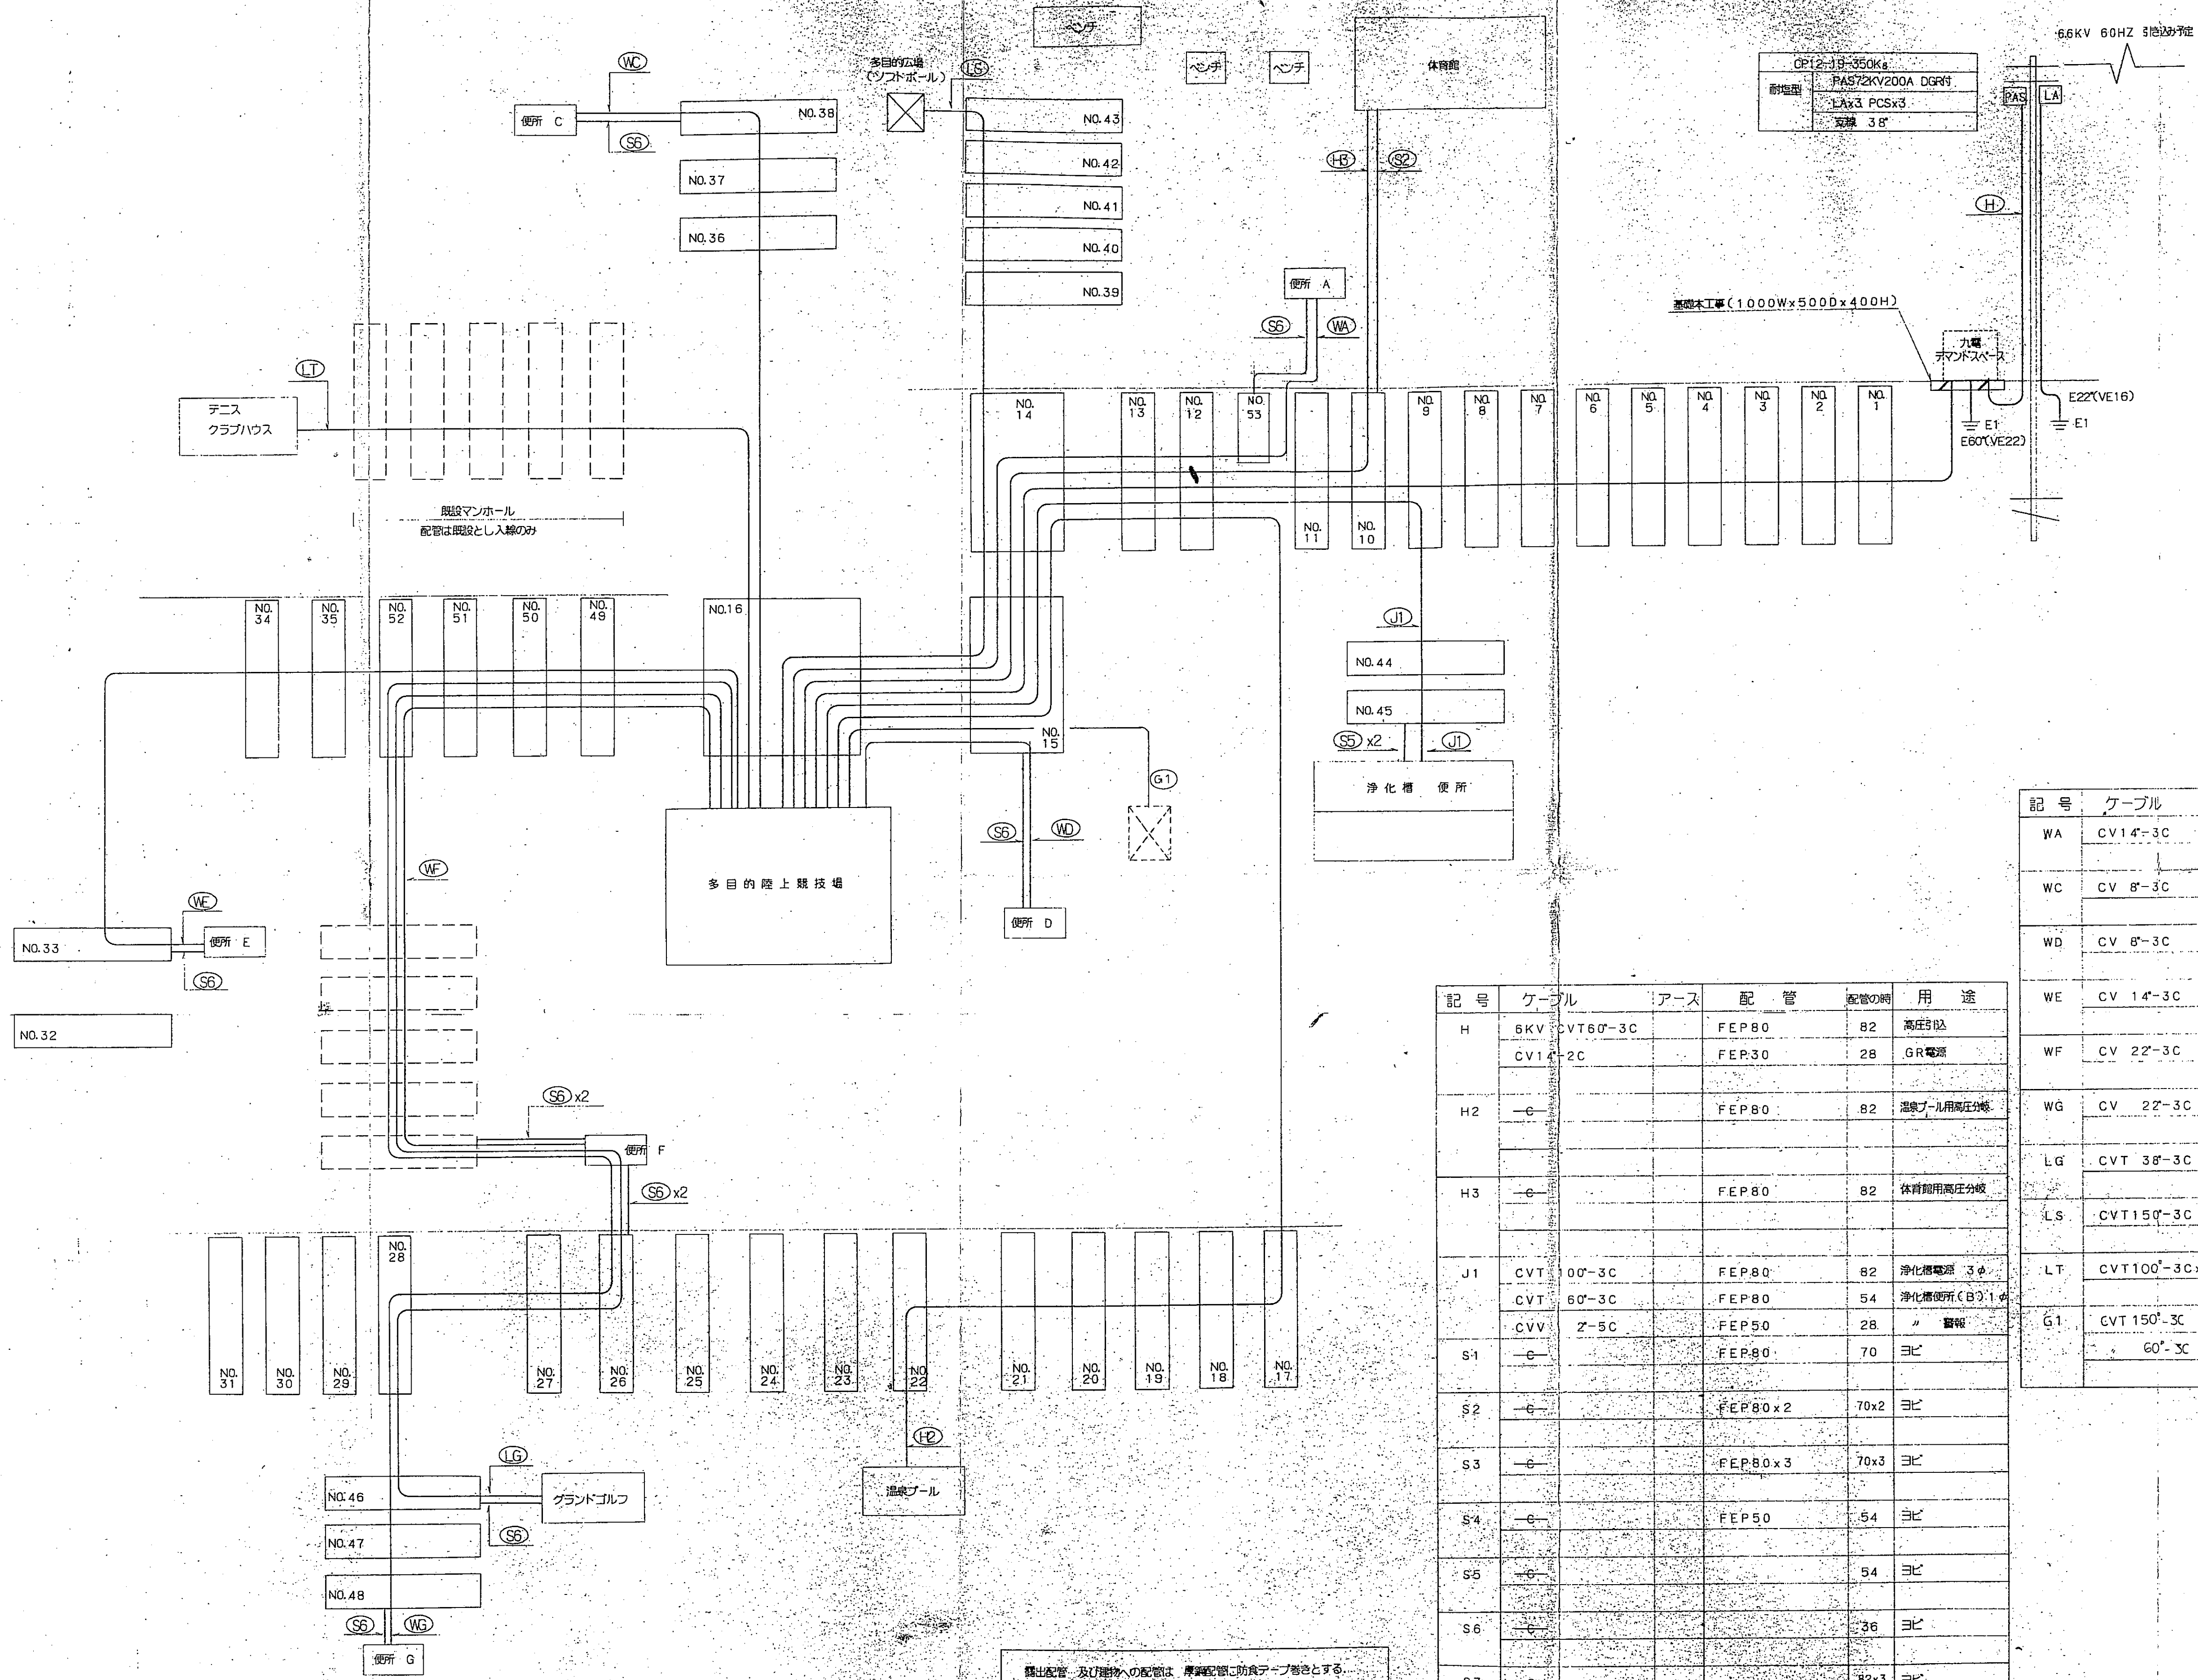

CP12-119-350Ka
耐燃型 PAS72KV200A DGRM
1Ax3 PCSx3
変換 3φ

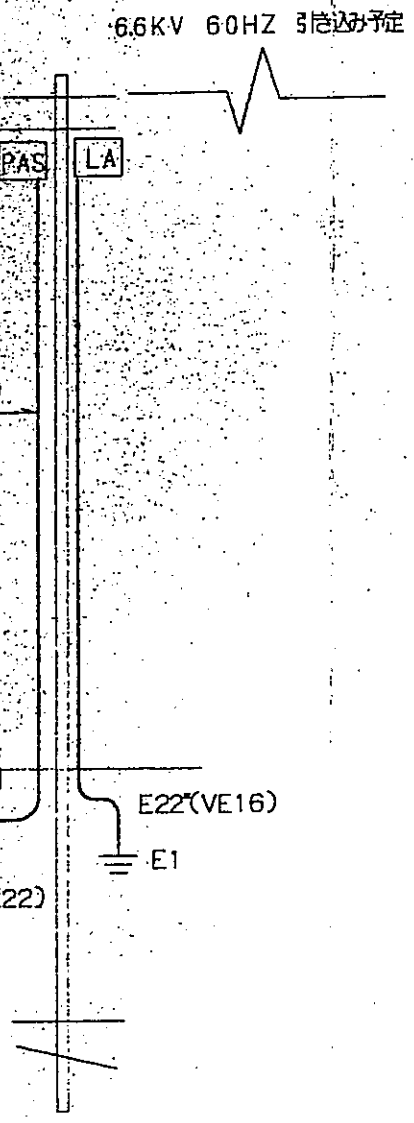


記号	ケーブル	アース	配管	配管の寸	用途
H	6KV CWT60-3C		FEP80	82	高圧分岐
	CV14-2C		FEP30	28	GR電源
H2	-e-		FEP80	82	温水プール用高圧分岐
H3	-e-		FEP80	82	体育館用高圧分岐
J1	CVT100-3C		FEP80	82	浄化槽電源 3φ
	CVT60-3C		FEP80	54	浄化槽便所(B)1φ
	CVV2-5C		FEP50	28	警報
S1	-e-		FEP80	70	ヨビ
S2	-e-		FEP80x2	70x2	ヨビ
S3	-e-		FEP80x3	70x3	ヨビ
S4	-e-		FEP50	54	ヨビ
S5	-e-			54	ヨビ
S6	-e-			36	ヨビ
S7	-e-			82x3	ヨビ

記号	ケーブル	アース	配管	配管の寸	用途
WA	CV14-3C		FEP50	28	便所(A)電源
WC	CV8-3C		FEP50	28	便所(C)電源
WD	CV8-3C		FEP50	28	便所(D)電源
WE	CV14-3C		FEP50	28	便所(E)電源
WF	CV22-3C		FEP50	36	便所(F)電源
WG	CV22-3C		FEP50	36	便所(G)電源
LG	CVT38-3C		FEP50	42	グラウンドゴルフ電源
LS	CVT150-3C		FEP80	82	ソフト電源
LT	CVT100-3Cx3		(FEP80)x3		テニス電源
G1	CVT150-3C		FEP80	82	旗台ケーブル
	60-3C			54	

露出配管及び埋地への配管は、厚さ20mmに防食テープ巻きとする。
マンホール内の配管は平面図参照の事。

郡山町			
工事名	平成	年度	工事
河川名	郡山町総合運動公園		
工事箇所	日置市 郡山町 東俣 地内		
図面種類	幹線系統図		
縮尺	NO. SCALE		
図面番号	全	葉第	E-6 号

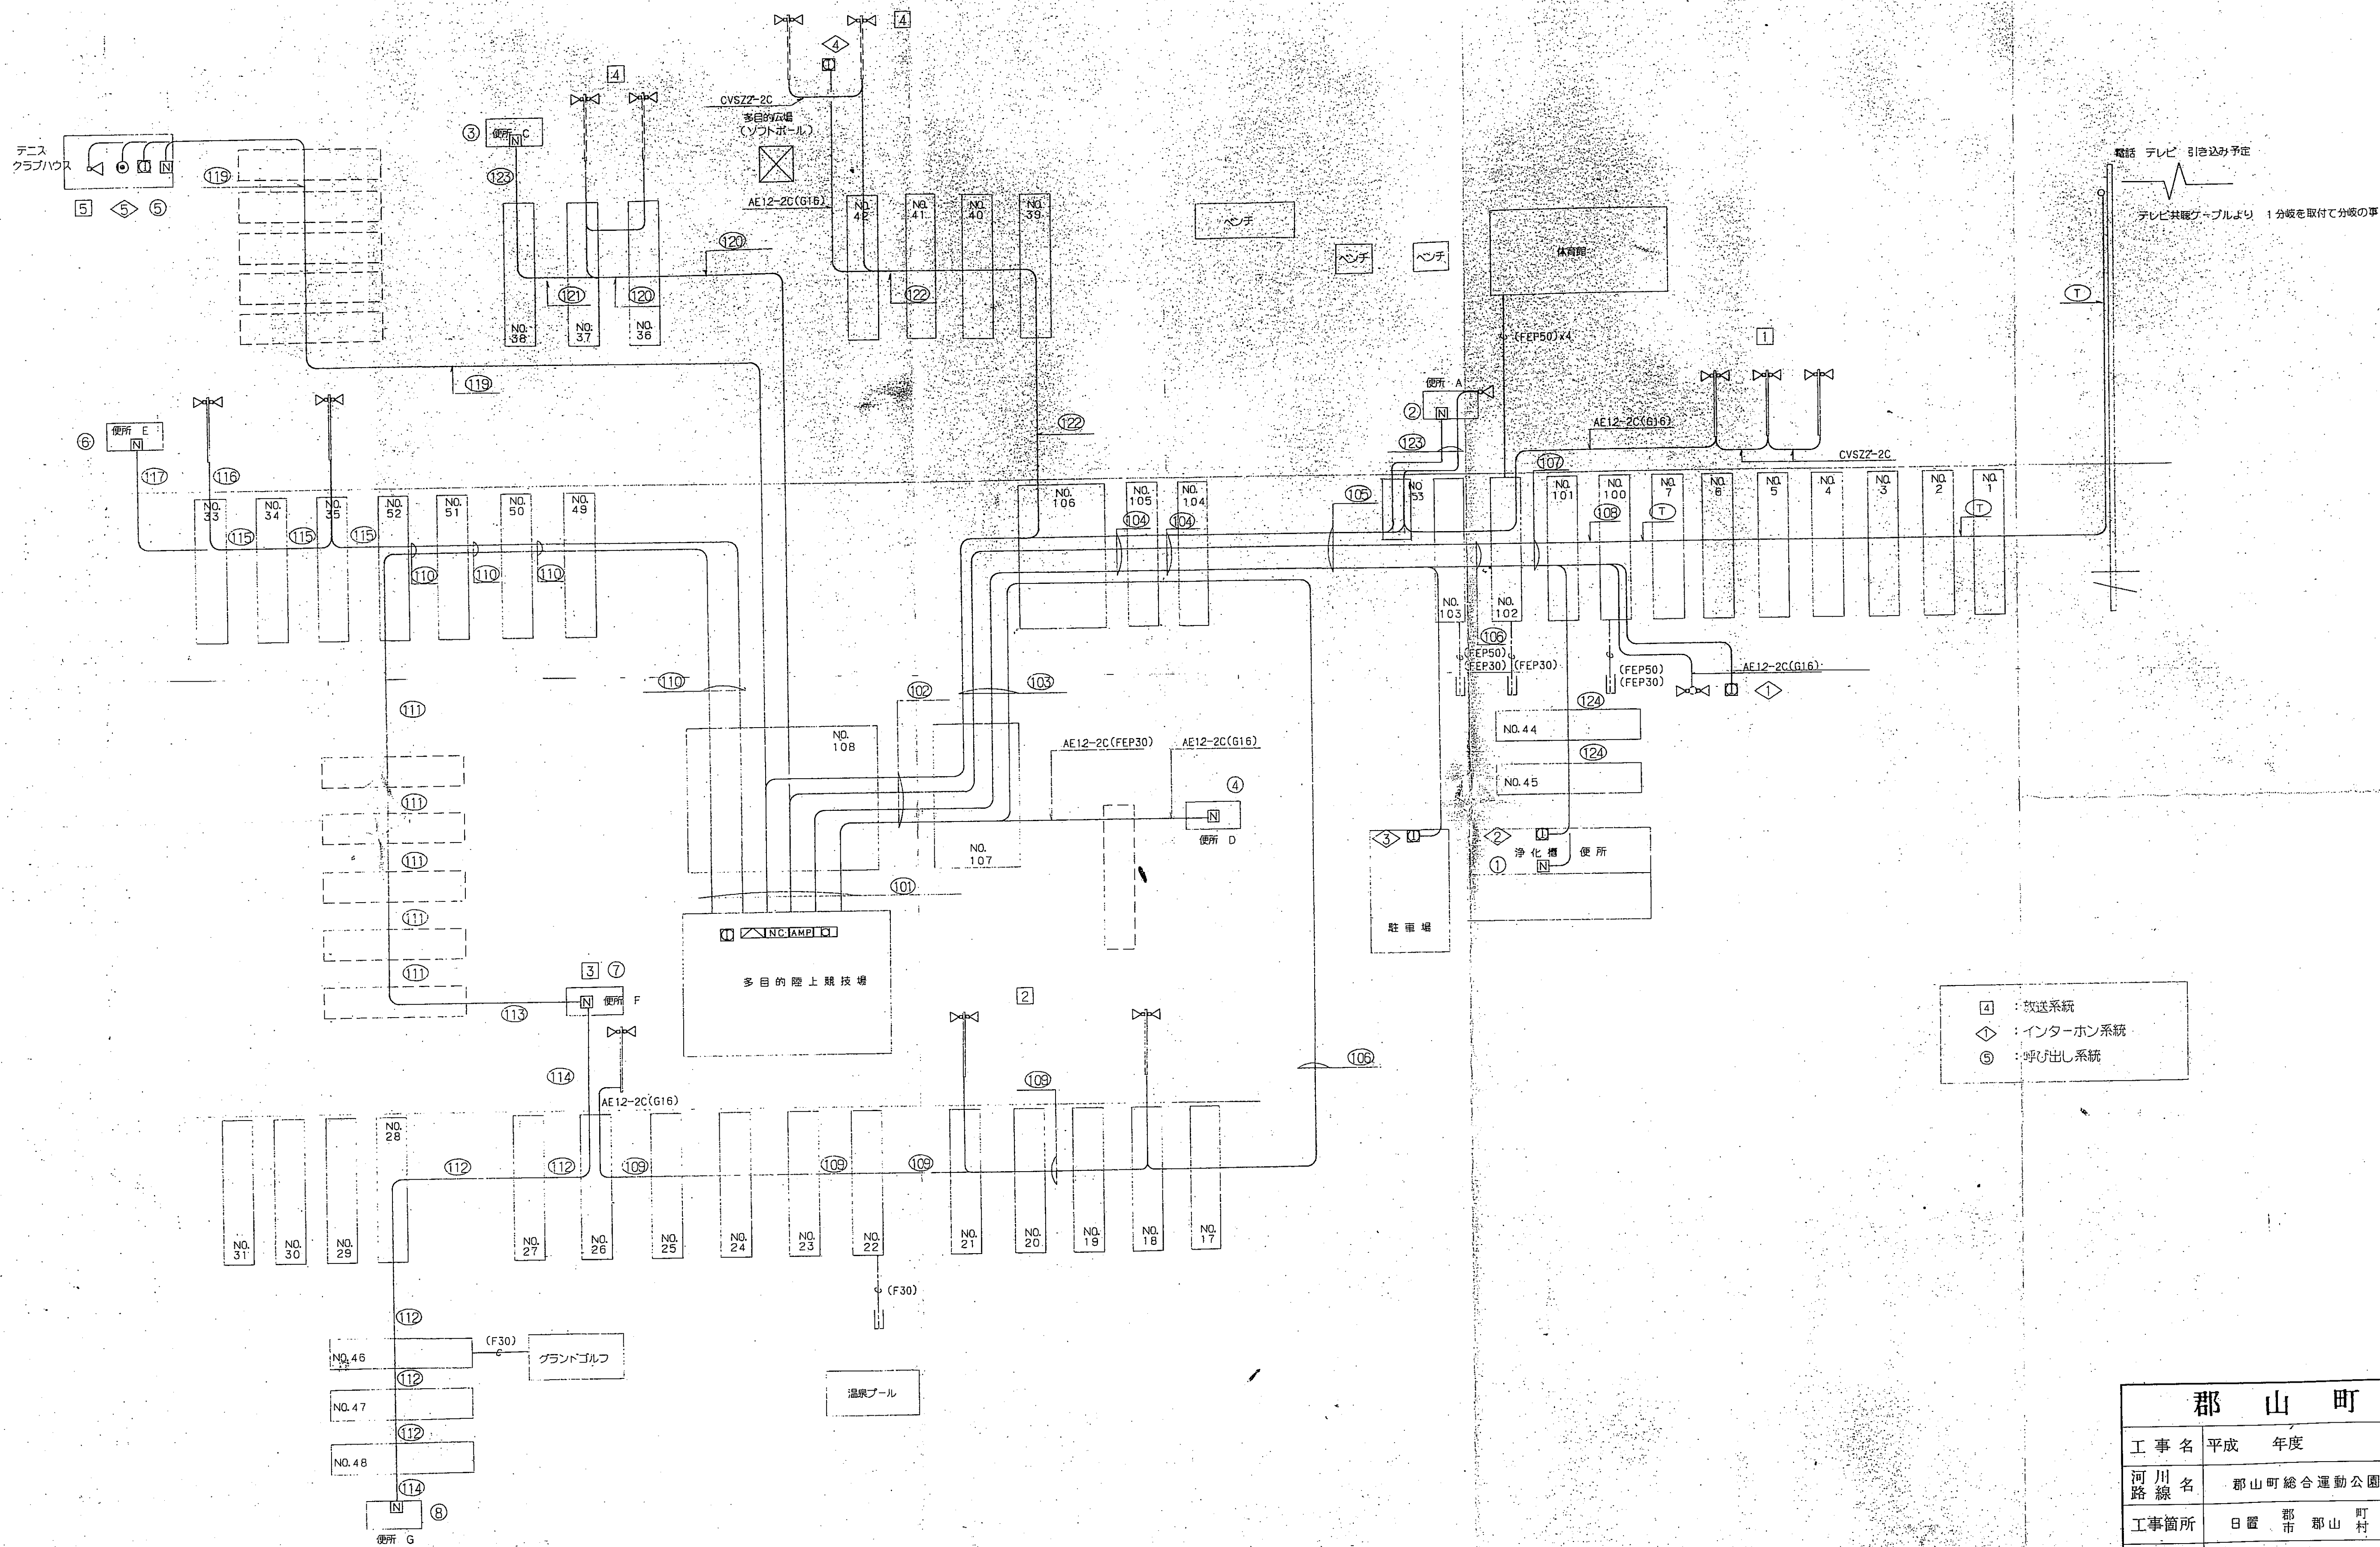

郡 山 町			
工 事 名	平成	年度	工事
河 川 路 線 名	郡山町総合運動公園		
工事箇所	日置	郡 市	郡山町東俣 地内
図面種類	弱電系統図 ①		
縮 尺	NO. SCALE		
図面番号	全	葉 第	E-8 号

[illegible]

記 号	ケーブル	配 管	用 途	
101	—C—	(GP28) x 2	TEL 5 配み	
	—C—	(GP28)	カメラ	
	AE12-2Cx5		放送	
	AE12-2Cx6	(GP70)	インターホン	
	AE12-3Px8		呼び出し	
	S-7C-FBx2		テレビ 5 配み	
	—C—	(GP54) x 3	休養間 (インターホン、カメラ、呼び出し)	
	—C—	(GP54) x 2	予 備	
102	—C—	FEP30x2	TEL 5 配み	
	—C—	FEP30	カメラ	
	AE12-2Cx4		放送	
	AE12-2Cx5		インターホン	
	AE12-2Px3	FEP65	呼び出し	
	S-7C-FB		テレビ 5 配み	
	—C—	FEP50x3	休養間 (インターホン、カメラ、呼び出し)	
	—C—	FEP50x2	予 備	
	103	—C—	FEP30x2	TEL 5 配み
		—C—	FEP30	カメラ
AE12-2Cx4			放送	
AE12-2Cx5			インターホン	
AE12-2Px2		FEP50	呼び出し	
S-7C-FB			テレビ 5 配み	
—C—		FEP50x3	休養間 (インターホン、カメラ、呼び出し)	
—C—		FEP50x2	予 備	
104		—C—	FEP30x2	TEL 5 配み
		—C—	FEP30	カメラ
	AE12-2Cx3		放送	
	AE12-2Cx4		インターホン	
	AE12-2Px2	FEP50	呼び出し	
	S-7C-FB		テレビ 5 配み	
	—C—	FEP50x3	休養間 (インターホン、カメラ、呼び出し)	
	—C—	FEP50x2	予 備	

記 号	ケーブル	配 管	用 途
(105)	—E—	FEP30×2	TEL送信
	—E—	FEP30	カメラ
	AE12-2Cx2		放送
	AE12-2Cx3	FEP50	インターホン
	S-7C-FB		テレビ送信
	AE12-2Px2		呼び出し
	—E—	FEP50×2	予 備
	—E—	FEP50×3	休演時(インターホン、カメラ、呼び出し)
(106)	—E—	FEP30×2	TEL送信
	—E—	FEP30	カメラ
	AE12-2Cx2		放送
	AE12-2Cx2	FEP50	インターホン
	S-7C-FB		テレビ送信
	AE12-2P		呼び出し
	—E—	FEP50×2	予 備
	—E—	FEP50×3	休演時(インターホン、カメラ、呼び出し)
(107)	—E—	FEP30×2	TEL送信
	—E—	FEP30	カメラ
	AE12-2C		放送
	AE12-2Cx2	FEP50	インターホン
	S-7C-FB		テレビ送信
	AE12-2P		呼び出し
	—E—	FEP50	予 備
(108)	—E—	FEP30×2	TEL送信
	—E—	FEP30	カメラ
	AE12-2C		放送
	AE12-2C	FEP50	インターホン
	S-7C-FB		テレビ送信
	—E—	FEP50	予 備
(109)	AE12-2C x 3	FEP30	放送・インターホン
	—E—	FEP30 x 2	予 備
(110)	AE12-2Px3	FEP50	呼び出し
	AE12-2C		放送
	—E—	FEP30	予 備


記 号	ケーブル	配 管	用 途
⑪⑪	AE12-2P x2	FEP30	呼び出し
	—e—	FEP30	予 備
⑪⑫	AE12-2P, AE12-2C	FEP30	呼び出し、インターホン
	—e—	FEP30	予 備
⑪⑬	AE12-2P x2	G28	呼び出し
	—e—	G28	予 備
⑪⑭	AE12-2P	G28	呼び出し
	—e—	G28	予 備
⑪⑮	AE12-2P	FEP30	呼び出し
	AE12-2C		放送
	—e—	FEP30	予 備
⑪⑯	AE12-2P	G28	呼び出し
	—e—	G28	予 備
⑪⑰	AE12-2C	G16	放送
⑪⑱	—e—	FEP30	テレビ込み予備
	AE12-2C		放送
	AE12-2C		インターホン
	AE12-2P	FEP50	呼び出し
	S-7C-FB		テレビ込み
	—e—	FEP50	予 備
⑪⑲	AE12-2C		放送
	AE12-2C		インターホン
	AE12-2P	隠設配管	呼び出し
	S-7C-FB		テレビ
⑪⑳	AE12-2C		放送
	AE12-2P	FEP30	呼び出し
	—e—	FEP30	予 備
⑪㉑	AE12-2P	FEP30	呼び出し
	—e—	FEP30	予 備

記 号	ケーブル	配 管	用 途
(12)	AE12-2C	FEP30	放送
	AE12-2C		インターホン
	-C-	FEP30	予 備
(123)	AE12-2P	G28	呼び出し
	-C-	G28	予 備
	AE 1.2-2C×2	G22	放送
(124)	AE12-2P	FEP30	呼び出し
	AE12-2C		インターホン
	-C-	FEP30	予 備
	AE 1.2-2C×2	"	放送
(125)	AE 1.2-2P	G 28	呼び出し
	AE 1.2-2C	"	インターホン
	-C-	"	予 備
(T)	-C-	FEP30×2	テレビ受取り
	-C-	FEP50	予 備
	S-7C-FB	FEP30	テレビ受取り


郡 山 町				
工 事 名	平成	年度	工事	
河 川 名	郡山町総合運動公園			
工事箇所	日置	郡市	郡山	町村 東保 地内
図面種類	配 線 表			
縮 尺	NO. SCALE			
図面番号	全	葉 第	E-9	号

弱電系統図


(TEL)

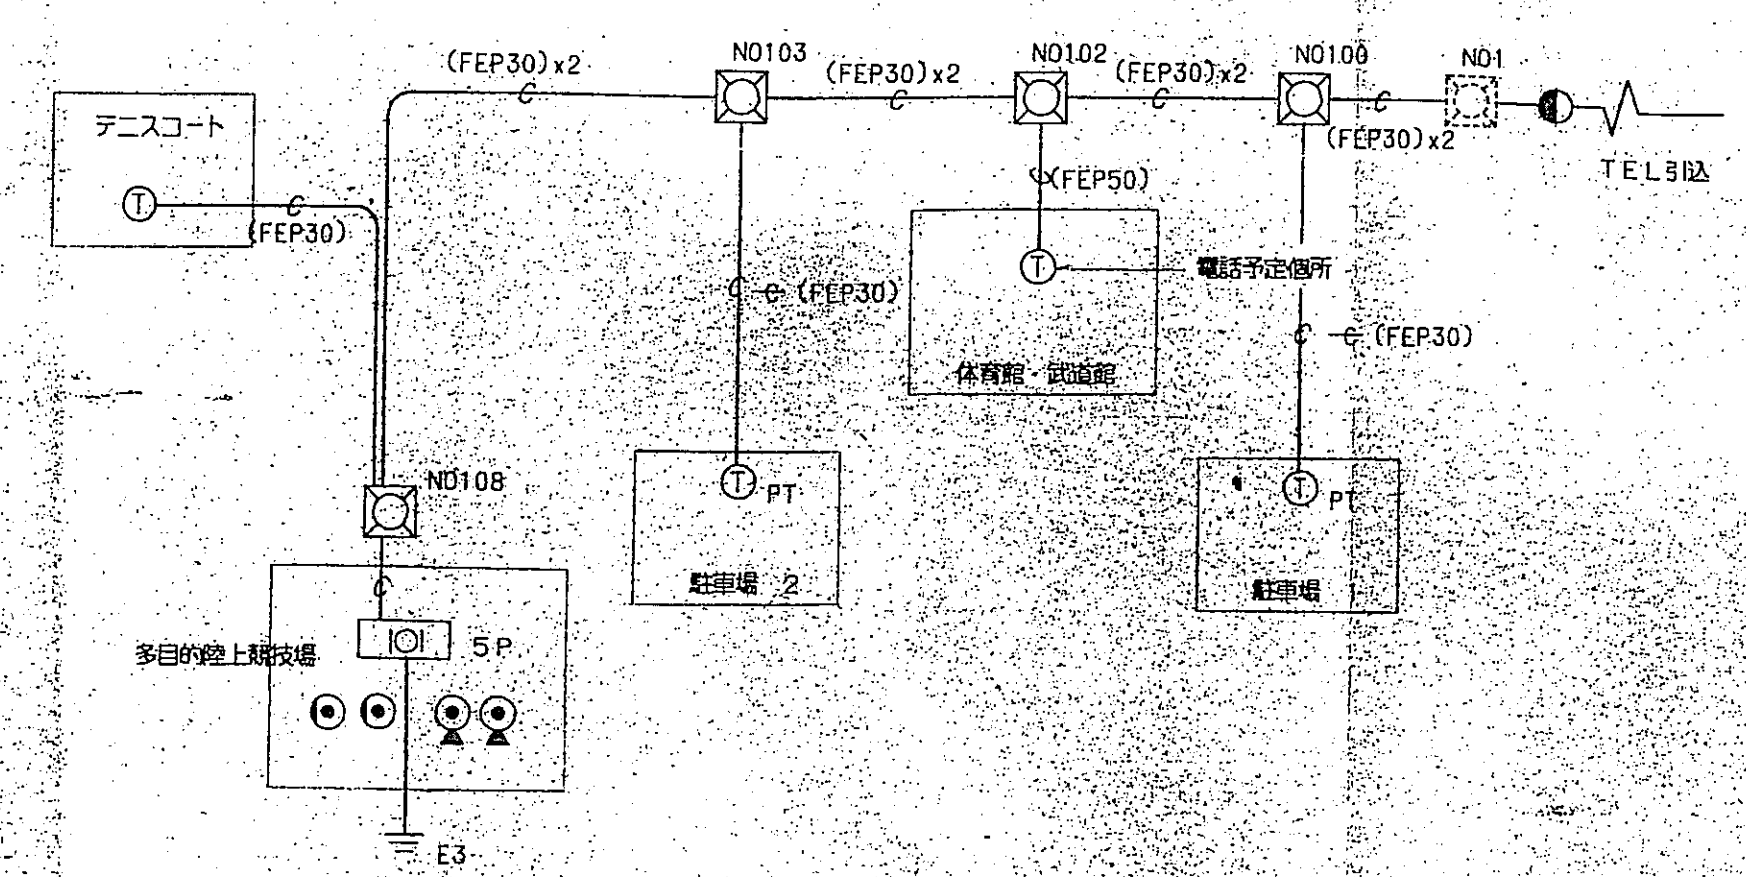


(放送)

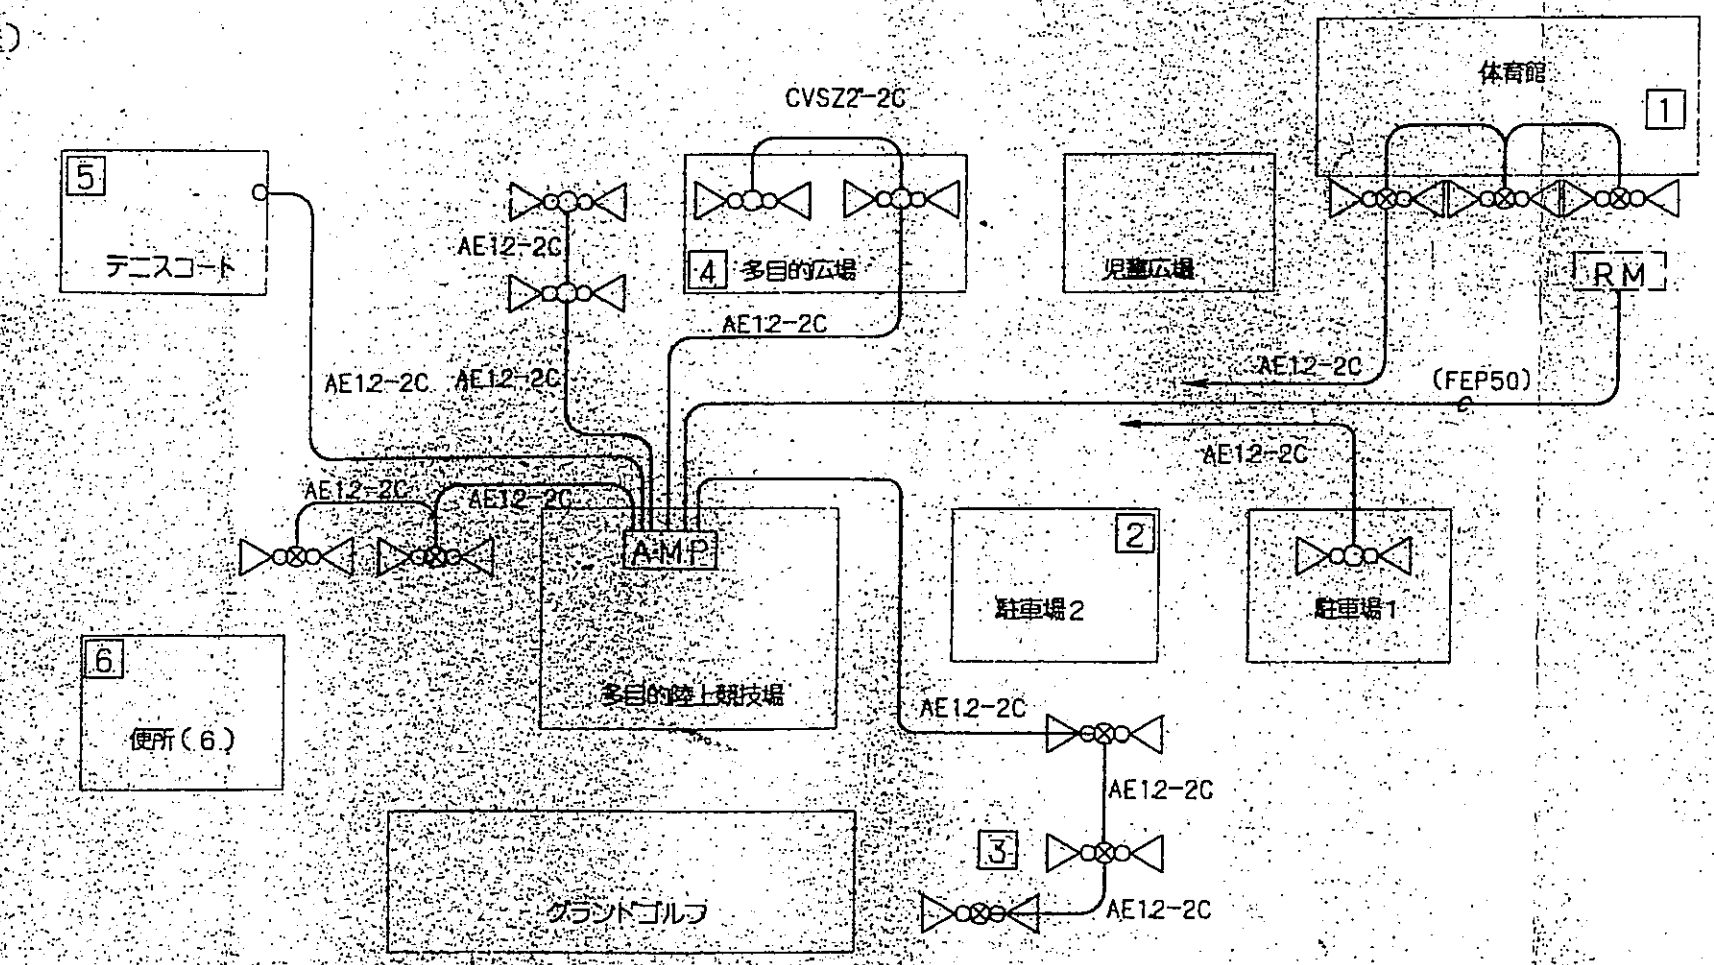

(身障者呼出)

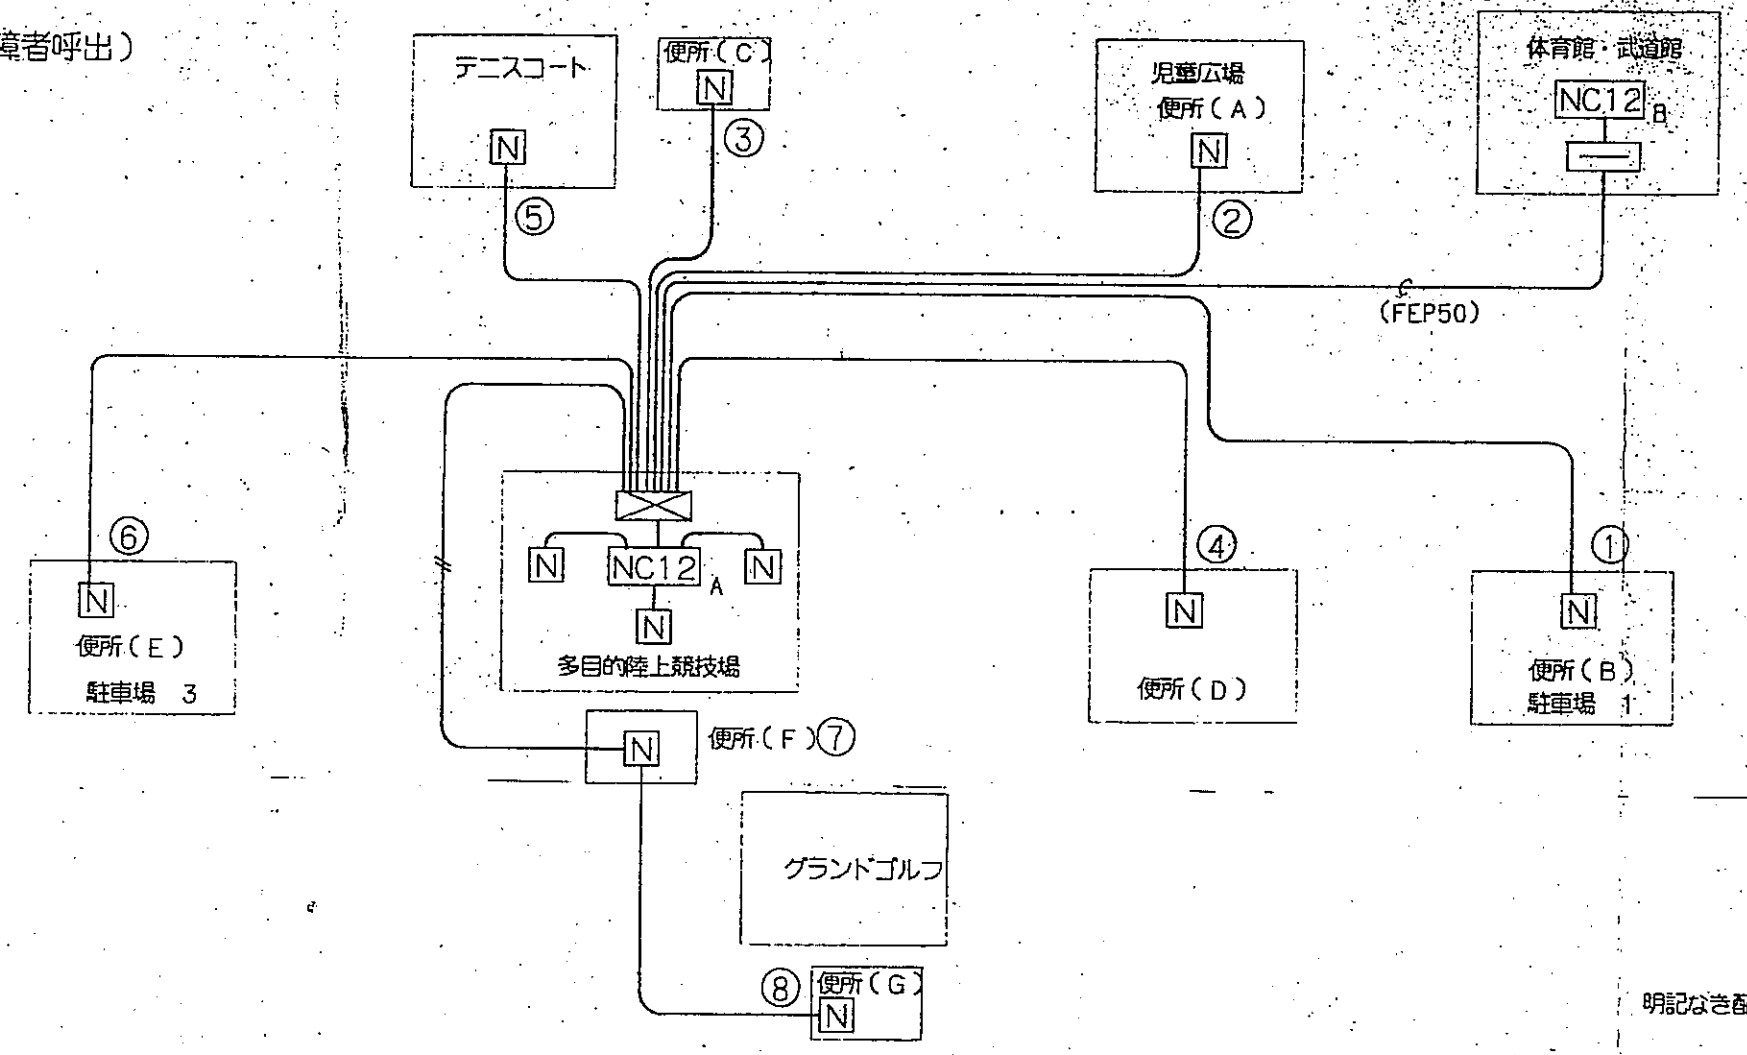


(TV)

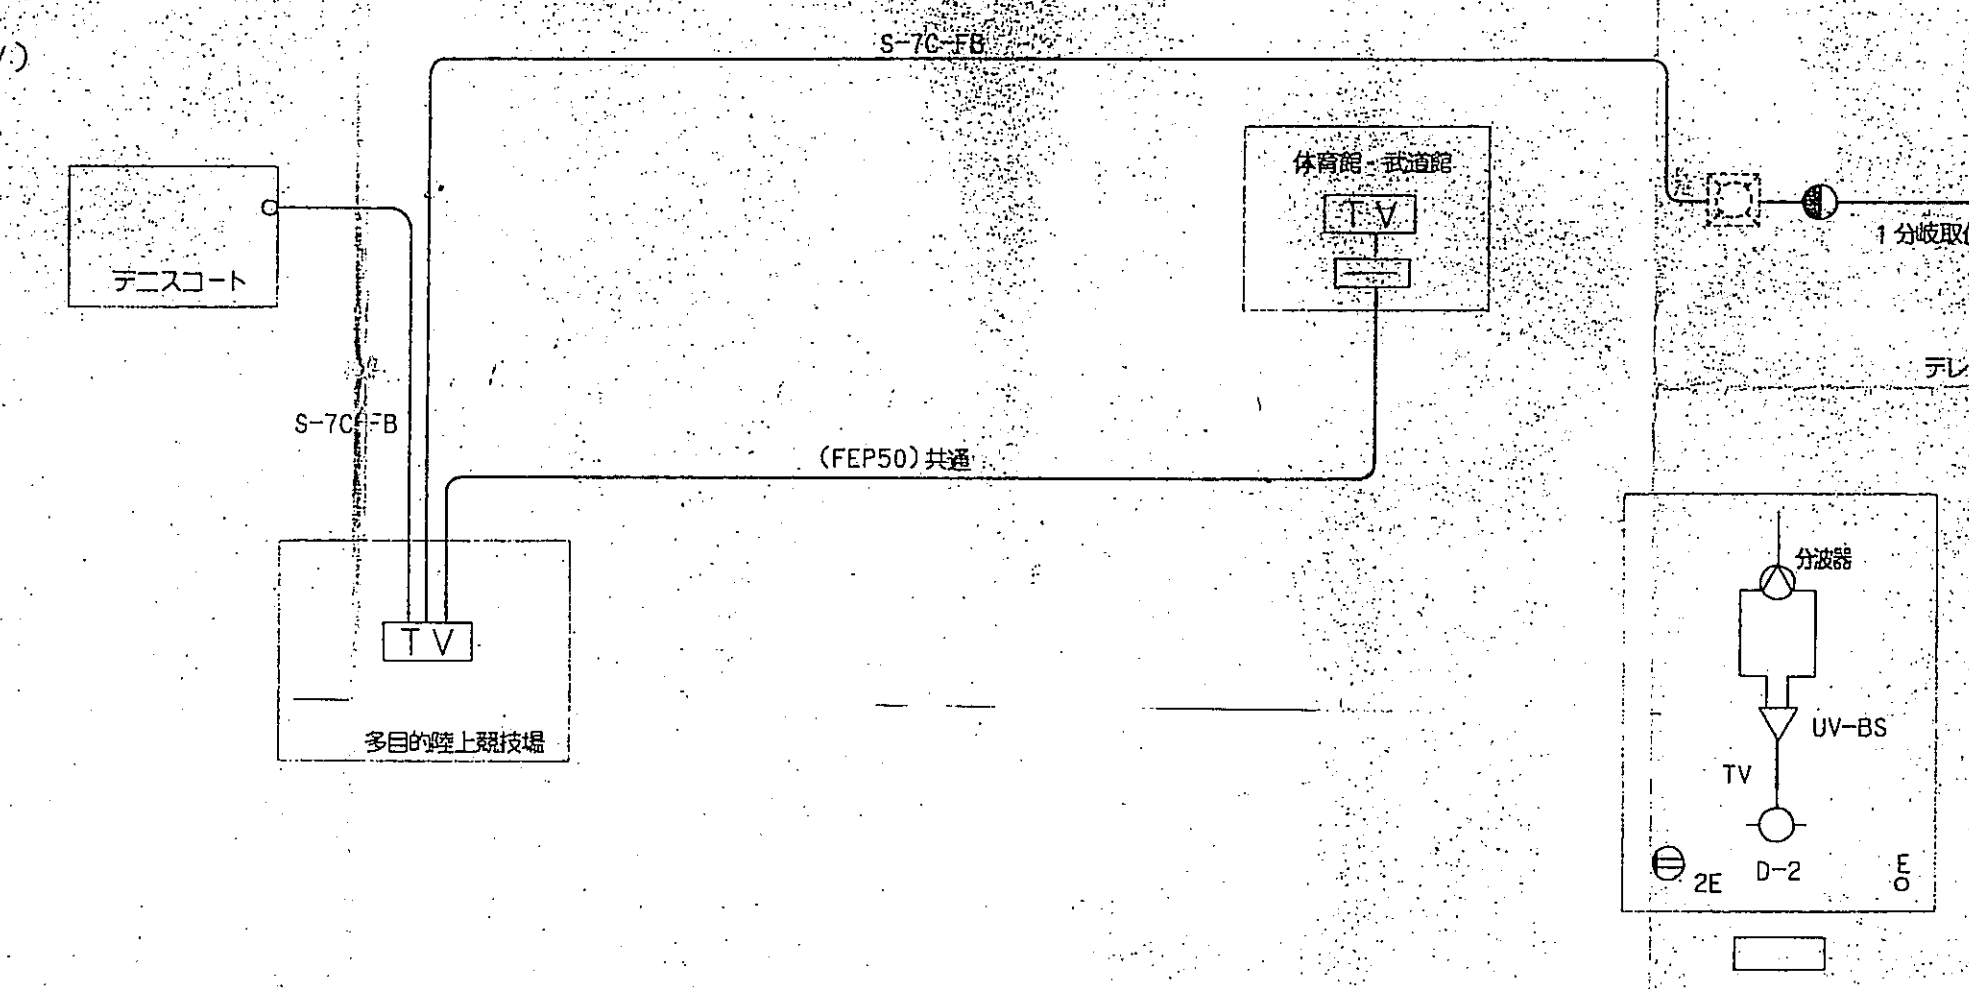


明記なき配線は全てAE1.2-2Pとする

(カメラ)

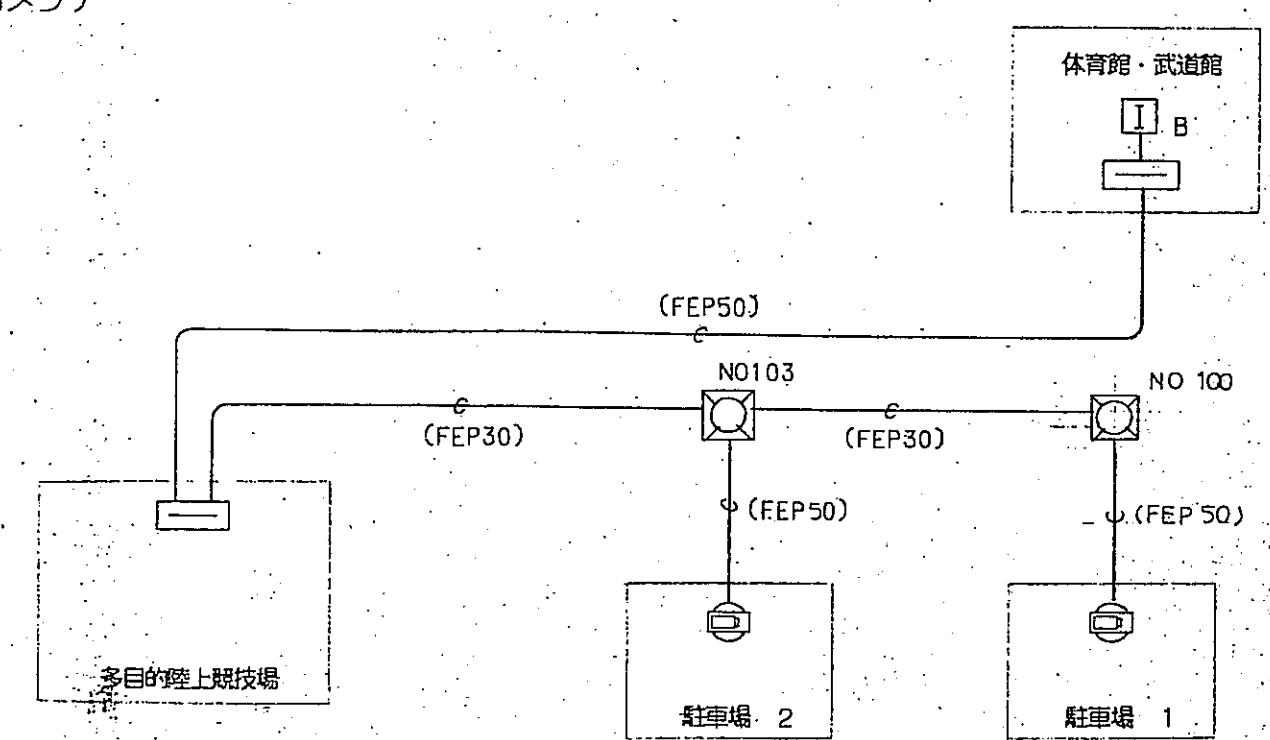


(インターホン)

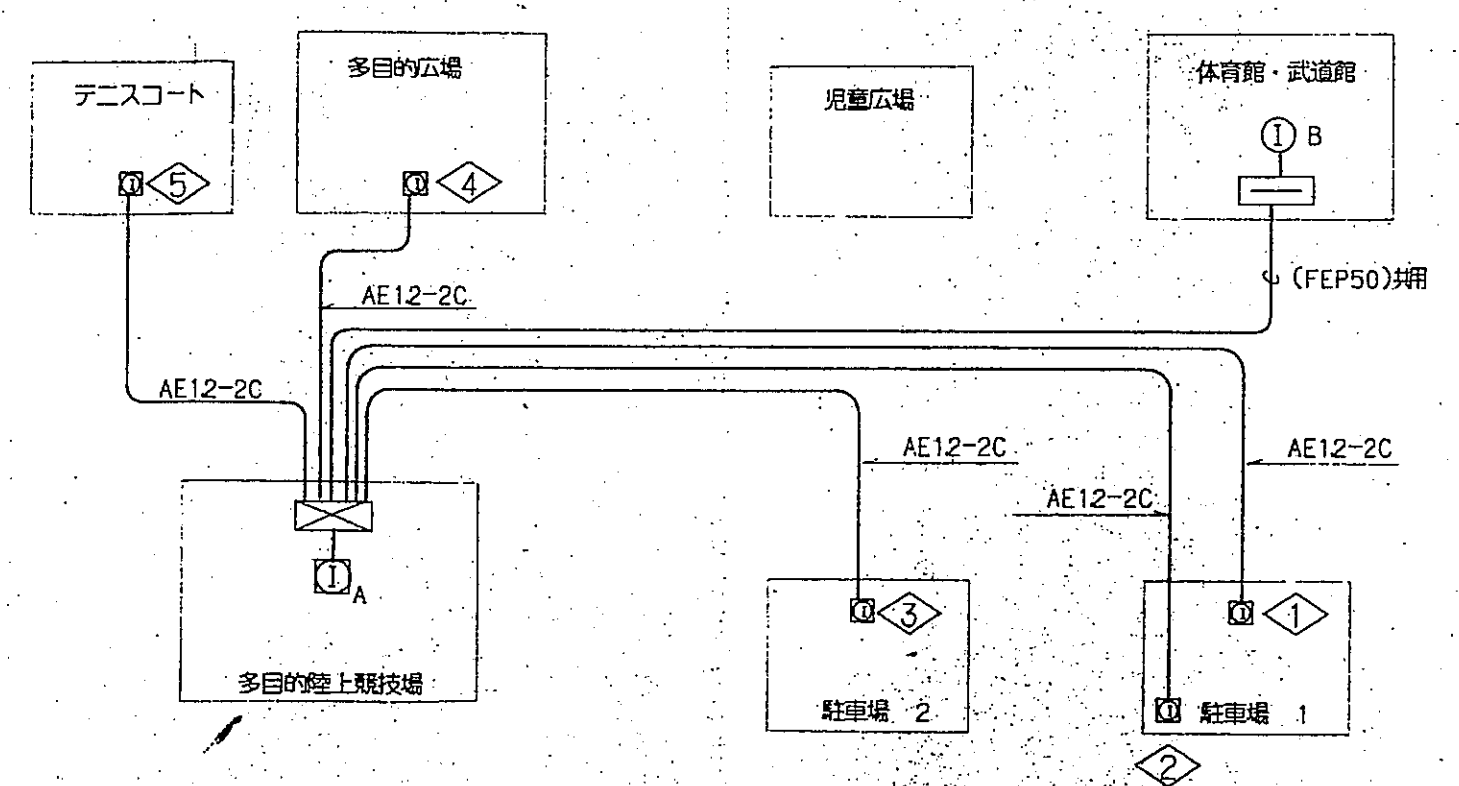

郡山町			
工事名	平成	年度	工事
河川名	郡山町総合運動公園		
工事箇所	日置	郡市	郡山町東俣地内
図面種類	弱電系統図 ②		
縮尺	NO. SCALE		
図面番号	全	葉	第 E-10 号


放送機器姿図

① ポール付スピーカ

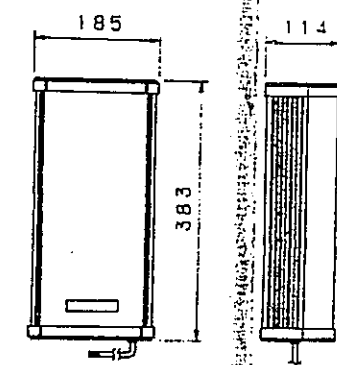


定格入力 10W
 入力インピーダンス 1kΩ, 2kΩ
 周波数特性 170~10,000Hz
 出力音圧レベル 93dB(1W, 1m)
 使用スピーカ 2個
 仕上 オレフィン塗装メタル 黒色
 ケース マットメタリックグレー

② ポール取付スピーカ参考図(1台柱)

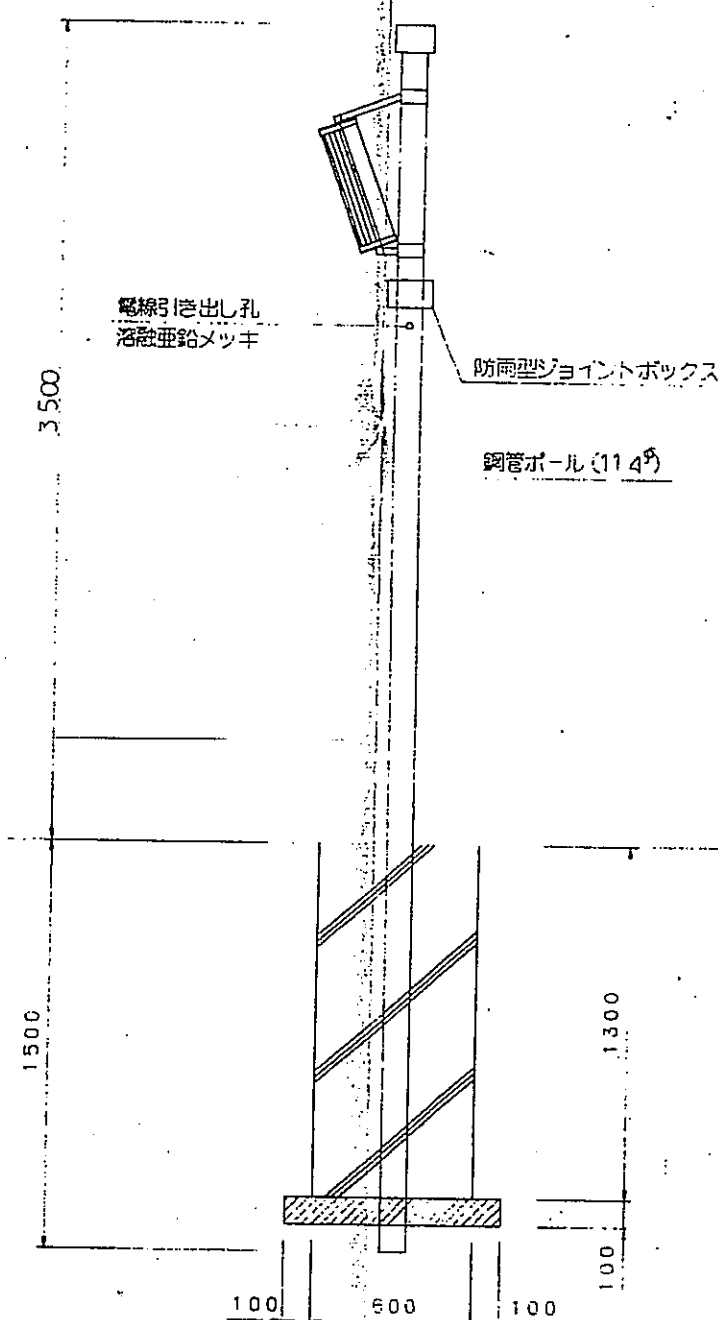


③ インターホン親機

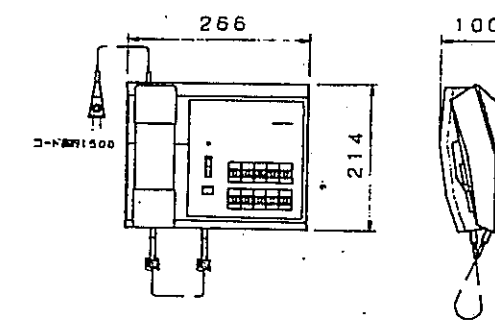


電源 交流電圧 AC100V 50/60Hz
 出力 送信機 10W
 通話方式 送受器による同時通話
 通話材料 プラスチック(ABS樹脂)

④ インターホン副機

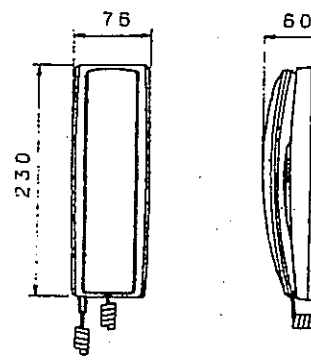


通話方式 送受器による同時通話
 呼出音 トレモロ断続音
 配線 個別2線(無極性)
 配線材料 プラスチック(ABS樹脂)
 *デジタル表示式コミュニケーションシステム兼用

⑤ インターホンスタンド

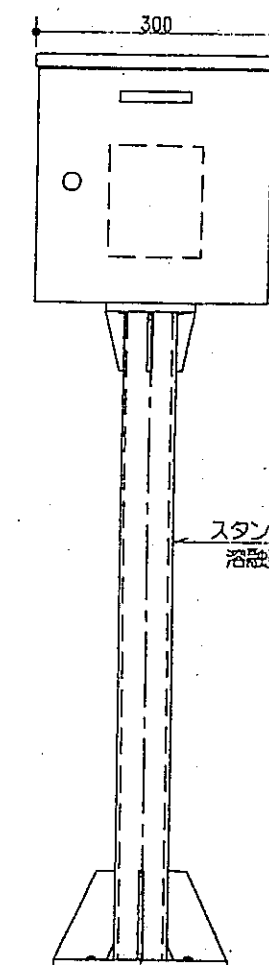

スタンド SGPW-100A
 溶融亜鉛メッキ仕上げの上指定色塗装

⑥ 屋外コンセント盤(防水扉 鍵付)

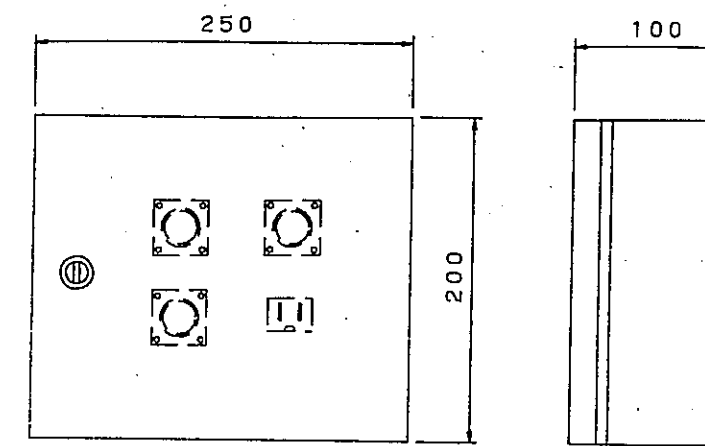

使用コネクタ AC100Vコンセント(E付) X1
 マイク入力 X3

郡山町			
工事名	平成	年度	工事
河川名	郡山町総合運動公園		
工事箇所	日置郡郡山町東俣地内		
図面種類	弱電機器表 ①		
縮尺	NO SCALE		
図面番号	全	葉第	E-11号


凡 例

記 号	名 称	仕 様	備 考
	電力、分電盤	銅板製 露出型	結線図参照
	動力盤	" "	結線図参照
	照明器具	図面参照	
	"	"	
	埋込コンセント	大角型 2P15A×2	ステンレスプレート
	"	大角型 2P15A×2+2E	"
	床コンセント	" 2P15A×2 ワンタッチ式	高低差配慮
	埋込コンセント	防水型 2P15A E付	
	埋込スイッチ	大角型 1P15A	ステンレスプレート
	"	盤用 3W15A	"
	埋込パイロットスイッチ	大角型 4A300V	"
	埋込ワイドスイッチ	" 1P15A	"
	換気扇	備記参照	
	インターホン 親機	図面参照	
	インターホン 副機	"	
	身振器呼出表示 親機 (T2窓)	"	
	身振器呼出 副機 (12窓)	"	
	TV 共聴	"	
	身振器呼出ボタン	"	
	インターホン子機	"	
	ハイパワーアンプ	"	
	スピーカ取付支柱	"	
	トランペットスピーカ	"	
	電話機予定位置	"	
	公衆電話	"	
	電話用保安器BOX	銅板製、木板付、埋込型	
	端子盤	銅板製、木板付、埋込型	
	ブルボックス	銅板製 屋外はステンレス製 防水	寸法は参考とする
	埋設標柱	≒30m間隔で取付の事	
	接地工事	E3、E2、E1	
	ブロックマンホール	仕様参照型	
	コンクリート柱	備記参照	
	地中埋設配管	FEP管 GP管	
	天井コンクリート内配管	PF管	

照明器具姿図


A	FL20W-1 FSS4-201	C	FL40W-2 FRR1-402	D	FL20W-1
B	FL40W-1 FSS4-401		パイプ吊り		埋込
			FPcR1-402		FRS3-201
E	FL40W-2	F	FL32W-2	G	FL15W-1
	FRS3-402		FRS15F2-322		
H	FL15W-1	J	FPL36W-3	K	FL20W-4
			FRL5-P363		
L	FDL13W	M	FDL13W WP	N	FL20W-1 WP
					ステンレス製ガード付 本体、ステンレス製
O	IL40W				
	IBC2-40				
a	FL20W-1 B.T 片面	b	FL10W-1 通路誘導灯 両面	d	ハロゲン 13W B.T
	SH1-FSF10-201		SH1-FSF10-101		K1-IRS4-J10

外灯盤 (電気室設置)

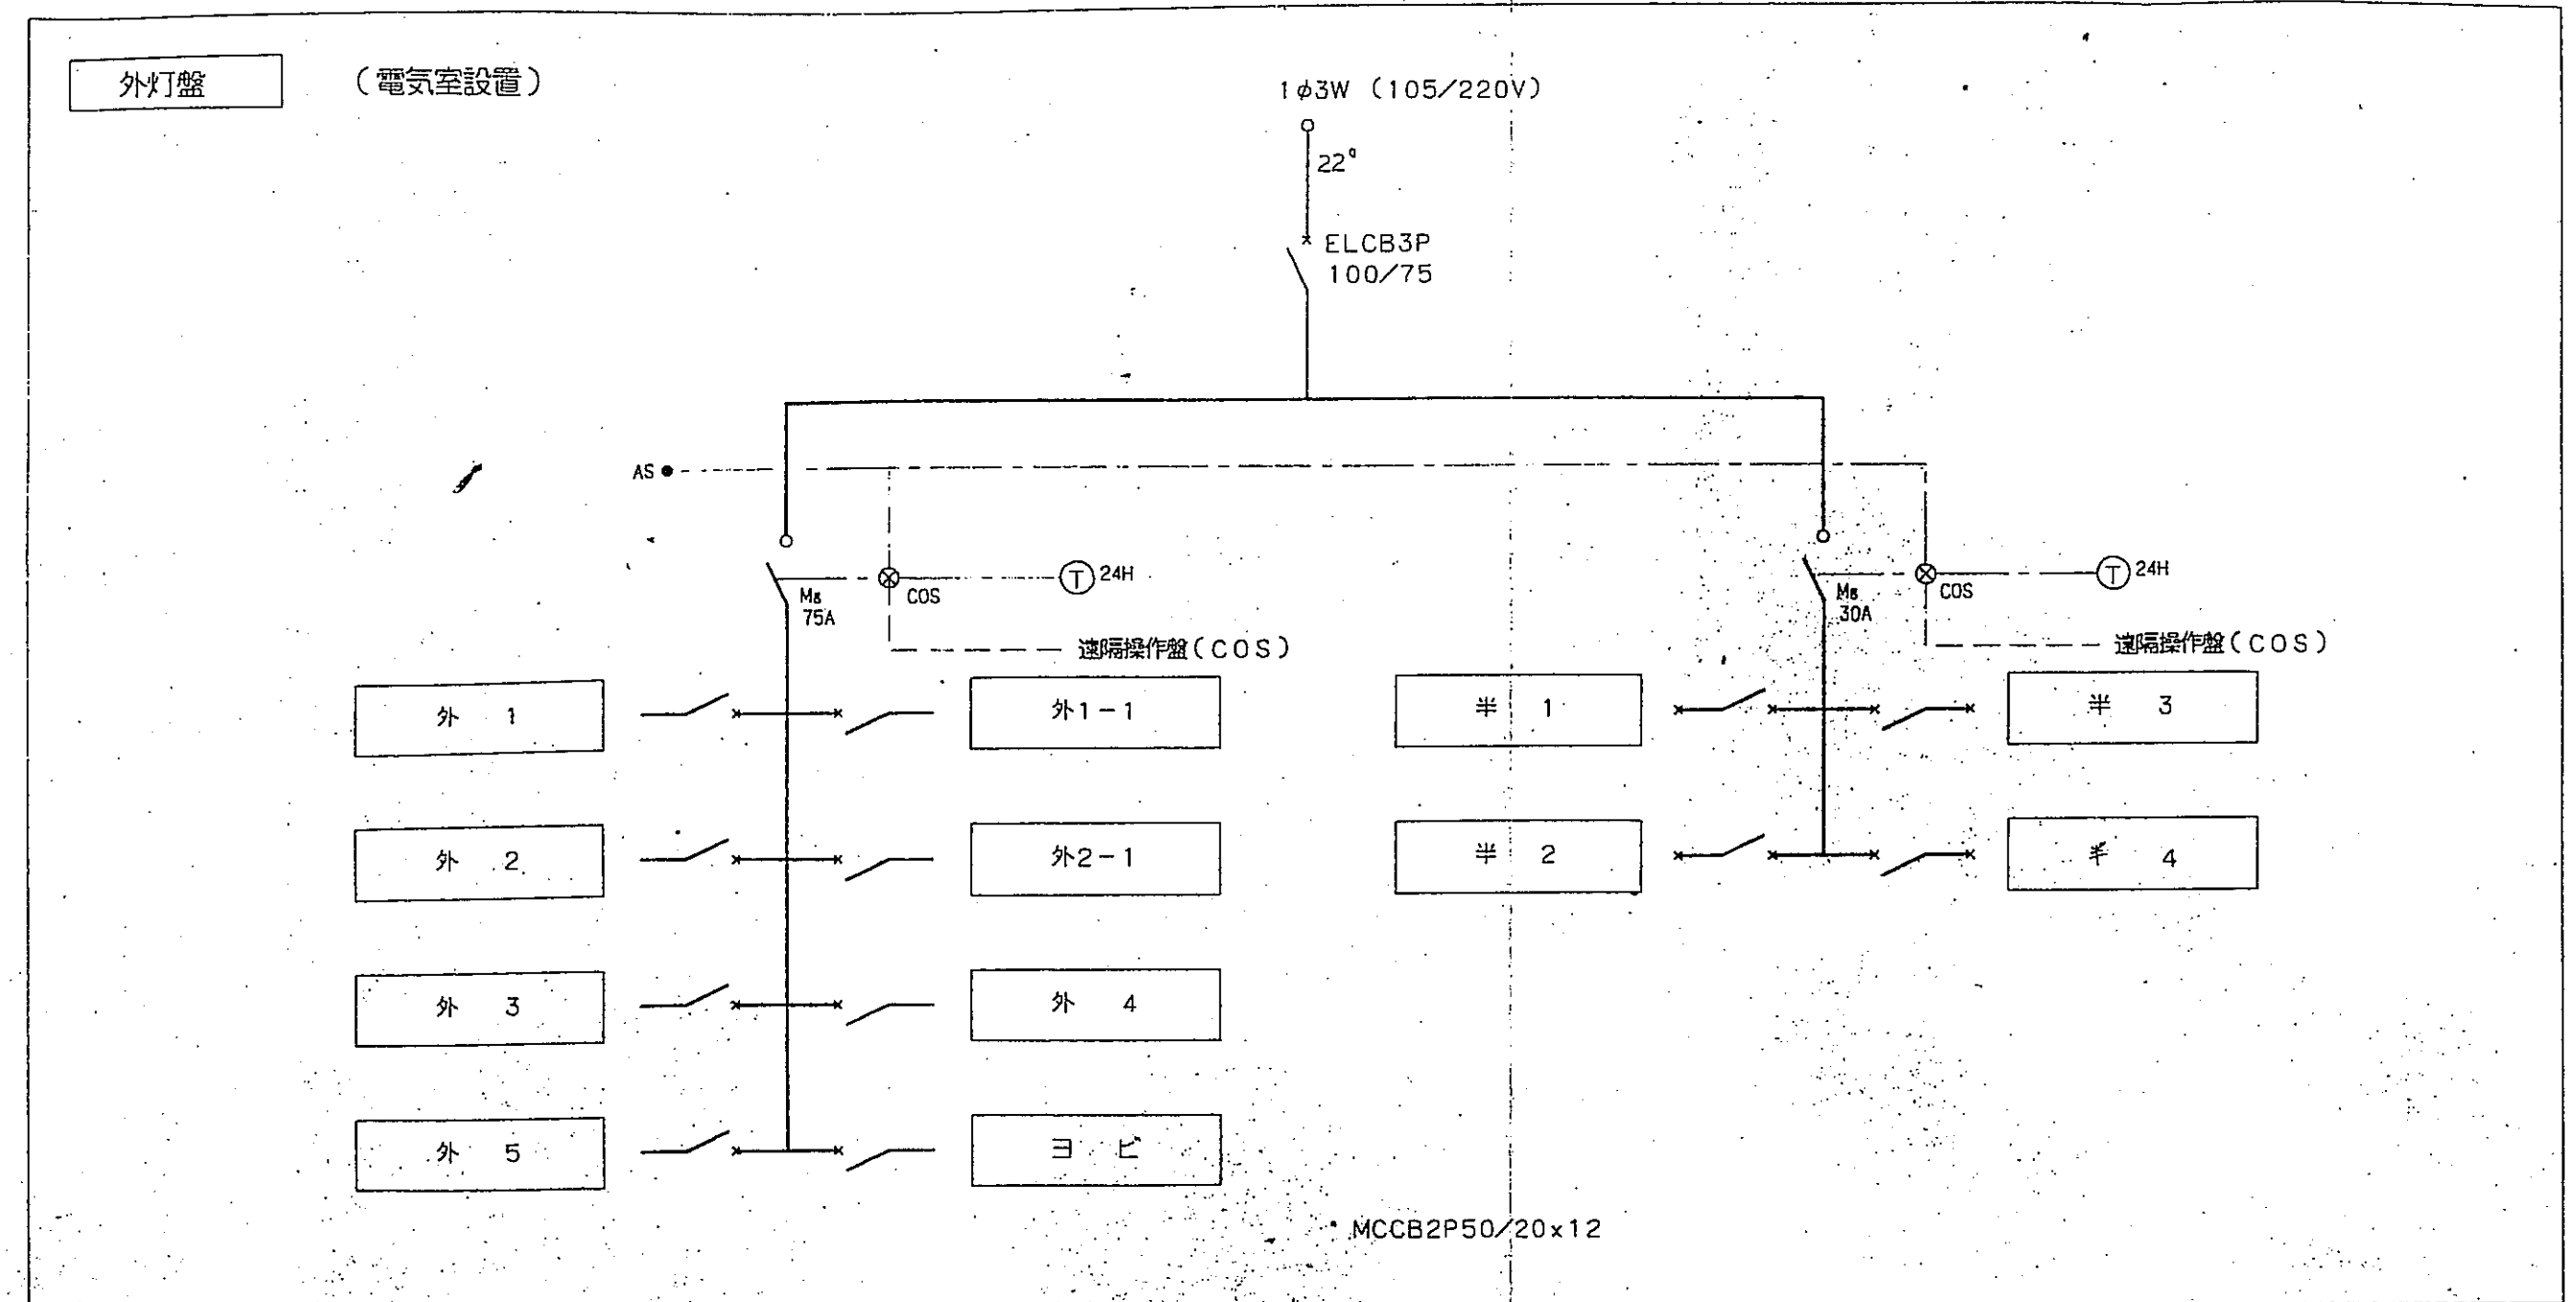


LM-1

露出型

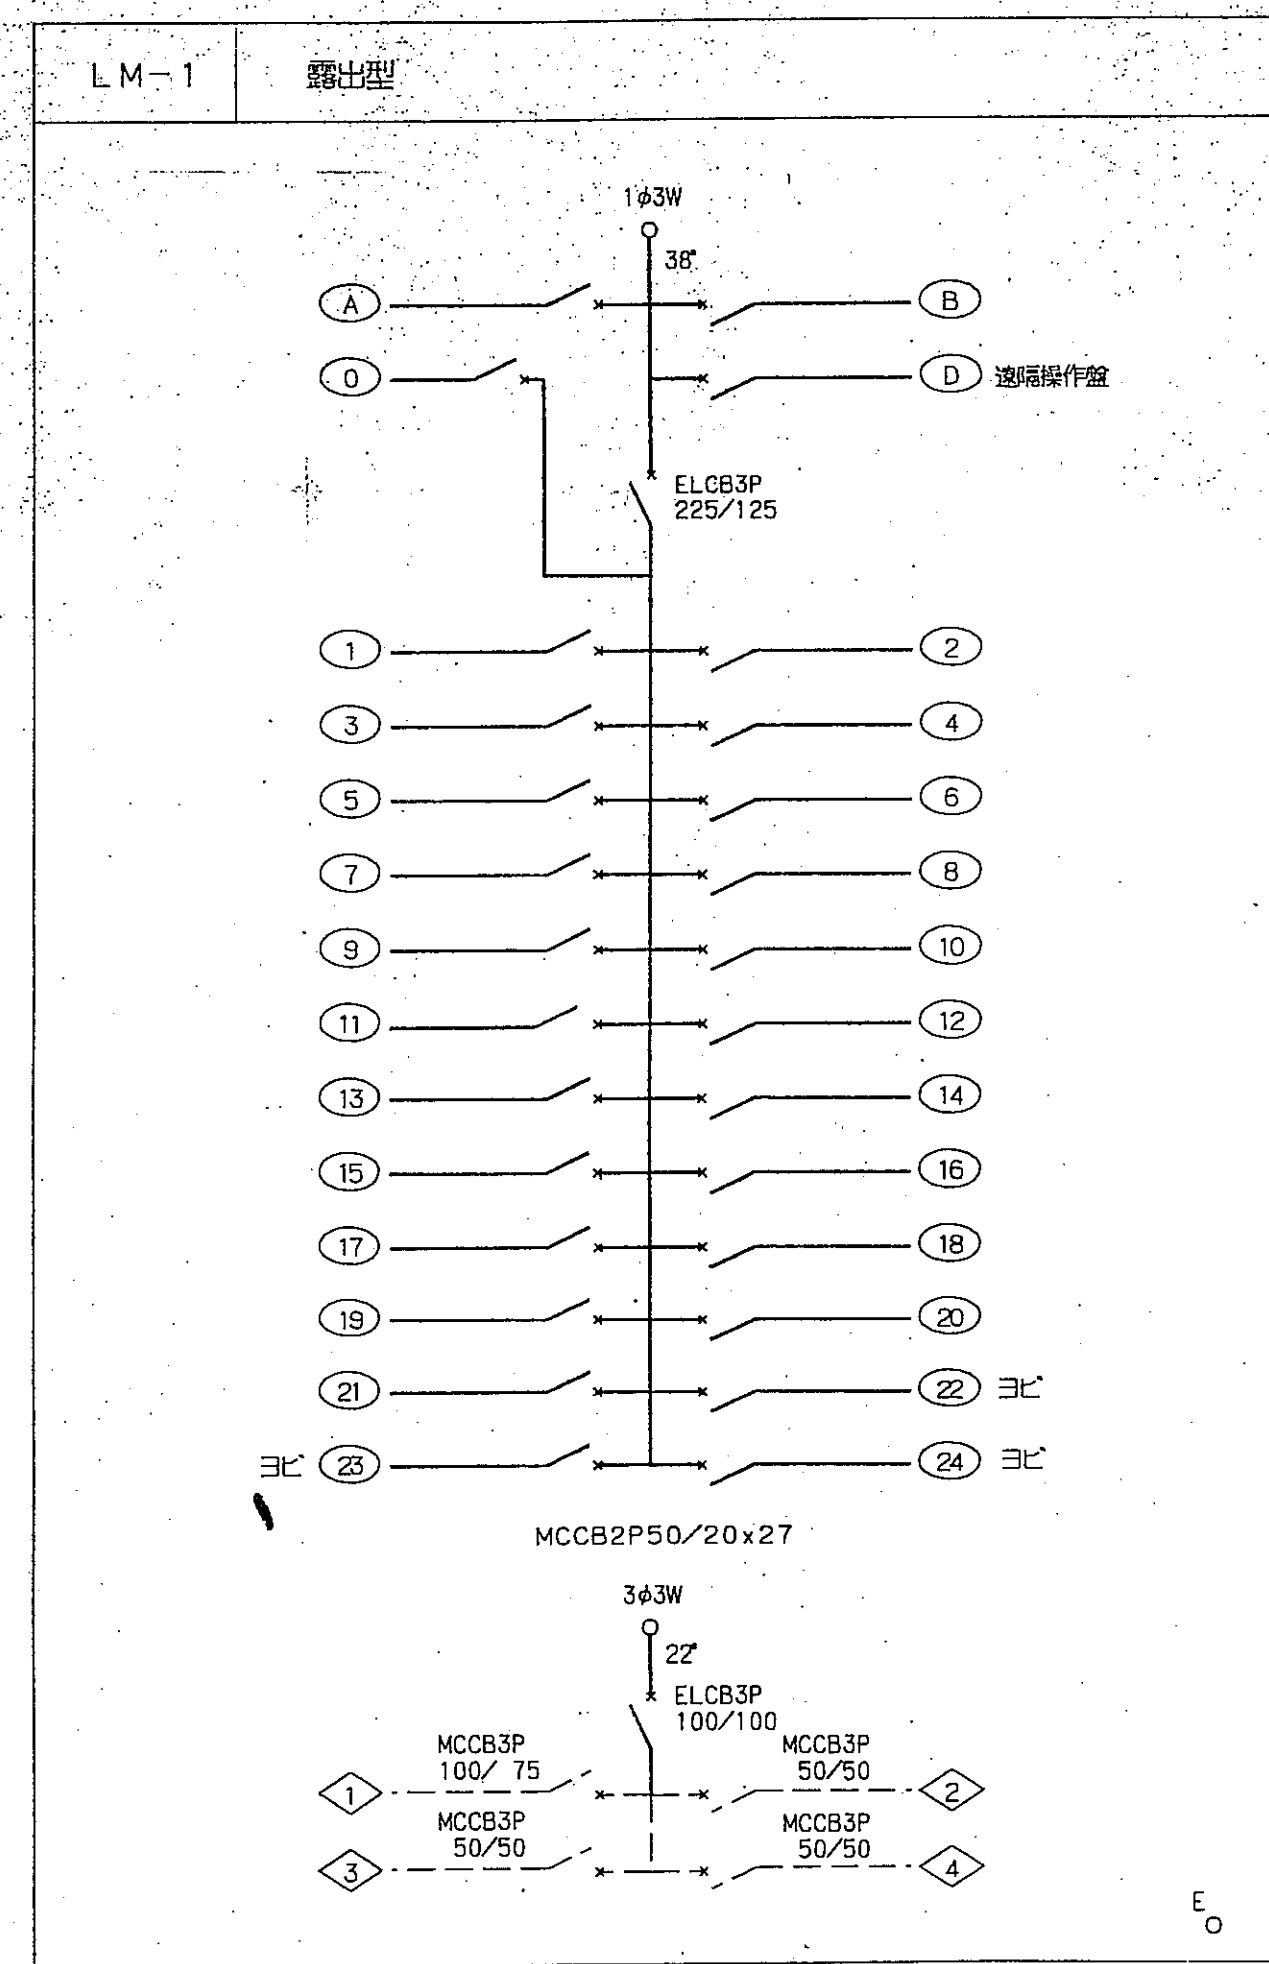


遠隔操作盤 埋込

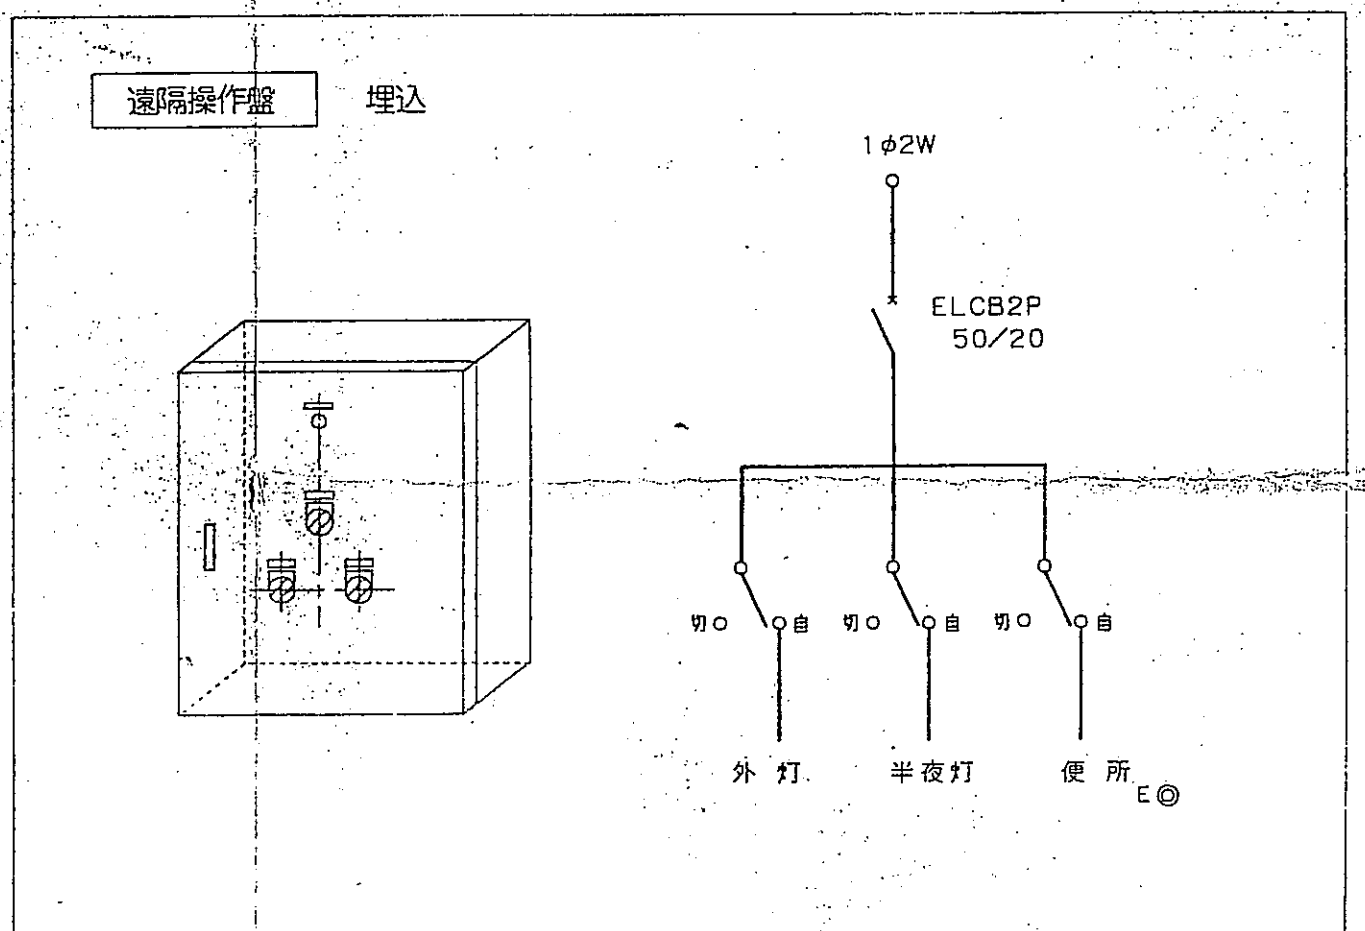

郡 山 町				
工事名	平成	年度	工事	
河 川 名	郡山町総合運動公園			
工事箇所	日置	郡 市	郡 山	町 東 俣 地内
図面種類	照明器具姿図 盤 図			
縮 尺	NO. SCALE			
図面番号	全	葉 第	E-12 号	

1

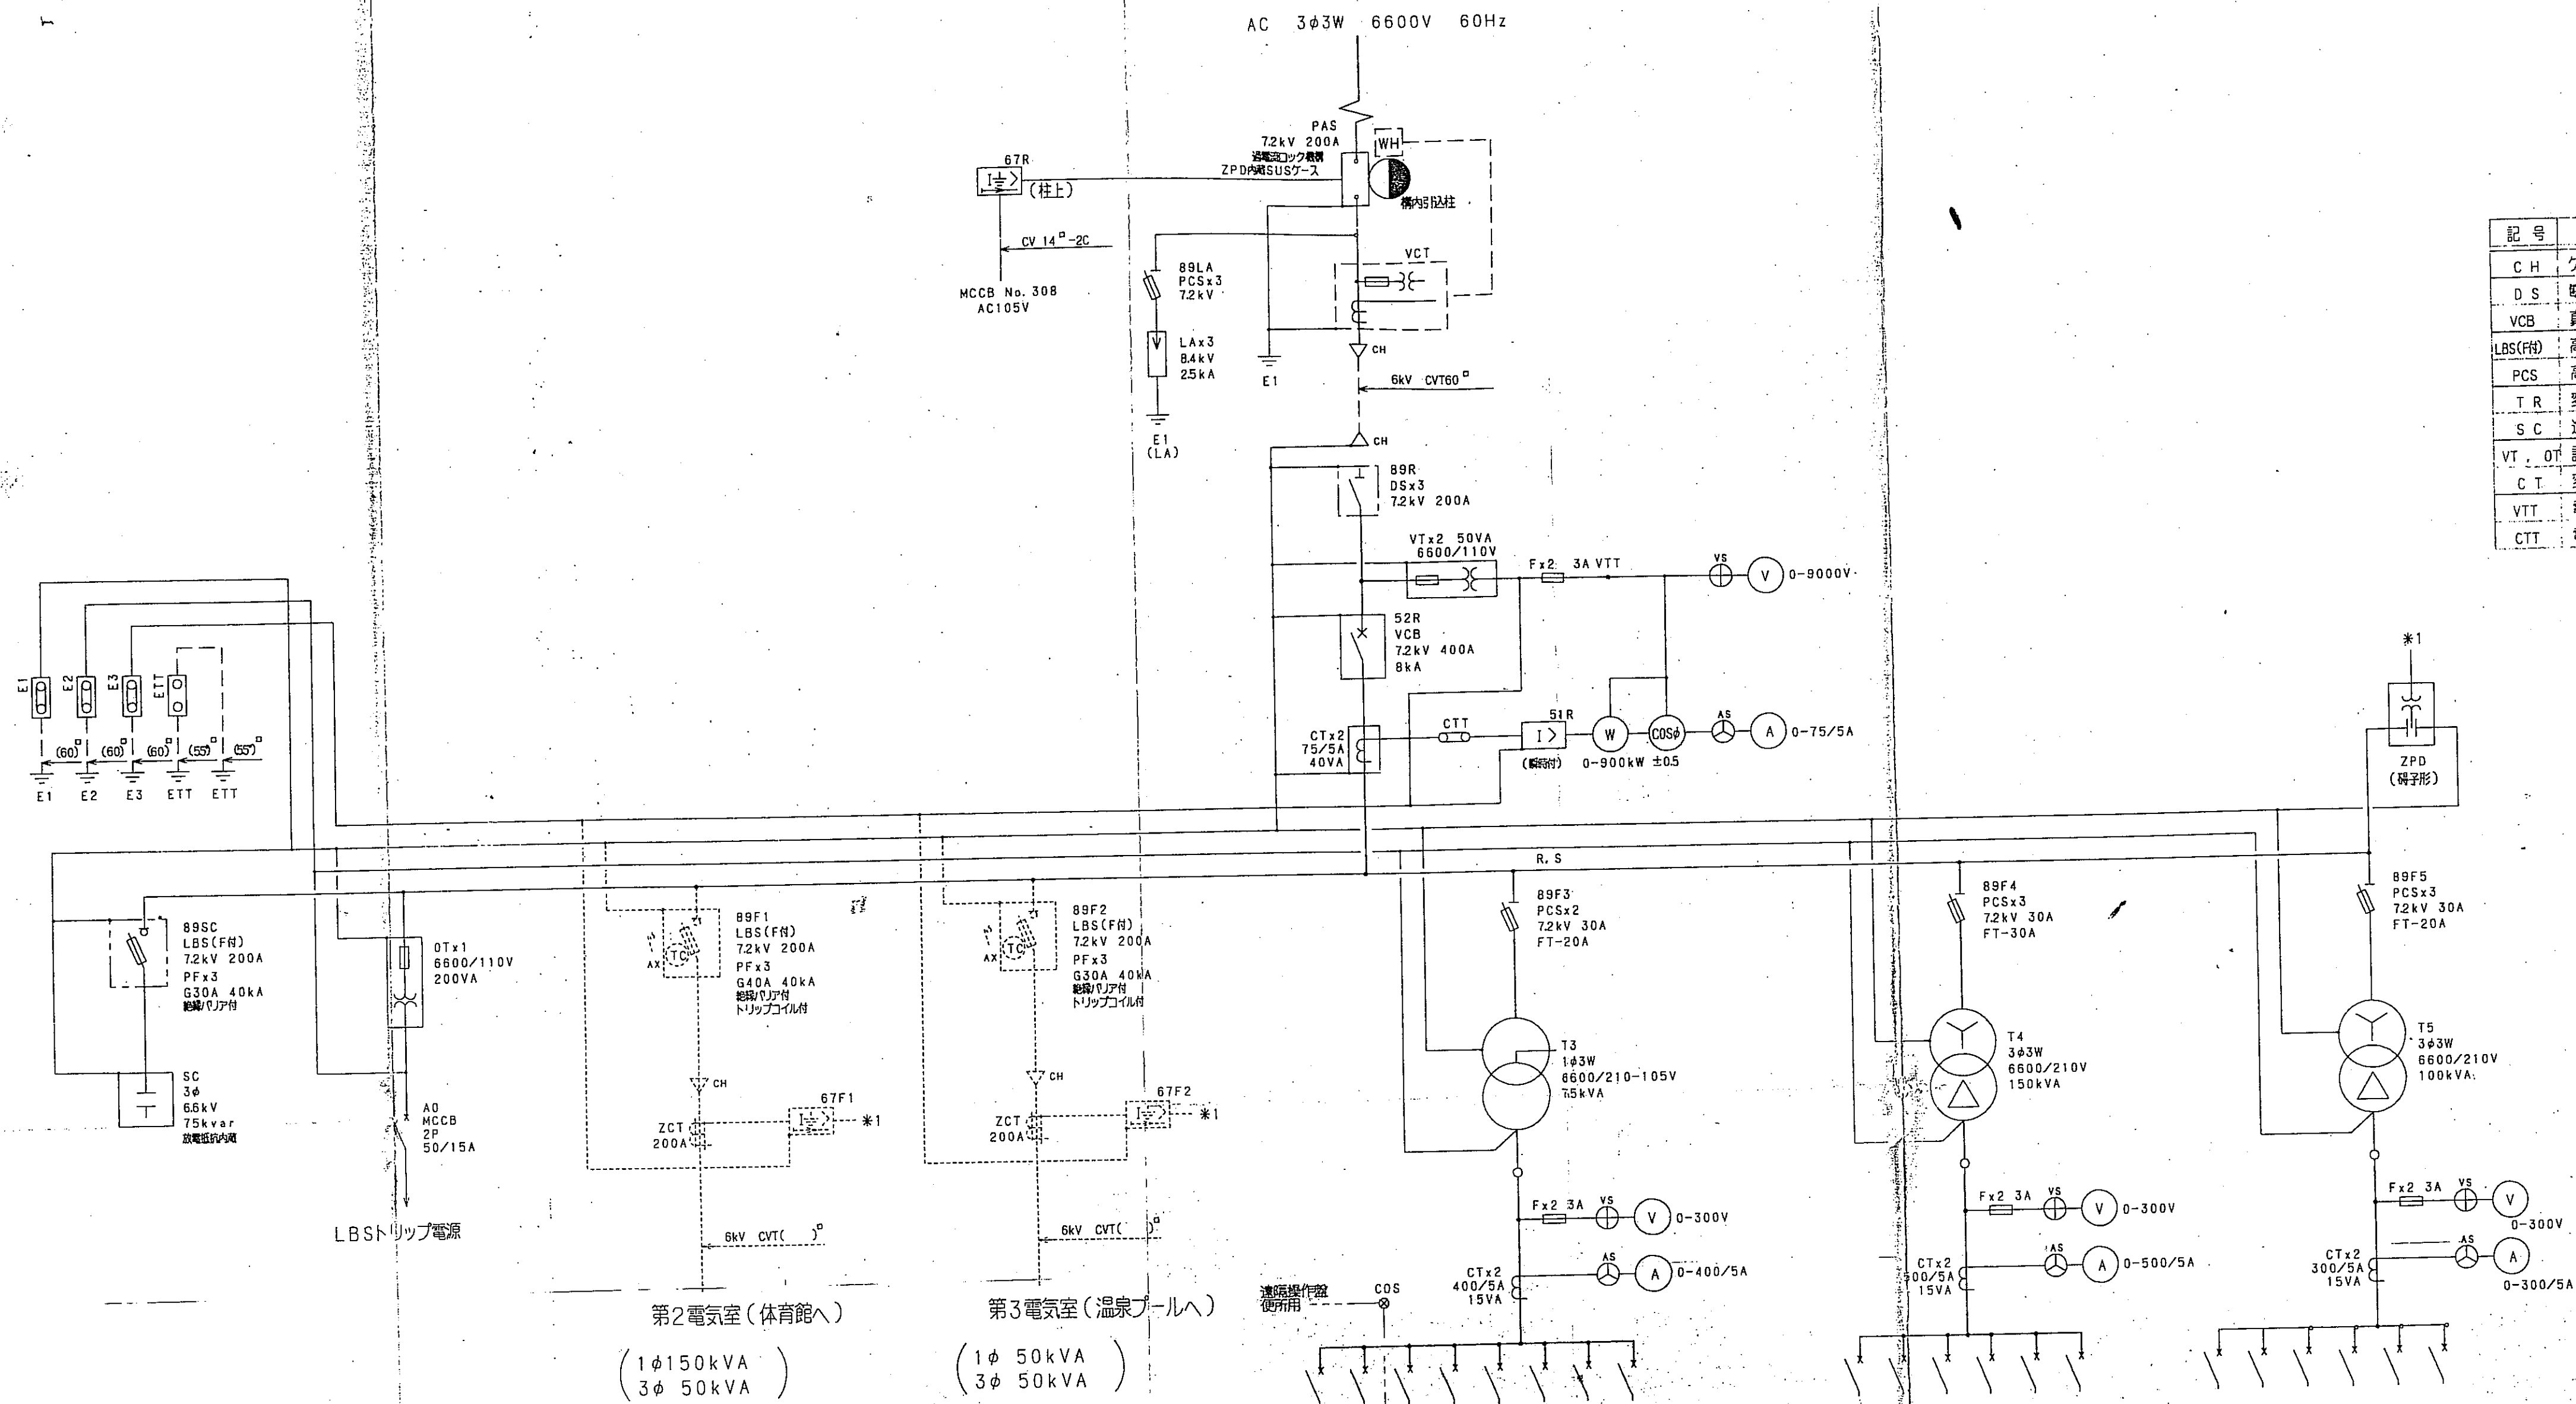

記号	名称	記号	名称
CH	ケーブルヘッド	67	地絡継電器 (方向性)
D.S	断路器	51	過電流継電器 (静止形)
VCB	真空遮断器 (CTトリップ)	V	電圧計 (広角形)
LBS(FH)	高圧交流負荷開閉器	A	電流計 (広角形)
PCS	高圧カットアウト	W	電力計 (広角形)
T.R	変圧器 (油入)	COSφ計	力率計
SC	進相コンデンサ	V.S	電圧計用切替開閉器
VT, OT	計器用変圧器	A.S	電流計用切替開閉器
CT	変流器	ZPD	電圧電圧継電器
VTT	電圧計用端子		
CTT	電流計用端子		

単線結線図

第1電気室 (多目的陸上競技場用)

第2電気室 (体育館へ)
(1φ 150kVA)
(3φ 50kVA)

第3電気室 (温泉プールへ)
(1φ 50kVA)
(3φ 50kVA)

CB No. (種類No.)	負荷名称	容量 kVA	CB容量 kVA	新線 サイズ
301 ()	本館	20	MCCB 3P 100/100	3φ 36
302 (LT)	テニスコート	9	MCCB 3P 50/50	3φ 36
303 ()	便所 E, F, G	5	MCCB 3P 50/30	1φ 14
304 (LG)	ランドゴルフ	3	MCCB 3P 50/30	3φ 36
305 ()	便所 A, C, D	5	MCCB 3P 50/30	1φ 14
306 (JT)	便所 B	6	MCCB 3P 50/30	3φ 36
307 ()	外灯	1.5	MCCB 3P 100/75	2φ 22
308 ()	DGR電源		MCCB 2P 50/20	1φ 14
309 ()	新電源		MCCB 2P 50/15	1φ 14
310 ()	電気室	1	MCCB 2P 50/20	1φ 14

低圧電灯盤


CB No. (種類No.)	負荷名称	容量 kVA	CB容量 kVA	新線 サイズ
401 ()	多目的グラウンド	81	MCCB 3P 400/300	150
402 ()	テニスコート (新線)	20	MCCB 3P 100/75	6φ
403 (LT)	環状		MCCB 3P 100/100	6φ
404 ()	予備		MCCB 3P 100/100	6φ
405 ()			MCCB 3P 100/100	6φ
406 ()			MCCB 3P 100/100	6φ

低圧動力盤 No. 1


CB No. (種類No.)	負荷名称	容量 kVA	CB容量 kVA	新線 サイズ
501 (LT)	テニスコート	18	MCCB 3P 100/75	6φ
502 (LT)	"	18	MCCB 3P 100/75	6φ
503 ()	本館	10	MCCB 3P 100/100	2φ 22
504 (LS)	ソフトボール	32	MCCB 3P 225/125	150
505 (JT)	浄化槽	16	MCCB 3P 225/125	100
506 ()	予備		MCCB 3P 100/100	6φ

低圧動力盤 No. 2


郡山町			
工事名	平成	年度	工事
河川名	郡山町総合運動公園		
工事箇所	日置	郡山	町東俣 地内
図面種類	単線結線図		
縮尺	NO. SCALE		
図面番号	全	葉	第 E-13 号

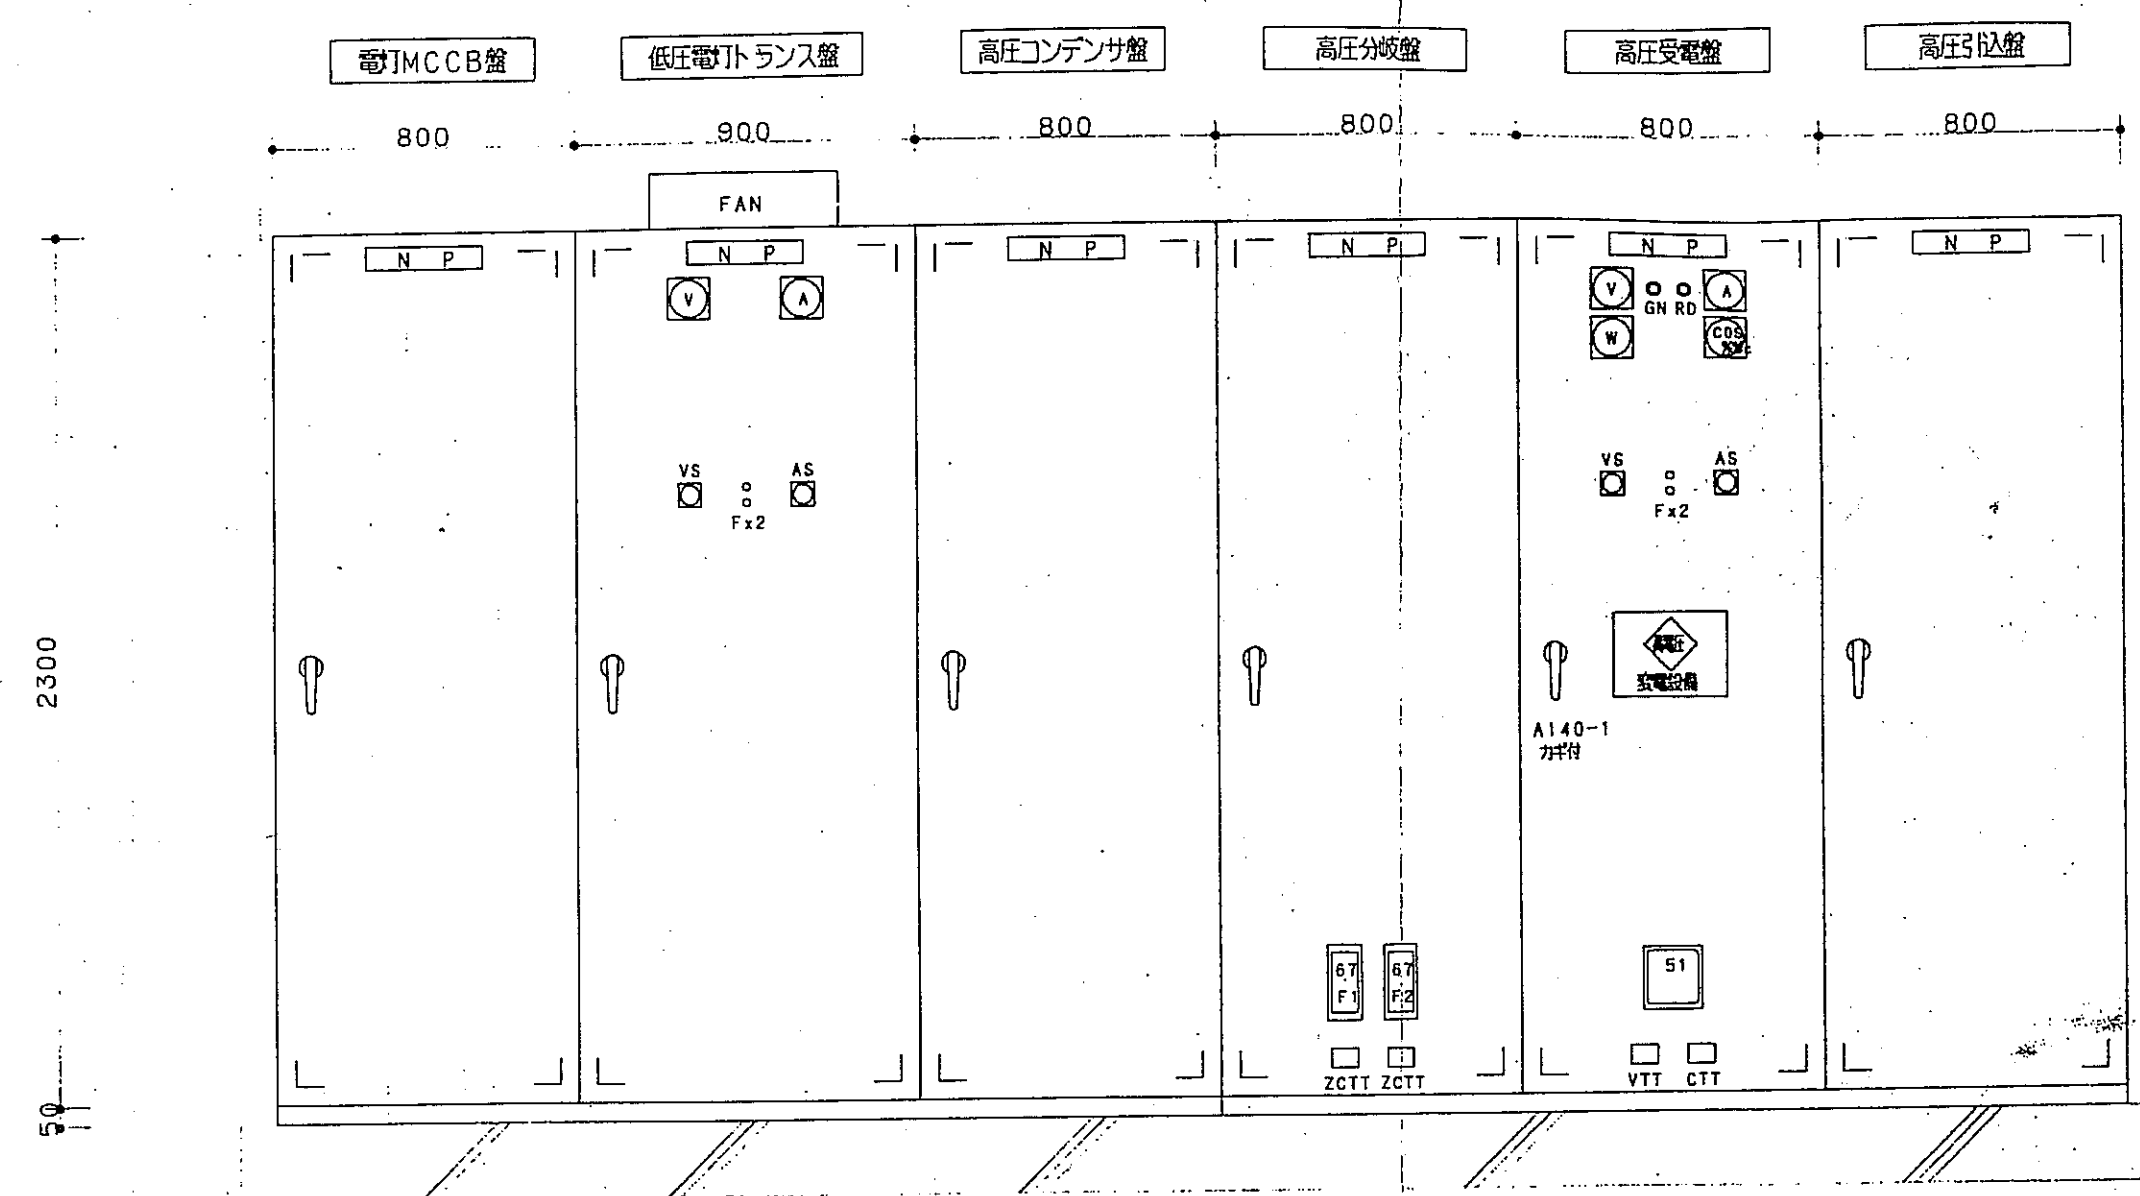


正面図

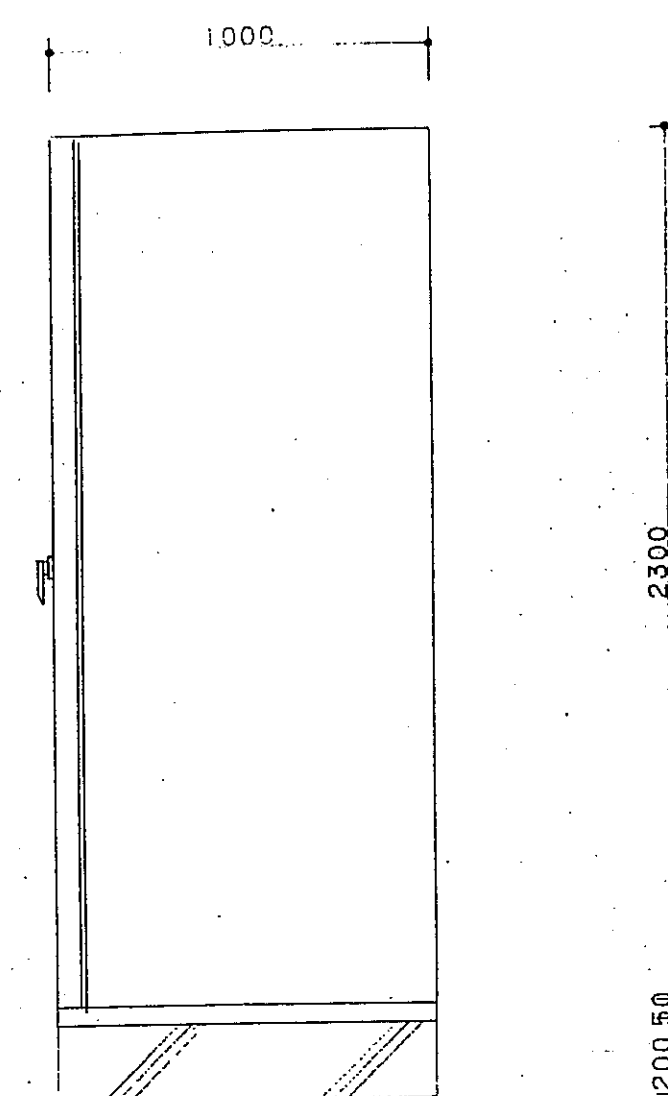

側面図

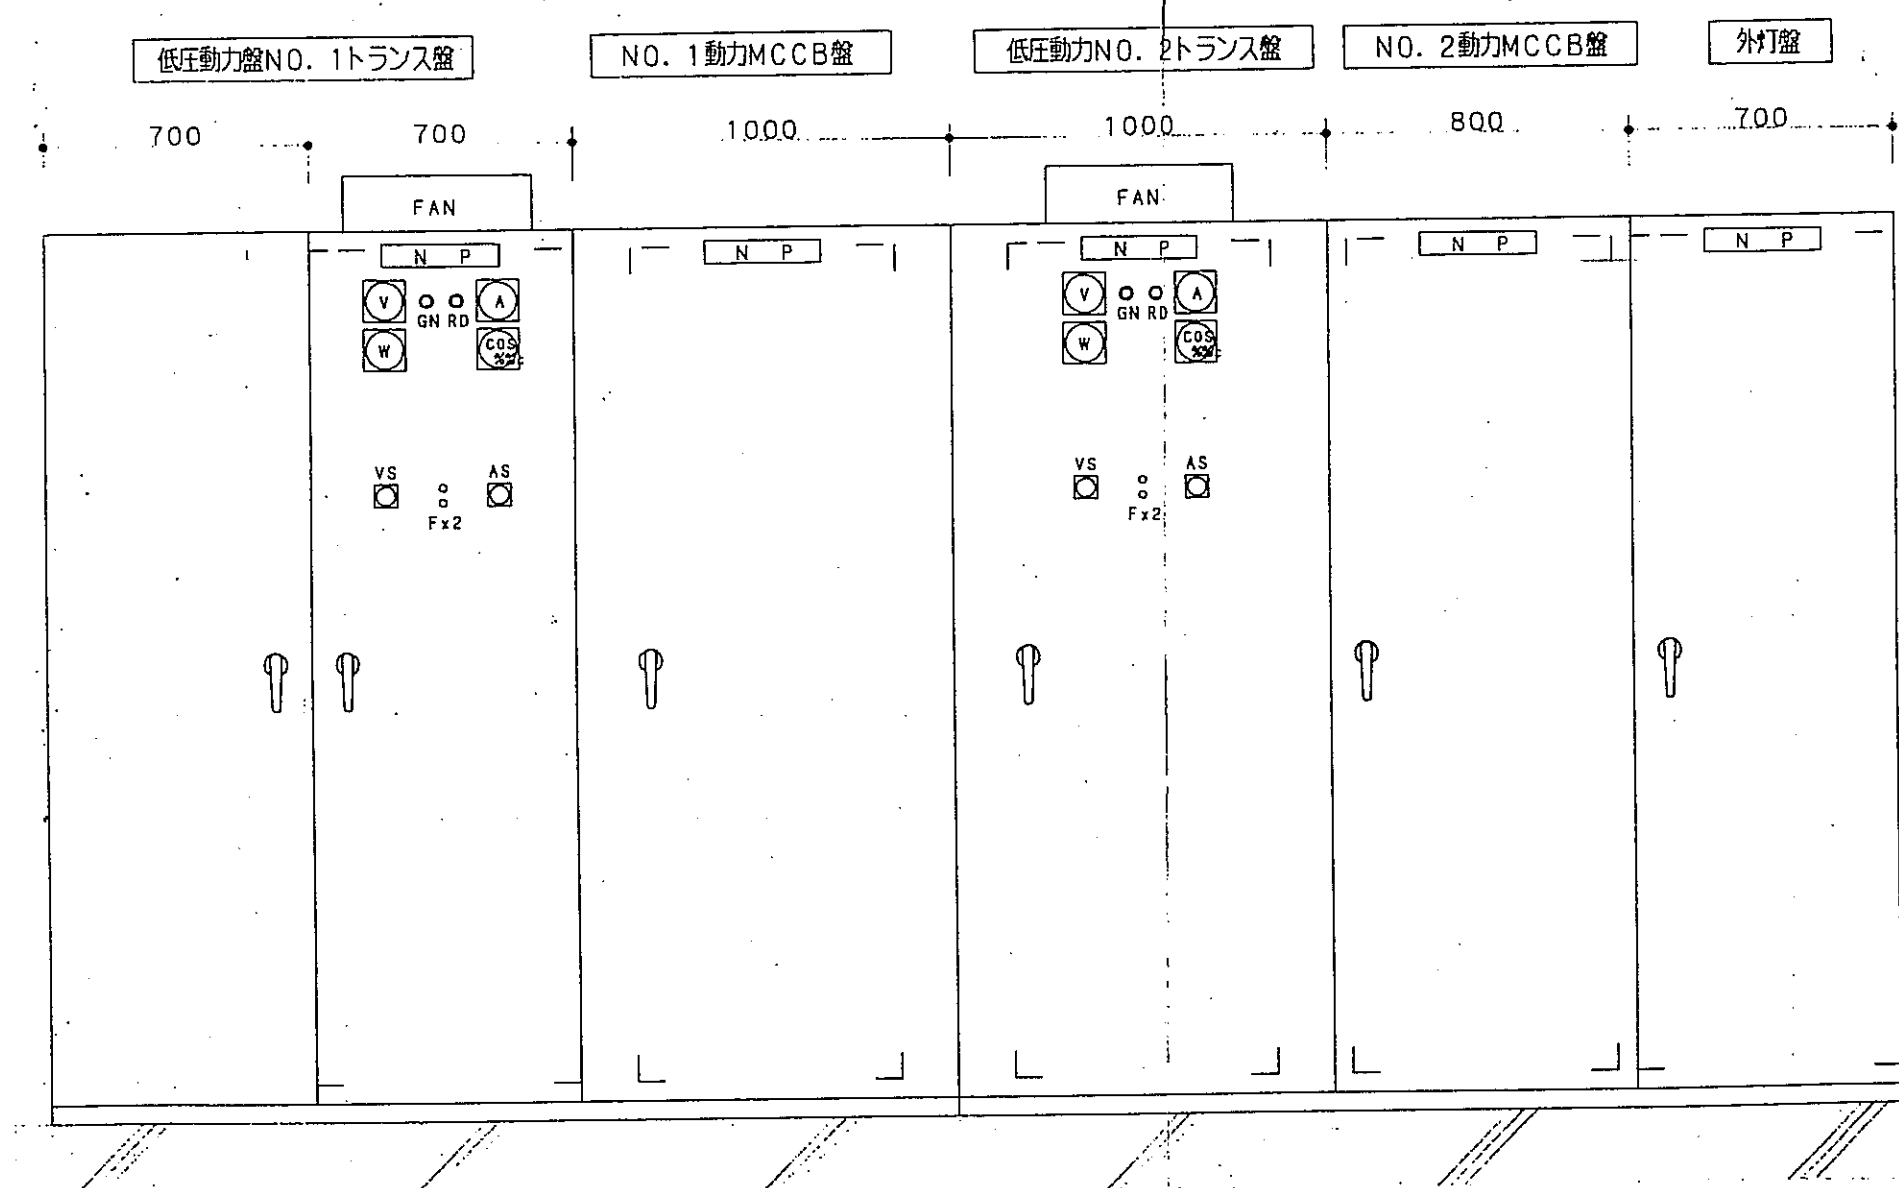

正面図

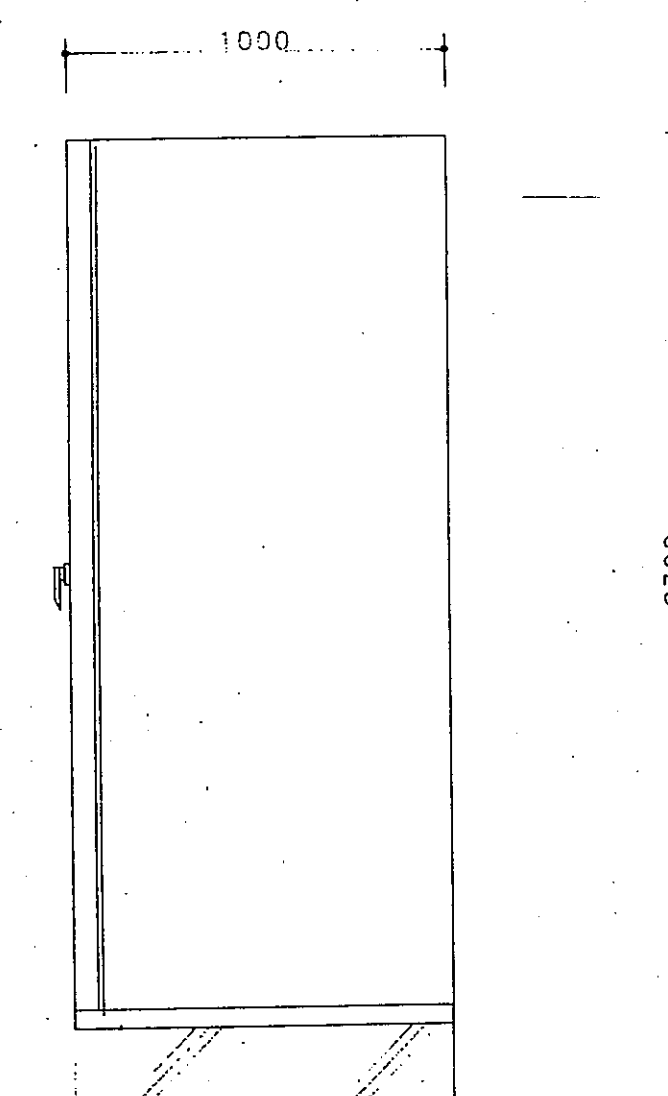


側面図

第1電気室(多目的陸上競技場用) キュービクル図 1/20


基礎工事は 本工事とする。

郡 山 町					
工 事 名	平成	年度			工事
河 川 路 線	郡山町総合運動公園				
工事箇所	日置	郡市	郡山	町村	東俣 地内
図面種類	盤 図				
縮 尺	1:20				
図面番号	全	葉 第			E-14 号

記号	ケーブル	配管	用途
A	6KV CVT60-3C	(82)	高圧
	CVT14-2C	(28)	GR
	CVT150°	(82)	ソフト 3φ
	CV14-3C×2	(54)	WA, WE
	CV8-3C×2	(82)	WC, WD
	CV22-3C×2	(82)	WG, WF
	CVT60-3C×3	(104)	テニス
	CVT38°	(54)	グラントゴルフ
	CVT100°	(82)	浄化槽
	CVT60°	(54)	WB
	CVVZ-5C	(28)	浄化槽 監視
	CV22-2C×3	(82)	外1, 外1-1, 外2
	CV38-2C×3	(82)	半1, 外2-1, 外4
	CV8-2C	(82)	外3
	CV55-2C×3	(82)	半3, 半4, 外5
B	6KV CVT60-3C	(82)×2	高圧
	CVT14-2C	(28)×3	GR
	CVT150°	(82)	ソフト 3φ
	CV14-3C×2	(54)	WA, WE
	CV8-3C×2	(82)	WC, WD
	CV22-3C×2	(82)	WG, WF
	CVT60-3C×3	(104)	テニス
	CVT38°	(54)	グラントゴルフ
	CVT100°	(82)	浄化槽
	CVT60°	(54)	WB
ケーブルラック 800W×100H			
	CVVZ-5C	(28)	浄化槽 監視
	CV22-2C×3	(82)	外1, 外1-1, 外2
	CV38-2C×3	(82)	半1, 外2-1, 外4
	CV8-2C	(82)	外3
	CV55-2C×3	(82)	半3, 半4, 外5
	CVT 150°	(82)	鉄骨ラック
	CVT 60°	(54)	鉄骨ラック

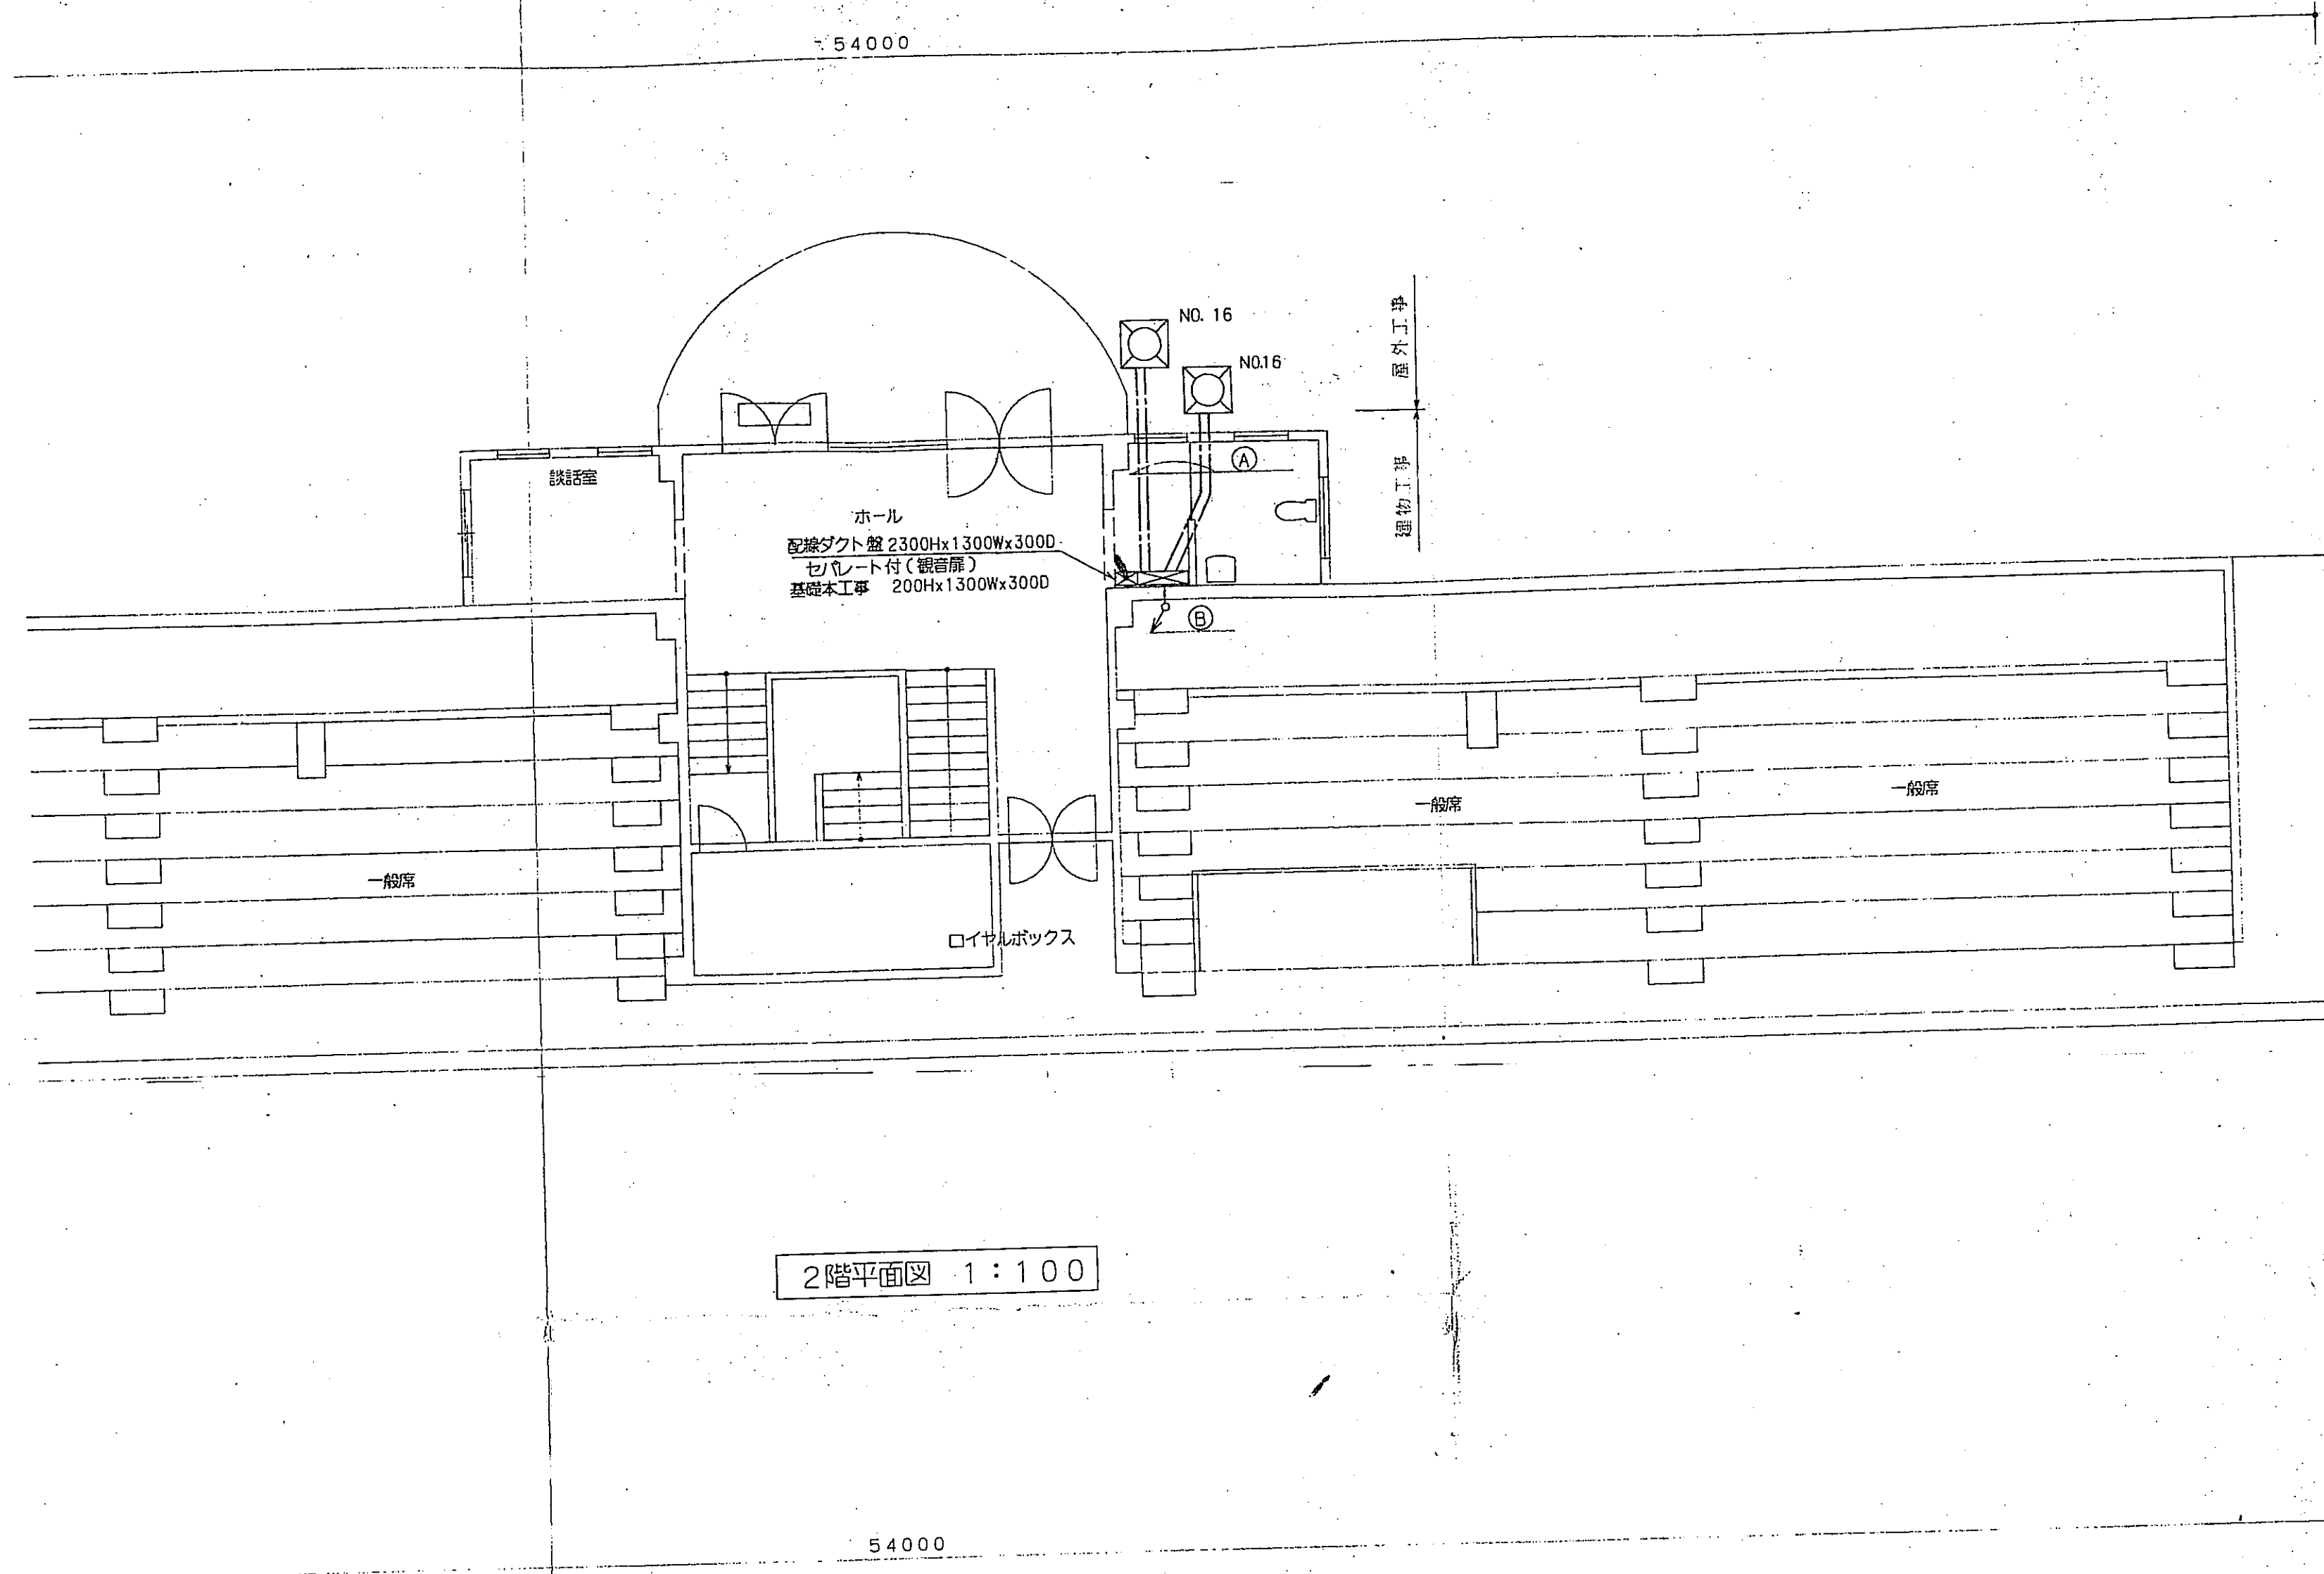


2階平面図 1:100

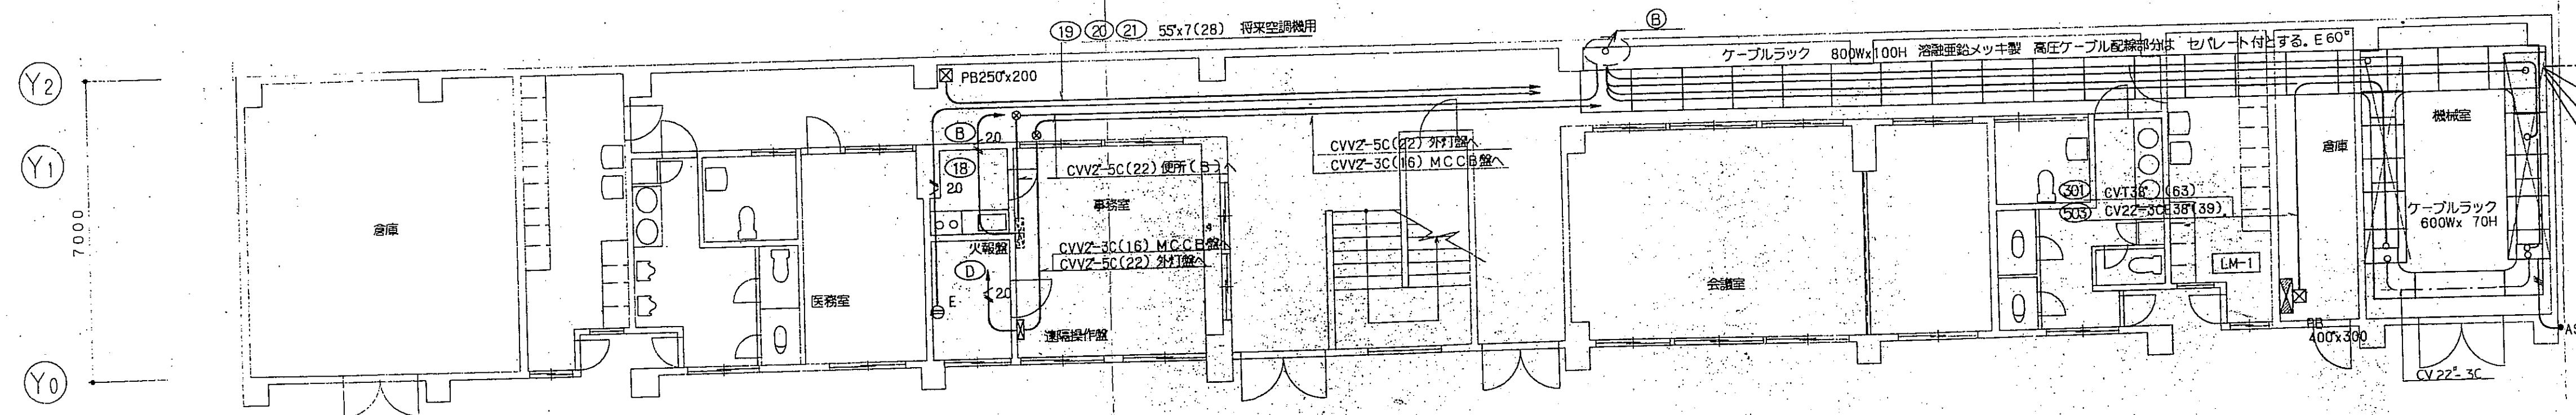


1階平面図 1:100

ケーブルラックは 溶融亜鉛メッキ製とする。

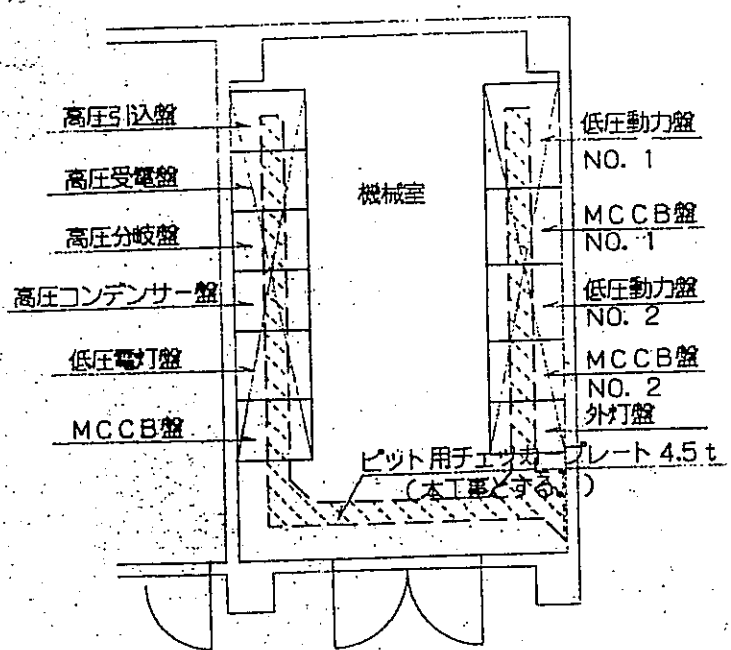

郡 山 町				
工 事 名	平成	年度	工事	
河 川 名	郡山町総合運動公園			
工事箇所	日置	都市	郡山	町 東侯 地内
図面種類	幹線 設備図			
縮 尺	1:100			
図面番号	全	葉	第	E-15 号


Y3
Y2
Y1
11700
Y0

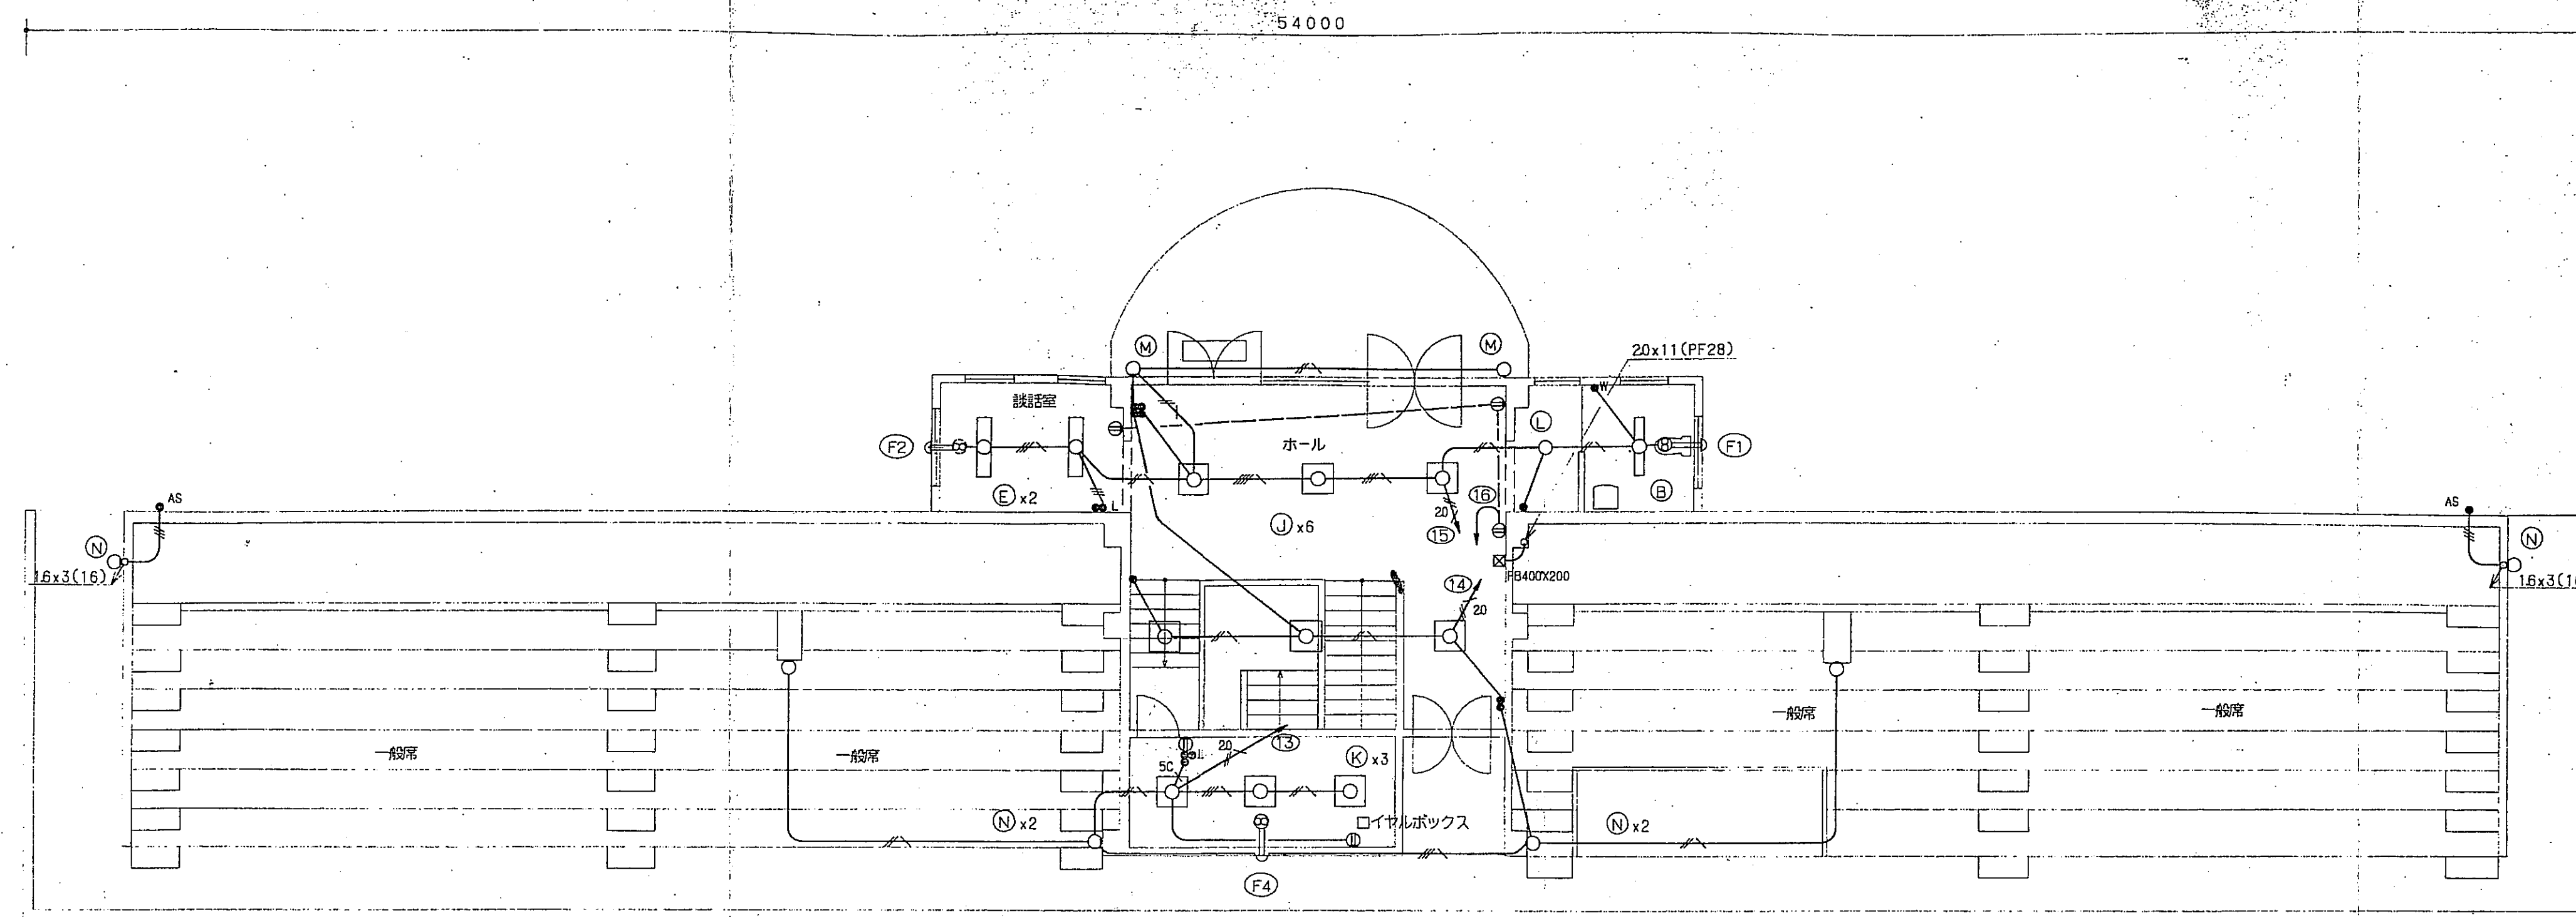

2階平面図 1:100


換気扇仕様				
F1:	便所用天井扇	206mm $\times$ H	35.5db	プラスチック製 100 ϕ スパイラル 深形フードステンレス
F2:	天井扇	380mm $\times$ H	36db	銅板製 150 ϕ " "
F3:	インテリタイプ天井扇	"	"	" " "
F4:	台所用天井扇	400mm $\times$ H	37db	金属製 " "
F5:	有圧扇 30cm	1380mm $\times$ H	37db	風圧シャッター ステンレス屋外フード

Y2
Y1
7000
Y0

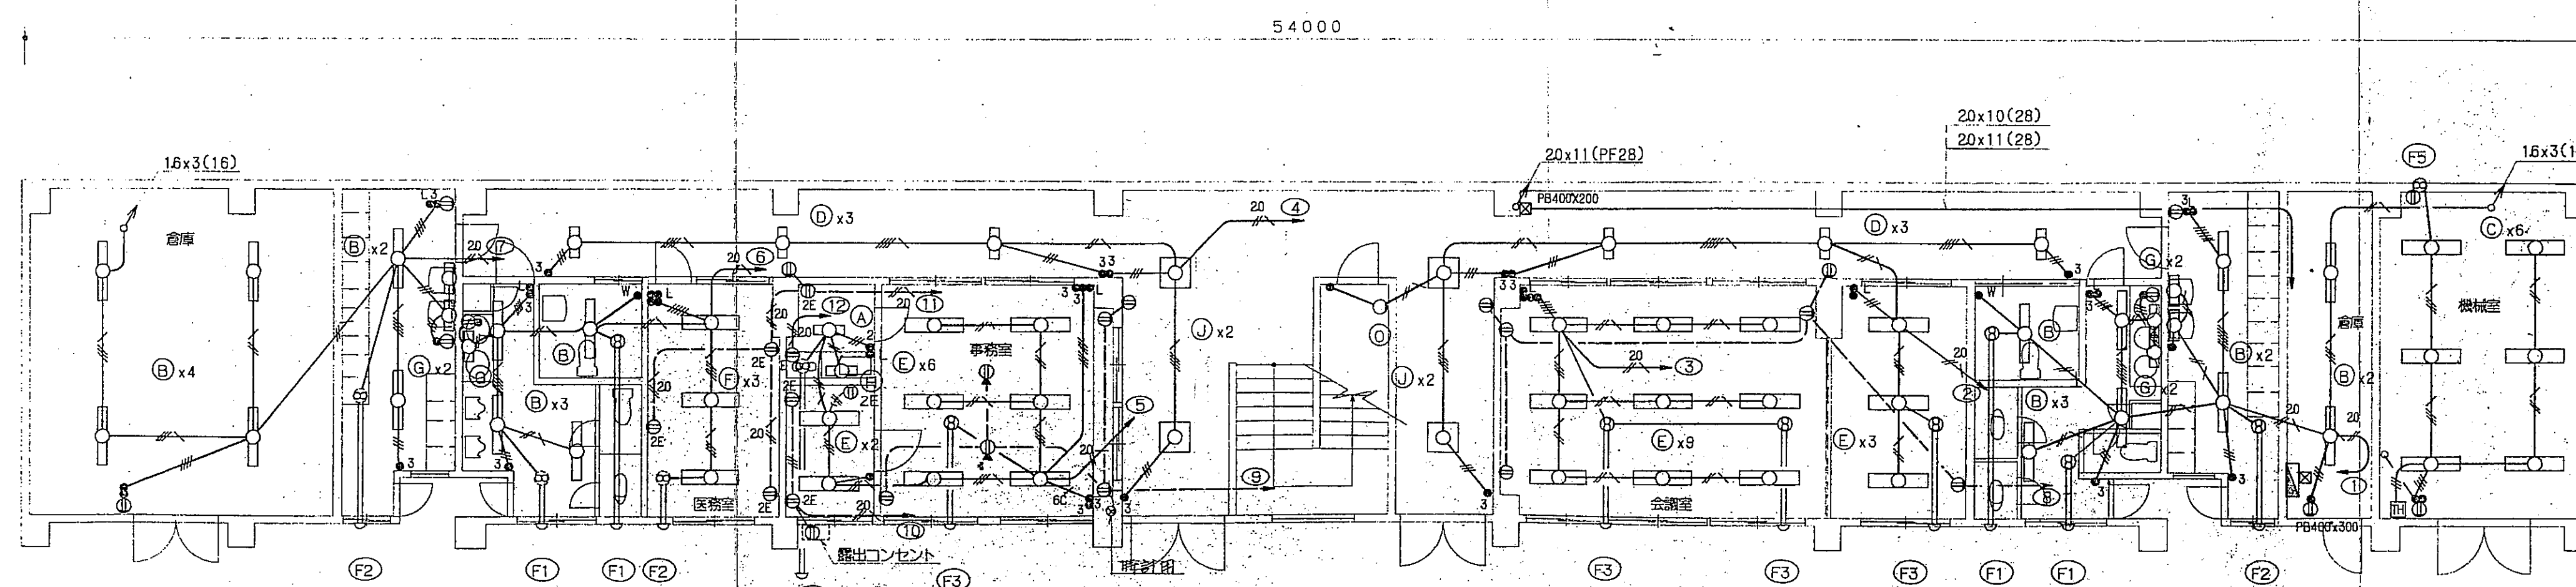

1階平面図 1:100

郡 山 町				
工 事 名	平成	年度	工事	
河 川 名	郡山町総合運動公園			
工事箇所	日置	郡 市	郡 山 町 村	東 俣 地内
図面種類	電灯 コンセント 設備図			
縮 尺	1:100			
図面番号	全	葉 第	E-16	号

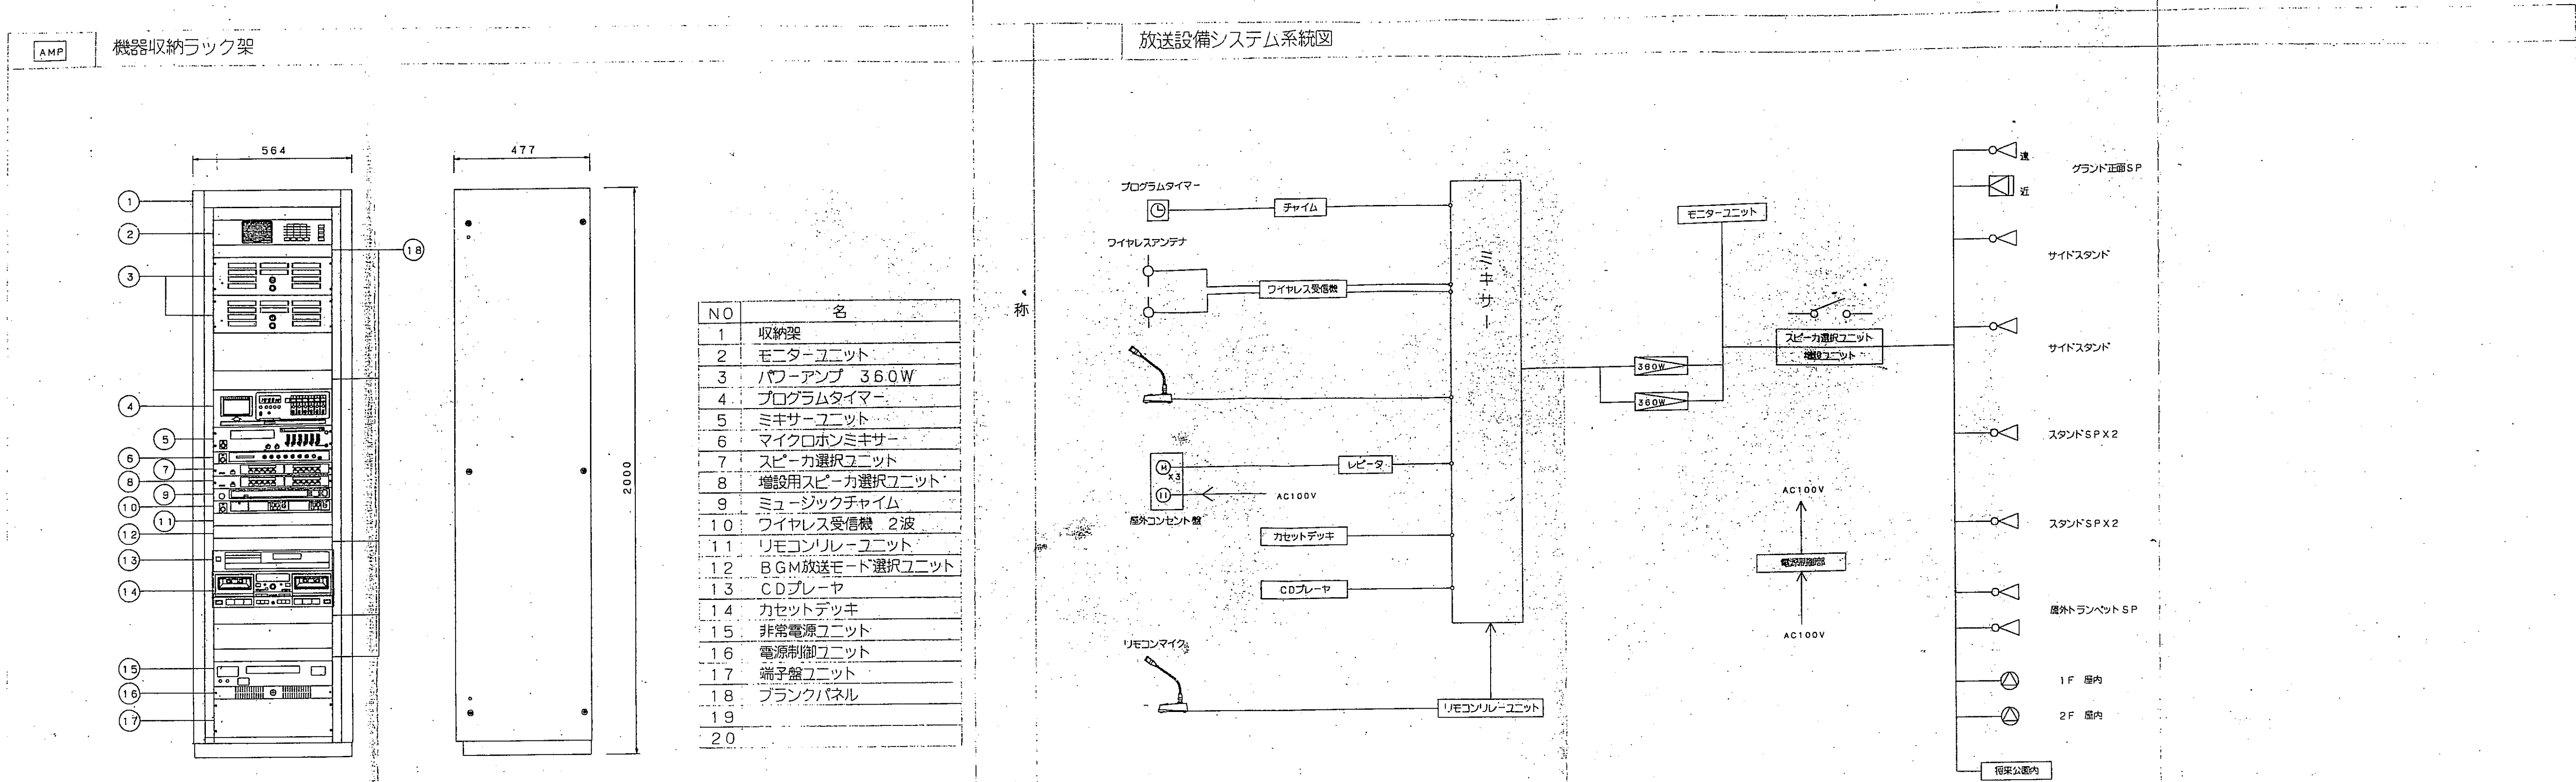

スピーカー

形 式 2ウェイ 密閉形
 入力インピーダンス 84Ω, 167Ω, 360Ω
 定格入力 60W
 出力音圧レベル 92dB(1m/1W)
 クロスオーバー周波数 3kHz
 周波数特性 80Hz~20kHz

トランペットスピーカ

定格入力 10W
 入力インピーダンス 1KΩ, 2KΩ, 8Ω
 周波数特性 200~12,000Hz
 出力音圧レベル 98dB(1W, 1m)

リモコンマイク 10局

電 源 DC24V
 消費電流 約25mA
 放送系統 10局十一音
 周波数特性 50~15,000Hz±6dB
 出力 20dB 60Ω 平衡
 負荷インピーダンス 600Ω以上

ワイヤレスアンテナ

電 源 DC12V(受信機・分配器より供給)
 入力周波数 806MHz~810MHz帯
 出力周波数 260MHz
 取付方法 壁取付
 その他 感度リモート対応

ダイナミックマイクロホン

形 式 ダイナミック形
 感 度 -56dB±3.5dB
 周波数特性 70~12,000Hz
 指向特性 単一指向性
 出力インピーダンス 600Ω±30%(不平衡形)

呼出装置視機(12窓)

電 源 AC100V 50/60Hz
 消費電流 3A
 音響可変式電子ブザー
 50角白熱ランプ照光式
 SPC1.6mm焼付塗料仕上げ

呼出復旧ボタン

復旧ボタン ノンロックリードスイッチ
 プレート 軽合金
 ボックス 1ヶ用JISBOX(カバー付)

呼出押ボタン


押しボタン 大型ノンロックリードスイッチ(防水)
 (又はリモコンによる)
 呼出確認灯 LED内蔵
 プレート ステンレス(防水対応)
 ボックス 1ヶ用JISBOX(カバー付)

ローカ灯


表 示 灯 12V 0.15A
 エンジンベース(赤色): 標準配線式
 プレート 軽合金
 ボックス 1ヶ用JISBOX(カバー付)
 外 観 色 調 カバー、アクリル樹脂(乳白色)

郡 山 町			
工 事 名	平成	年度	工事
河 川 名	郡山町総合運動公園		
工事箇所	日置	郡山	町東侯地内
図面種類	弱電機図表 ②		
縮 尺	NO. SCALE		
図面番号	全	葉 第	E-17 号

記号	ケーブル	配管	用途
⑩	—C—	(GP28) x 2	TEL5線
	—C—	(GP28)	カメラ
	AE1.2-2C x 5		放送
	AE1.2-2C x 6	(GP70)	インターホン
	AE1.2-3P x 8		呼び出し
	S-7C-FB x 2		テレビ
	—C—	(GP5.4) x 3	体育館 (カメラから放送)
⑧	—C—	(GP5.4) x 2	予備
	—C—		
	—C—		
	AE1.2-2C x 5	ケーブルラック 300W x 70H	TEL5線
	AE1.2-2C x 6		カメラ
	AE1.2-3P x 8		放送
	S-7C-FB x 2		インターホン
④	—C—		呼び出し
	—C—		テレビ
	—C—		体育館 (カメラから放送)
	—C—		予備
	—C—		
	—C—		
	—C—		
⑤	—C—	(28)	カメラ
	AE1.2-2C x 5	(28)	放送
	—C—	(28)	体育館 (カメラから放送)
⑥	—C—	(28)	予備
	AE1.2-2P x 7	(28)	呼び出し
⑦	—C—	(28)	予備
	AE1.2-2C x 6	(28)	インターホン
⑨	S-7C-FB x 2	(28)	テレビ

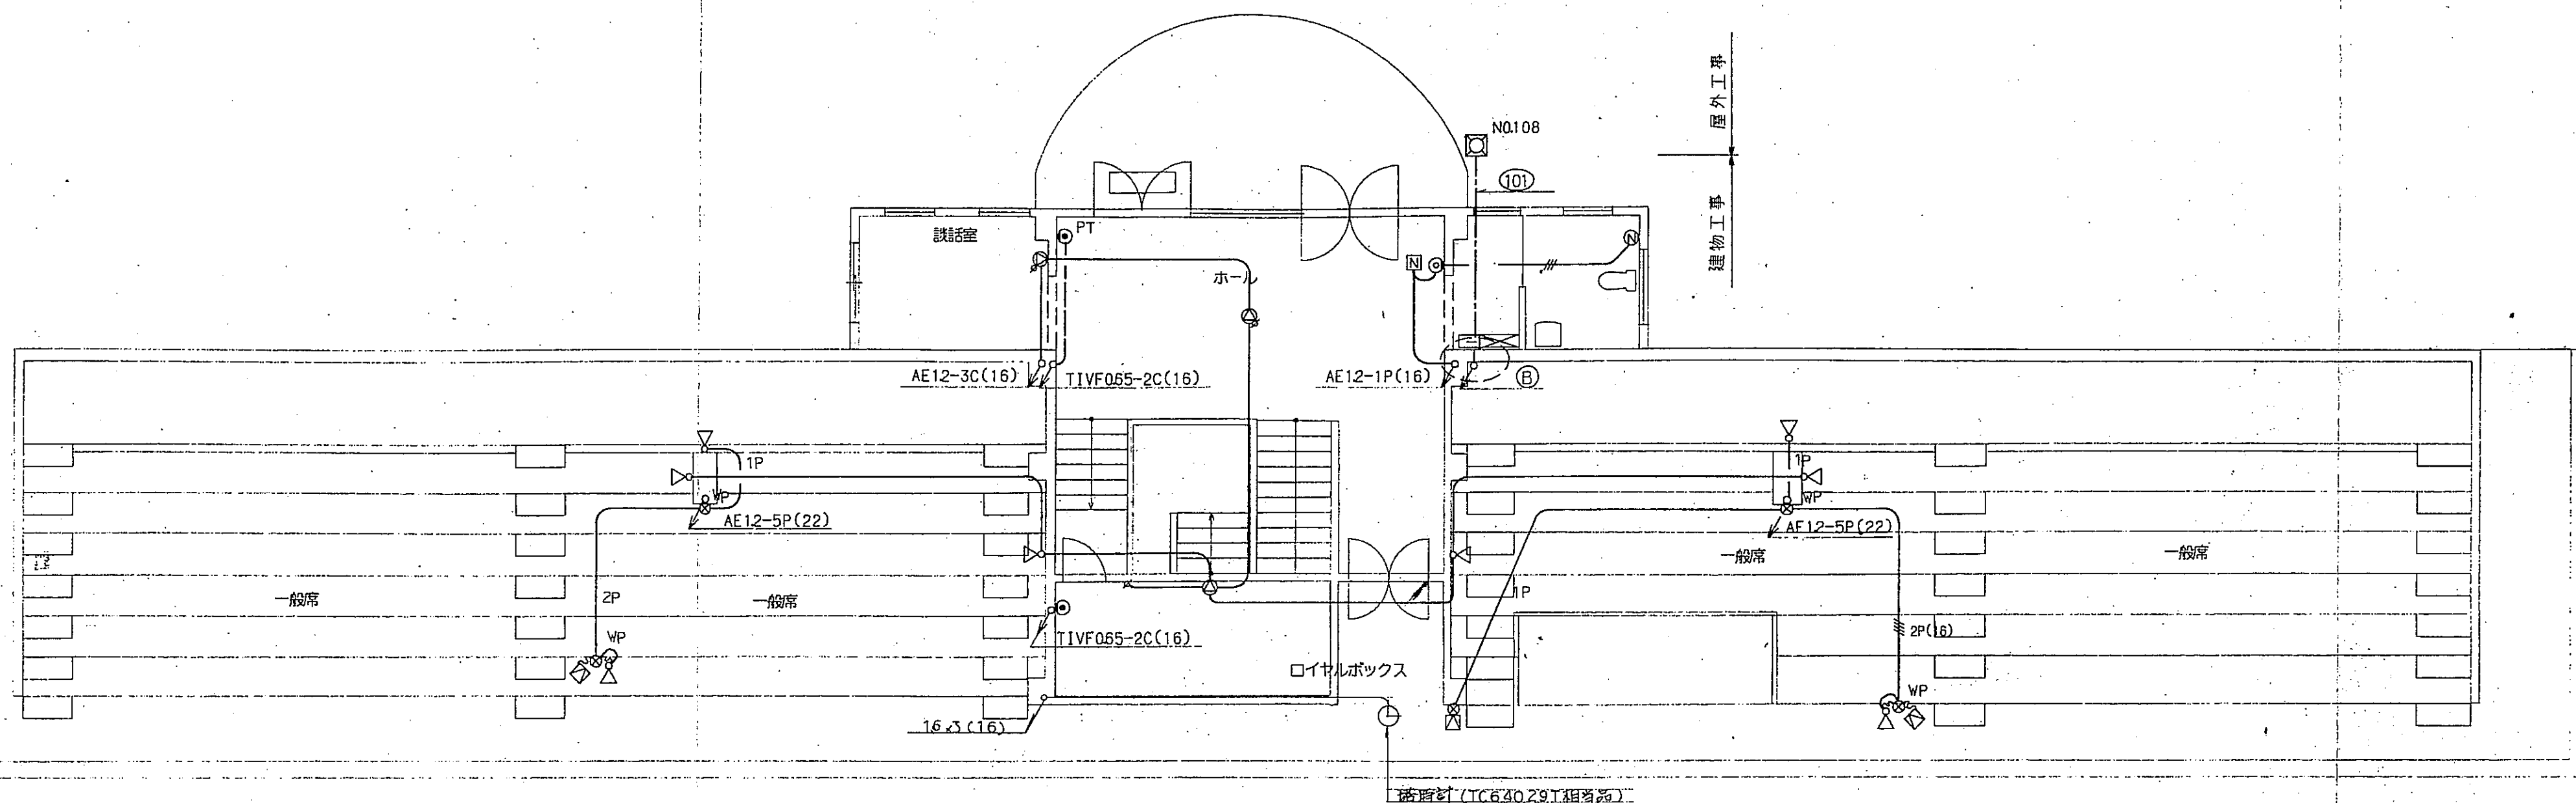

2階平面図 1:100

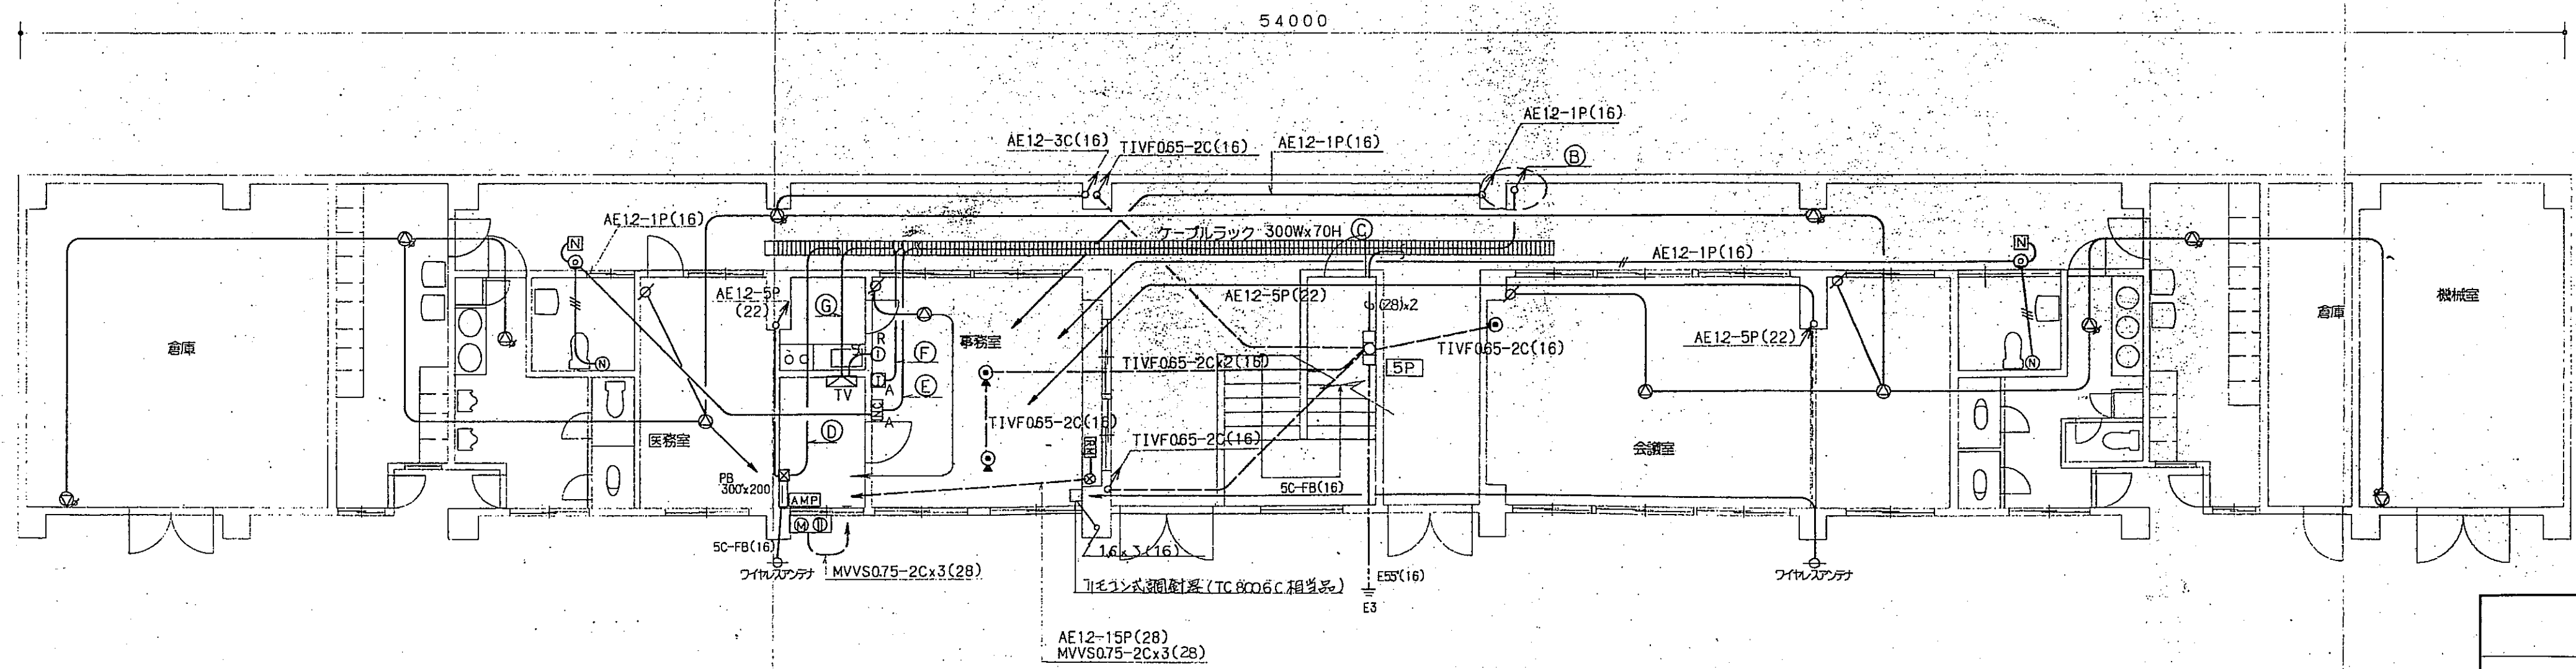


1階平面図 1:100

放送設備: — AE1.2-3C(16)

郡山町			
工事名	平成	年度	工事
河川 路線名	郡山町総合運動公園		
工事箇所	位置	郡山町	東侯地内
図面種類	弱電設備図		
縮尺	1:100		
図面番号	全	葉第	E-18号


凡 例			
記 号	名 称	選 用	備 考
⊠	受 信 機	P型 2級 5回機常時監視機能付 諸表示 5回線	○ ○
□	機 器 収 容 箱	露出型 (ⓐ ㉑ ㉒ 内蔵)	○
□	"	埋込型 (ⓐ ㉑ ㉒ 内蔵)	○
ⓐ	電 鈴	DC24V 15mA150φ	○
㉑	表 示 灯	AC24V 480mW LED球	○
㉒	発 信 機	P型 2級 (埋込 露出)	○
ⓐ	差動式スポット型感知器	2種	○
ⓐ	定温式スポット型感知器	1種 ℃ WP	○
ⓐ	"	特種 ℃	○
ⓐ	"	種 ℃	○
ⓐ	差動式分布型感知器	種	○
ⓐ	煙 感 知 器	光電式 2種 露出型	○
ⓐ	"	光電式 2種 埋込型	○
ⓐ	"	光電式 2種 点検口付 (壁付用 床付用)	○
Ω	終 端 器	CRE	○
ⓐ	煙 感 知 器	光電式 3種 露出型	○
ⓐ	"	光電式 3種 埋込型	○
ⓐ	自 動 閉 鎖 装 置	防火戸用 ラッチ式	○
ⓐ	"	防火シャッター用 (建築工事)	○
ⓐ	圧 電 プ ザ ー	防火シャッター降下警報用	○
—	警 戒 区 域 境 界 線		○
ⓐ	同 上 番 号	自火報設備	○
ⓐ	"	防排煙設備	○
↑ ↓	立上げ 緊迫し 立下げ		○
	図中サイズはきは下記による		
—	配 管 配 線	AE1.2-1P (16)	○
—	"	AE1.2-2P (16)	○
—	"	HP1.2-1P (16)	○

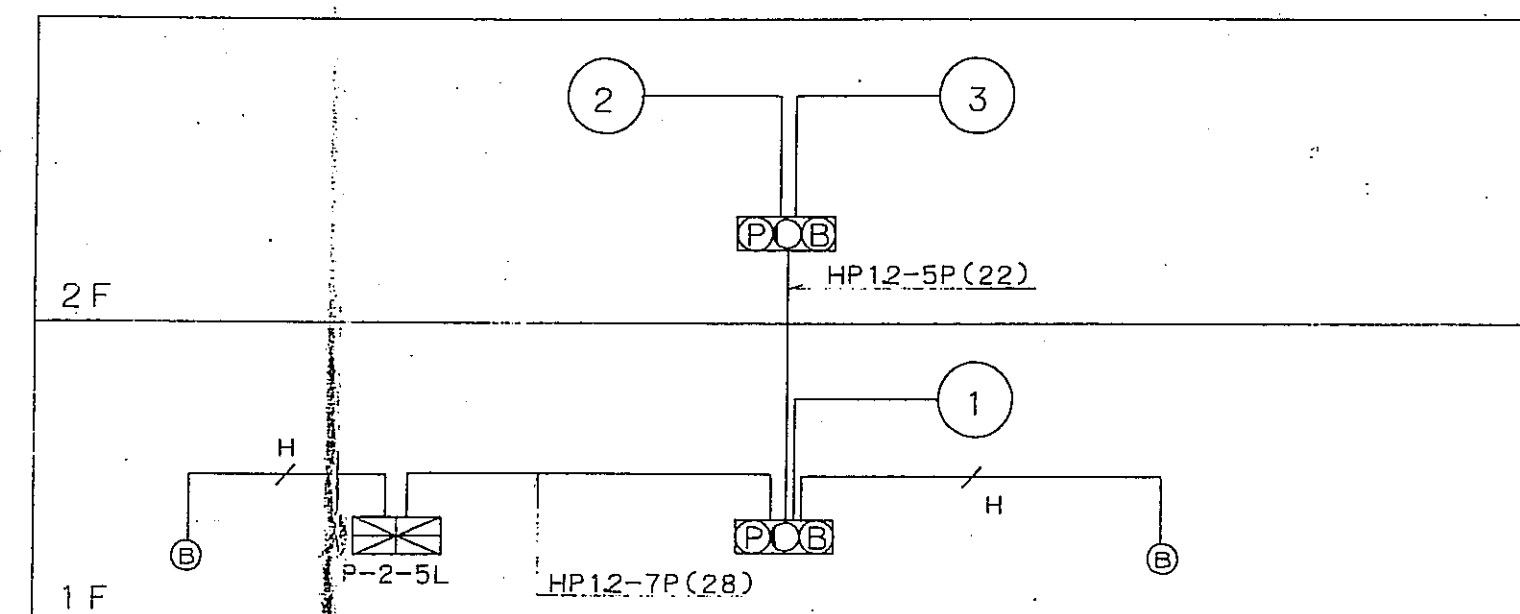

系 統 図


郡 山 町				
工 事 名	平成	年度		工事
河 川 路 線 名	郡山町総合運動公園			
工事箇所	日 置	郡 市	郡 山	町 東 保 地 内
図面種類	火災認知系統図			
縮 尺	NO. SCALE			
図面番号	全	葉 第	E-19	号

Y₃
Y₂
Y₁
11700
Y₀

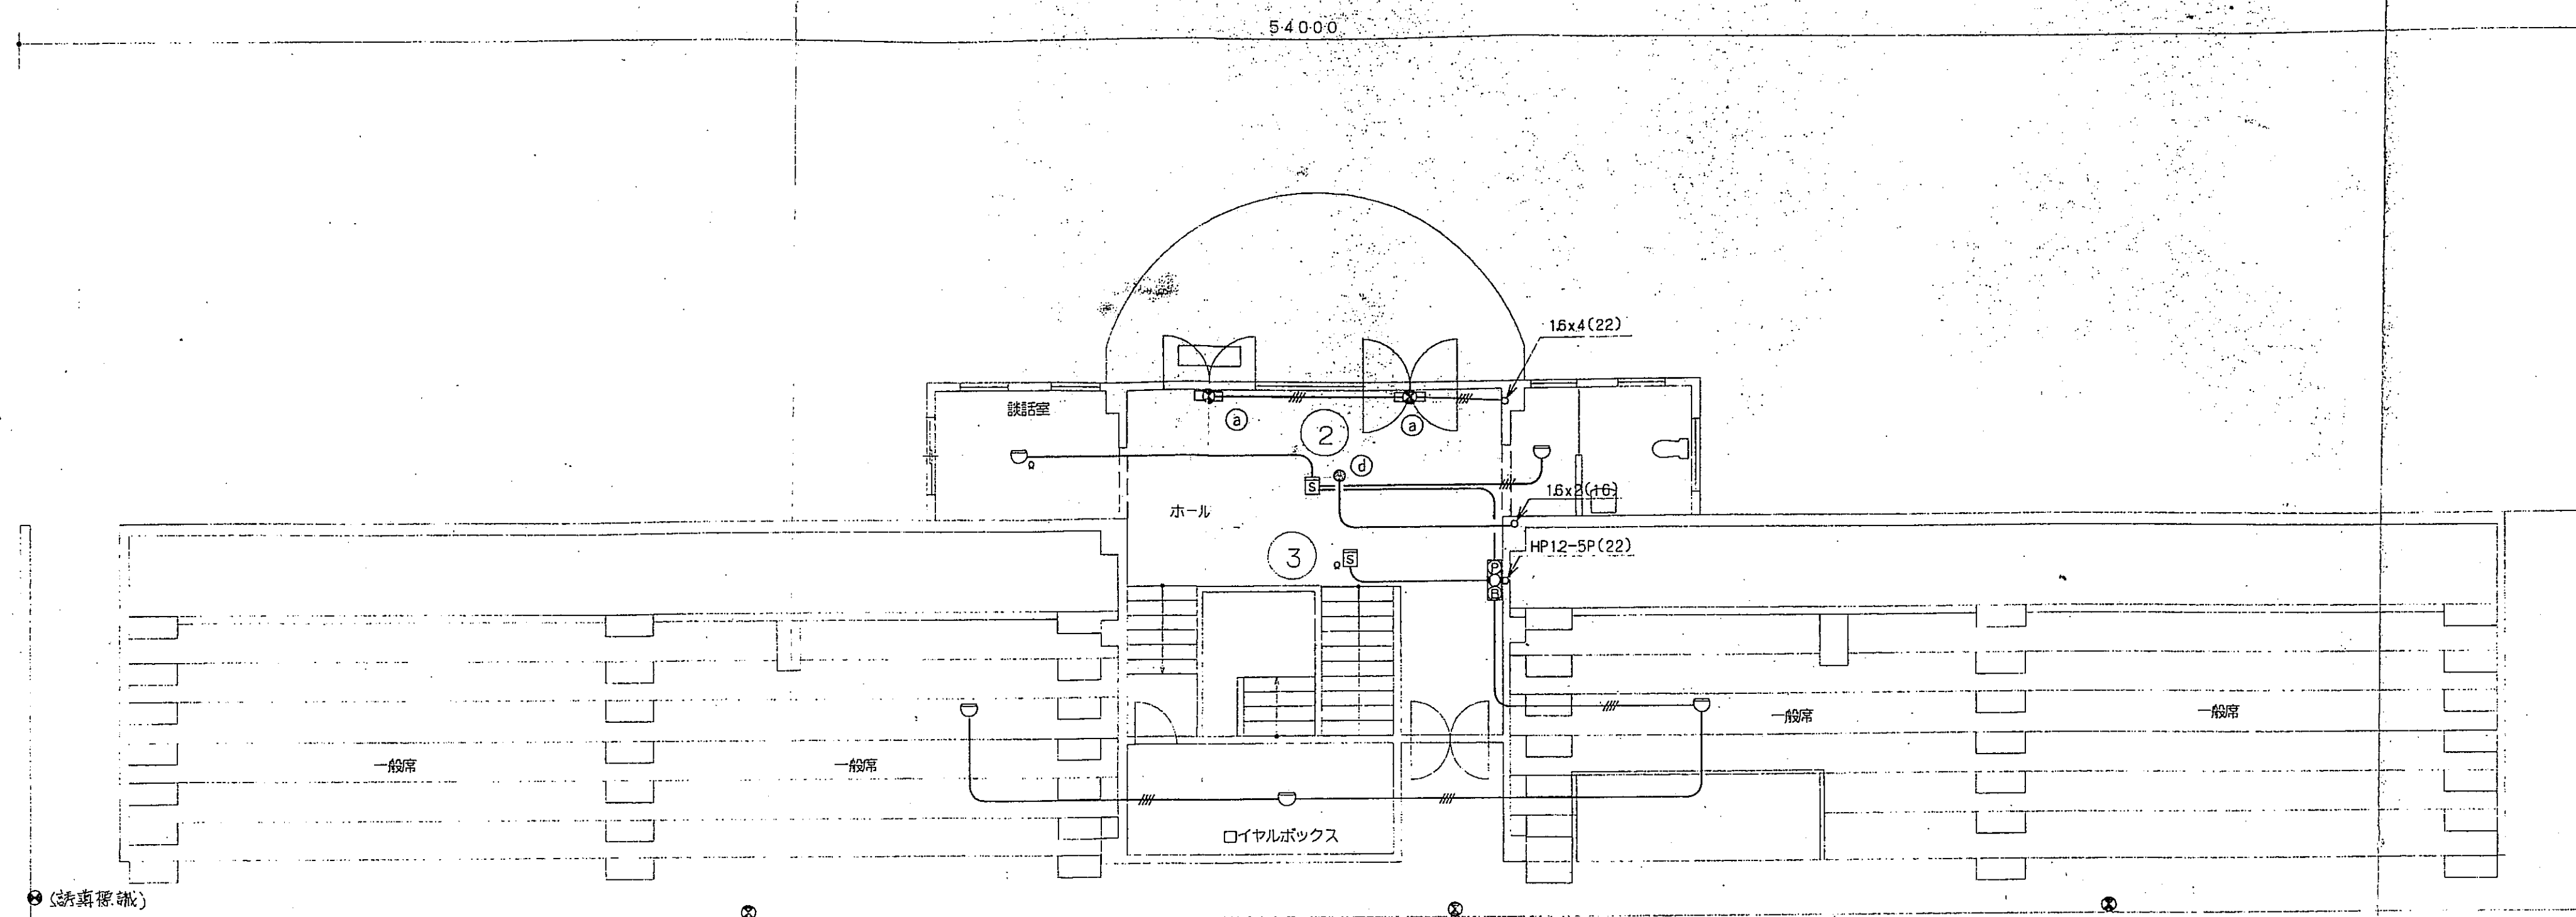

2階平面図 1:100

Y₂
Y₁
7000
Y₀

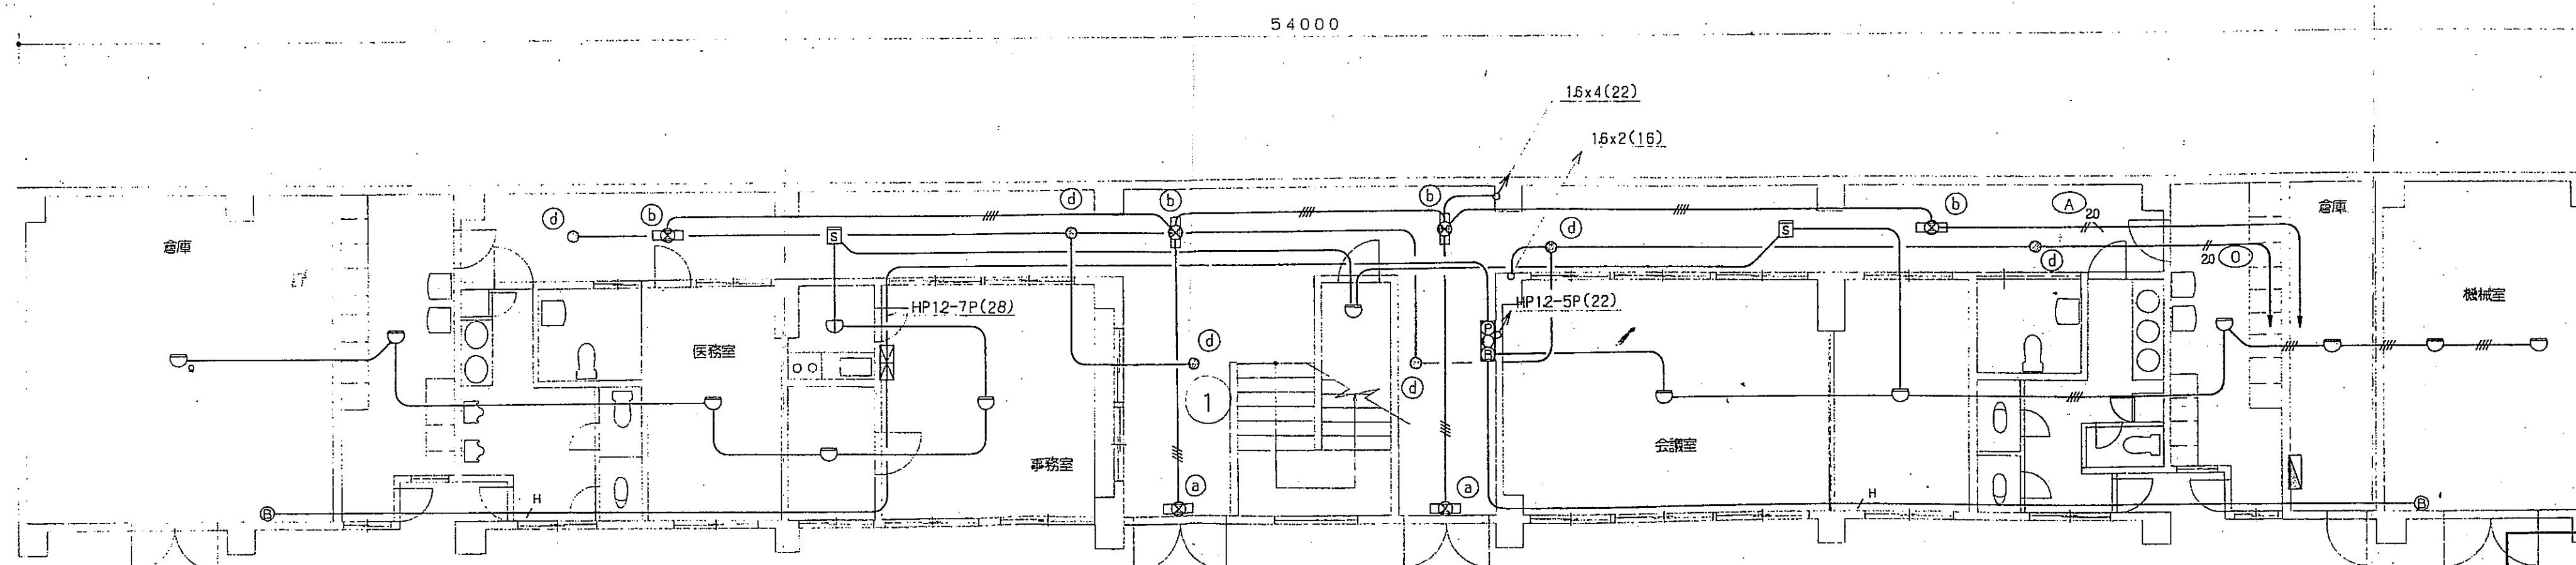

1階平面図 1:100

郡 山 町				
工 事 名	平成	年度	工事	
河 川 名	郡山町総合運動公園			
工事箇所	位置	郡 市	郡 山 町	東 俣 地内
図面種類	火災報知 設備図			
縮 尺	1:100			
図面番号	全	葉 第	E-20	号