


位置図

S=1:5000(A1)  
S=1:2500(A3)

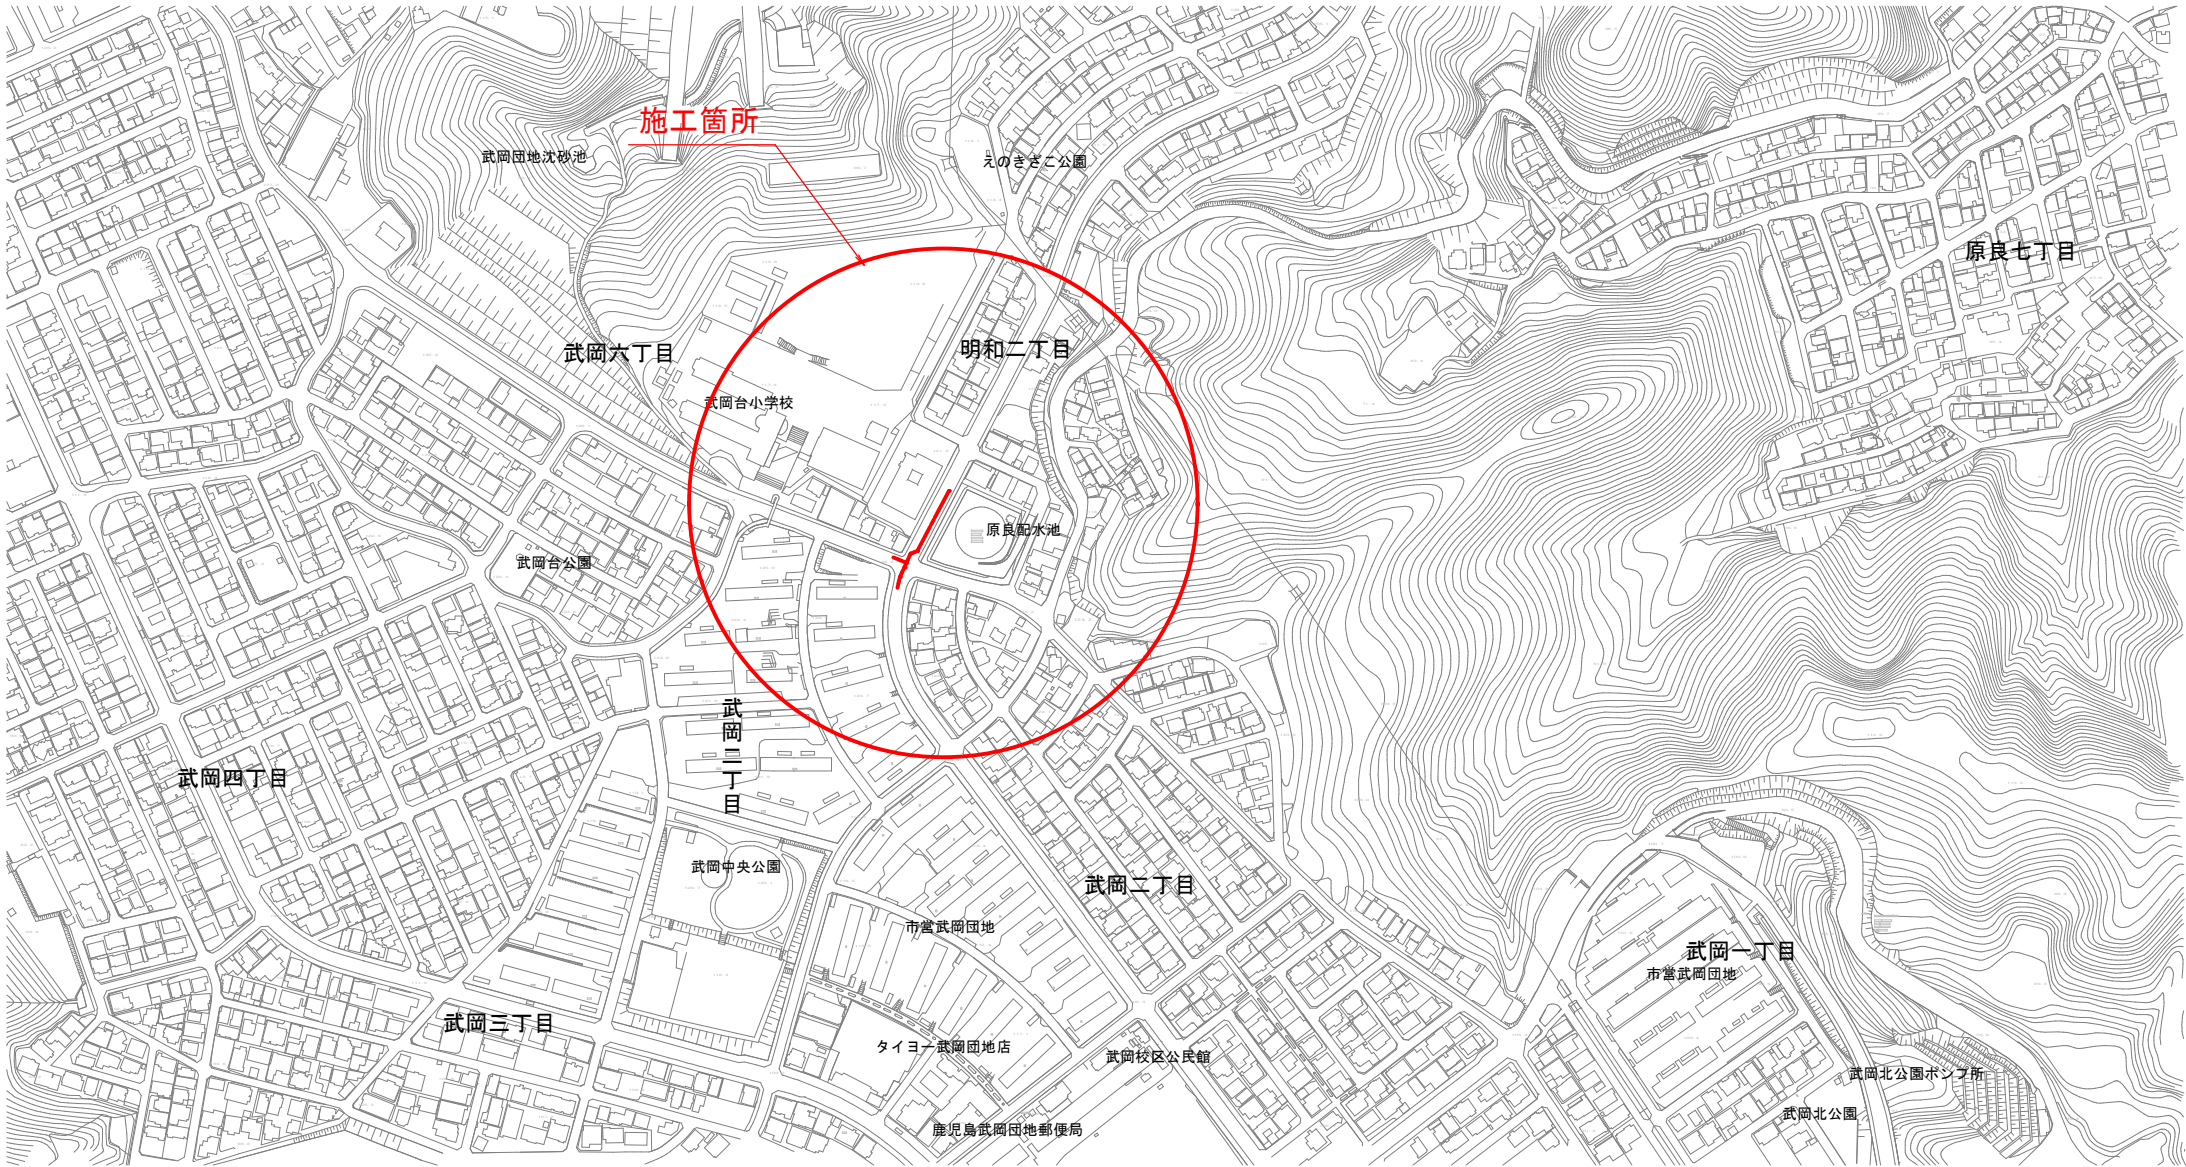

事業費目：水道整備事業費【水道管路耐震化事業】  
施工箇所：明和二丁目



工事名	中央5号配水幹線布設工事(その1)		
図面名称	位置図	図面番号	No. 1
			計 4
縮尺	図示	日付	令和7年7月
鹿児島市水道局			



平面図


S=1:1000 (A1)  
S=1: 500 (A3)

(明和二丁目)

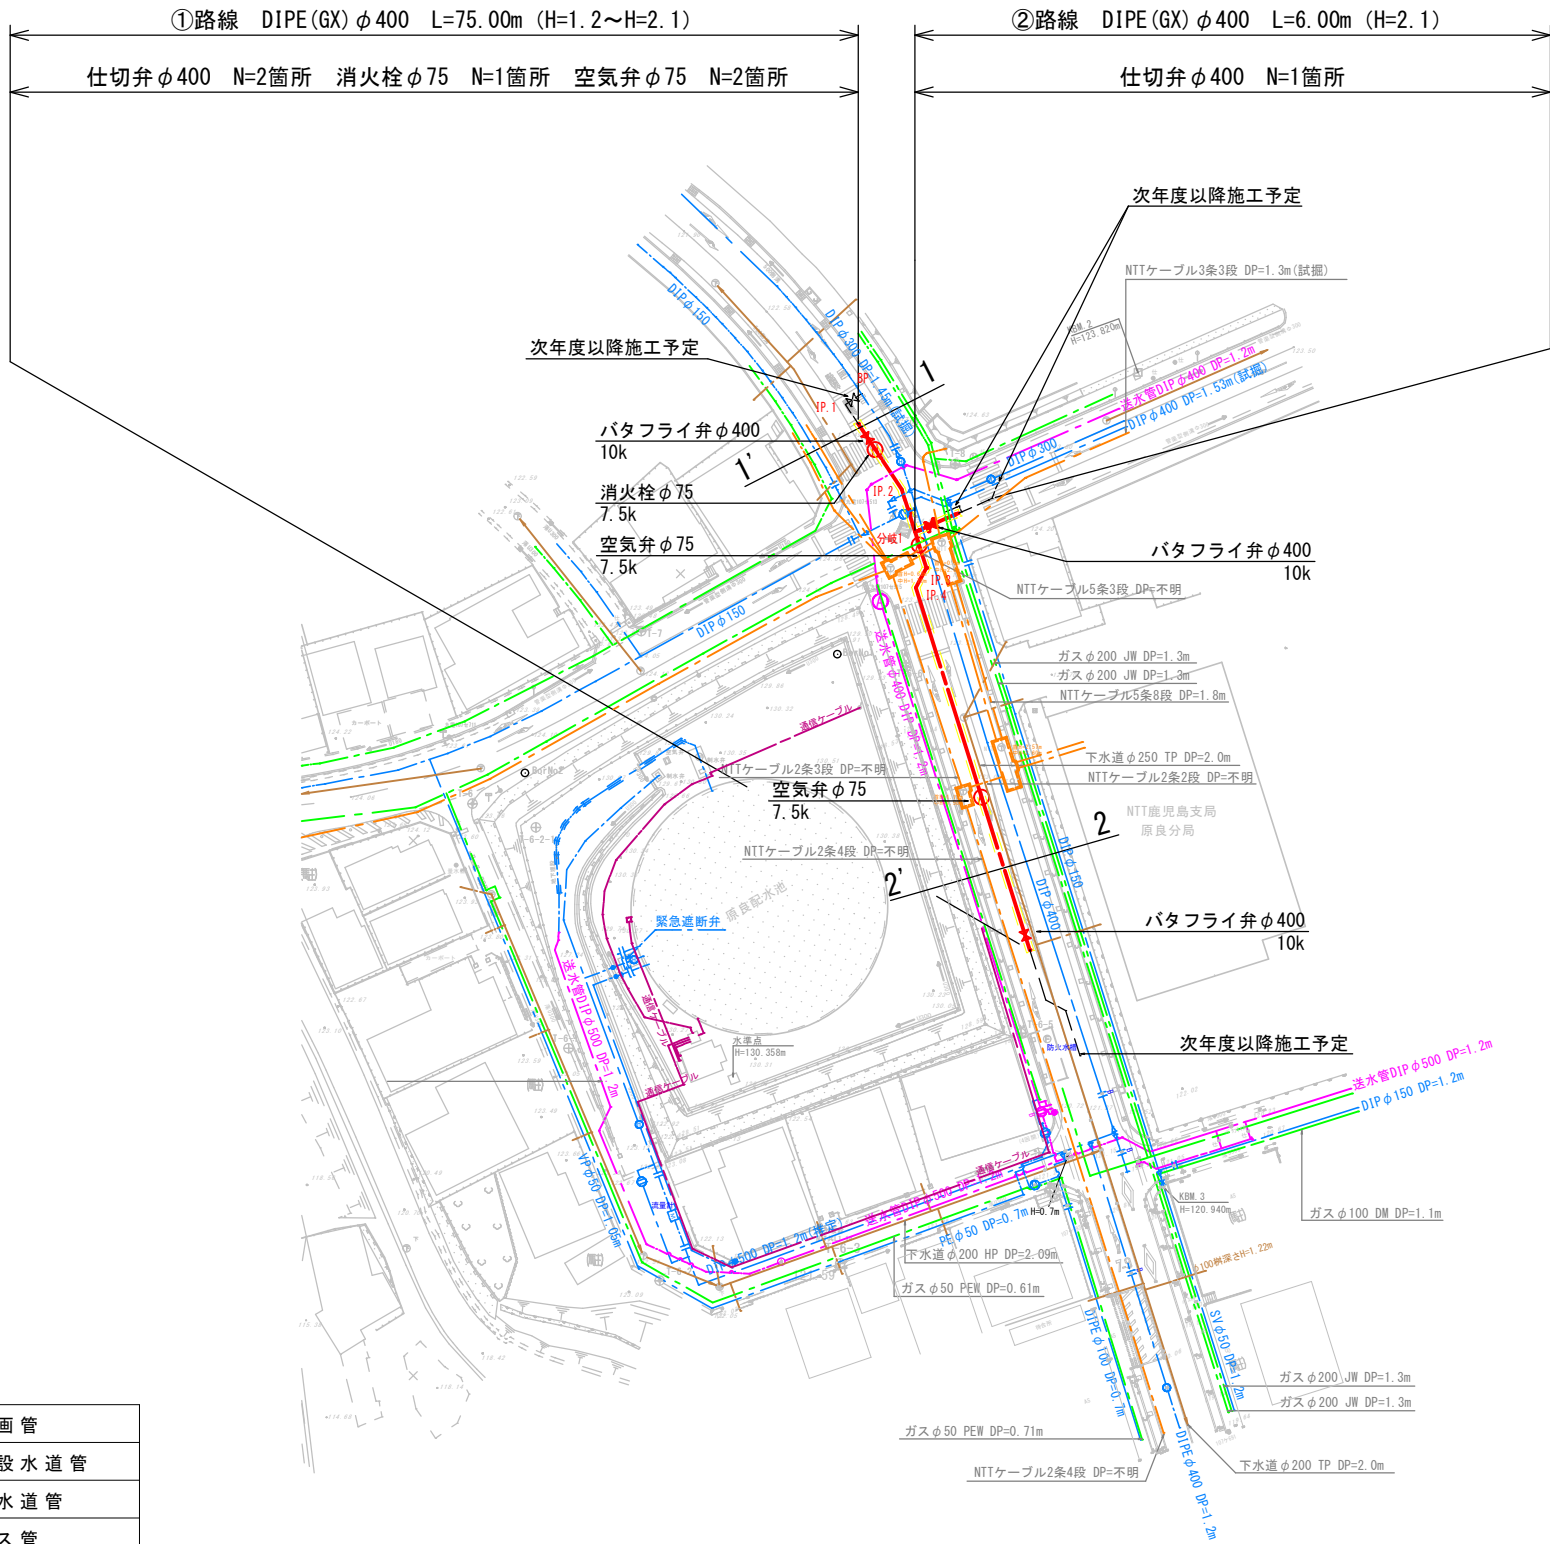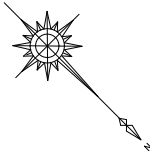

横断図

S=1:100 (A1)  
S=1: 50 (A3)

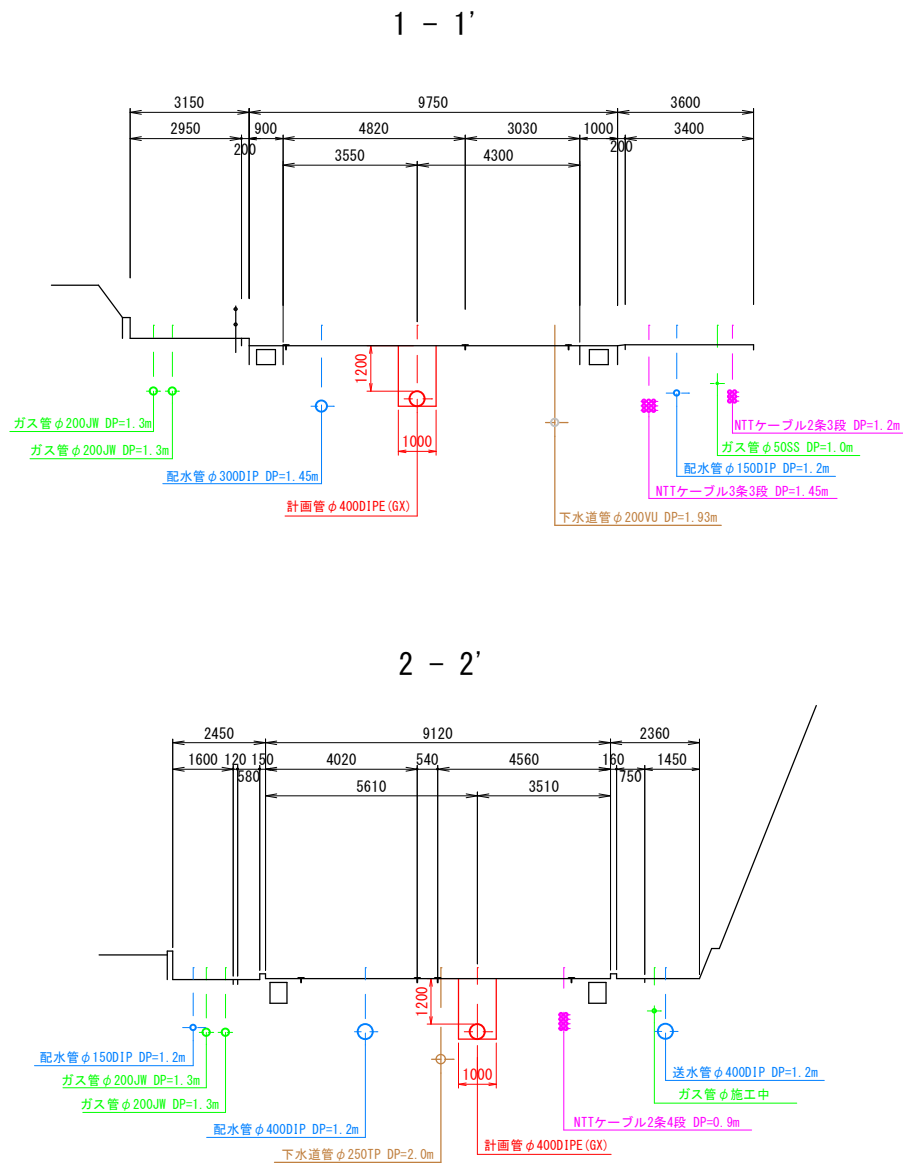

凡例

<span style="color: red;">—</span>	計画管
<span style="color: blue;">—</span>	既設水道管
<span style="color: orange;">—</span>	下水道管
<span style="color: green;">—</span>	ガス管
<span style="color: purple;">—</span>	既設送水管
<span style="color: brown;">—</span>	NTTケーブル

事業費目：水道整備事業費【水道管路耐震化事業】  
施工箇所：明和二丁目

工事名	中央5号配水幹線布設工事（その1）		
図面名称	平面図・横断図	図面番号	No. 2
縮尺	図示	日付	令和7年7月
鹿児島市水道局			

管 割 図 （ 参 考 図 ） S = No Scale

【設計水圧P=0.75Mpa】

