

 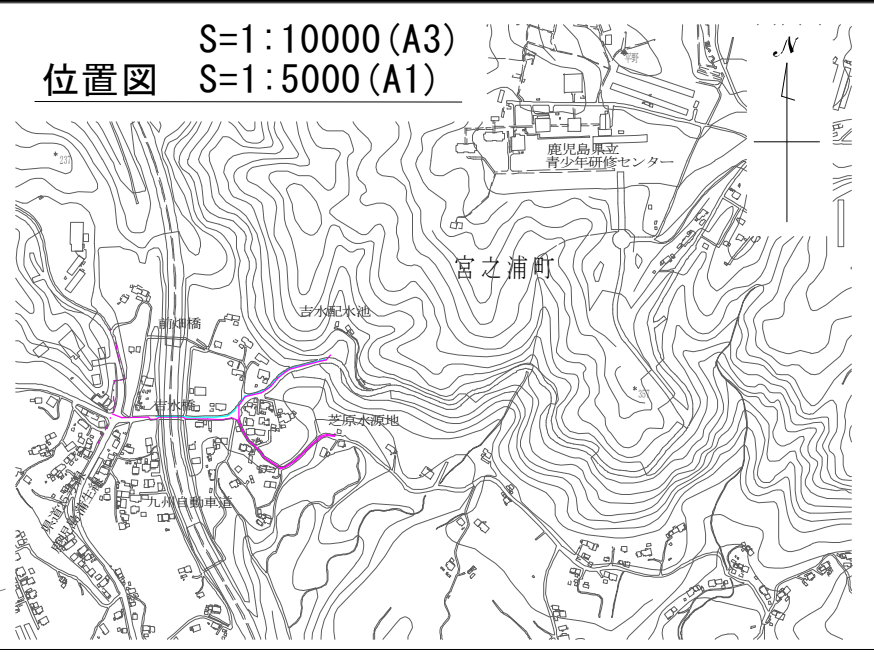


位置図 S=1:10000 (A3)
S=1:5000 (A1)

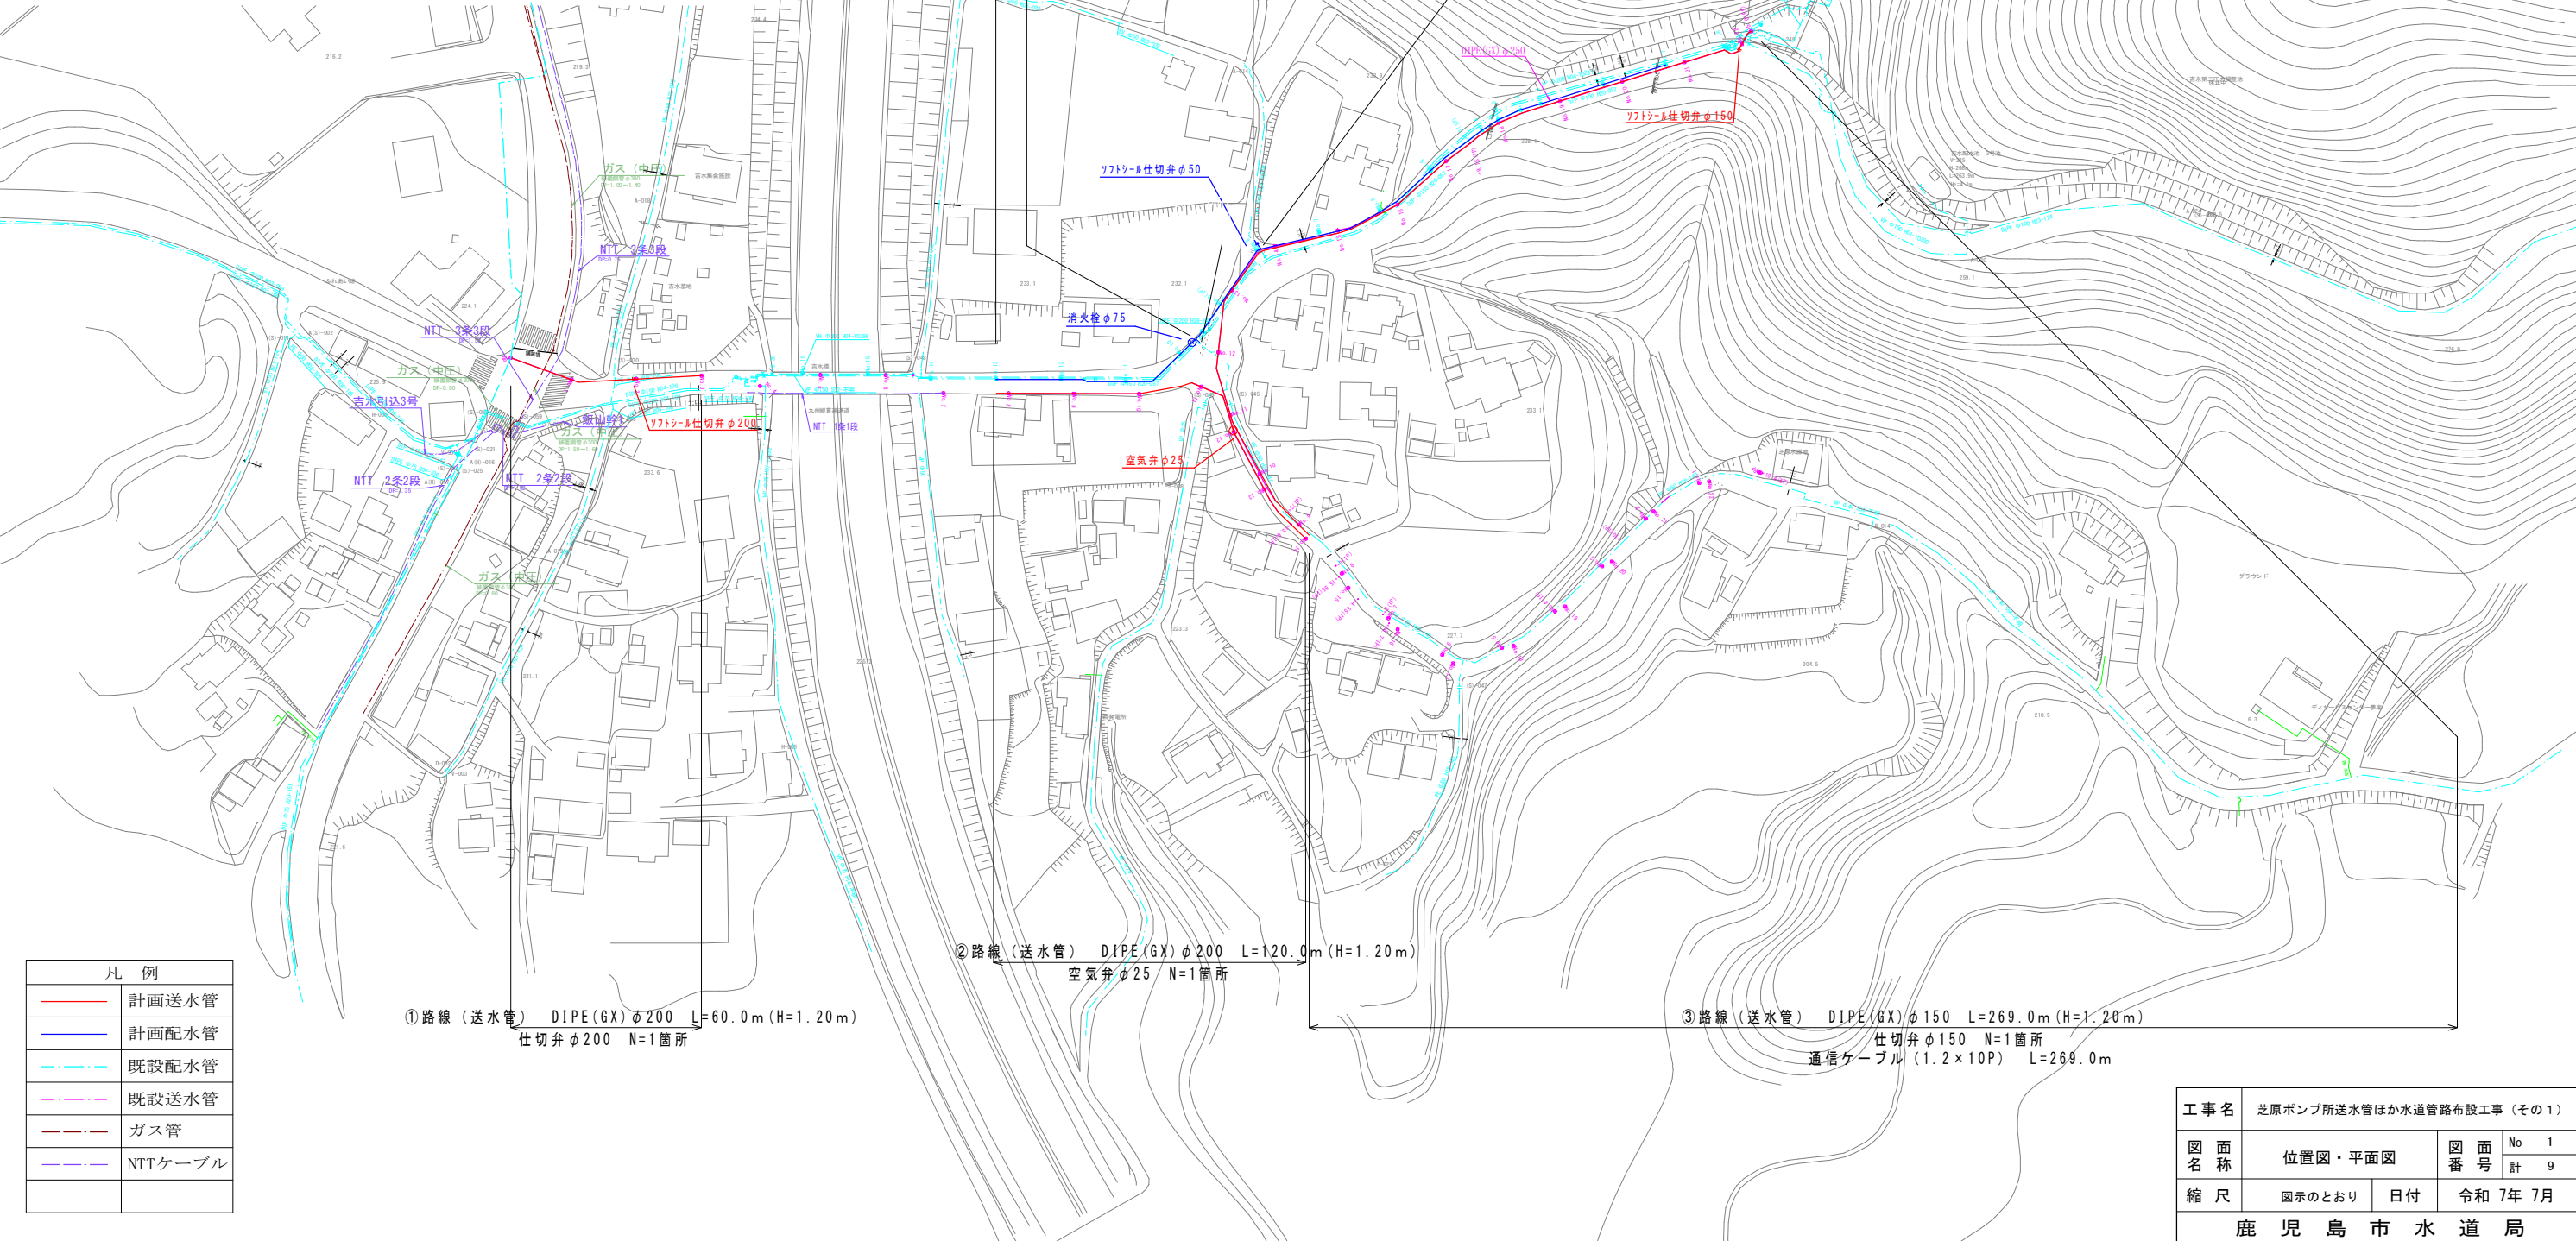

配管平面図 S=1:2000 (A3)
S=1:1000 (A1)

配管台帳	038
	047




凡 例	
—	計画送水管
—	計画配水管
---	既設配水管
---	既設送水管
---	ガス管
---	NTTケーブル

工事名	芝原ポンプ所送水管ほか水道管路布設工事（その1）		
図 面 名 称	位置図・平面図	図 面 番 号	No 1
			計 9
縮 尺	図示のとおり	日付	令和 7年 7月
鹿 児 島 市 水 道 局			


配管台帳	038	
	047	

S=1 : 100 (A3)
横断図 (1) S=1 : 50 (A1)


送水管 φ 200 No2

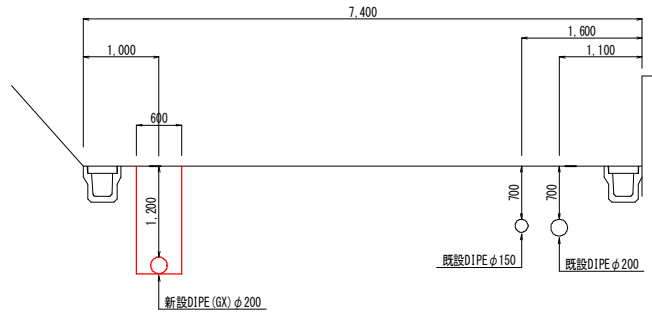


配水管No. 3

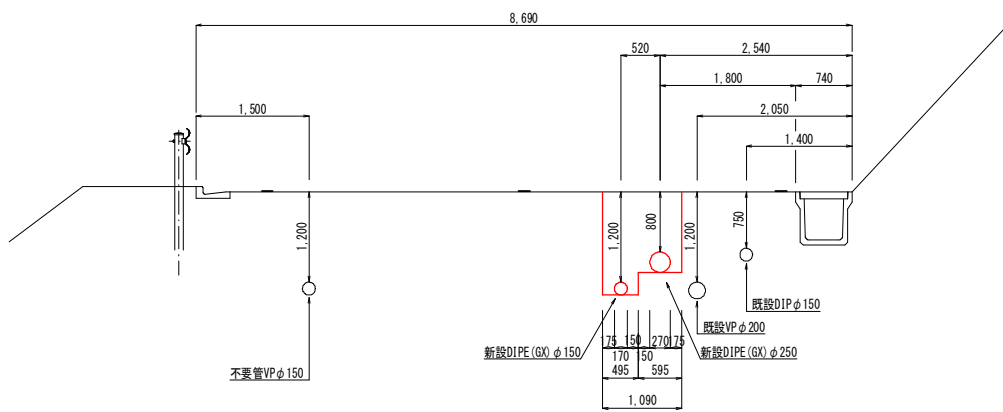

送水管 φ 200 No12
(送水管 φ 150 No. 10+18.4)

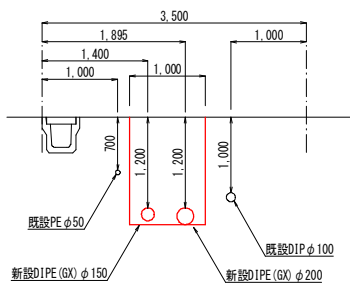

配水管No11
(送水管 φ 200 No. 9+16.0)

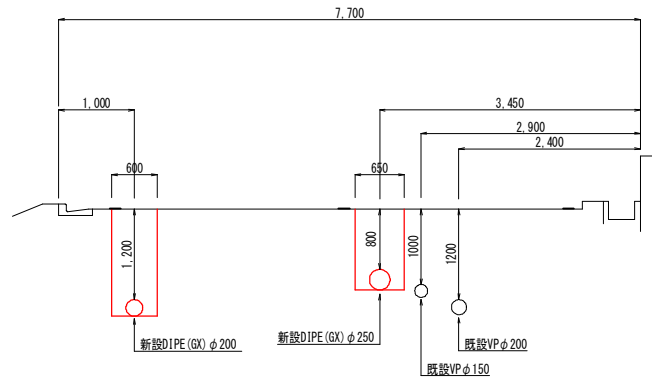


工 事 名	芝原ポンプ所送水管ほか水道管路布設工事（その1）		
図 面 名 称	横 断 図	図 面 番 号	No 2
			計 9
縮 尺	図示のとおり	日付	令和 7年 7月
鹿 児 島 市 水 道 局			

送水管縦断図（φ200）

V=1：400（A1）
V=1：200（A1）
H=1：1000（A1）
H=1：500（A1）

配管台帳	038	
	047	

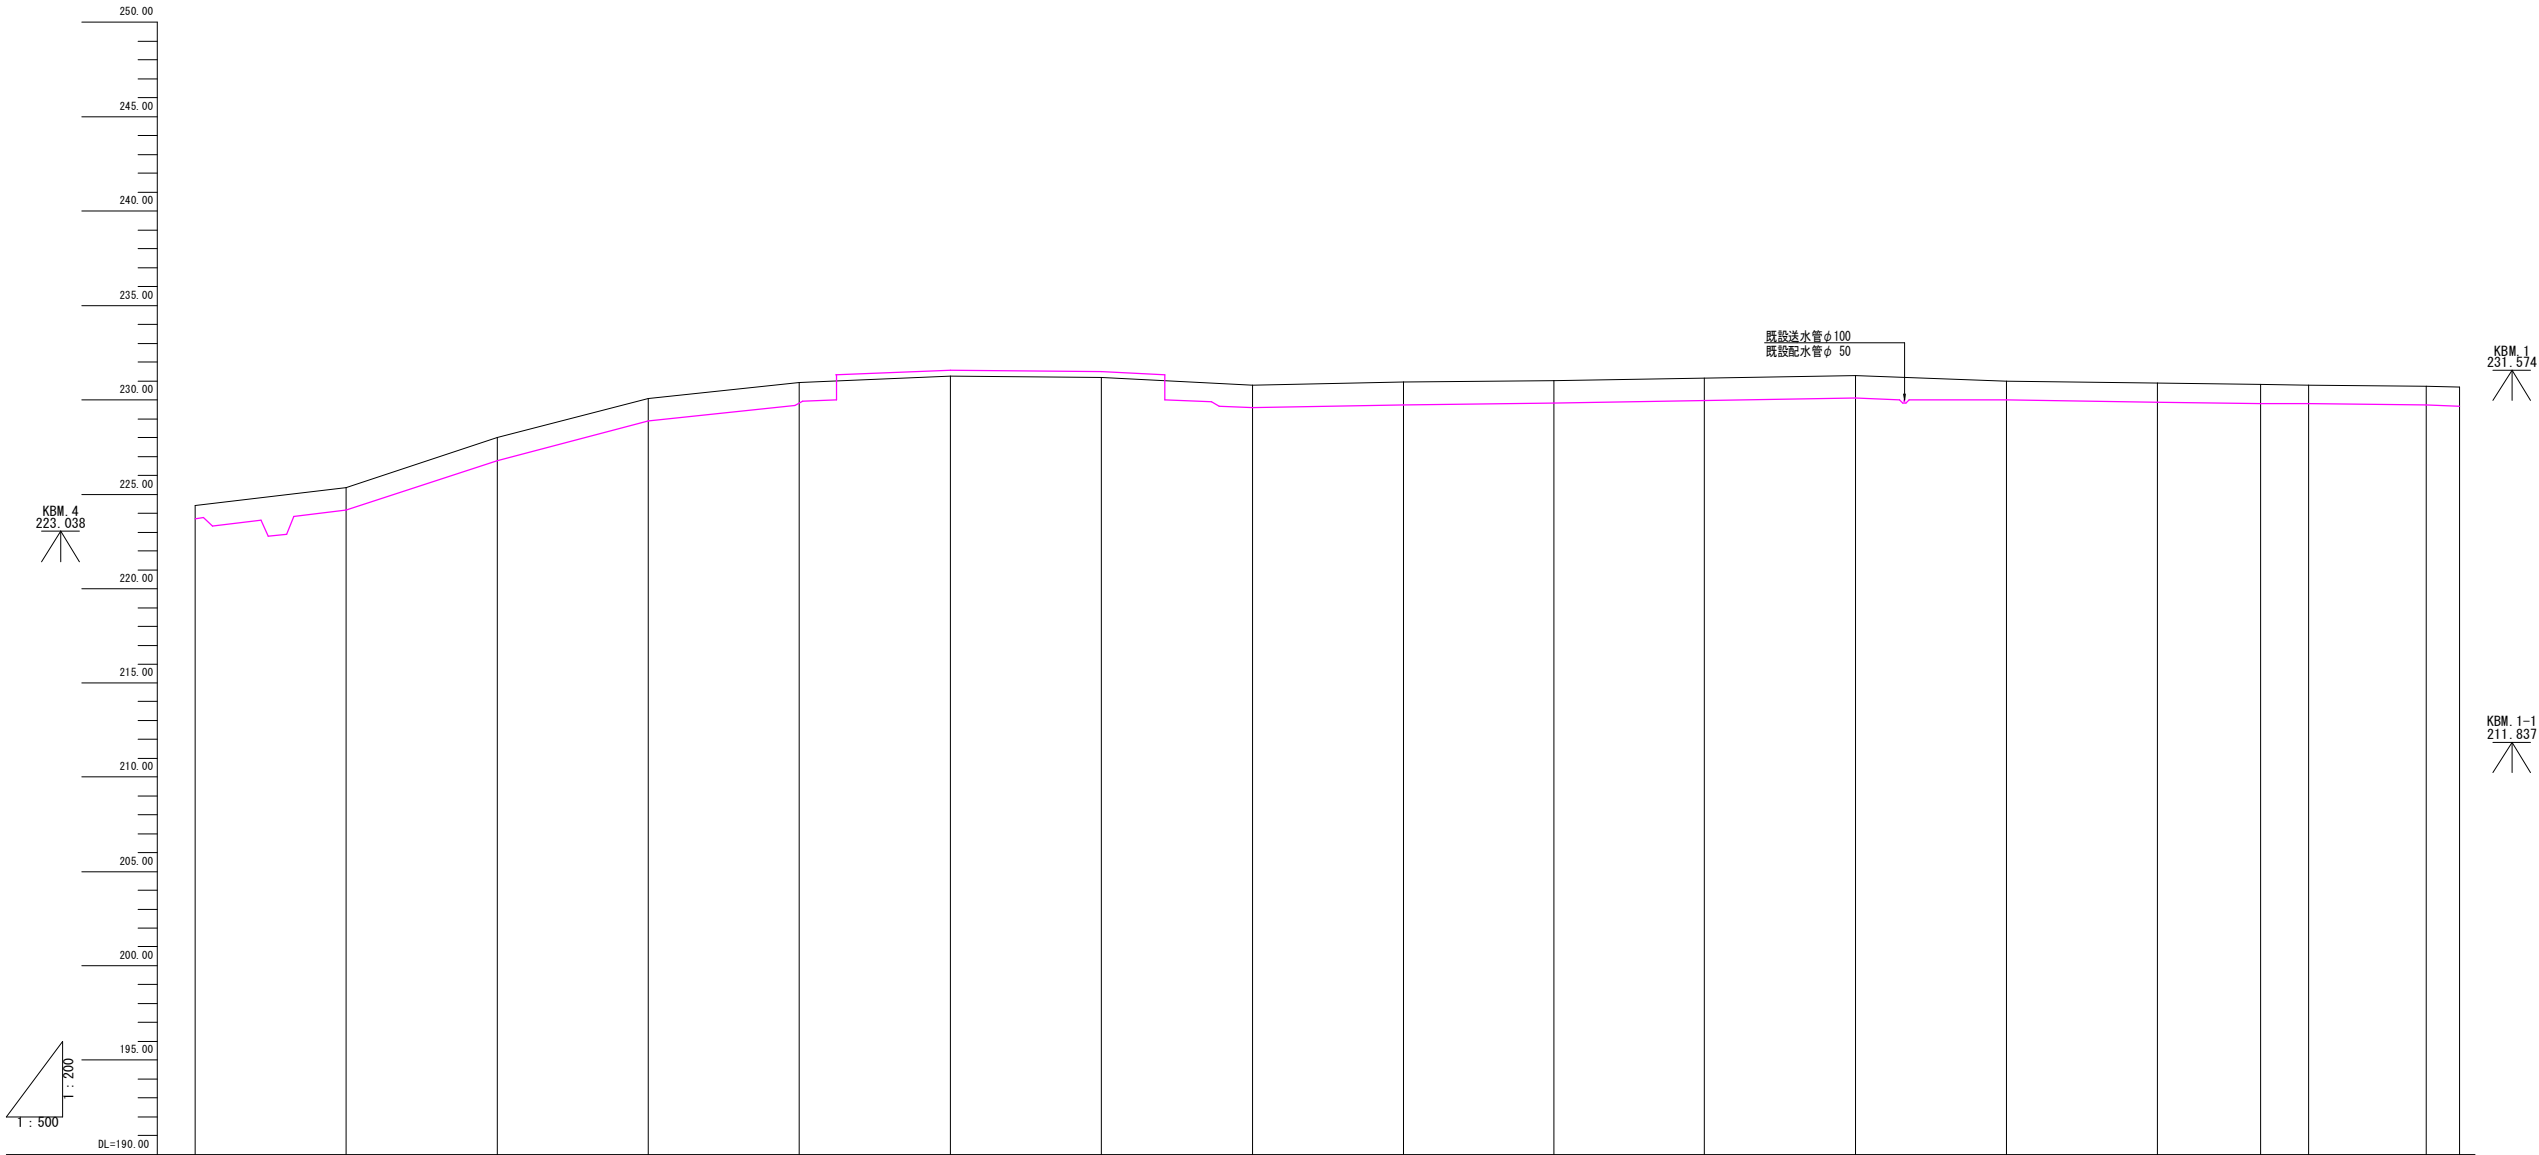

測点	区間距離	追加距離	地盤高	管中心高	土被り
BP KBM 1 +2.283	0.00	0.00	224.40	223.50	0.70
+8.750	6.46	6.46	224.87	223.56	1.70
+13.150	2.50	13.15	224.88	223.72	2.10
-M0. 1	6.95	20.00	225.37	224.06	1.20
-+2.30	2.30	22.30	225.67	224.36	1.20
-M0. 2	17.70	40.00	228.00	226.69	1.20
-M0. 3	20.00	60.00	230.09	228.78	1.20
-+5.00	5.00	65.00	230.30	228.99	1.20
-+10.90	5.90	70.90	230.55	229.24	1.20
+18.00 +10.476 +0.476	8.10 0.53 0.476	79.00 80.53 80.476	230.89 230.83 230.83	229.58 229.62 229.62	1.20 1.20 1.00
-+4.92	4.44	84.92	231.01	229.90	1.00
-M0. 5	15.08	100.00	231.25	231.45	
-M0. 6	20.00	120.00	231.18	231.38	
+8.40	8.40	128.40	231.02	229.91	1.00
-+14.624 +15.63	6.224 1.006	134.624 135.63	230.90 230.80	229.79 229.69	1.20
-M0. 7	4.37	140.00	230.80	229.69	1.20
-M0. 8	20.00	160.00	230.95	229.84	1.20
-M0. 9	20.00	180.00	231.02	229.91	1.20
-M0. 10	20.00	200.00	231.16	230.05	1.20
-+6.00	6.00	206.00	231.20	229.89	1.20
-+9.00	3.00	209.00	231.22	229.91	1.20
-M0. 11	11.00	220.00	231.30	230.19	1.20
+5.818 +6.884 +7.100 +8.370	5.818 0.440 0.418 0.470	225.816 226.256 226.674 227.144	231.21 231.20 231.18 231.17	229.90 229.72 229.69 229.66	1.20 1.20 1.20 1.20
-M0. 12	20.00	240.00	230.99	229.88	1.20
-M0. 13	19.70	260.00	230.97	229.76	1.20
-+3.56	3.56	263.56	230.85	229.54	1.20
-+8.07	4.51	268.07	230.83	229.52	1.20
-+13.60	5.53	273.60	230.81	229.70	1.20
-M0. 14	6.40	280.00	230.80	229.69	1.20
-+7.63	7.63	287.63	230.76	229.45	1.20
-M0. 14+15.56	15.55	295.55	230.72	229.61	1.20
-M0. 15	4.45	300.00	230.67	229.56	1.20

工事名	芝原ポンプ所送水管ほか水道管路布設工事（その1）		
図 名 称	縦断図	図 面 番 号	No 3
			計 9
縮 尺	図示のとおり	日付	令和 7年 7月
鹿 児 島 市 水 道 局			


配管台帳	038	
	047	

V=1 : 400 (A1)

V=1 : 200 (A1)

H=1 : 1000 (A1)


送水管縦断図 (φ150) (1) H=1 : 500 (A1)

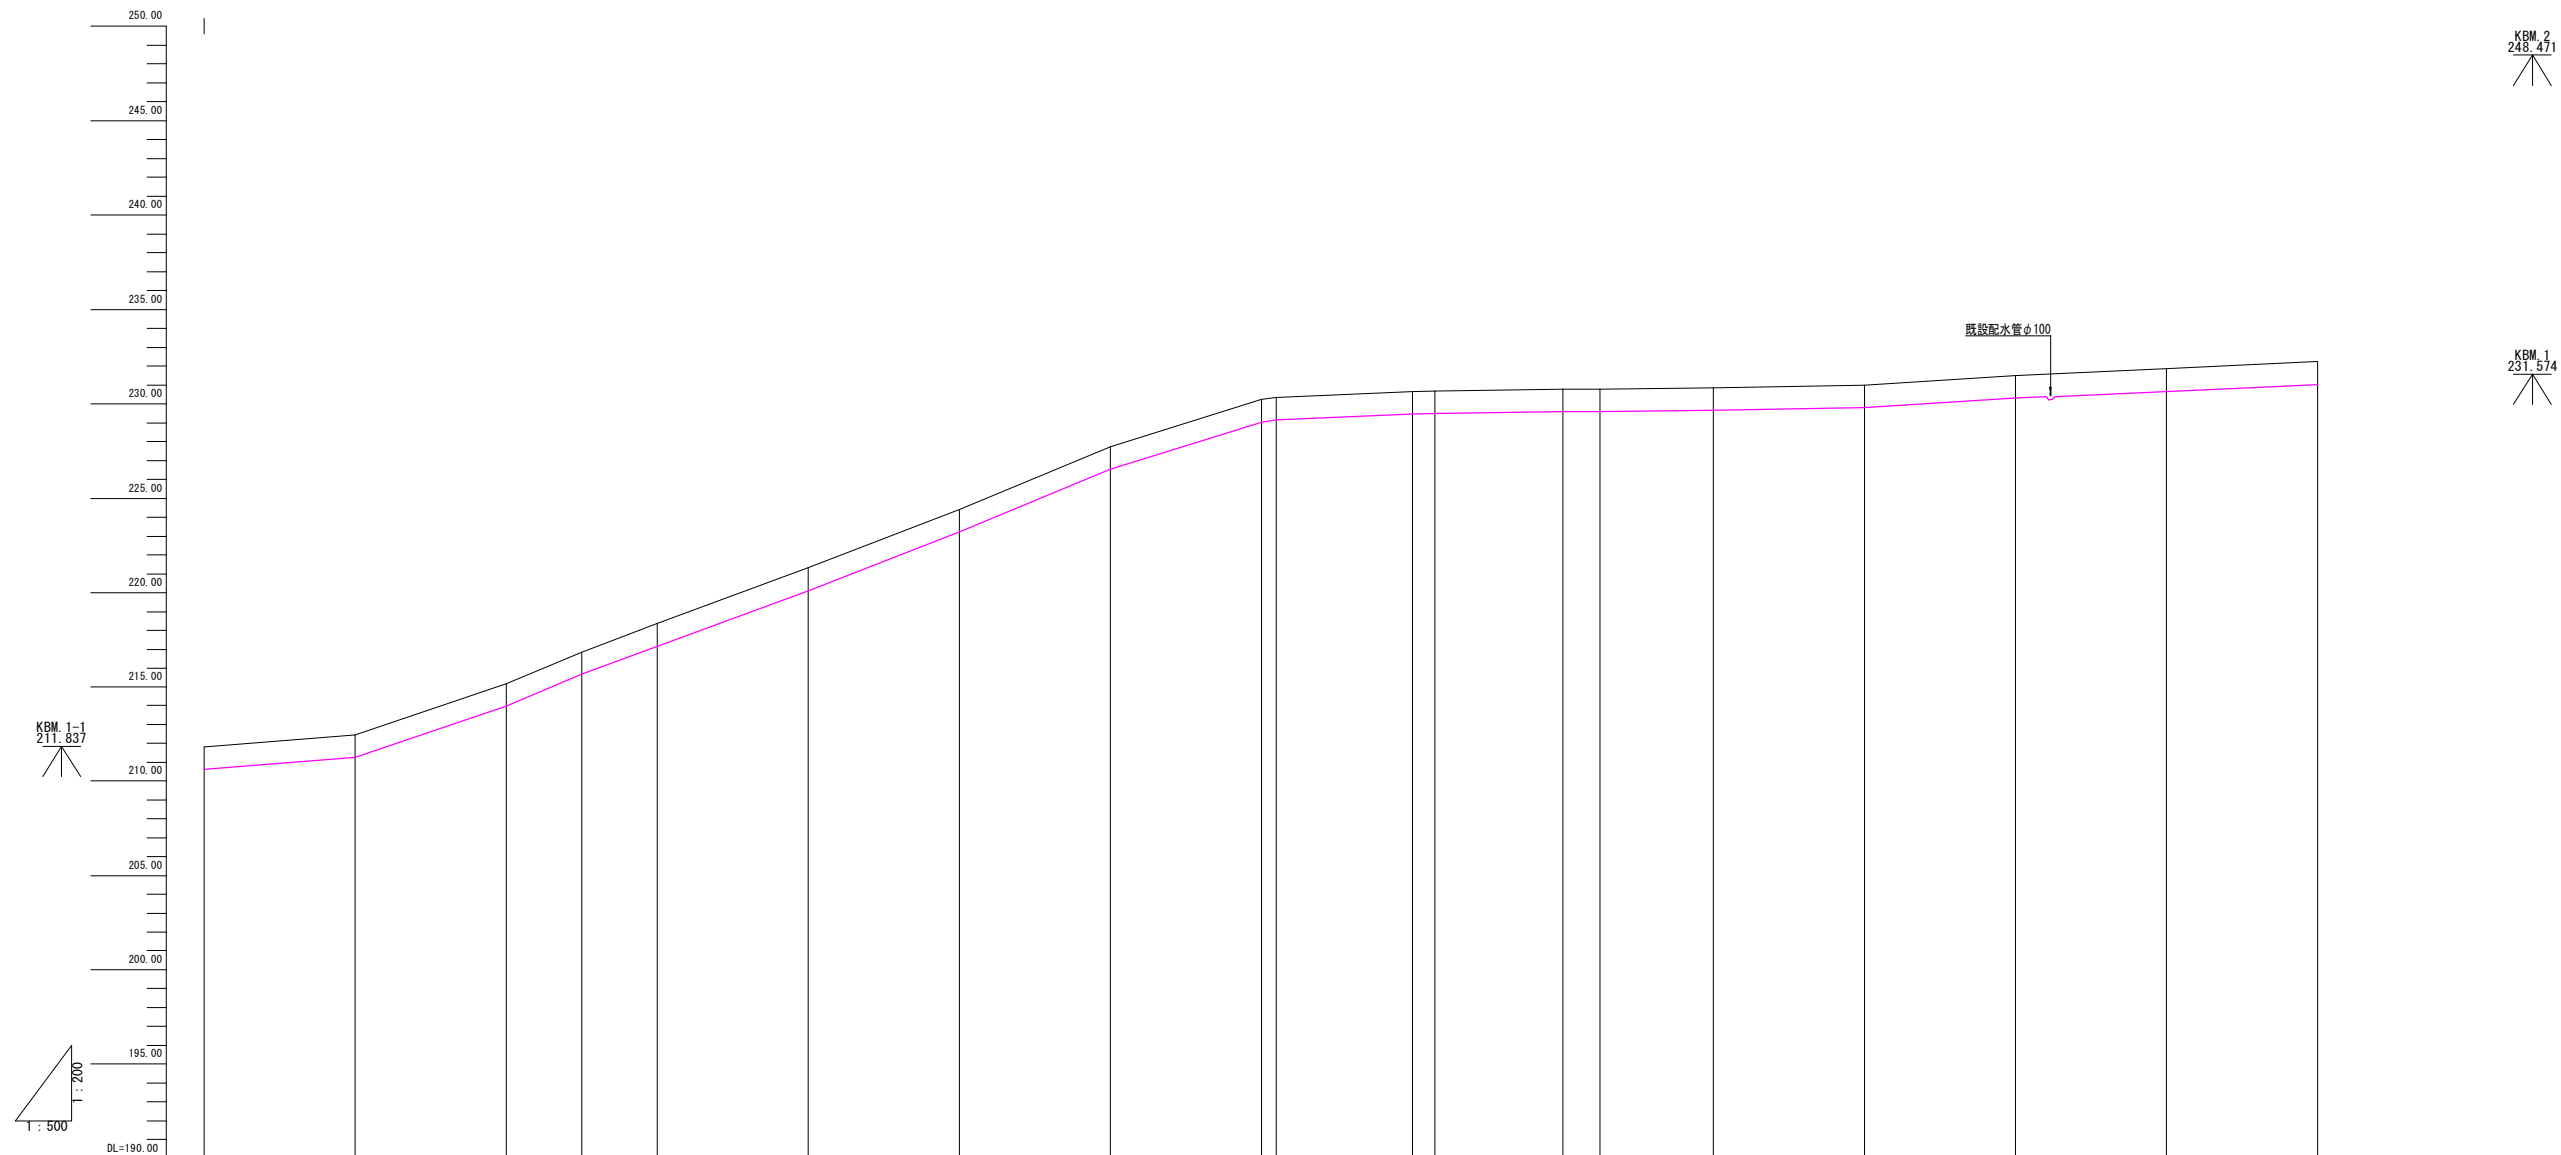[illegible]

工 事 名	芝原ポンプ送水管ほか水道管路布設工事（その１）		
図 名 面 称	縦 断 図	図 番 面 号	No 4 計 9
縮 尺	図示のとおり	日 付	令和 7年 7月
鹿 児 島 市 水 道 局			

V=1 : 400 (A1)
V=1 : 200 (A1)
H=1 : 1000 (A1)
送水管縦断図 (φ150) (1) H=1 : 500 (A1)

配管台帳	038	
	047	

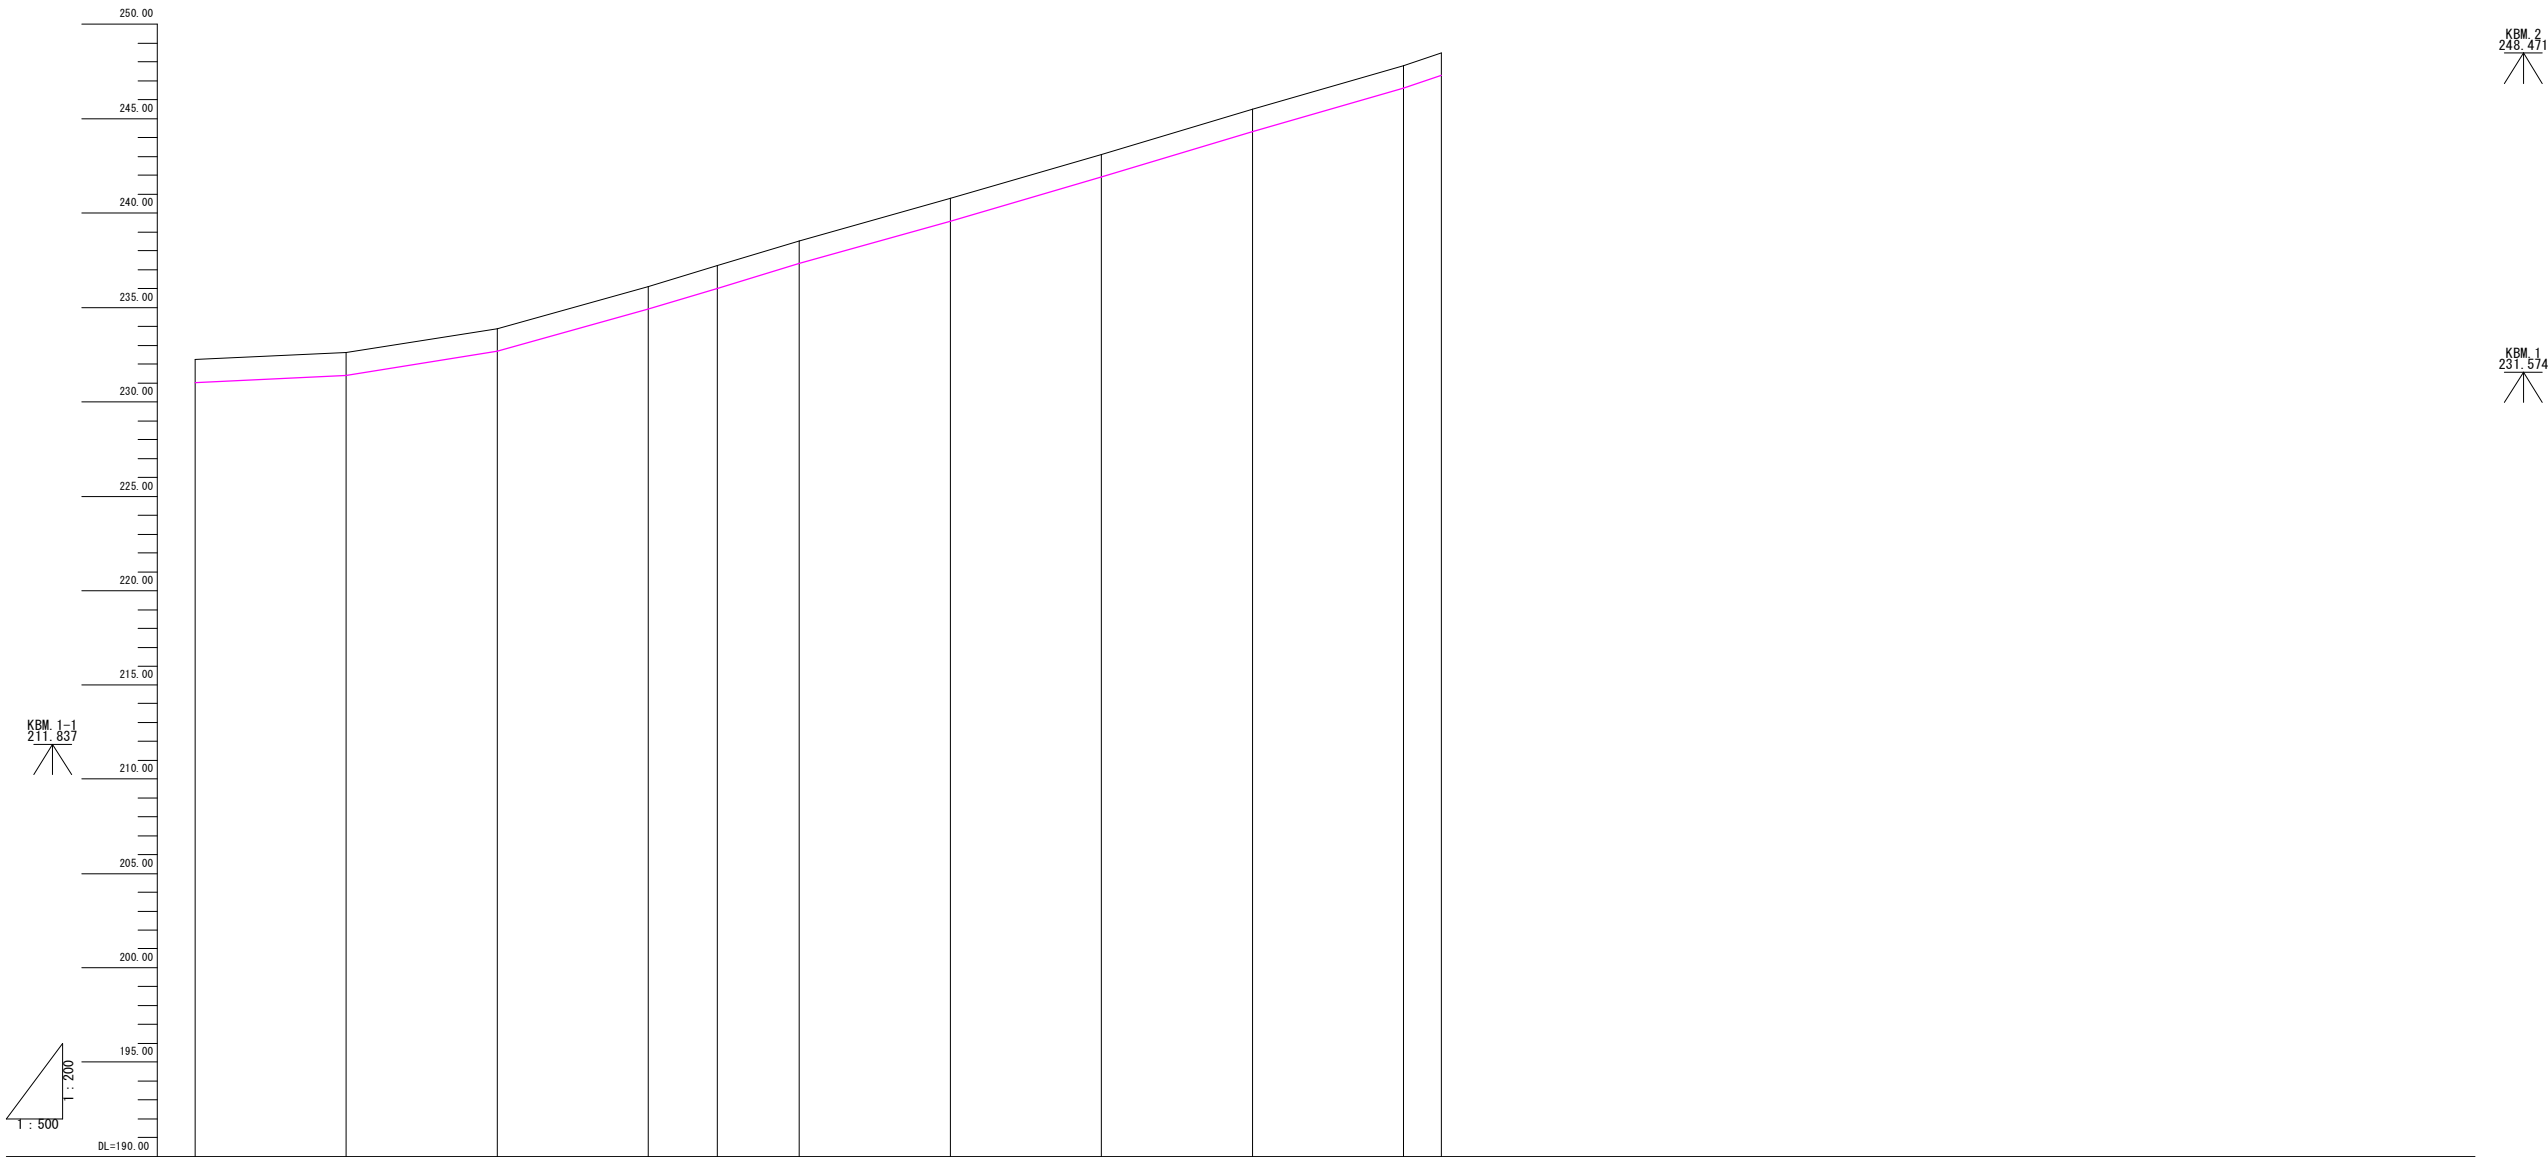



管種管径												
土被り	1.20		1.20	1.20	1.20	1.20	1.20	1.20	1.20	1.20	1.20	1.20
管中心高	230.95	231.32	231.58	232.50	234.84	235.93	236.30	237.24	238.12	239.50	241.81	244.22
地盤高	232.23	232.80	232.86	233.78	236.18	237.21	237.58	238.56	239.40	240.78	243.09	245.50
追加距離	280.00	300.00	304.00	318.50	340.00	349.15	352.20	360.00	349.15	380.00	400.00	420.00
区間距離	20.00	20.00	4.00	14.50	20.00	8.65	3.05	7.80	7.40	12.25	20.00	20.00
測点	N0.14	N0.15	+4.00	+18.50	N0.17	+9.15	+12.20	N0.18	+7.75	N0.19	N0.20	N0.21

+12.86	432.86	246.99	245.71	1.20
+15.30	435.30	247.27	245.99	1.20
+17.40	435.30	247.51	246.23	1.20
N0.22	440.00	247.81	246.53	1.20
+3.99	443.99	248.32	247.84	1.20
EP	446.00	248.48	247.20	1.20

工事名	芝原ポンプ所送水管ほか水道管路布設工事（その1）		
図名称	縦断図	図番号	No 5
			計 9
縮尺	図示のとおり	日付	令和 7年 7月
鹿 児 島 市 水 道 局			

管割図（参考図）
（送水管φ200）

配管台帳	038	
	047	

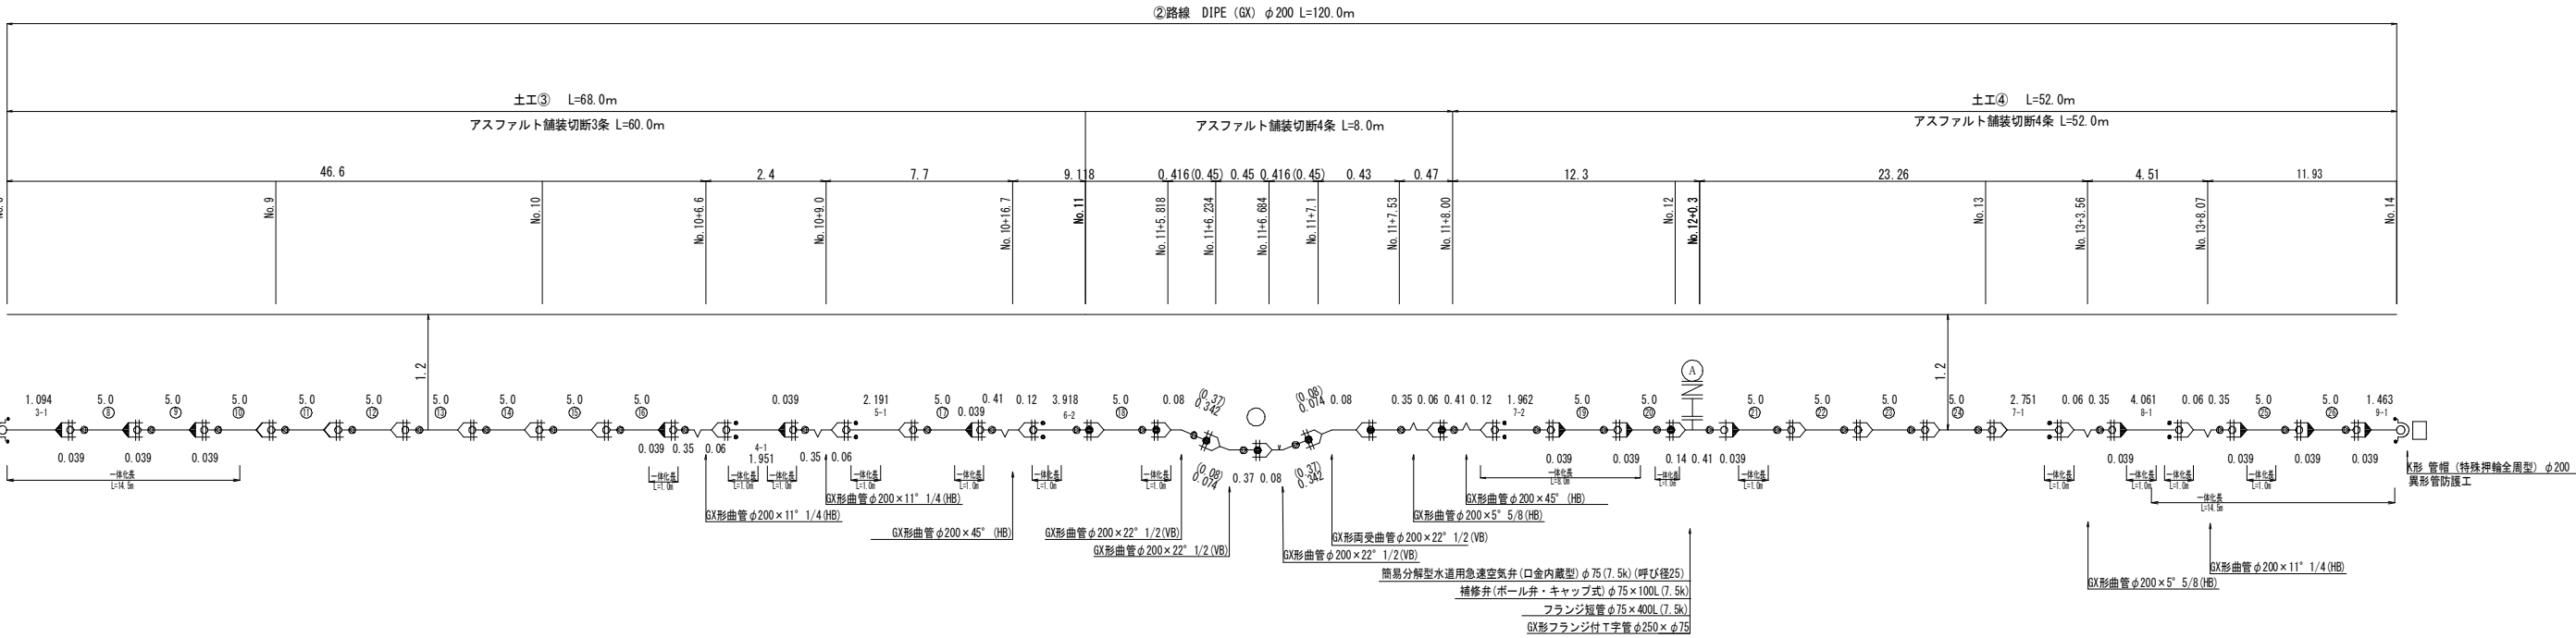
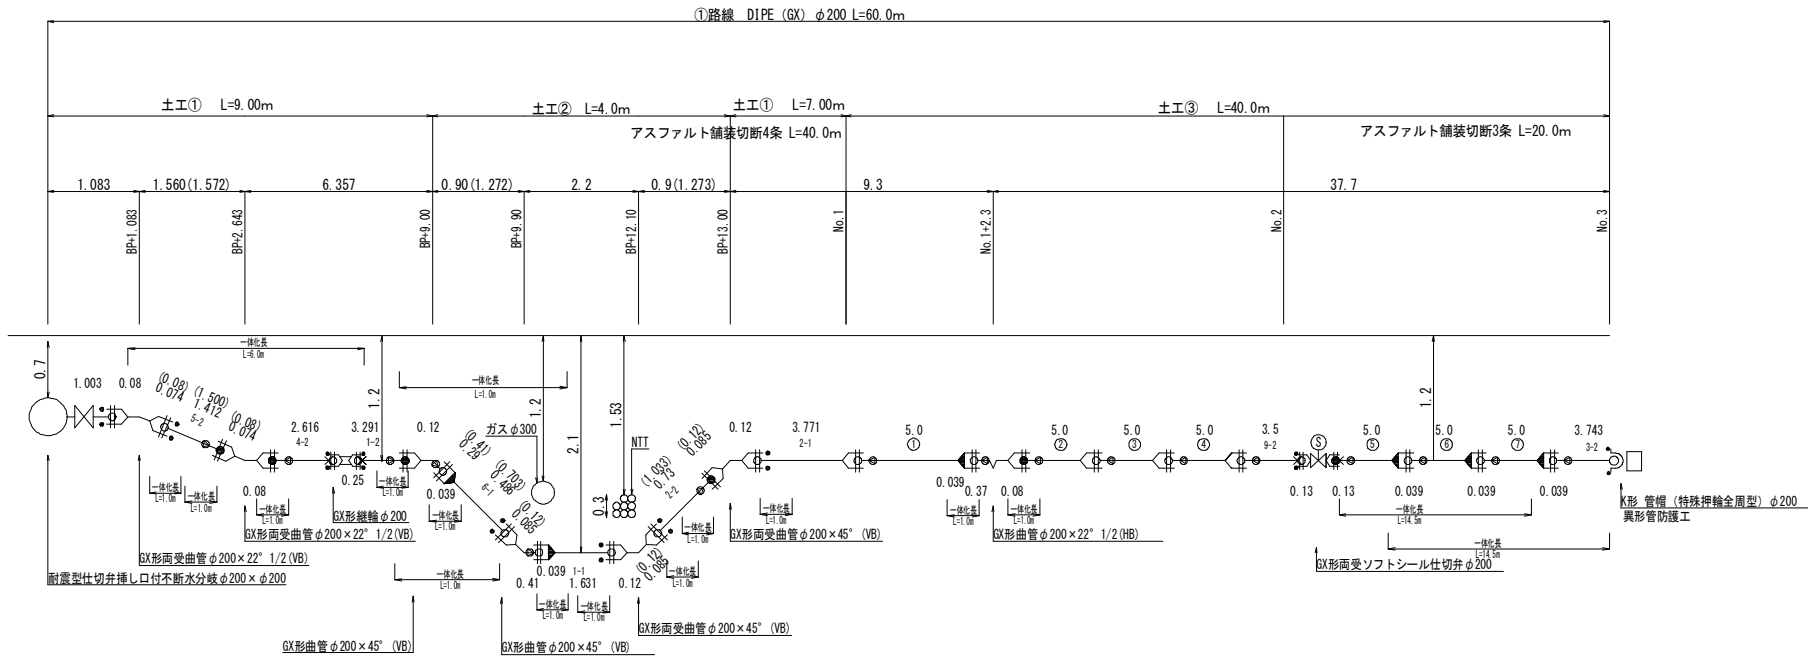


凡 例	
記 号	名 称
	GX形 (ラインあり)
	GX形 (ラインなし)
	G-Link
	接合部品

工 事 名	芝原ポンプ所送水管ほか水道管路布設工事（その1）		
図 面 名 称	管割図（参考図）	図 番 号	No 6
			計 9
縮 尺	図示のとおり	日付	令和 7年 7月
鹿 児 島 市 水 道 局			

管割図（参考図）
（送水管φ150）

配管台帳	038	
	047	

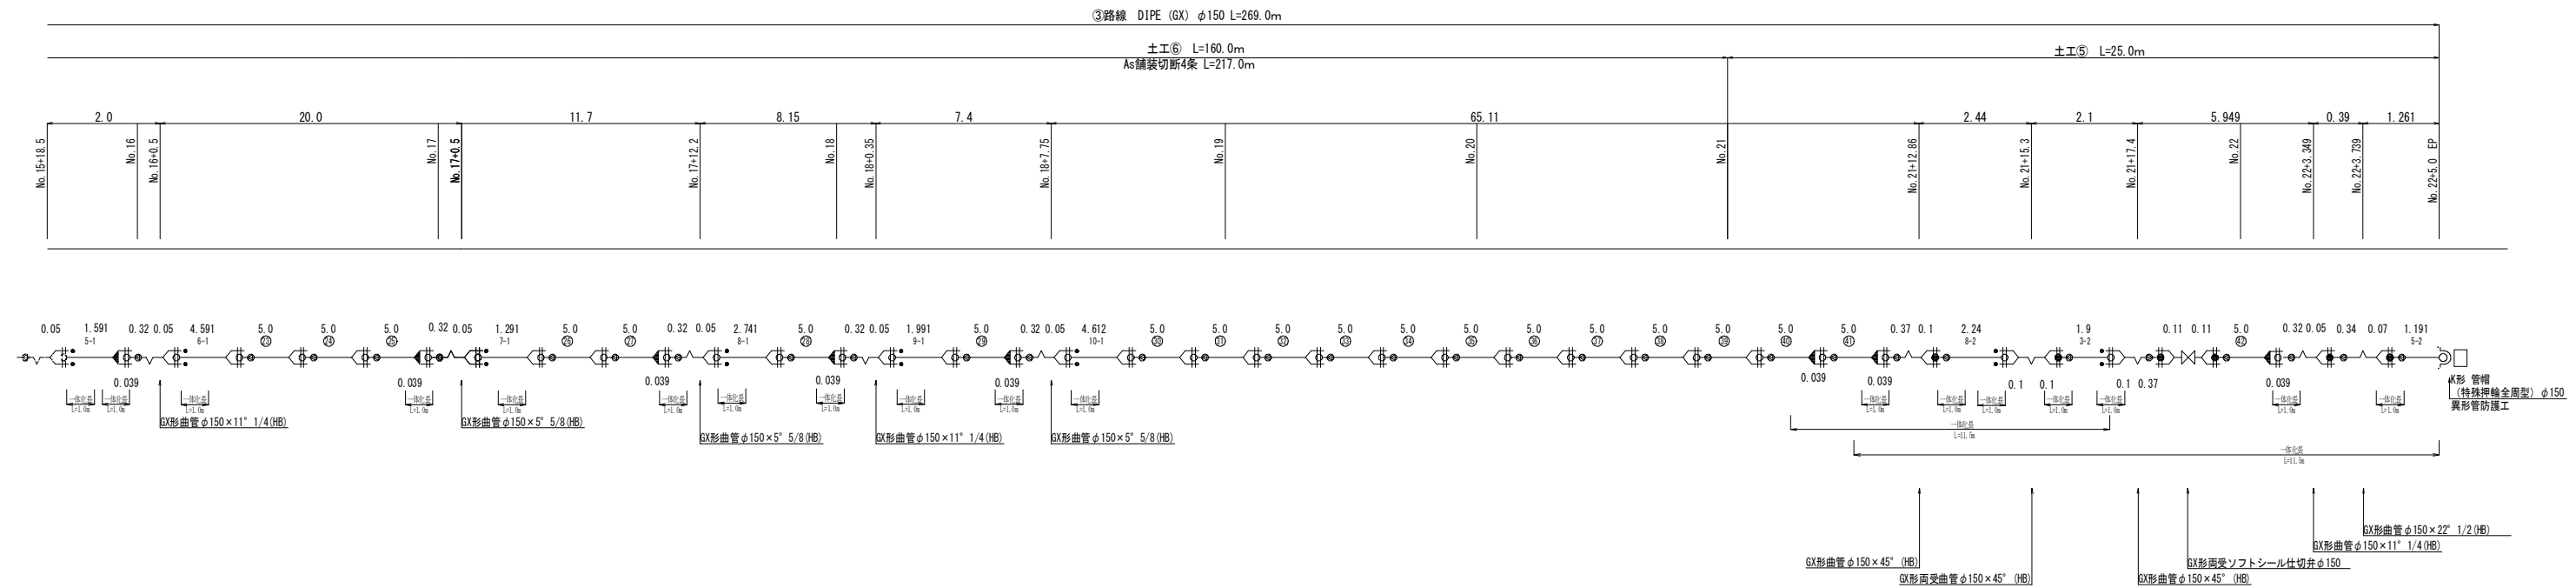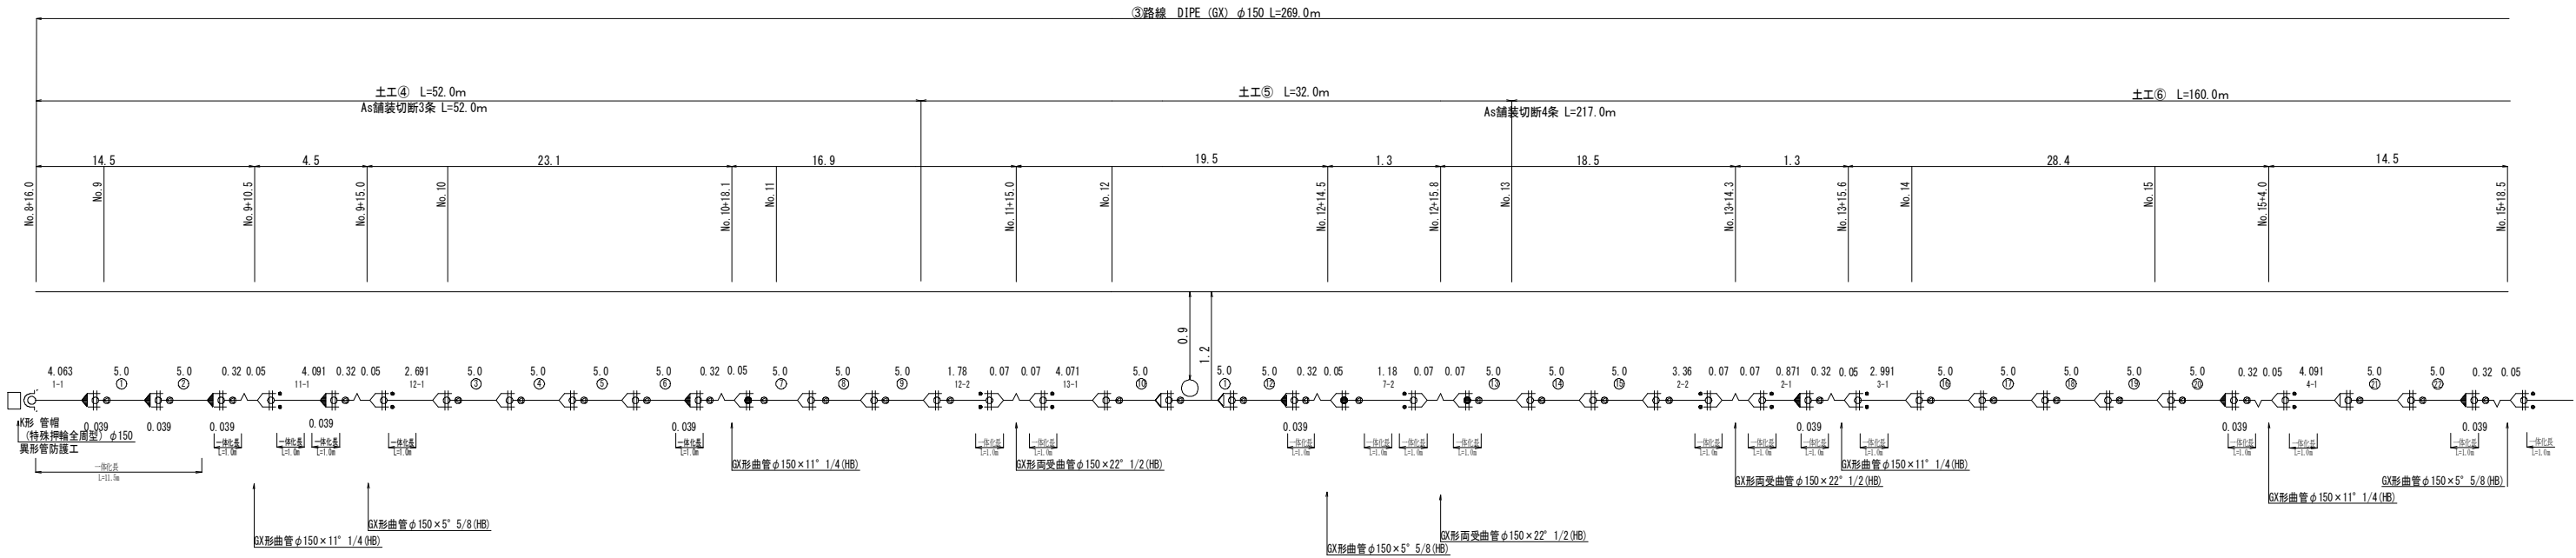


凡 例

記 号	名 称
←○	GX形 (ライナあり)
→○	GX形 (ライナなし)
—○—	G-Link
—○—	接合部品

工 事 名		芝原ポンプ所送水管ほか水道管路布設工事（その１）		
図 面 名 称	管割図（参考図）		図 面 番 号	No 7
				計 9
縮 尺	図示のとおり	日 付	令和 7年 7月	
鹿 児 島 市 水 道 局				

配管台帳

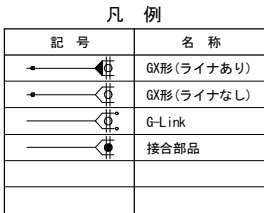

工 事 名		芝原ポンプ所送水管ほか水道管路布設工事（その１）		
図 面 名 称	管割図（参考図）		図 面 番 号	No 8
				計 9
縮 尺	図示のとおり	日付	令和 7年 7月	
鹿 児 島 市 水 道 局				

